

2号原動機現地整備

備考

1. エンジン排気管の保護材仕様

材料名	仕様
ローワーク	JIS A9504およびJIS A5054と同等品 とします。厚さ 3.0mm
鉄線	JIS G3532の鉄線（黒鉄） とします。
溶接電極	JIS G3182（溶接鉄線）と同等品 とします。鉄線の標準配合 0.3mmとします。


2. 小配管材料

管径	材料名	仕様
管内配管	JIS G2452配管用炭素鋼管	SCP 黒
管外配管	JIS G3459配管用ステンレス鋼管	管径φ100、φ150、φ200とします。
水配管	JIS G3442水素抵抗鋼管	SGPW 6
排気管	JIS G3452配管用炭素鋼管	SCP 黒
排気管	JIS G3452配管用炭素鋼管	SCP 黒





記号説明

記号	説明
○	水及び空気の配管
○	燃料配管
○	排気配管
○	予断水 (常時閉)
○	予断水 (常時開)
○	電動弁
○	逆止弁
○	フロートバルブ
○	逆止弁
○	自動逆流防止弁
○	ヤコブストレープ
○	ラインドレイン
○	真空排気管
○	燃料計測装置
○	排気管と5管
○	排気管
○	レドレー




工事名	R7吉野 長寿命化 五明谷排水機場2期 機械設備補修工事
路線名等	五明谷排水機場2期地区
工事箇所	阿波市阿波町中州
図面名	機器配置平面図
縮尺	図示 図面番号 1
会社名	
事業者名	徳島県東部農林水産局<吉野川>

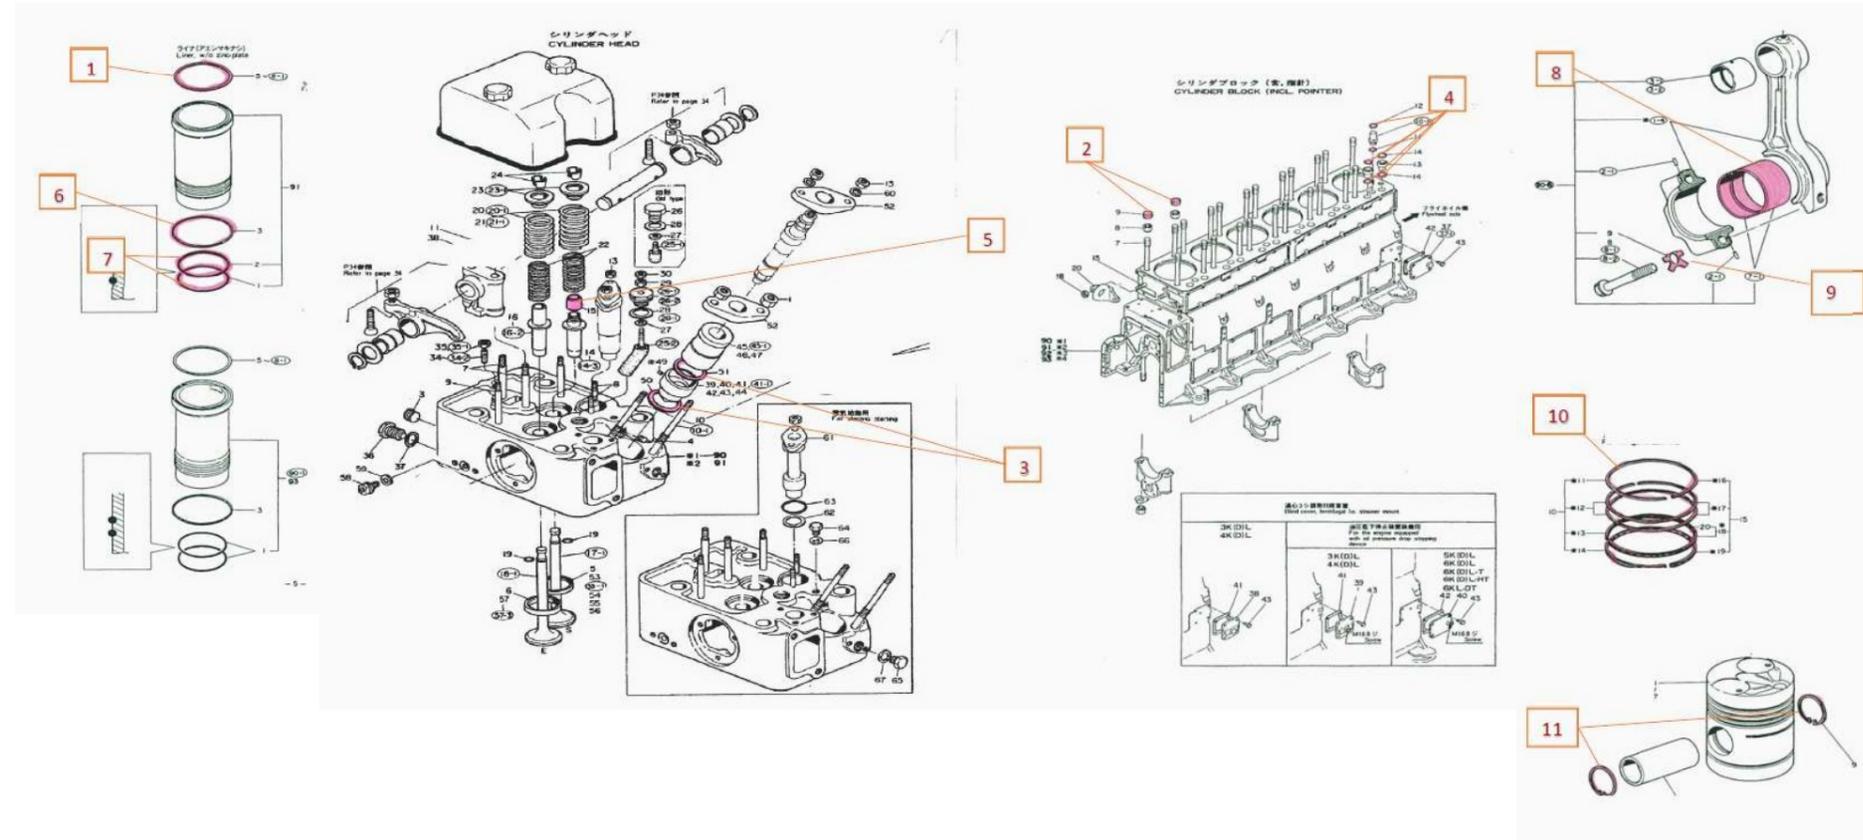









部品番号	交換部品名	数量	単位
①	ヘッドガスケット	6	枚
②	ゴムキャップ	12	個
③	アンチチャンパーパッキン	12	枚
④	ヘッドOリング	36	枚
⑤	バルブステムシール	6	個
⑥	シリンダーライナーパッキン	6	枚
⑦	シリンダーライナーゴムパッキン	18	枚
⑧	クランクピンメタル	6	個
⑨	連接棒座金	12	個
⑩	ピストンリングセット	6	組
⑪	ピストンメタ	12	個
⑫	ガバナパッキンセット	1	式
⑬	側蓋パッキン	6	枚
⑭	ギヤケースパッキン	1	枚
⑮	蓋パッキン	1	枚
⑯	オイルシール	1	個
⑰	排気マニホールドガスケット	6	枚
⑱	排気集合管パッキン	2	枚
⑲	排気出口パッキン	1	枚
㉑	吸気マニホールドパッキン	6	枚

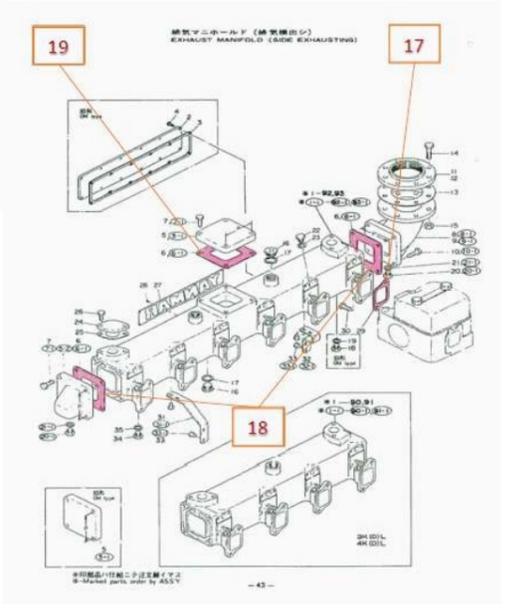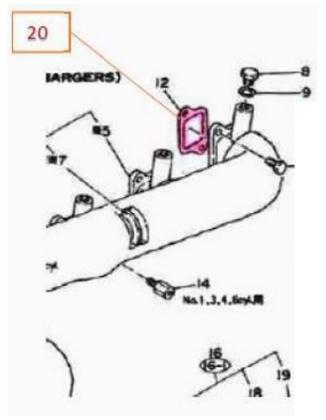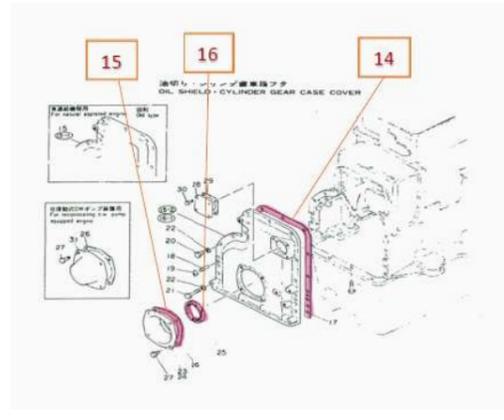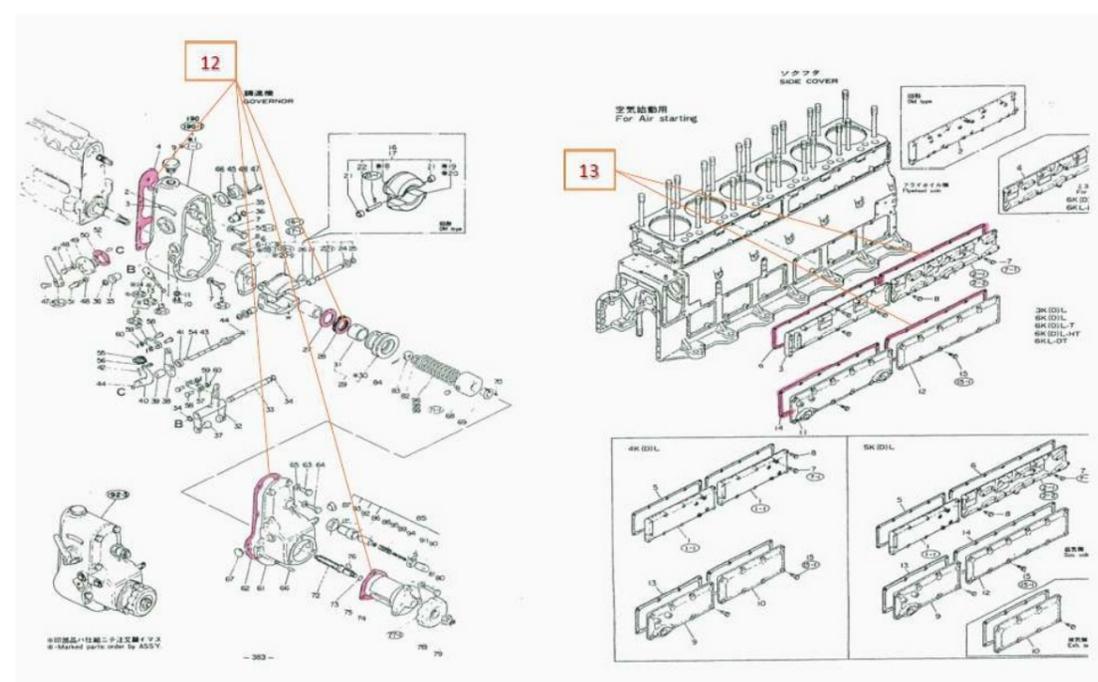

工事名	R7吉耕 長寿命化 五明谷排水機場2期 機械設備補修工事		
路線名等	五明谷排水機場2期地区		
工事箇所	阿波市阿波町中州		
図面名	部品図(1)		
縮尺	図示	図面番号	2
会社名			
事業者名	徳島県東部農林水産局<吉野川>		

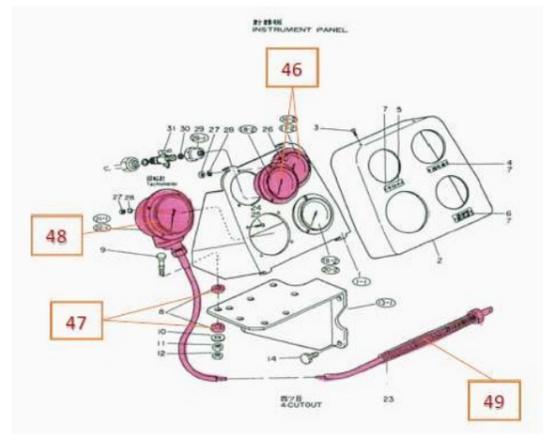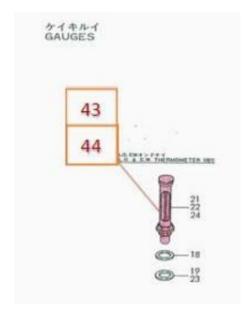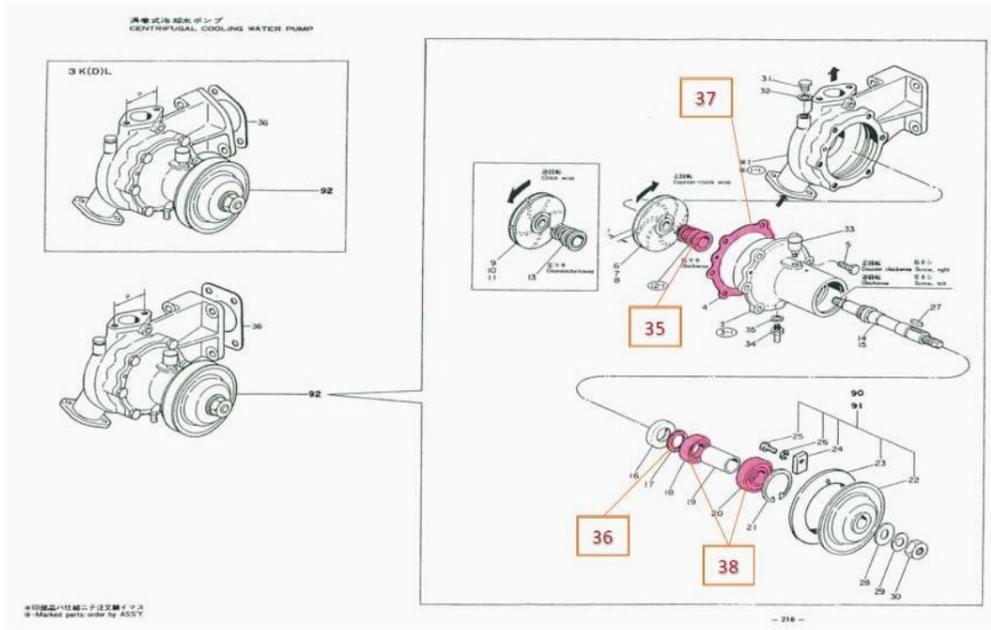

部品番号	交換部品名	数量	単位
35	冷却水ポンプメカニカルシール	1	個
36	冷却水ポンプフェルトパッキン	1	個
37	冷却水ポンプパッキン	1	枚
38	冷却水ポンプベアリング	2	個
39	Vベルト	1	本
40	冷却水管パッキン	6	枚
41	冷却水分配管パッキン	6	枚
42	冷却水タワミ管	2	本
43	冷却水温度計	6	本
44	潤滑油温度計	2	本
45	排気温度計	6	本
46	圧力計	3	個
47	計器盤防振ゴム	8	個
48	回転計	1	個
49	回転計タワミ軸	1	本
50	配管パッキン	1	式
51	銅パッキン	1	式
52	圧力温度スイッチ	1	個
53	速度リレー	1	個

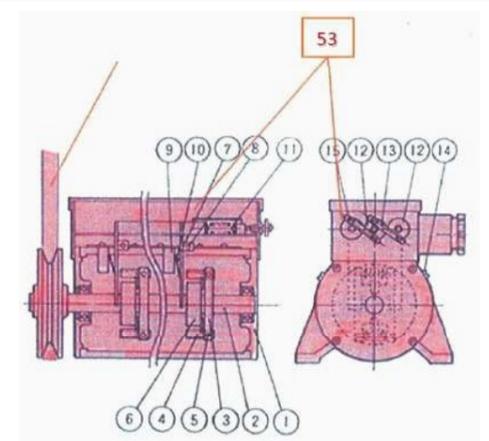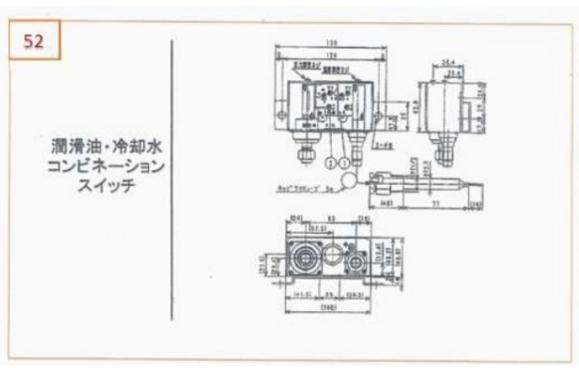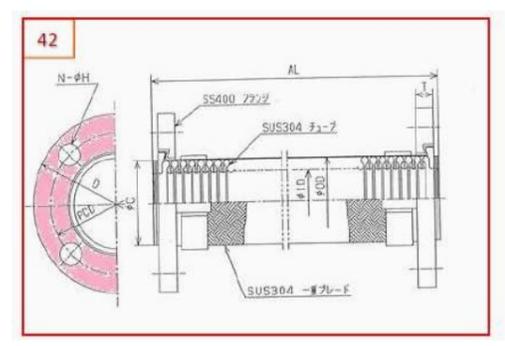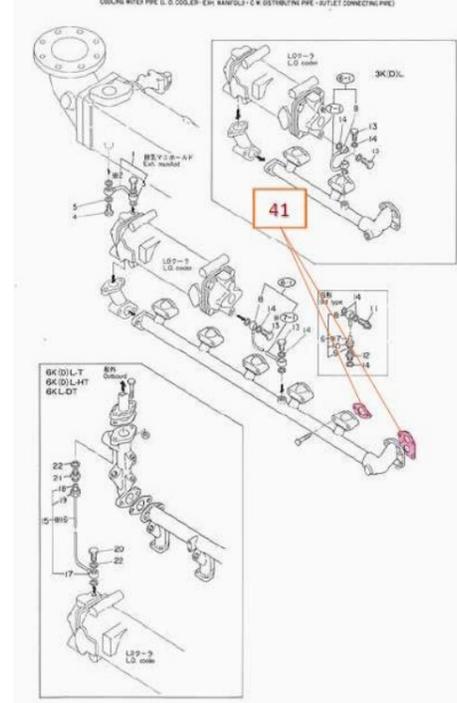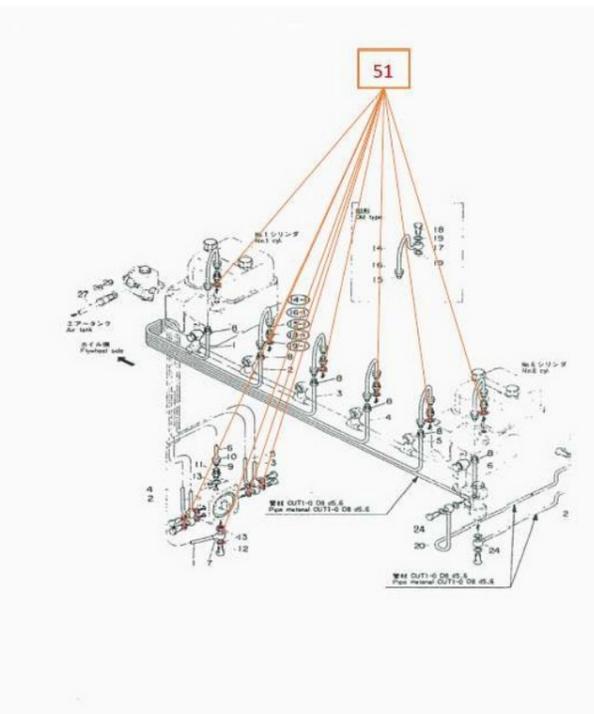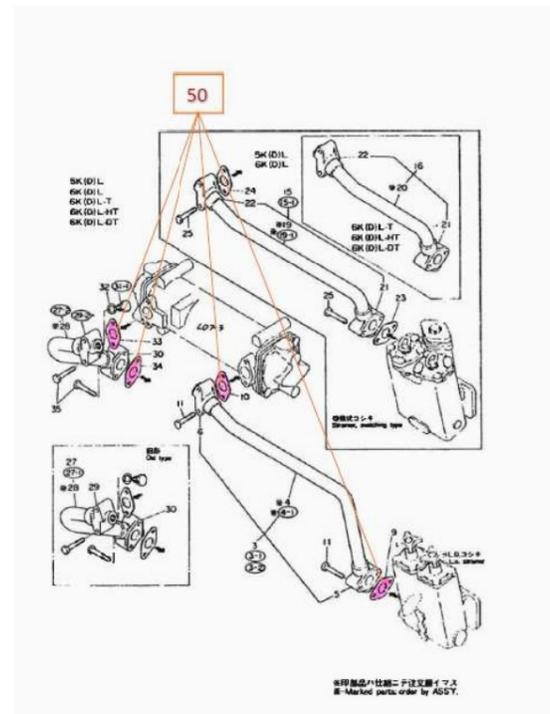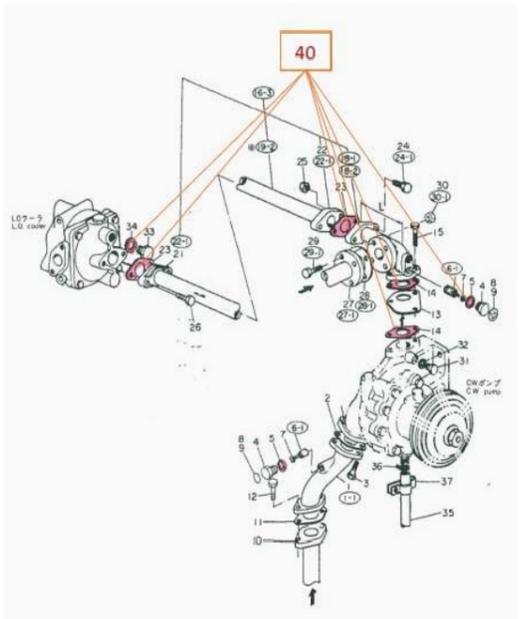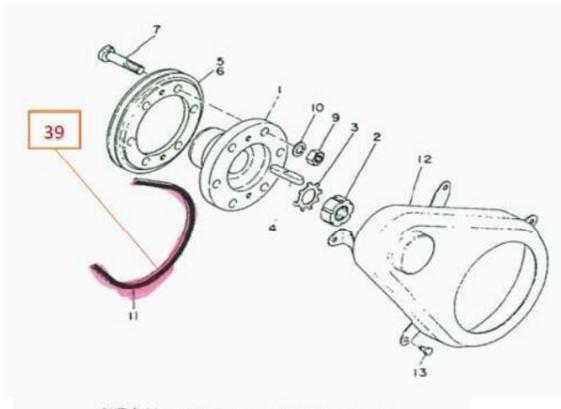

工事名	R7吉耕 長寿命化 五明谷排水機場2期 機械設備補修工事		
路線名等	五明谷排水機場2期地区		
工事箇所	阿波市阿波町中州		
図面名	部品図(3)		
縮尺	図示	図面番号	4
会社名			
事業者名	徳島県東部農林水産局<吉野川>		