
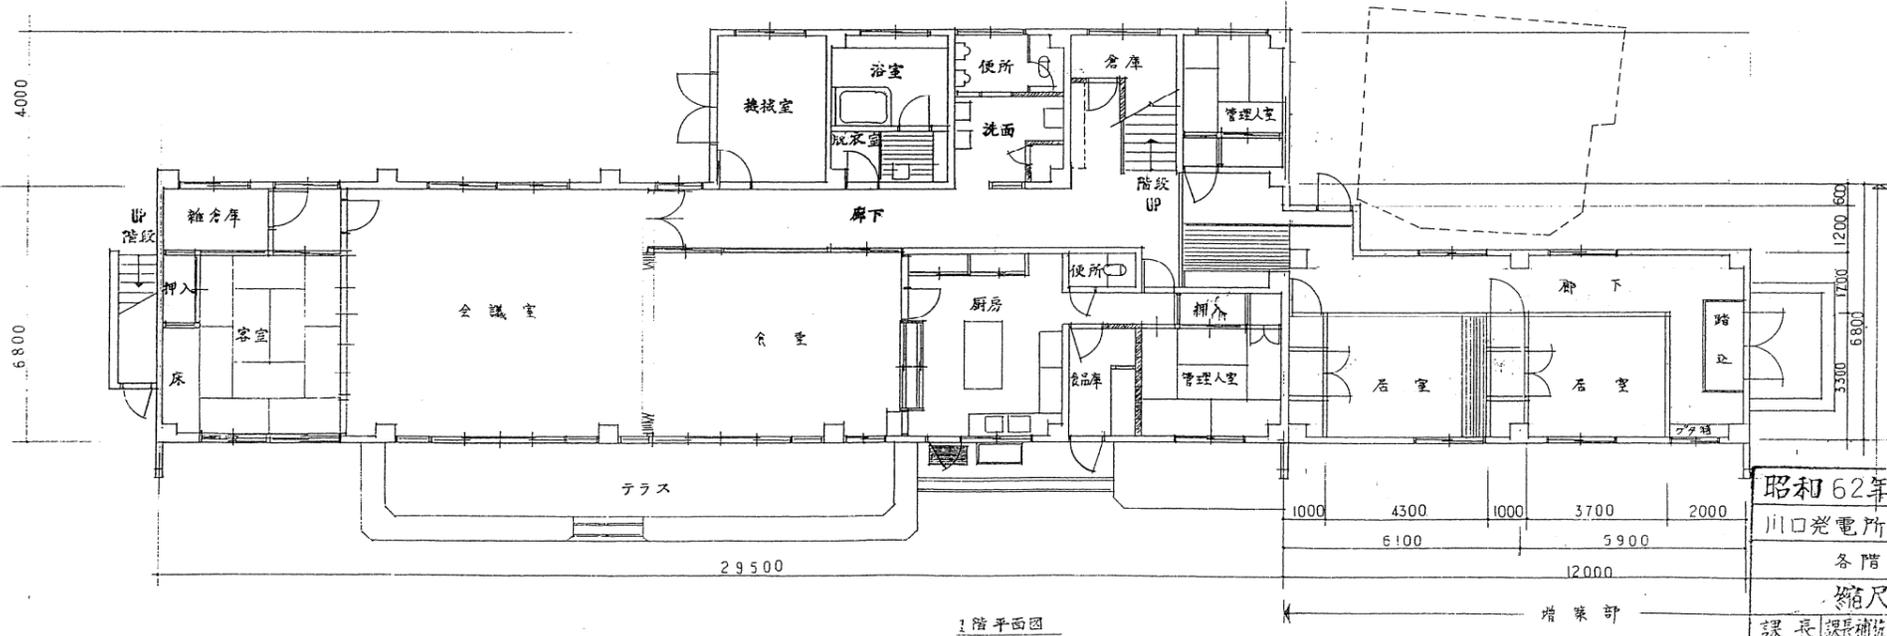


参考図

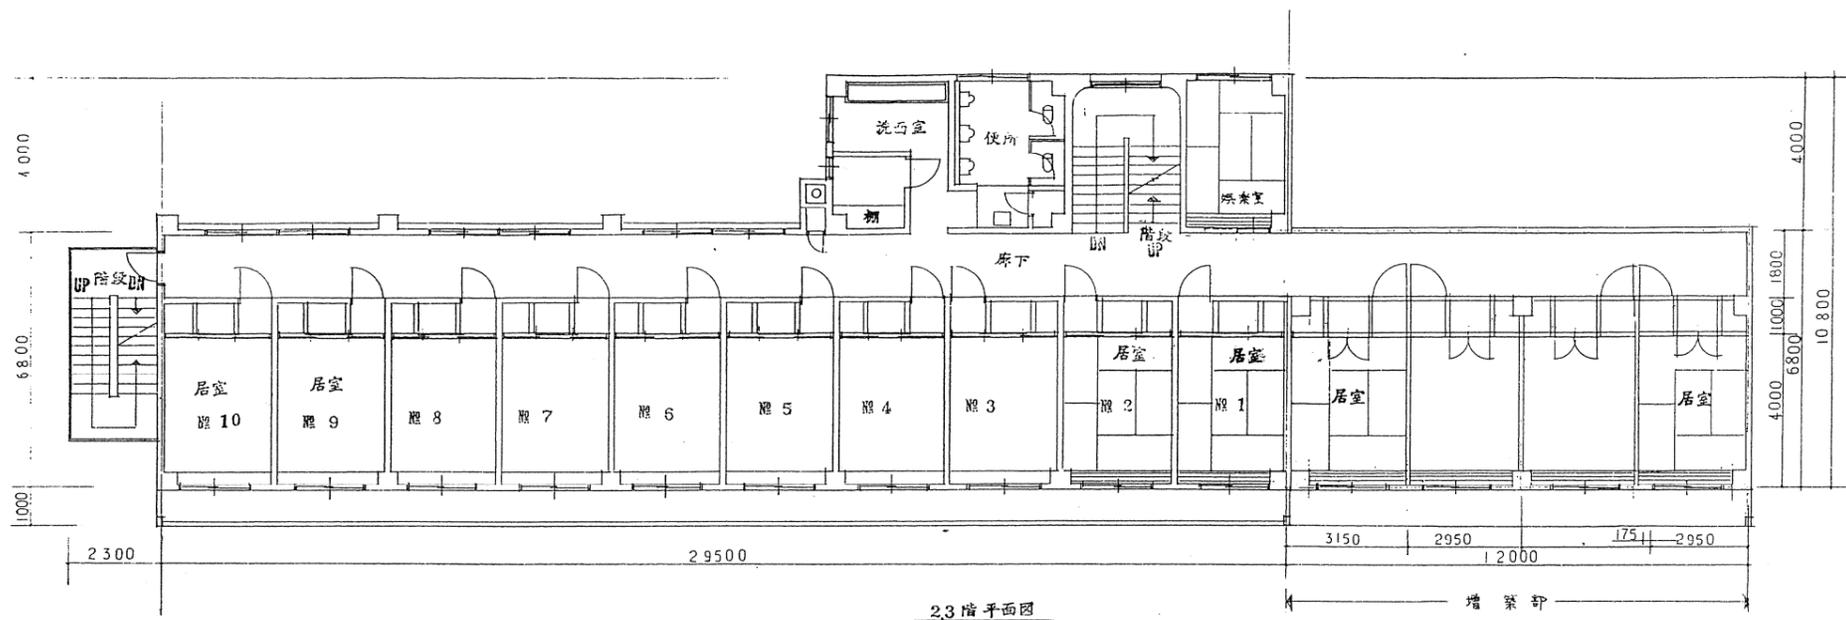


昭和62年	図面番号 2-1
川口発電所職員寮増築工事計画図	
各階平面図	
縮尺 1/100	
課長	課長補佐
係長	設計製図字図
昭和	年 月 日

業務名	R8企総管 旧川口寮 石綿含有分析調査業務		
路線名等	-		
業務箇所	那賀郡那賀町吉野		
-	-		
縮尺	-	図面番号	1
事業者名	徳島県企業局		

参考図



南面 立面図

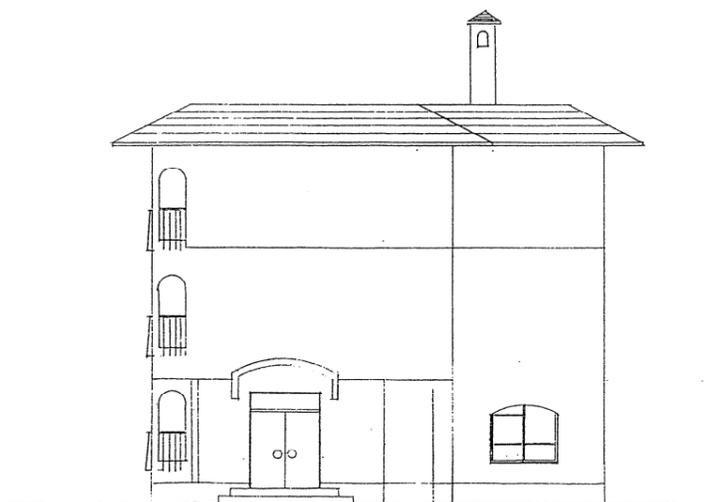

東面 立面図

昭和62年	図面番号 2-2
川口発電所職員寮増築工事計画図	
立面図	
縮尺 1/100	
課長	課長補佐
係長	設計
製図	字図
昭和	年 月 日

業務名	R8企総管 旧川口寮 石綿含有分析調査業務		
路線名等			
業務箇所	那賀郡那賀町吉野		
—	—		
縮尺	—	図面番号	2
事業者名	徳島県企業局		