


三好雨量局 RF機器配置・配線撤去図

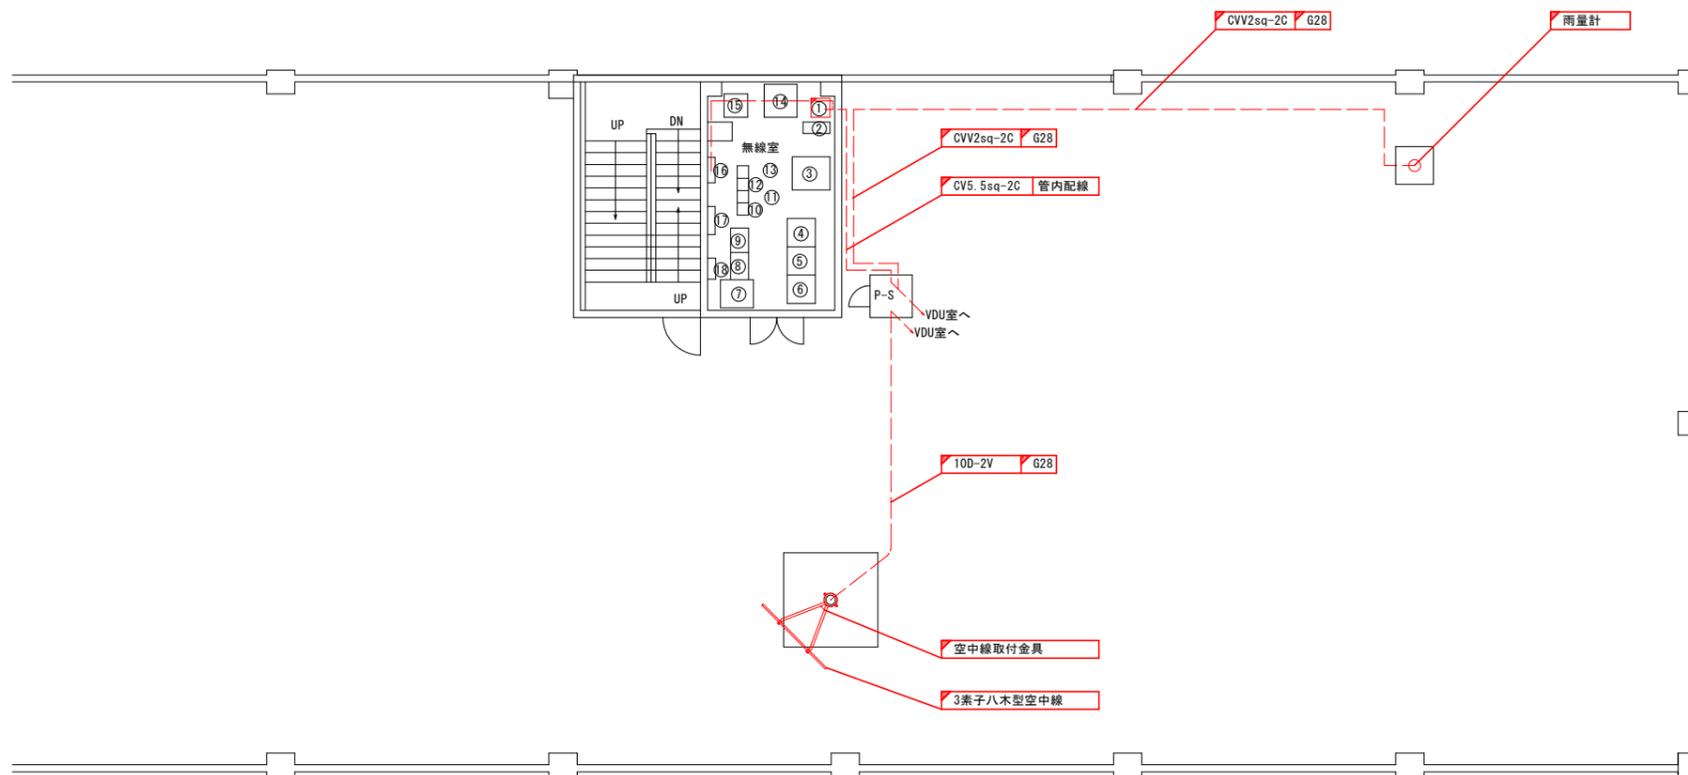

機器一覧表(RF)

No.	機器名称	外形寸法			質量	備考
		W	D	H		
①	水防用耐雷トランス	450	400	600		
②	UPS	240	570	540		
③	防災交換機保守コンソール					
④	直流電源装置					
⑤	蓄電池設備					
⑥	蓄電池設備					
⑦	県庁LANネットワーク機器装置					
⑧	MDF					
⑨	デジタル端局装置					
⑩	信号交換装置					
⑪	12GHz多重無線装置					
⑫	全県移動無線装置					
⑬	被遠方監視制御装置					
⑭	防災用交換機一斉司令用受信装置					
⑮	防災用耐雷トランス					
⑯	直流分電盤	540	160	770		
⑰	交流分電盤	600	160	950		
⑱	デハイドレータ					

凡例

☒ : 本業務(撤去)

☐ : 既設

実施設計図面

三好雨量局

工事名 R7三土 三好雨量局 三・池田マチ

水防子レメータ施設改修工事

路線名等 三好雨量局

工事箇所 三好市池田町マチ

図面名 三好雨量局 RF機器配置・配線撤去図


縮尺 1:75 図面番号 2 / 4

会社名


事業者名 徳島県西部総合県民局県土整備部 (三好)

三好雨量局 3F機器配置・配線図

立面図
S=1:10

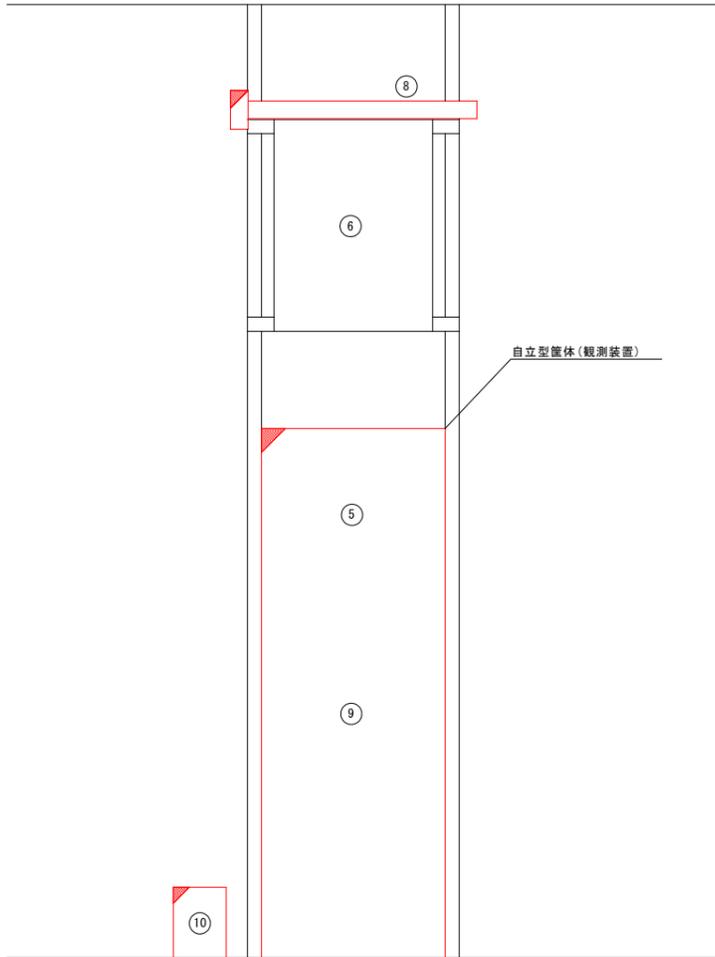


平面図
S=1:100

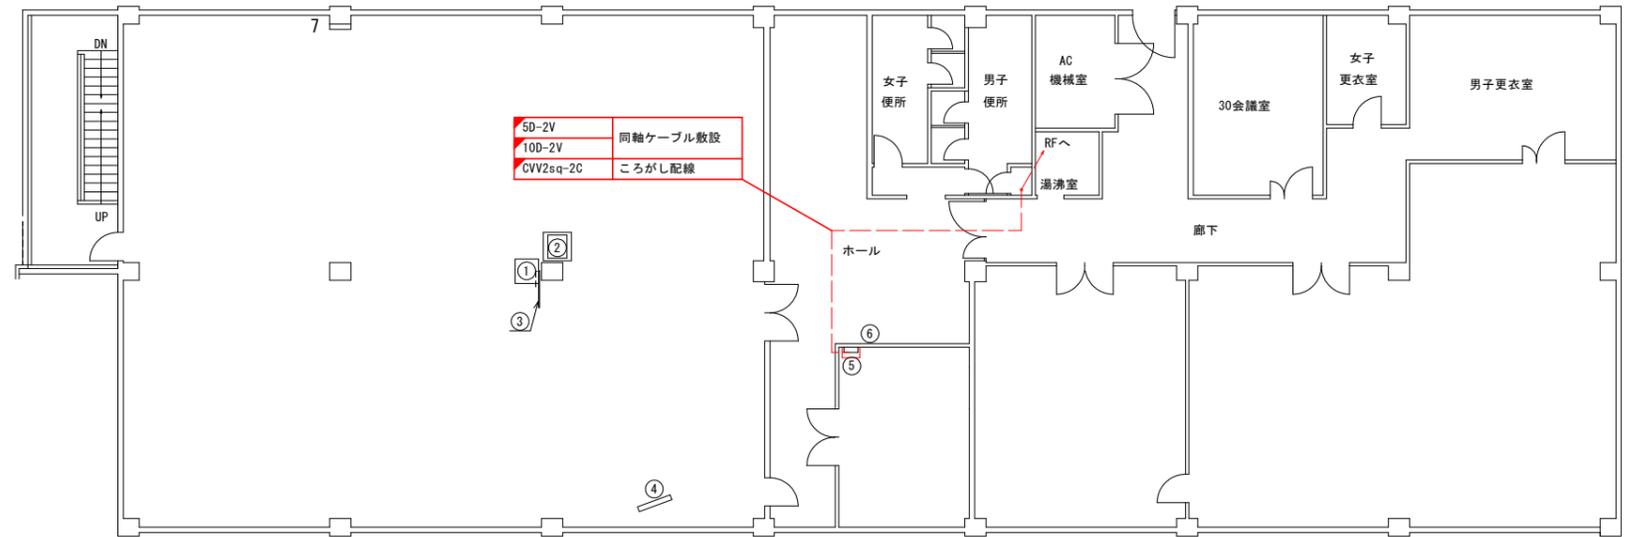

機器一覧表

No.	機器名称	外形寸法			備考	No.	機器名称	外形寸法			備考
		W	D	H				W	D	H	
	パソコンラック(既設)	700	700	1400		6	水防情報分電盤	450	120	600	
①	水防情報端末装置 L2-SW					8	同軸避雷器				
	OAテーブル	800	800	700		9	雨量計用ロガー				
②	カラーレーザープリンタ	545	651	380		10	無停電電源装置				
	UPS 表示制御装置										
③	データ表示盤(52インチ液晶)	1243	39	801							
⑤	テレメータ観測装置										

ケーブル系統図

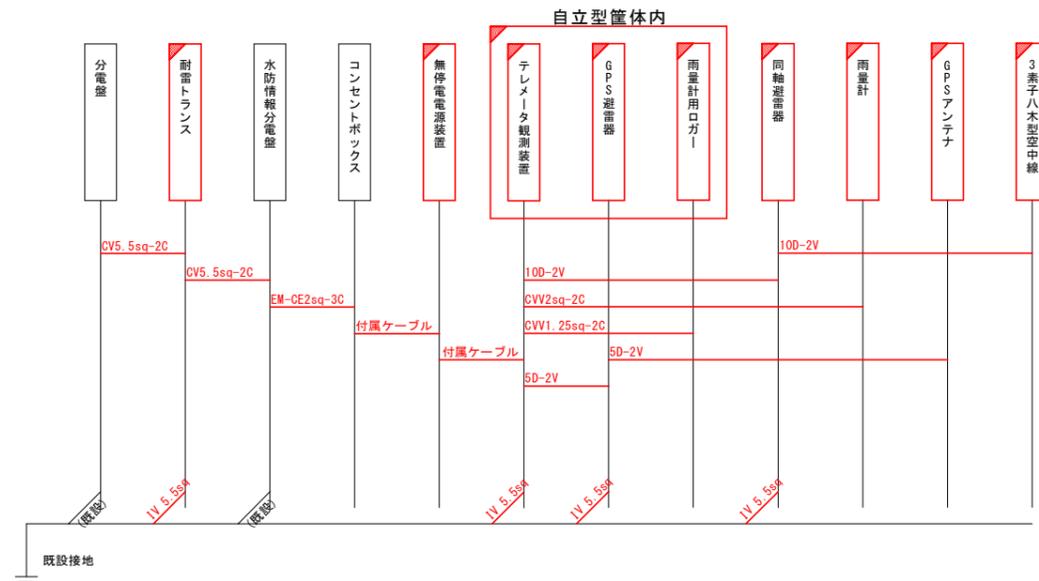


凡例
 : 本業務(設置)
 : 既設

実施設計図面

三好雨量局			
工事名	R7三土 三好雨量局 三・池田マチ 水防子レメータ施設改修工事		
路線名等	三好雨量局		
工事箇所	三好市池田町マチ		
図面名	三好雨量局 3F機器配置・配線図		
縮尺	図示	図面番号	3 / 4
会社名			
事業者名	徳島県西部総合県民局県土整備部(三好)		

三好雨量局 RF機器配置・配線図

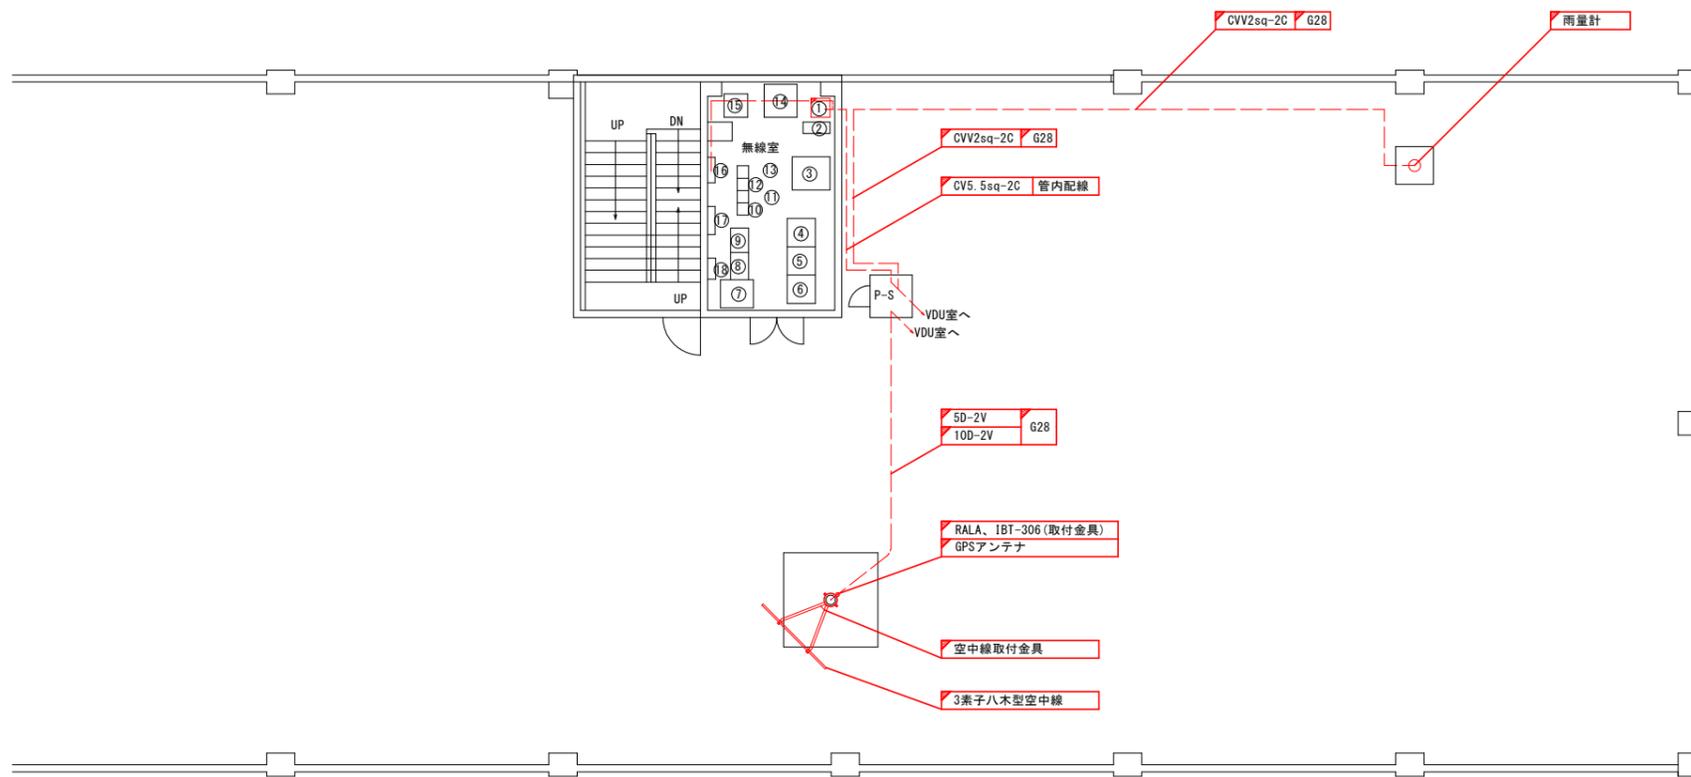

機器一覧表 (RF)

No.	機器名称	外形寸法			質量	備考
		W	D	H		
①	水防用耐雷トランス					
②	UPS	240	570	540		
③	防災交換機保守コンソール					
④	直流電源装置					
⑤	蓄電池設備					
⑥	蓄電池設備					
⑦	県庁LANネットワーク機器装置					
⑧	MDF					
⑨	デジタル端局装置					
⑩	信号交換装置					
⑪	12GHz多重無線装置					
⑫	全県移動無線装置					
⑬	被遠方監視制御装置					
⑭	防災用交換機一斉司令用受信装置					
⑮	防災用耐雷トランス					
⑯	直流分電盤	540	160	770		
⑰	交流分電盤	600	160	950		
⑱	デハイドレータ					

凡例

☑ : 本業務(設置)

□ : 既設

実施設計図面

三好雨量局

工事名 R7三土 三好雨量局 三・池田マチ

水防子レメータ施設改修工事

路線名等 三好雨量局

工事箇所 三好市池田町マチ

図面名 三好雨量局 RF機器配置・配線図

縮尺 1:75 図面番号 4 / 4

会社名

事業者名 徳島県西部総合県民局県土整備部 (三好)