



# 加茂雨量・水位局 敷地平面・空中線撤去図

敷地平面図  
S=1:250

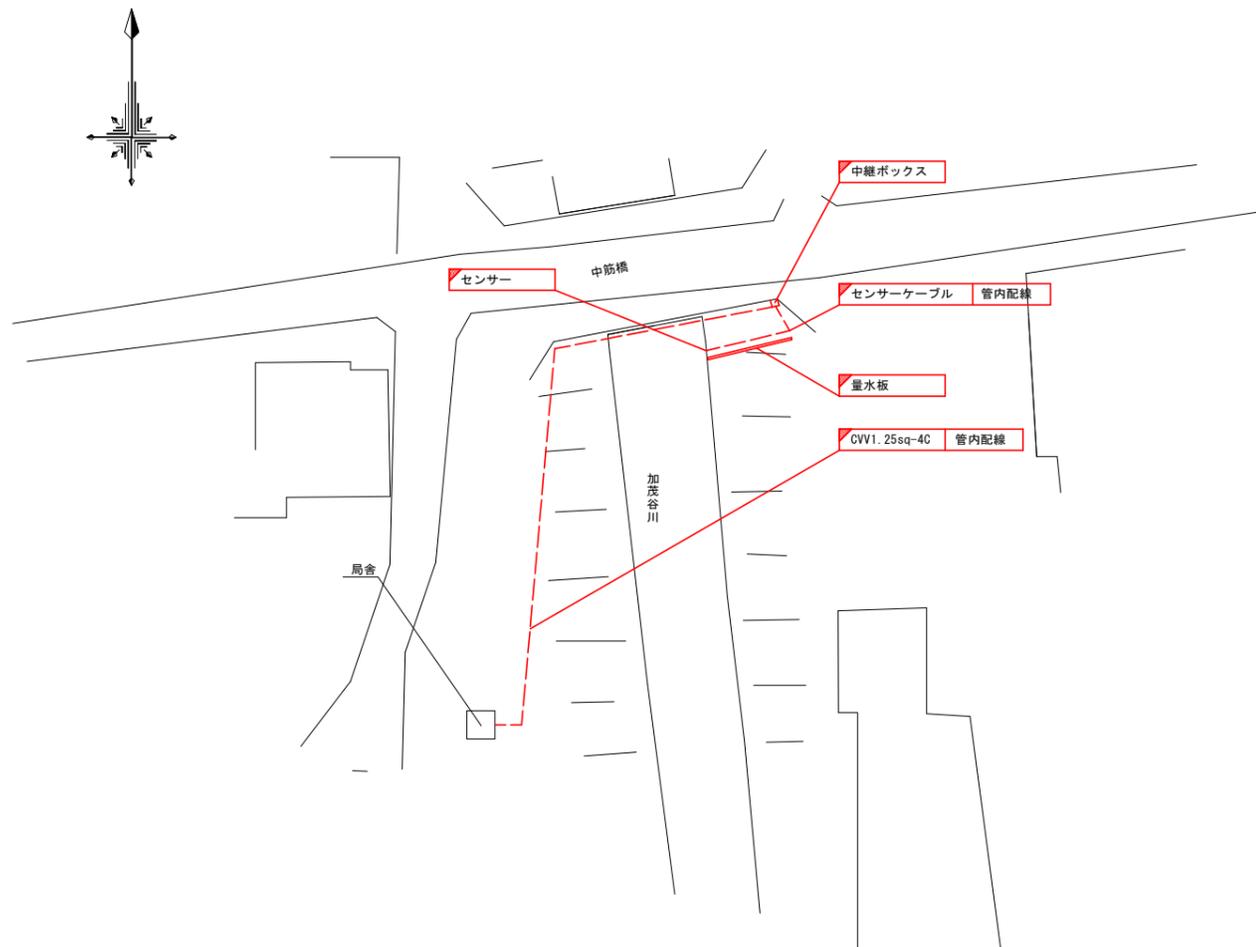

空中線撤去図  
S=1:50

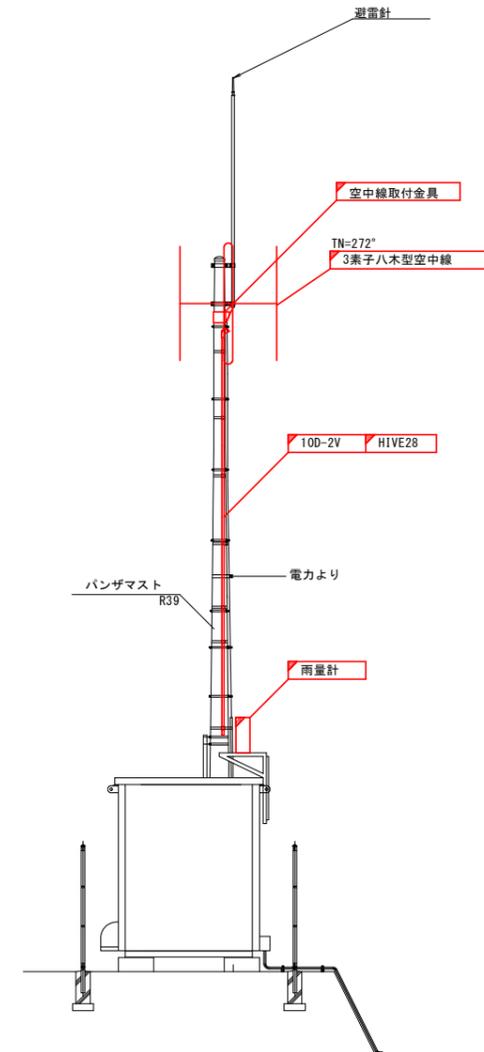

凡例

☐ : 本業務(撤去)

□ : 既設

実施設計図面

加茂雨量・水位局

工事名 R7三土 加茂谷川 東・加茂  
水防テレメータ施設改修工事

路線名等 加茂谷川

工事箇所 三好郡東みよし町加茂

図面名 加茂雨量・水位局 敷地平面・空中線撤去図

縮尺 図示 図面番号 1 / 4

会社名

事業者名 徳島県西部総合県民局県土整備部〈三好〉




# 加茂雨量・水位局 機器配置・配線撤去図

局舎内機器配置図  
S=1:20

ケーブル系統図

立面図（内視）（“A”より望む）

平面図

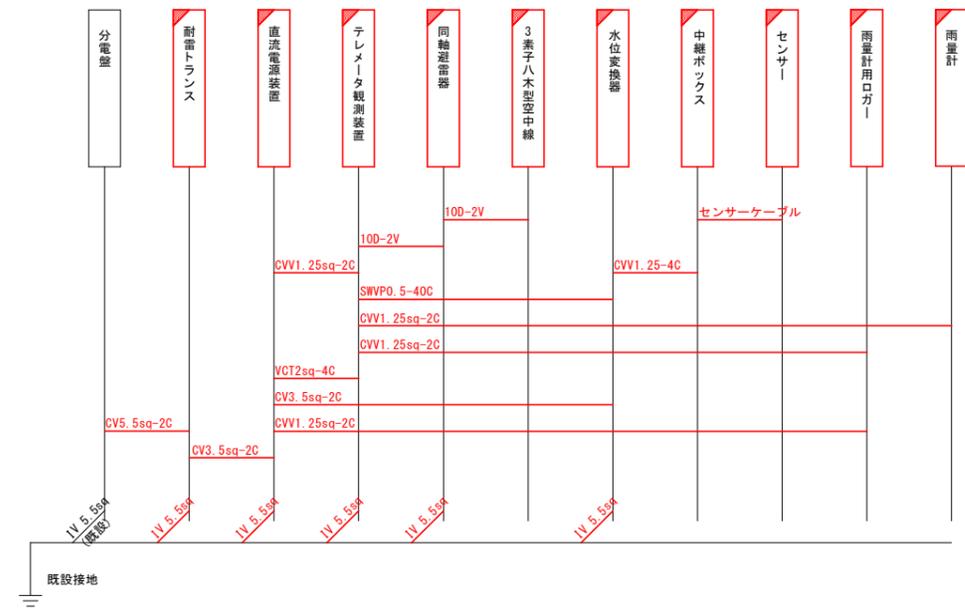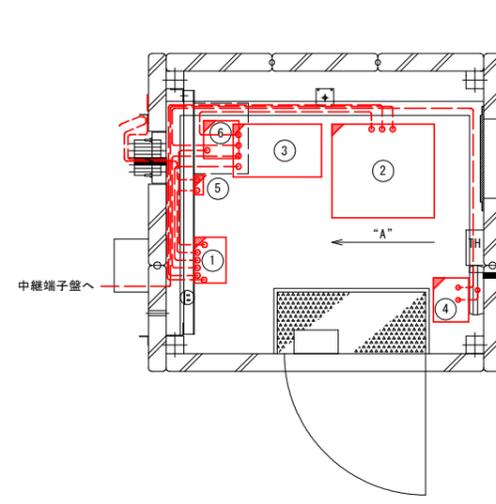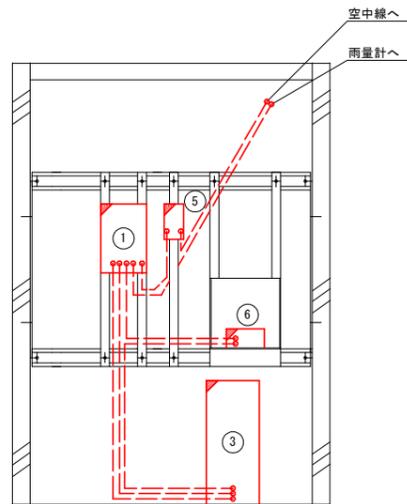

番号	機器名称	備考
①	テレメータ観測装置	
②	水位変換器	
③	直流電源装置	
④	耐雷トランス	
⑤	同軸避雷器	
⑥	雨量計用ロガー	

凡例

☒ : 本業務(撤去)

□ : 既設

実施設計図面

加茂雨量・水位局

工事名 R7三土 加茂谷川 東・加茂  
水防テレメータ施設改修工事

路線名等 加茂谷川

工事箇所 三好郡東みよし町加茂

図面名 加茂雨量・水位局 機器配置・配線撤去図


縮尺 図示 図面番号 2 / 4

会社名


事業者名 徳島県西部総合県民局県土整備部 (三好)

# 加茂雨量・水位局 敷地平面・空中線据付図

敷地平面図  
S=1:250

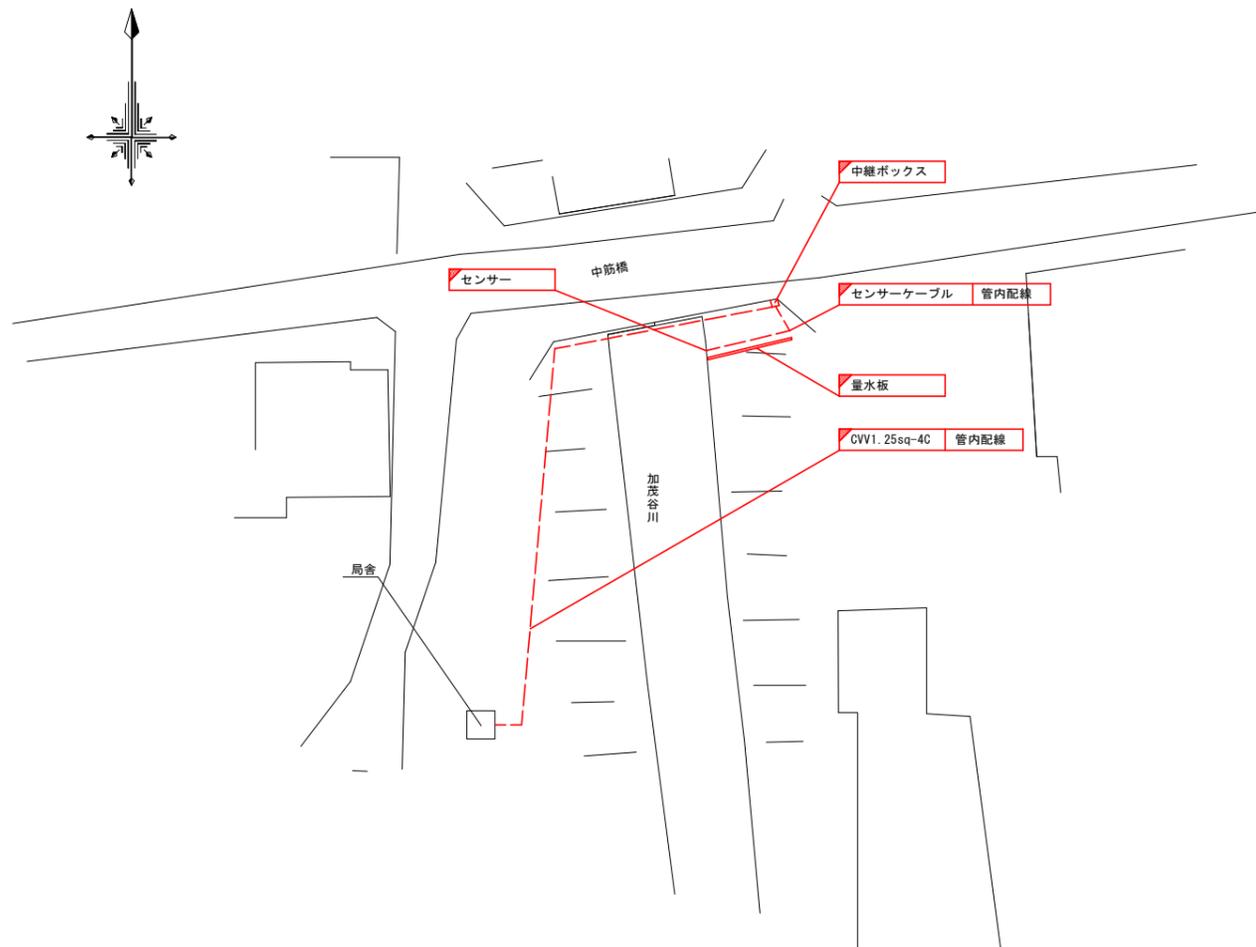

空中線据付図  
S=1:50

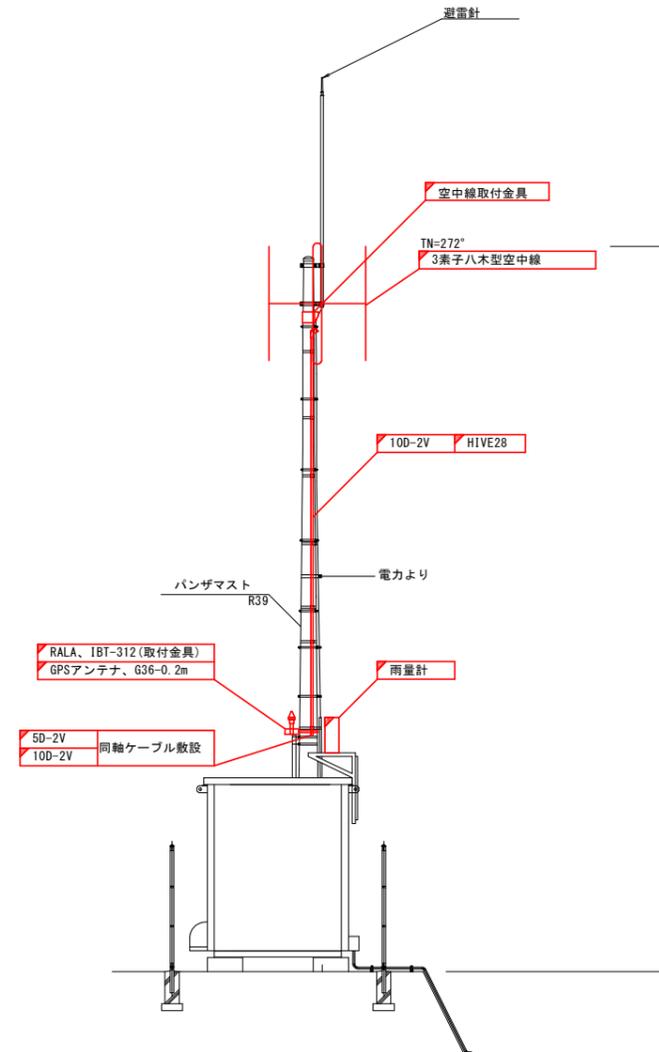

- 凡例
- : 本業務(設置)
  - : 既設

実施設計図面

加茂雨量・水位局			
工事名	R7三土 加茂谷川 東・加茂 水防テレメータ施設改修工事		
路線名等	加茂谷川		
工事箇所	三好郡東みよし町加茂		
図面名	加茂雨量・水位局 敷地平面・空中線据付図		
縮尺	図示	図面番号	3 / 4
会社名			
事業者名	徳島県西部総合県民局県土整備部〈三好〉		




# 加茂雨量・水位局 機器配置・配線図

局舎内機器配置図  
S=1:20

ケーブル系統図

立面図（内視）（“A”より望む）

平面図

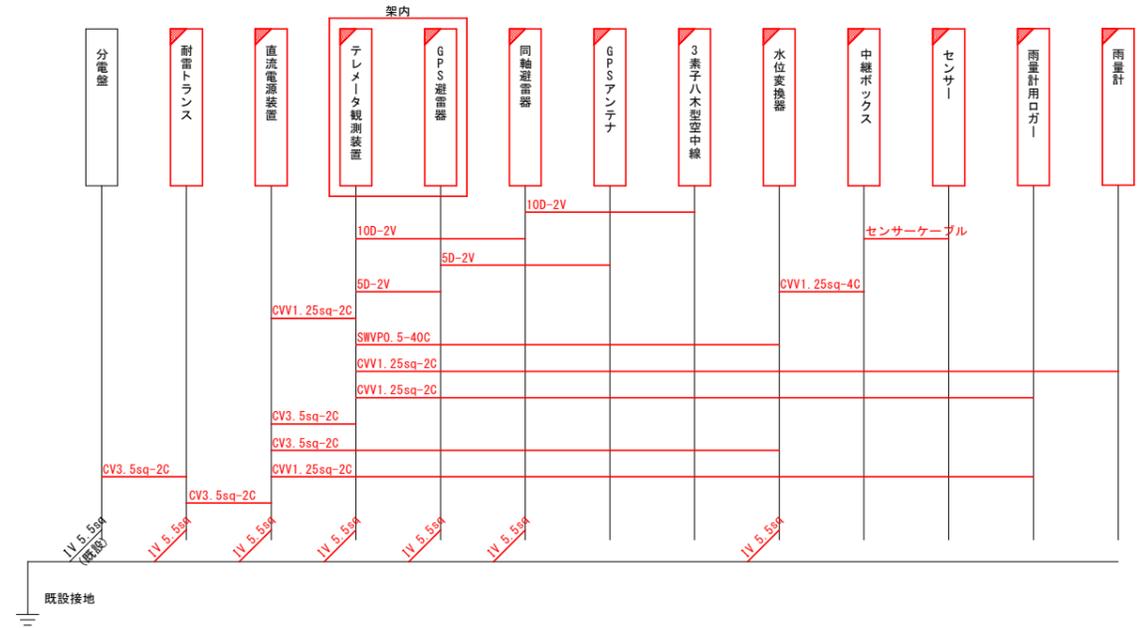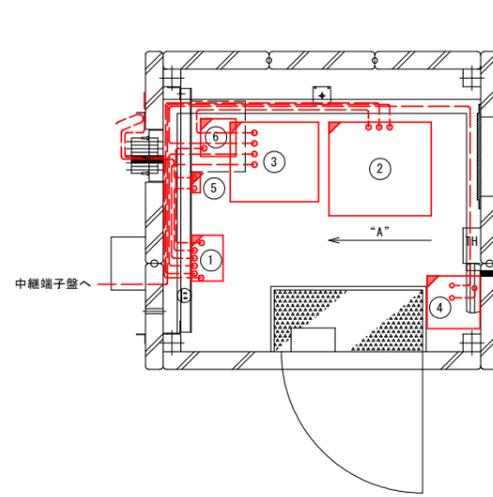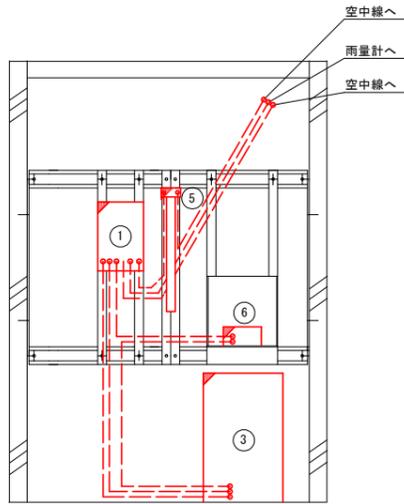

番号	機器名称	備考
①	テレメータ観測装置	GPS避雷器(架内)
②	水位変換器	
③	直流電源装置	
④	耐雷トランス	
⑤	同軸避雷器	
⑥	雨量計用ロガー	

凡例

■ : 本業務(設置)

□ : 既設

■ : 実施設計図面

加茂雨量・水位局

工事名 R7三土 加茂谷川 東・加茂 水防テレメータ施設改修工事

路線名等 加茂谷川

工事箇所 三好郡東みよし町加茂

図面名 加茂雨量・水位局 機器配置・配線図

縮尺 図示 図面番号 4 / 4

会社名

事業者名 徳島県西部総合県民局県土整備部 (三好)