


- 2階 操作室・機械室**
- ・ 低圧所内設備 [電源設備操作卓]
 - ・ 分電盤 [操作室分電盤(1)]
- 1階 電気室**
- ・ 低圧所内設備 [低圧盤200V・低圧盤100V]

- 屋上**
- ・ 高圧受変電設備 [引込盤・受電盤・変圧器盤・高圧機器類]
- 1階 1号予備発電機室**
- ・ 1号予備発電装置 [自動始動発電機盤・発電機・ディーゼル機関・直流電源盤]
 - ・ 低圧所内設備 [切替盤1]

- エレベータ塔2階**
- ・ 2号予備発電装置 [自動始動発電機盤・発電機・ディーゼル機関・直流電源盤] (本業務対象外)
- エレベータ塔1階**
- ・ 分電盤 [エレベータ室分電盤]
- エレベータ塔B1階**
- ・ 低圧所内設備 [堤体配電盤]
- 堤体B1階**
- ・ 分電盤 [B1分電盤]
- 堤体B2階**
- ・ 分電盤 [B2分電盤]

業務名	R8徳土 正木ダム 上勝・正木 電源設備保守点検業務		
路線名等	正木ダム		
業務箇所	勝浦郡上勝町正木		
図面名	設備配置図		
縮尺	NS	図面番号	1
会社名			
事業者名	徳島県東部県土整備局		

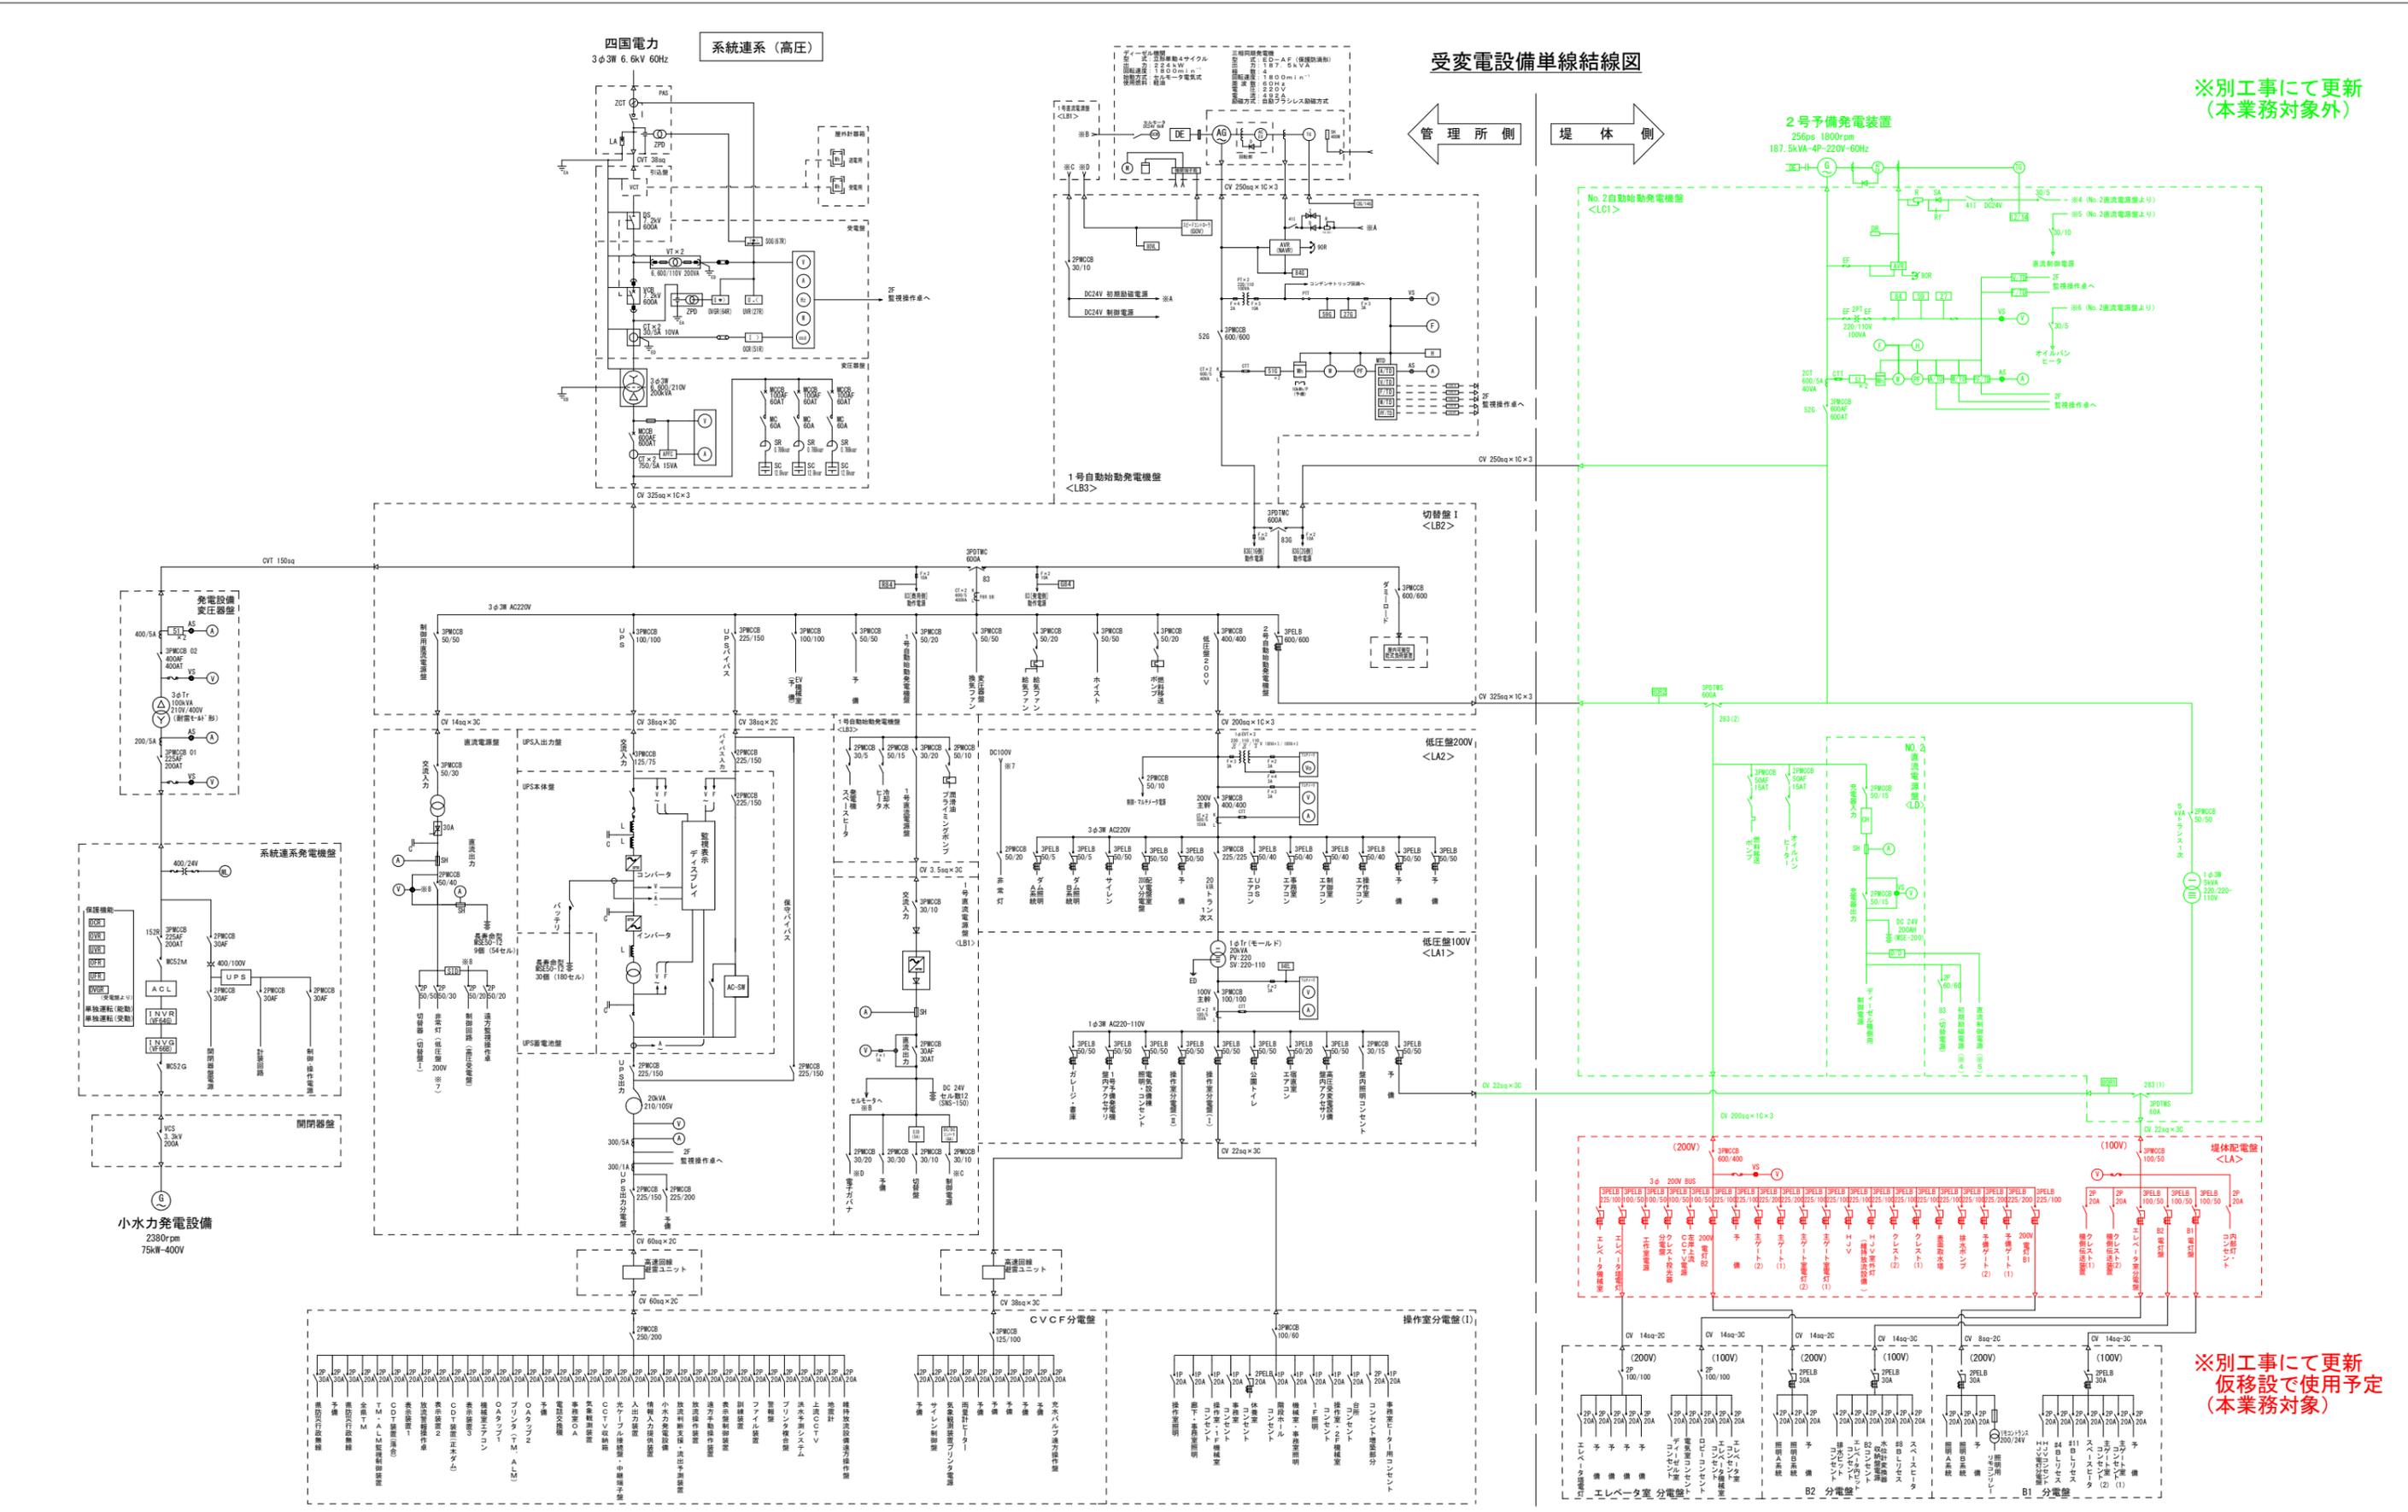


※別工事にて更新
(本業務対象外)

※別工事にて更新
仮移設で使用予定
(本業務対象)

業務名	R8徳土 正木ダム 上勝・正木 電源設備保守点検業務		
路線名等	正木ダム		
業務箇所	勝浦郡上勝町正木		
図面名	単線結線図(1)		
縮尺	NS	図面番号	2
会社名			
事業者名	徳島県東部県土整備局		

注意 1. 本図面は一部の負荷・機器を省略しているため、点検の際は必ず現地調査を行うこと。

※別工事にて更新
仮移設で使用予定
(本業務対象)

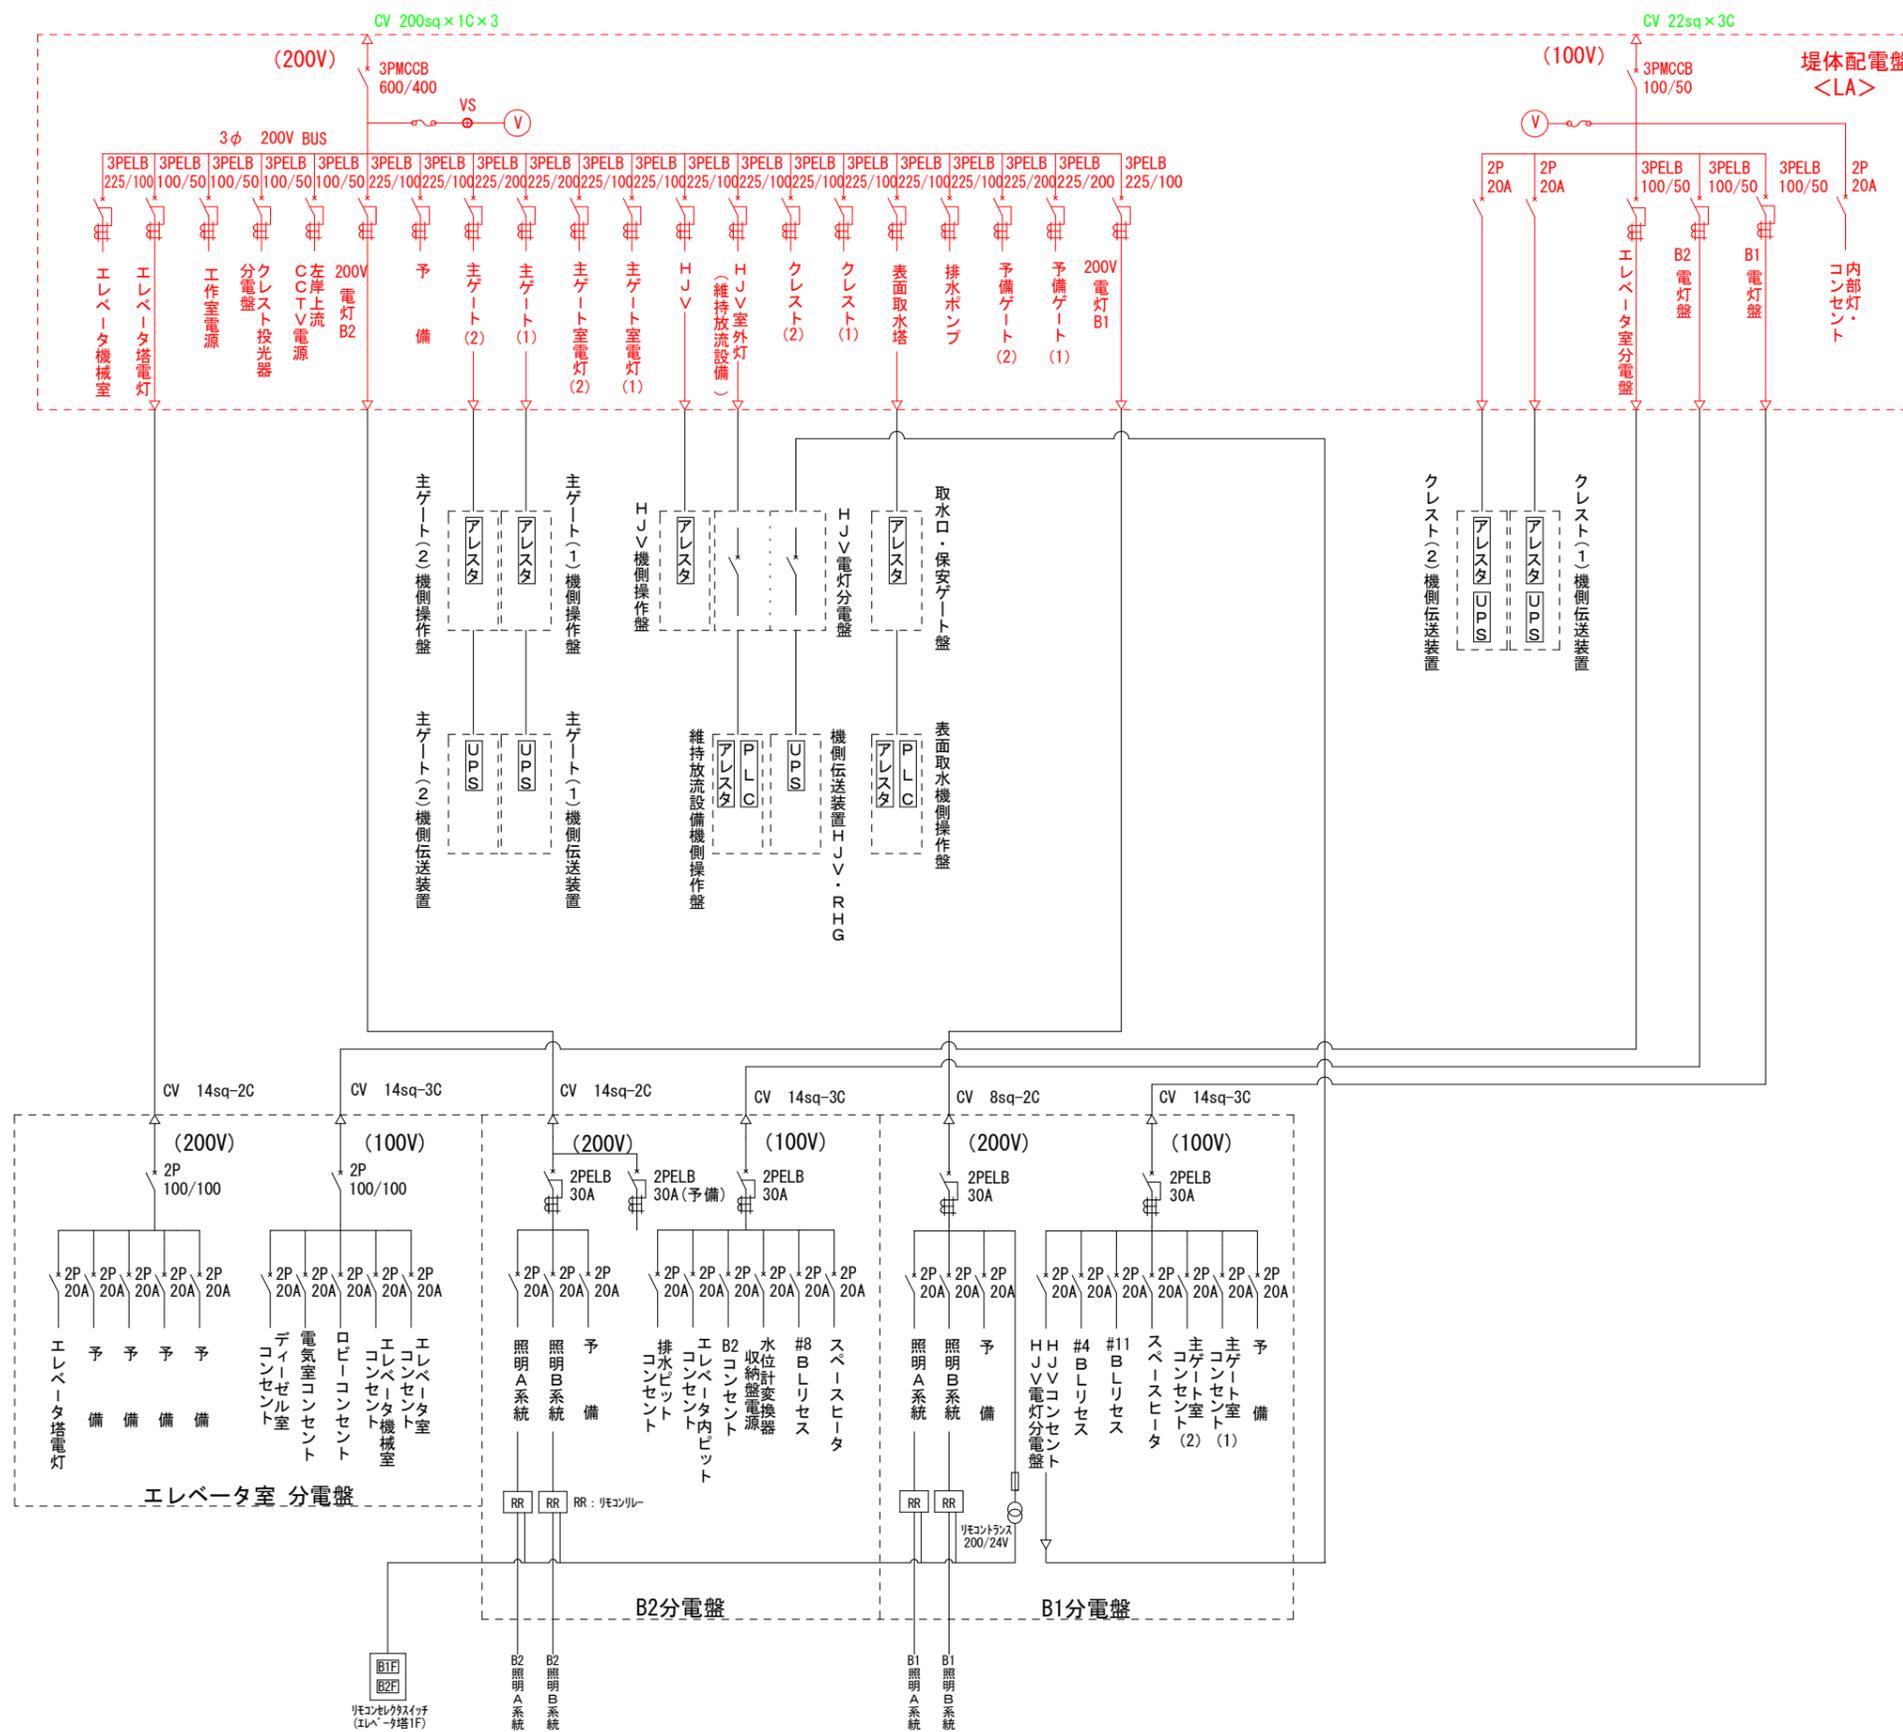

注意 1. 本図面は一部の負荷・機器を省略しているため、点検の際は必ず現地調査を行うこと。
2. アレスタ・P.L.C等の回路は、絶縁抵抗測定前にブレーカスもしくは離線を行うこと。
また、UPSの電源切のうえ測定を行うこと。

業務名	R8 徳士 正木ダム 上勝・正木 電源設備保守点検業務		
路線名等	正木ダム		
業務箇所	勝浦郡上勝町正木		
図面名	単線結線図(2)		
縮尺	NS	図面番号	3
会社名			
事業者名	徳島県東部県土整備局		