

樹木 撤去 (伐採・伐根)









種別	幹周	高さ/面積	数量	
▲	高木	2,000	9,000	1
●	高木	1,500	9,000	2
○	高木	150	5,000	2
◇	高木	300	6,000	1
△	高木	150	3,000	6
□	高木	300	5,000	1
▽	高木	400	5,000	1
◇	高木	300	3,000	1
△	高木	200	3,000	2
▽	高木	200	6,000	1
◇	高木	200	2,000	3
△	高木	100	2,000	18
▽	高木	100	3,000	3
◇	高木	500	5,000	1
△	高木	1,500	5,000	1
▽	低木	-	H=2000 42m ²	1
◇	低木	-	H=2000 7m ²	1
△	低木	-	H=3000 13m ²	1
▽	低木	-	H=3000 3m ²	1

- 凡例
- アスファルト舗装 1,201.88m²
 - CB壁100撤去(コンクリート基礎共)
(4段:44.57m 5段:46.36m)
 - 90.93m
 - 92.43m
 - カッター切り

縮尺 A2:100%
A3:70.7%

徳島県土整備部管轄課	工事名称 R8管轄 石井職員住宅 石・石井 解体工事(担い手確保型)	図面番号 G-01
設計 R7.12	竣工	縮尺 1:150
	図面名称 外構図	

株式会社 象企画設計
 徳島市錦町西間67-1 TEL 088-661-4080
 一級建築士事務所 FAX 088-661-4097
 一級建築士登録 第06203号 徳島県知事登録 第1119号
 林 賢

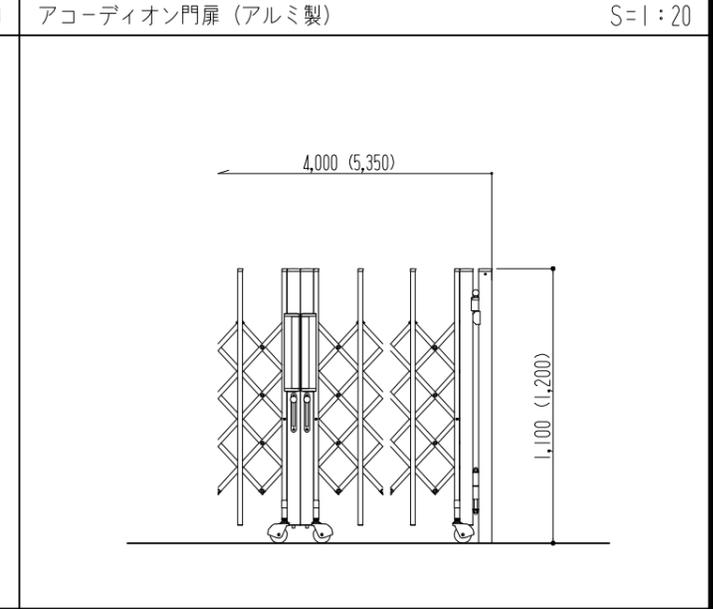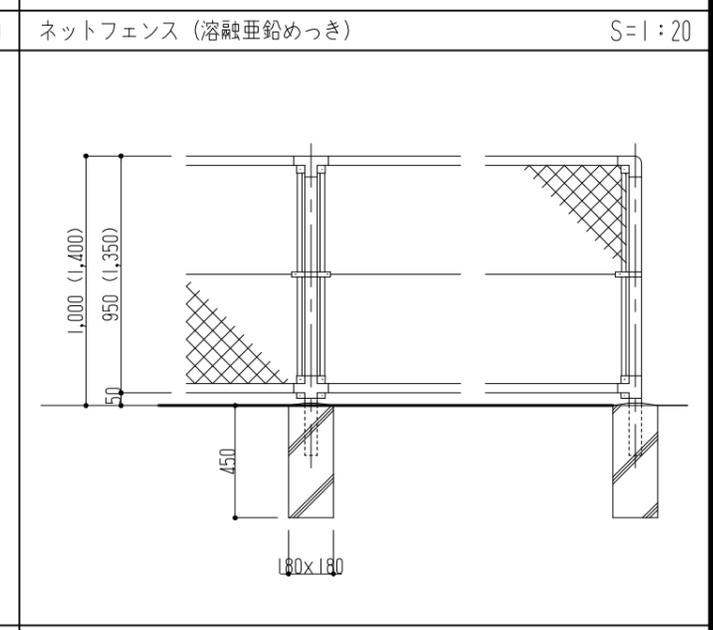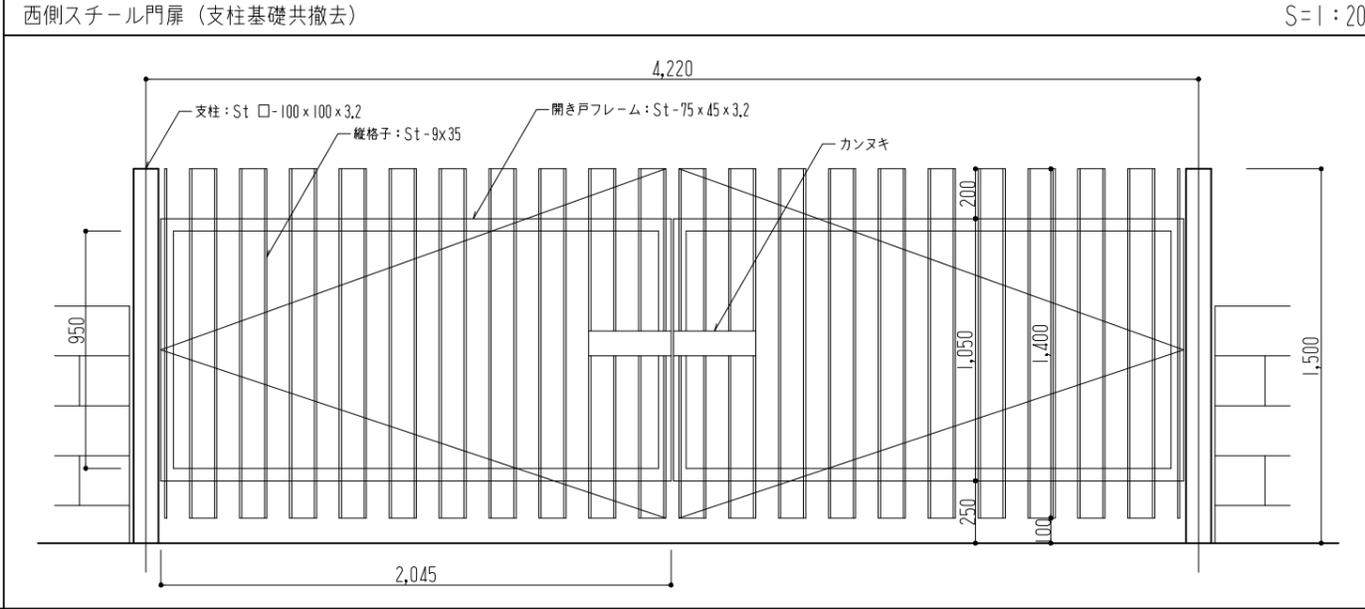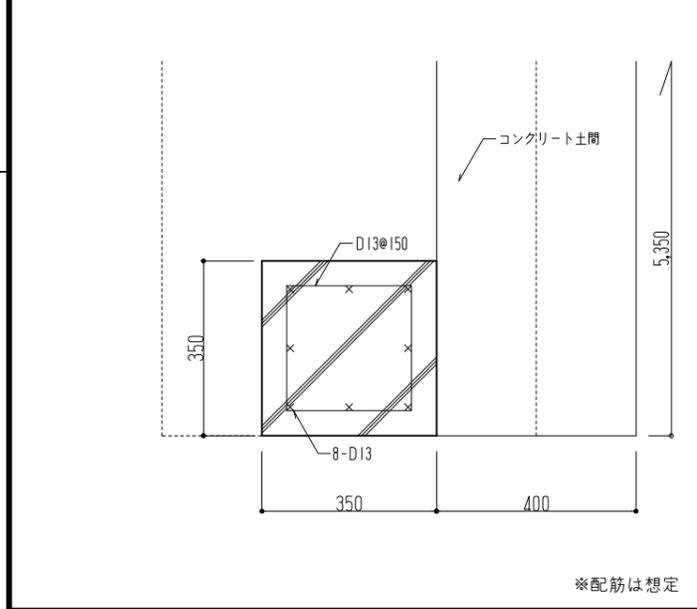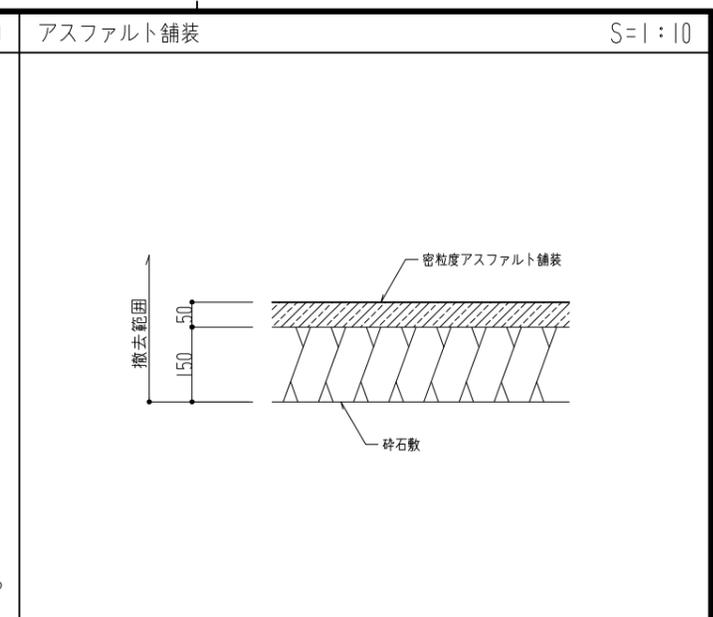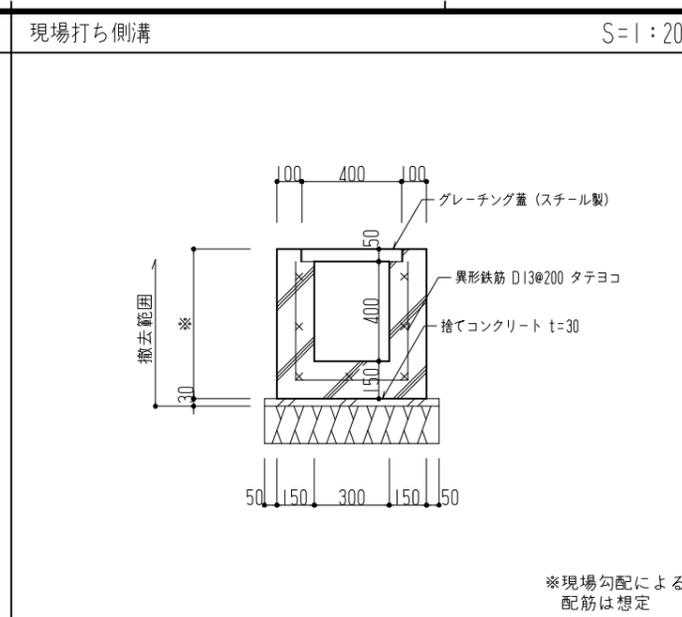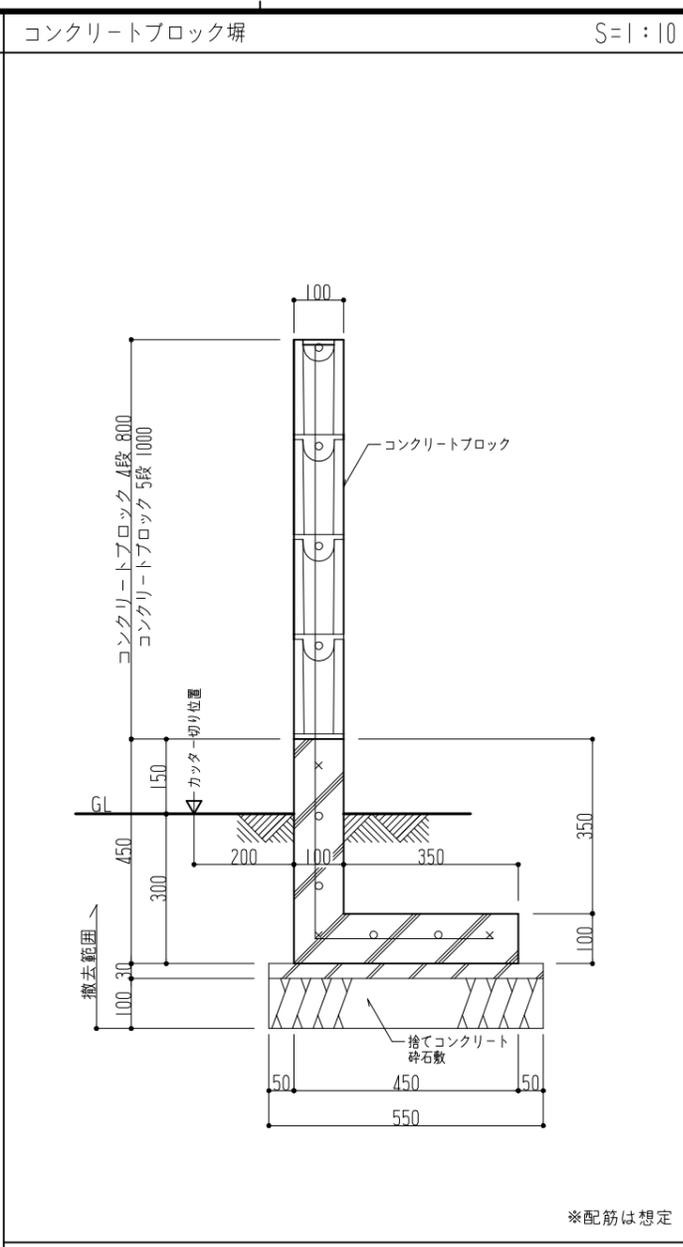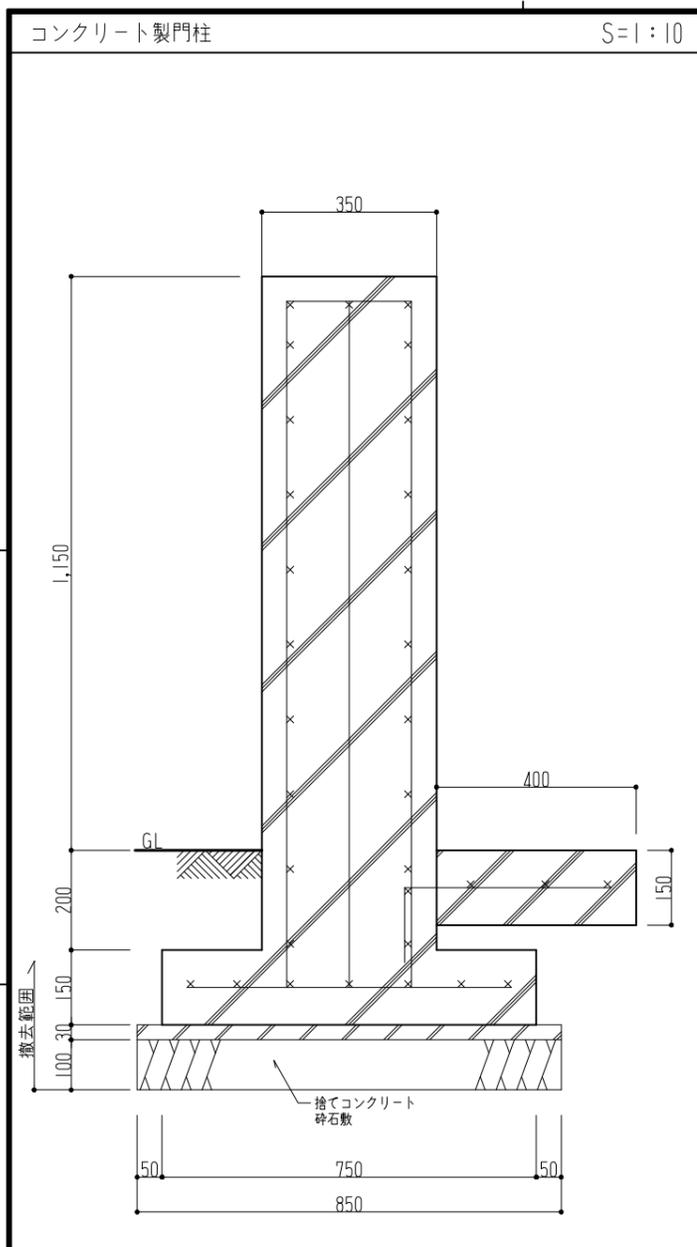


縮尺 A2: 100%
A3: 70.7%

徳島県土整備部管轄課
設計 R7.12
竣工

工事名称 R8営繕 石井職員住宅 石・石井
解体工事 (担い手確保型)
図面名称 外構詳細図

図面番号 G-02
縮尺 1: 図示

株式会社 象企画設計
TEL 088-661-4080
FAX 088-661-4097
徳島市雑賀町西開67-1
一級建築士事務所 徳島県知事登録 第21119号
一級建築士登録 第86203号 林 實

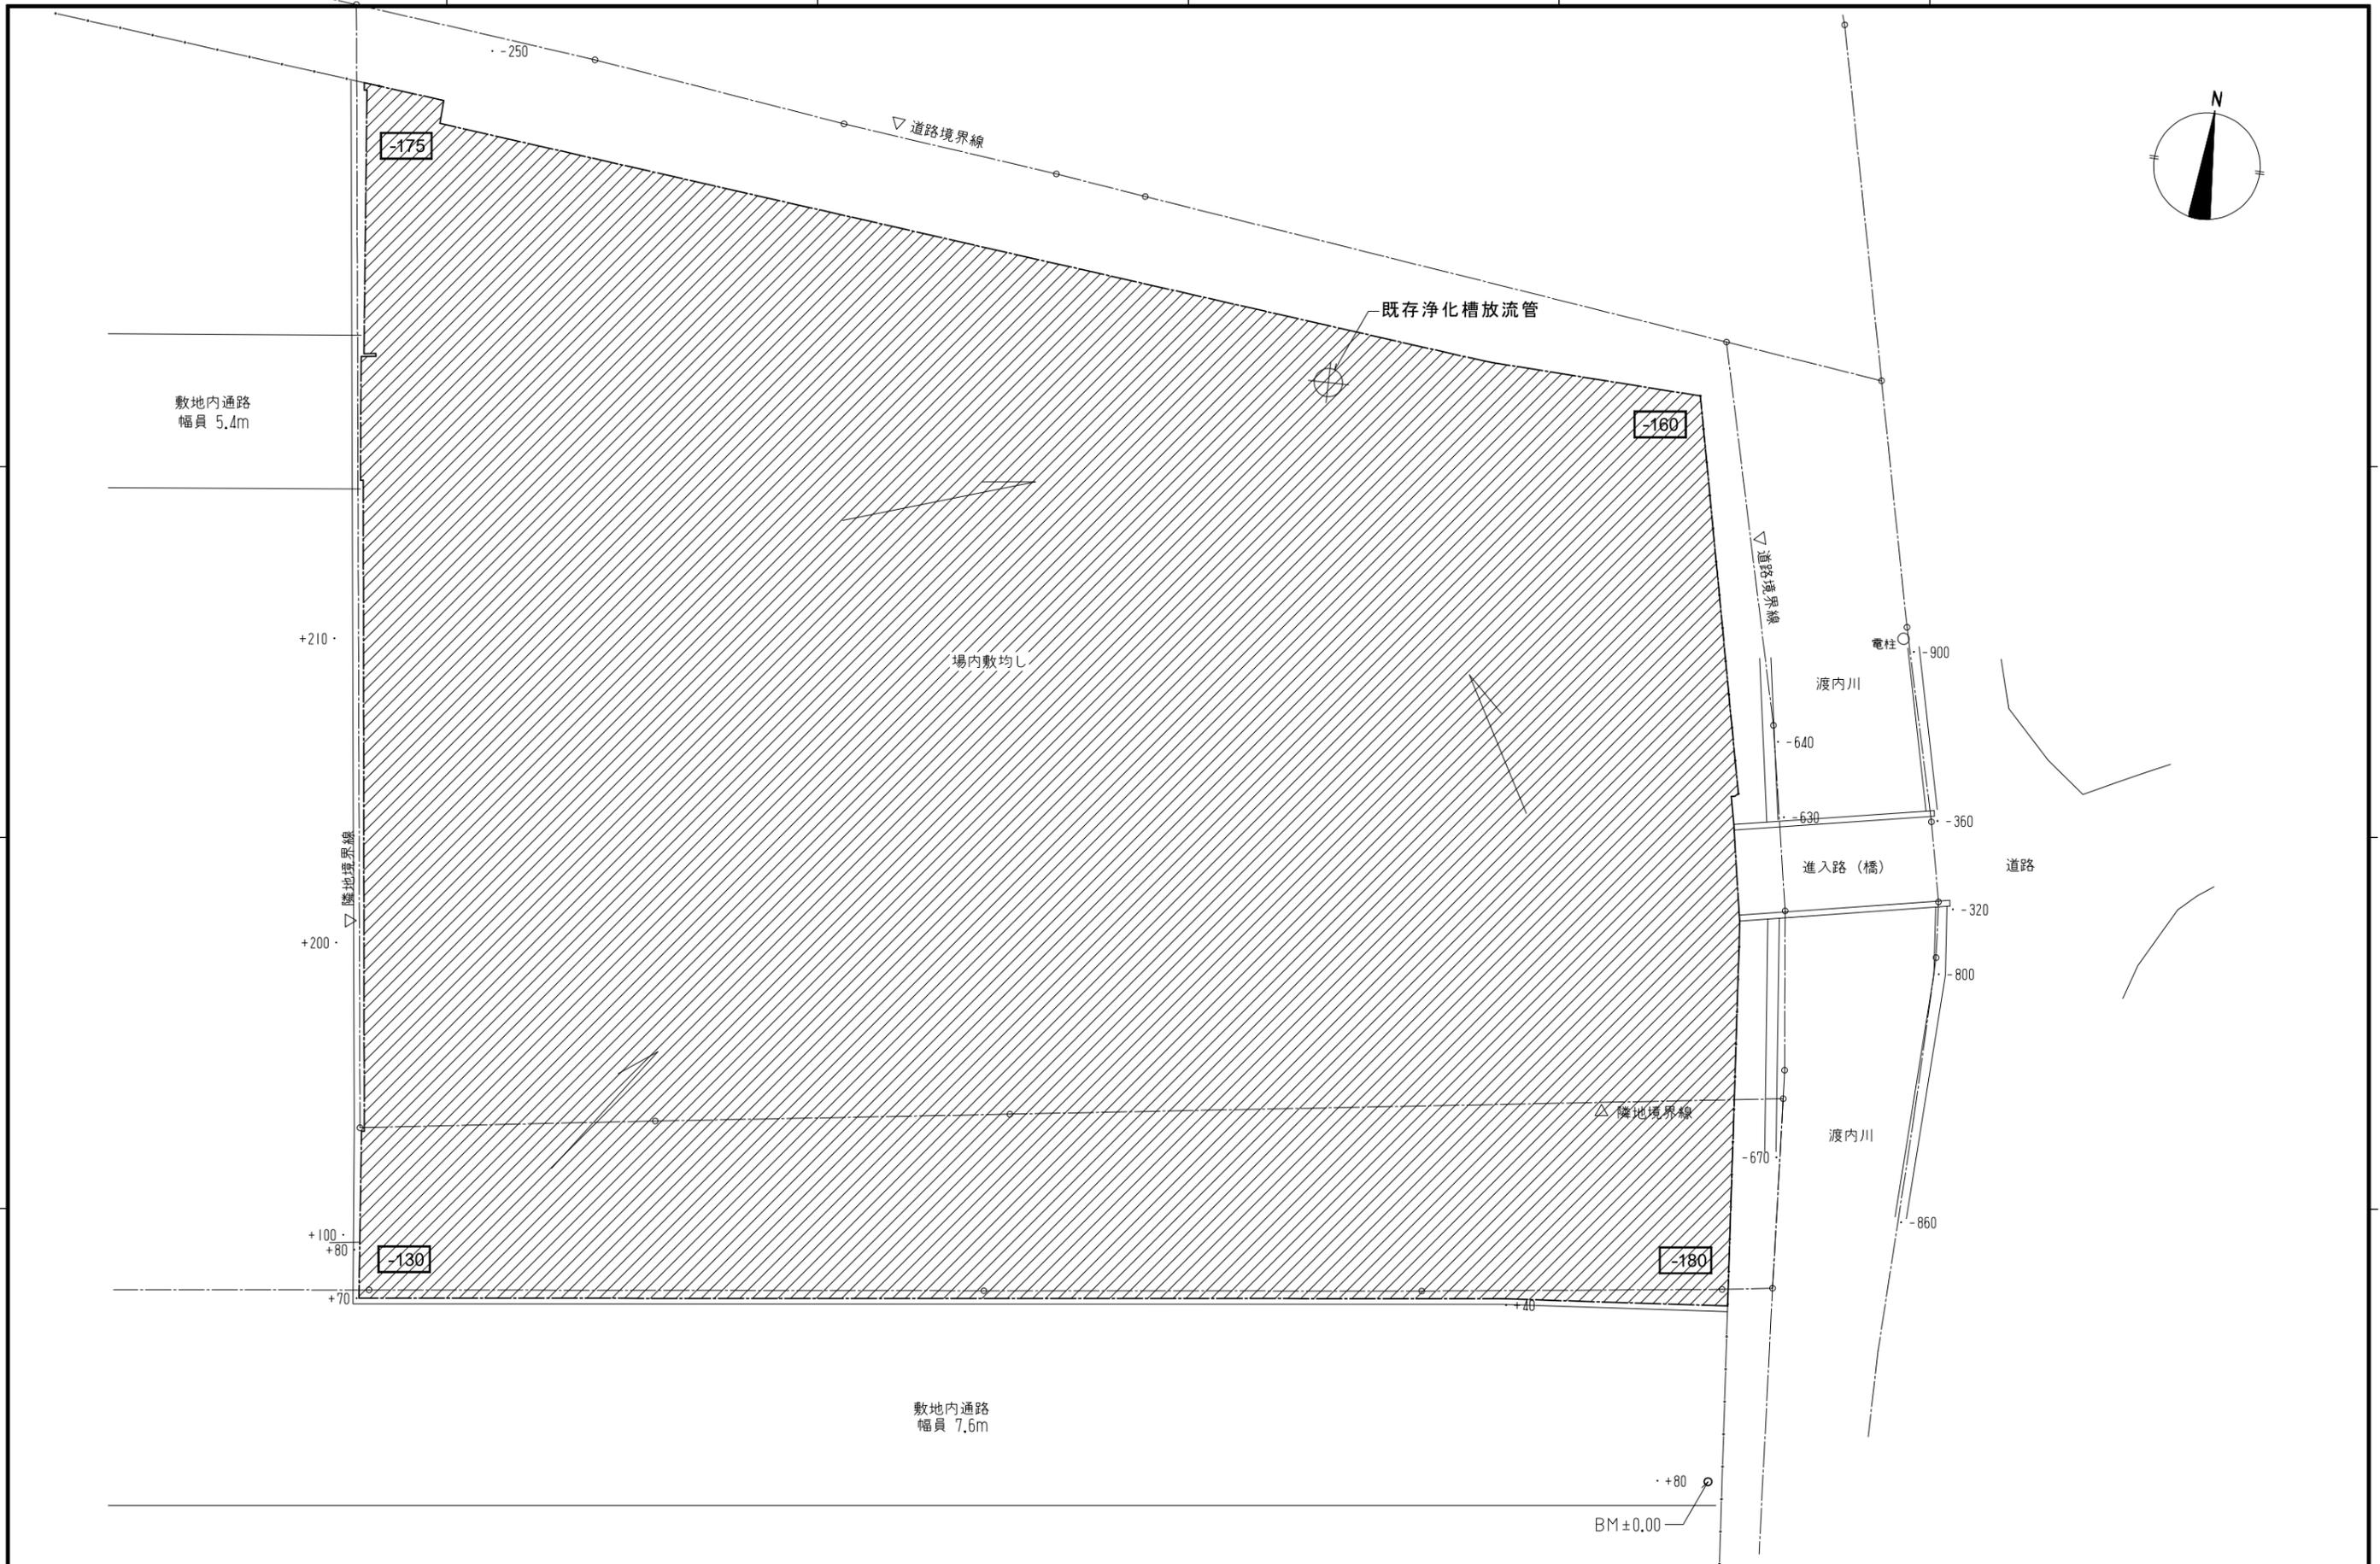

縮尺 A2 : 100%
A3 : 70.7%

徳島県県土整備部営繕課

工事名称 R8営繕 石井職員住宅 石・石井
解体工事 (担い手確保型)

図面番号 G - 03



株式会社 象企画設計
TEL 088-661-4080
徳島市雑賀町西開67-1 FAX 088-661-4097
一級建築士事務所 徳島県知事登録 第21119号
一級建築士登録 第85203号 林 實

設計 R7.12

竣工

図面名称 撤去後配置図

縮尺 1 : 150

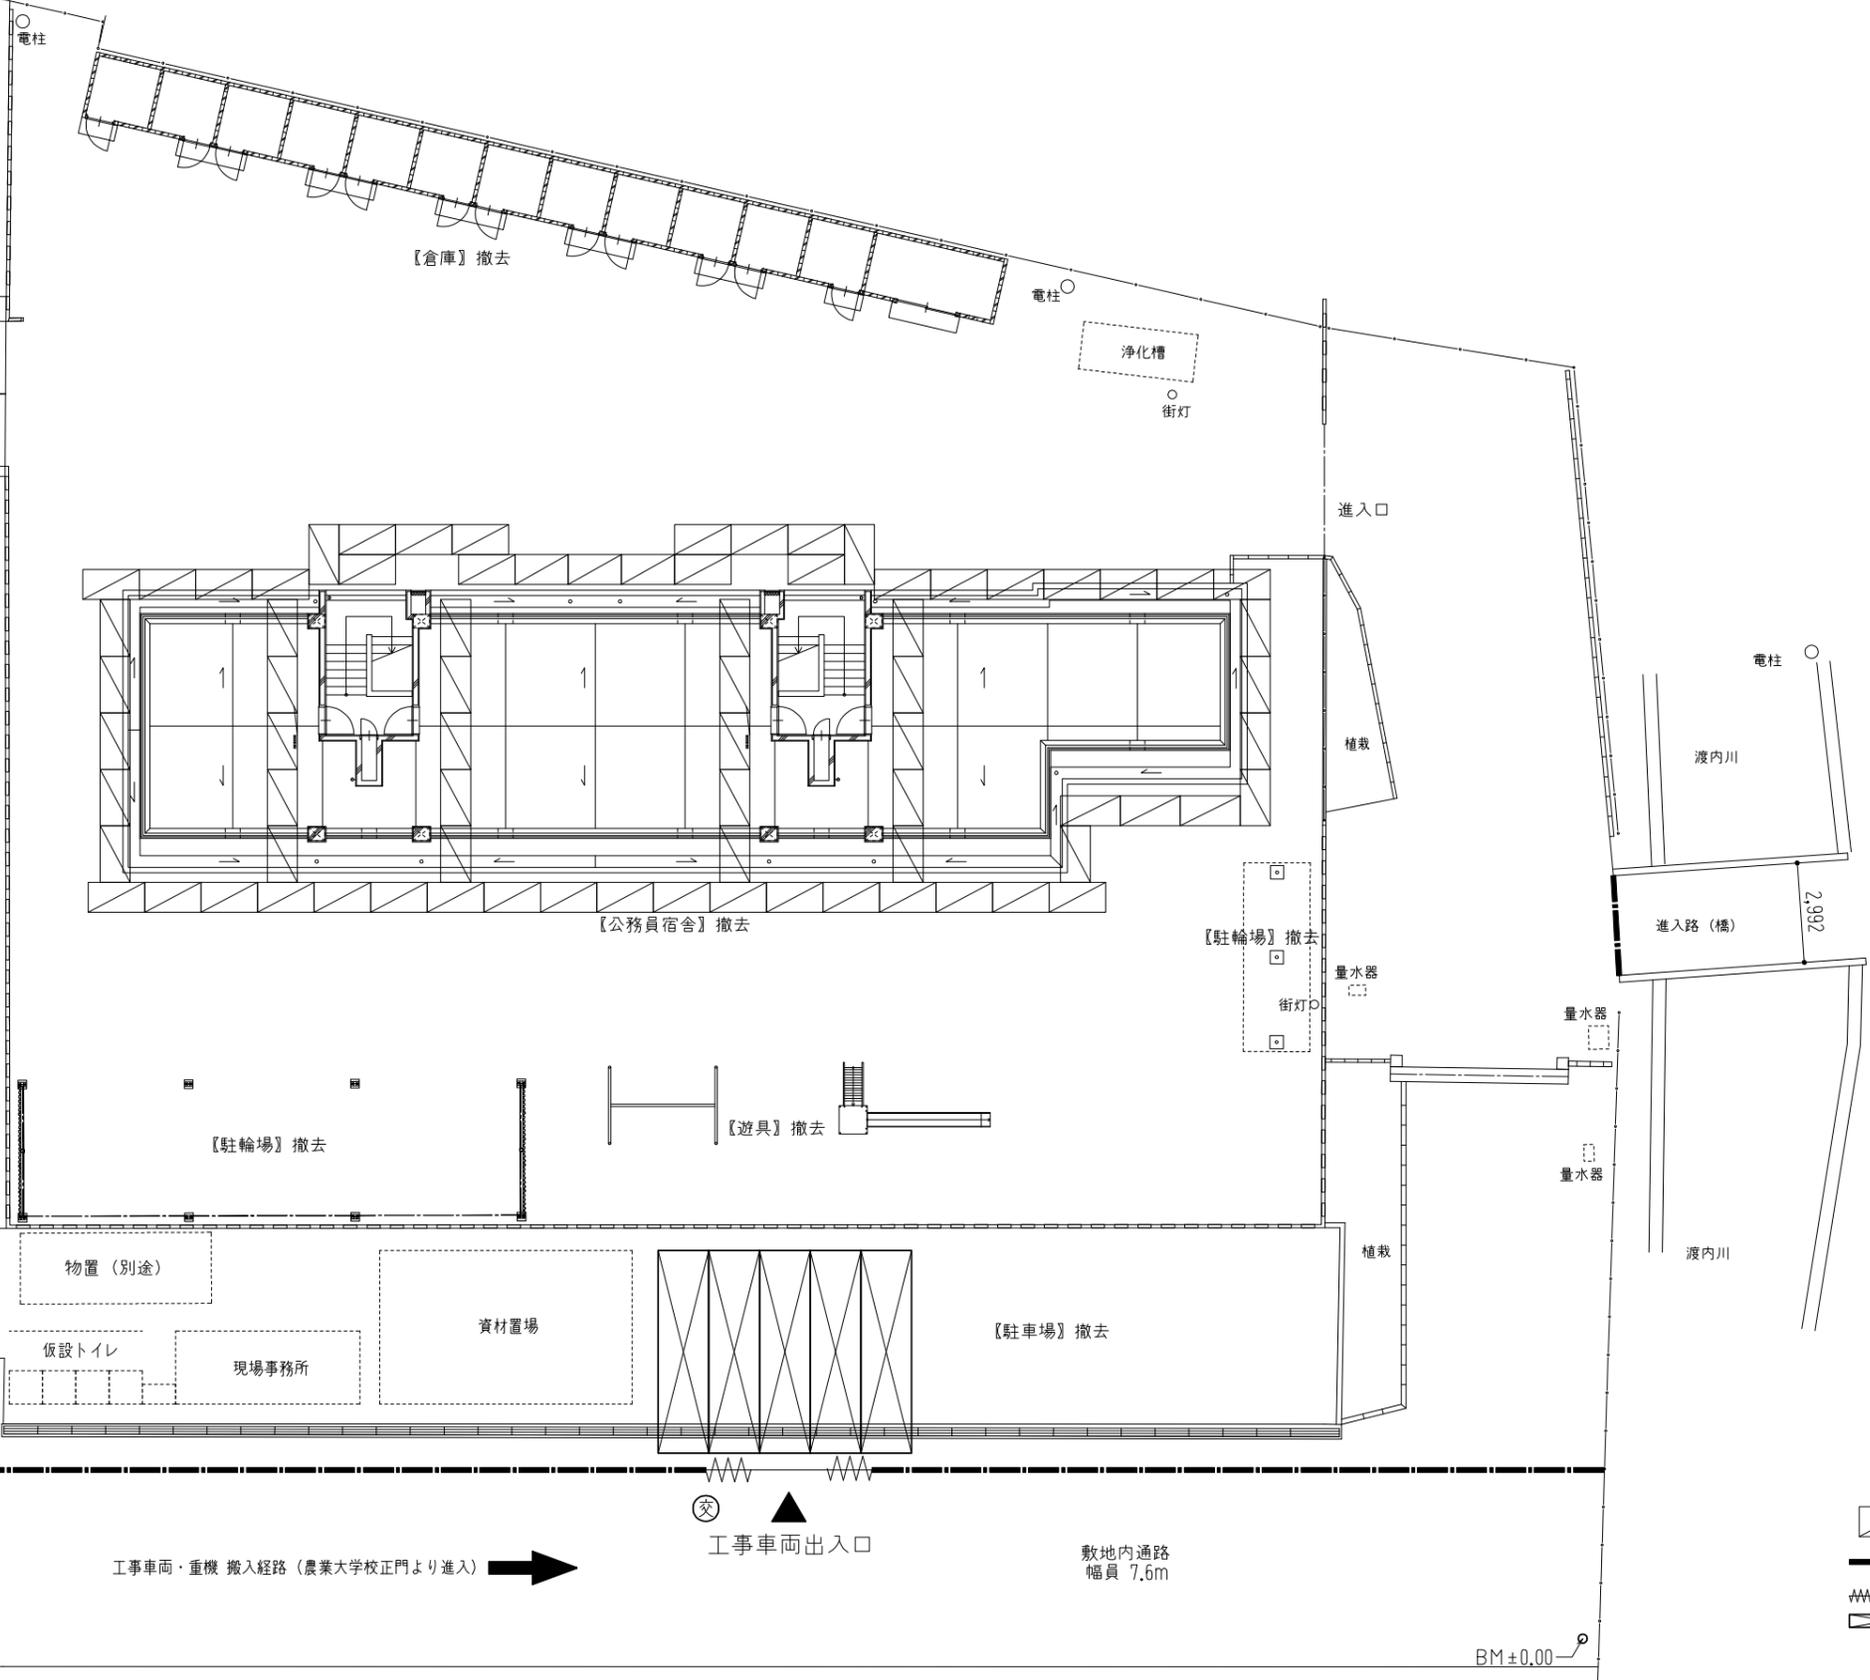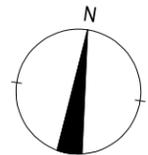

- 凡例
-  手摺先行型枠組本足場 W=900 防音シート貼
 -  仮囲い：成形鋼板 H=2,000 82m
 -  キャスターゲート 5,000x1,800 1箇所
 -  敷鉄板 1,524x6,096 t=22 5枚
 -  交通誘導員

縮尺 A2:100%
A3:70.7%

徳島県県土整備部宮籍課
設計 R7.12 竣工

工事名称 R8営繕 石井職員住宅 石・石井
解体工事(担い手確保型)
図面名称 仮設計画図

図面番号 Z-01
縮尺 1:150

株式会社 象企画設計
徳島市権買町西開67-1 TEL 088-661-4080
一級建築士事務所 FAX 088-661-4097
一級建築士登録 第86203号 徳島県知事登録 第21119号 林 實

工事名称		R8 営繕 石井職員住宅 石・石井 解体工事																
工程区分		1ヶ月目		2ヶ月目		3ヶ月目		4ヶ月目		5ヶ月目		6ヶ月目		7ヶ月目		8ヶ月目		備考
RC造 3階建て 延床面積：670m ²																		
準備	工事準備・書類作成	準備工																
仮設工事	仮囲い・キャストゲート・足場			仮囲い・キャストゲート 柱組本足場														撤去
撤去工事	職員住宅解体工事									内部仕上解体		上部躯体解体		基礎躯体解体及び杭引抜き				
	倉庫・駐輪場等付帯建物等解体工事			倉庫・駐輪場等														
	外構・塀・樹木伐採等撤去工事			解体・撤去伐採													外構撤去	
	設備機器・配管・配線等	支障物件調査		迂回等の配管工事・引込等の撤去						設備機器・配線等撤去		埋設・隠蔽管 随時撤去						
アスベスト撤去	専用仮設・養生			作業範囲随時設置・撤去														
	撤去			外壁アスベスト除去														
整地等																	整地	手直し等
検査等																	検査	

縮尺 A2:100%
A3:70.7%

徳島県土整備部営繕課

工事名称 R8 営繕 石井職員住宅 石・石井
解体工事 (担い手確保型)

図面番号 Z - 02



株式会社 象企画設計
TEL 088-661-4080
FAX 088-661-4097
徳島市雑賀町西開67-1
一級建築士事務所 徳島県知事登録 第21119号
一級建築士登録 第85203号 林 貴

設計 R7.12

竣工


図面名称 概略工程表 (参考)

縮尺 1: -

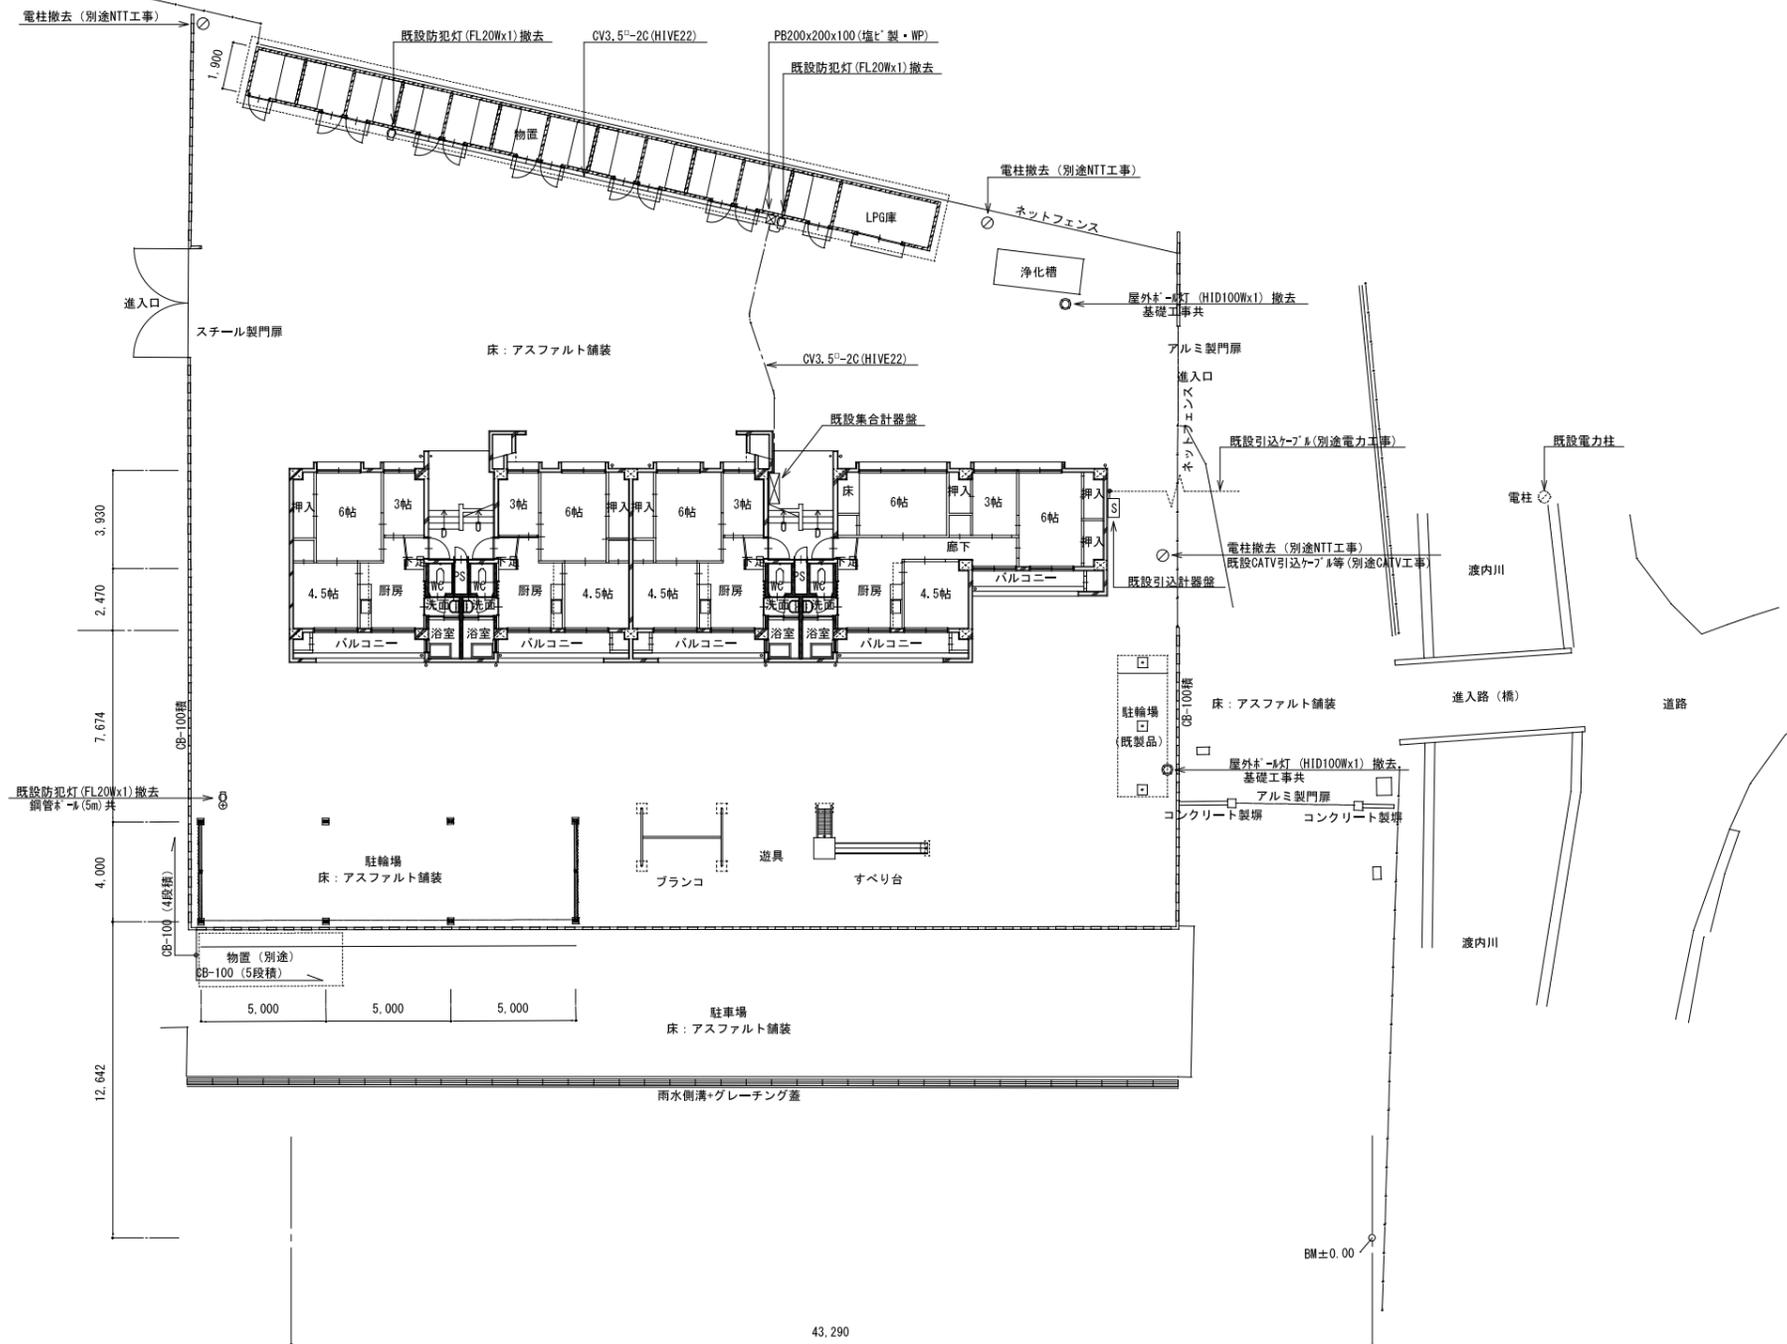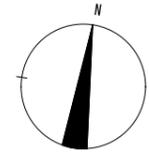

配置図 S=1:200


縮尺 A2: 100% A3: 70.7%	徳島県土整備部営繕課		工事名称 R8 営繕 石井職員住宅 石・石井 解体工事 (担い手確保型)	図面番号 E-01	株式会社 象企画設計 TEL 088-661-4080 FAX 088-661-4097 徳島市錦賀町西開67-1 一級建築士事務所 徳島県知事登録 第41119号 一級建築士登録 第86203号 林 賢
	設計 R8.00	竣工	図面名称 電気設備 配置図	縮尺 1:200	

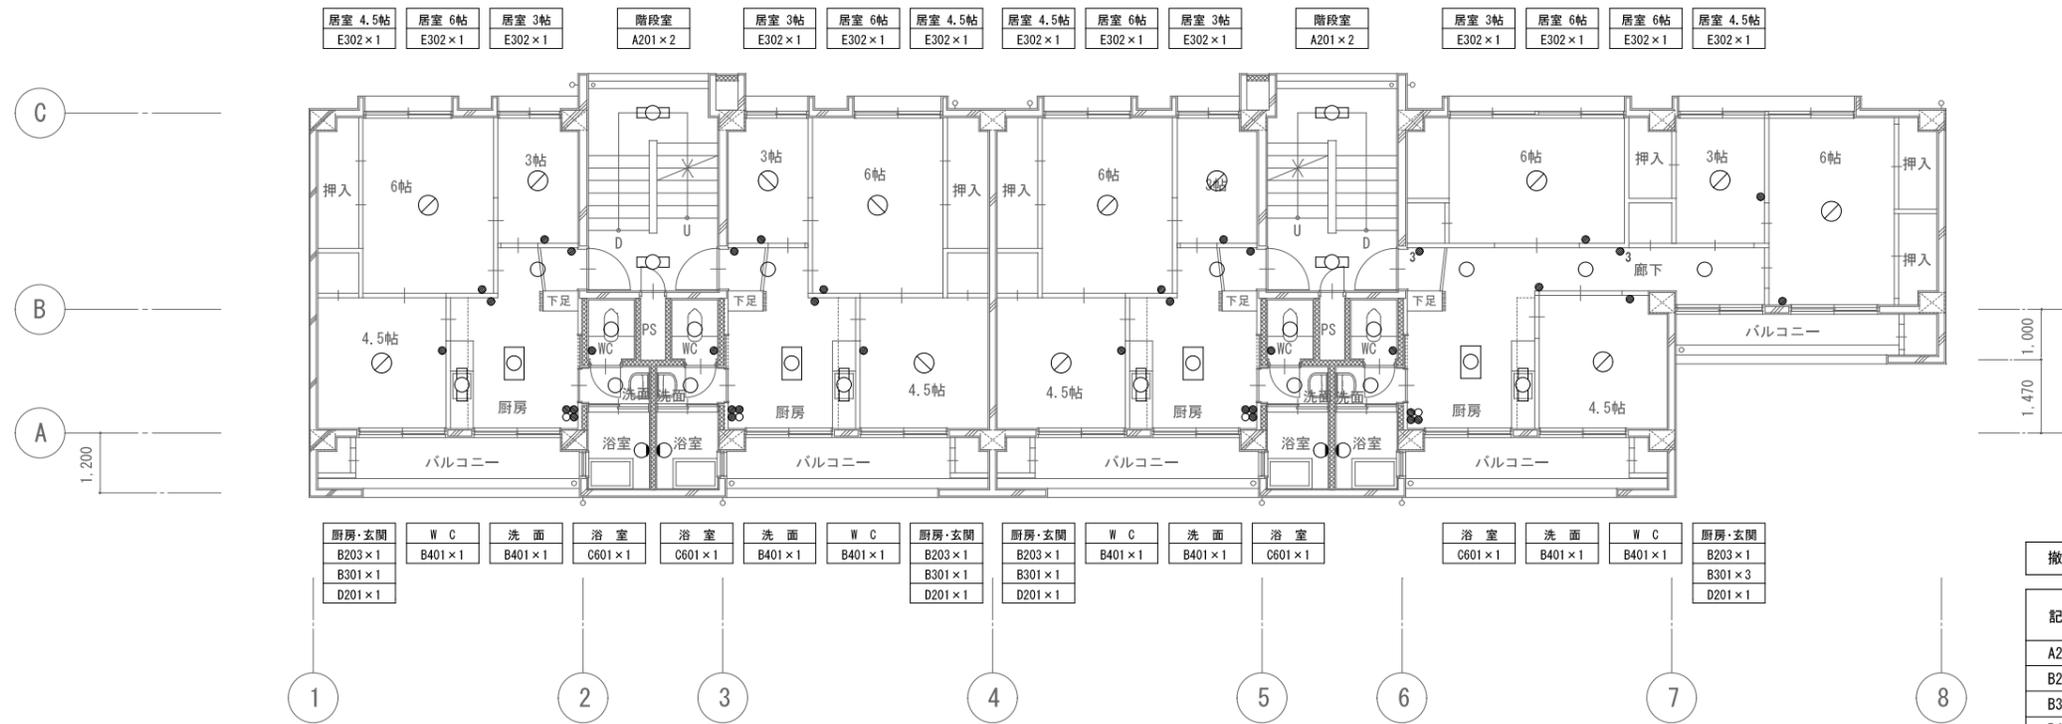

2～3階平面図 S=1:100


記号	仕様		
A201	FL20W x 1	逆富士	
B203	FL20W x 3		GPL付
B301	FCL30W x 1	シーリングライト	丸形
B401	1L40W x 1		
C601	1L60W x 1	ブラケットライト	防雨型
D201	FL20W x 1	流し元灯	GPL付
E302	FCL30W x 2	コードペンダント	GPL付

記号	名称	備考
●	埋込スイッチ 1P15A x 1	
●3	埋込スイッチ 3W15A x 1	
○	確認表示灯 バイロットランプ	

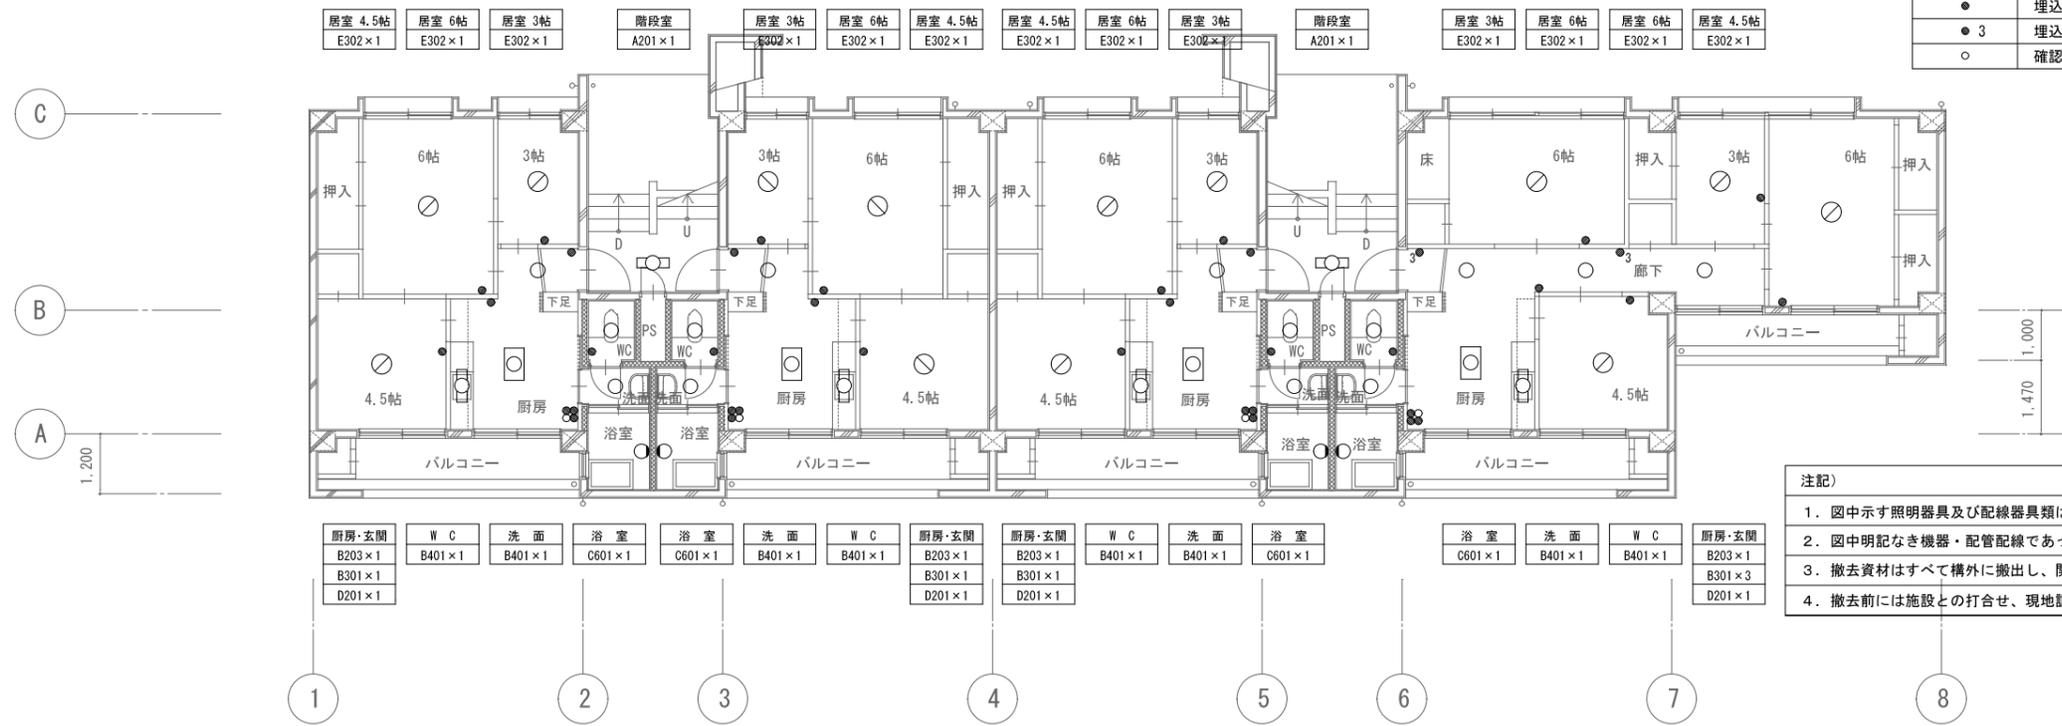


1階平面図 S=1:100

1.	図中示す照明器具及び配線器具類はすべて撤去とする。
2.	図中明記なき機器・配管配線であっても本工事進捗上支障のある場合は適切な撤去・復旧をする。
3.	撤去資材はすべて構外に搬出し、関係法令に従い適切に処理すること。
4.	撤去前には施設との打合せ、現地調査を十分に行い、監督員の指示に従い施工すること。

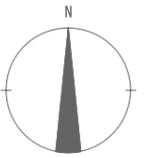

縮尺 A2:100%
A3:70.7%

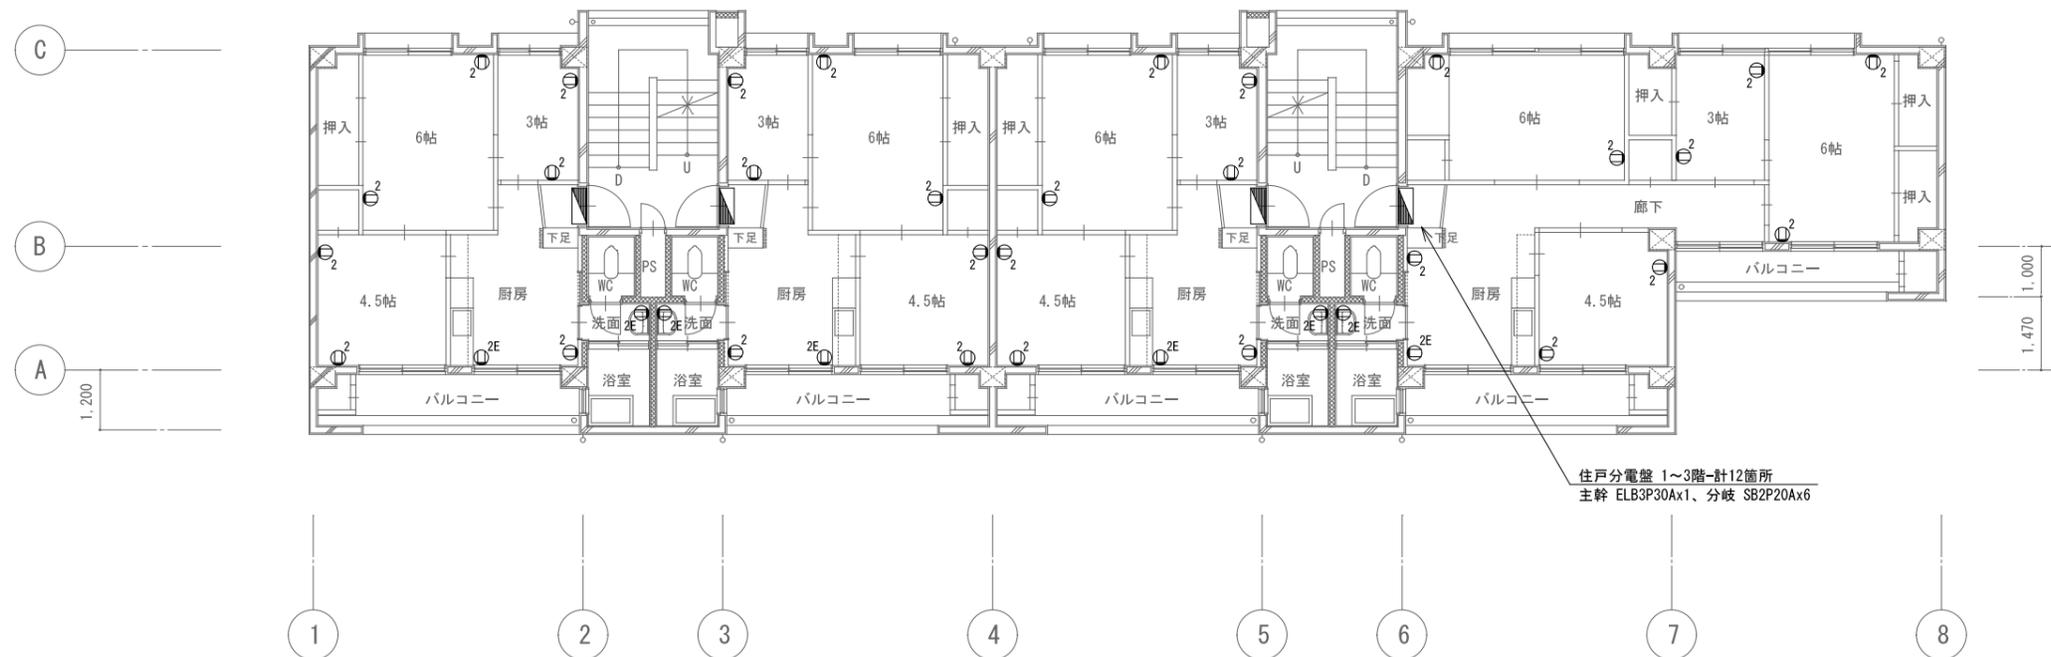


住戸分電盤 1~3階-計12箇所
主幹 ELB3P30Ax1、分岐 SB2P20Ax6

2~3階平面図 S=1:100

凡例


記号	名称	備考
Ⓜ ₂	埋込コンセント 2P15A125V x 2	
Ⓜ _{2E}	埋込コンセント 2P15A125V x 2 (E)	
Ⓜ	住戸分電盤	壁掛型
Ⓜ	集合計器盤	屋外自立型
S	引込計器盤	屋外防水露出型

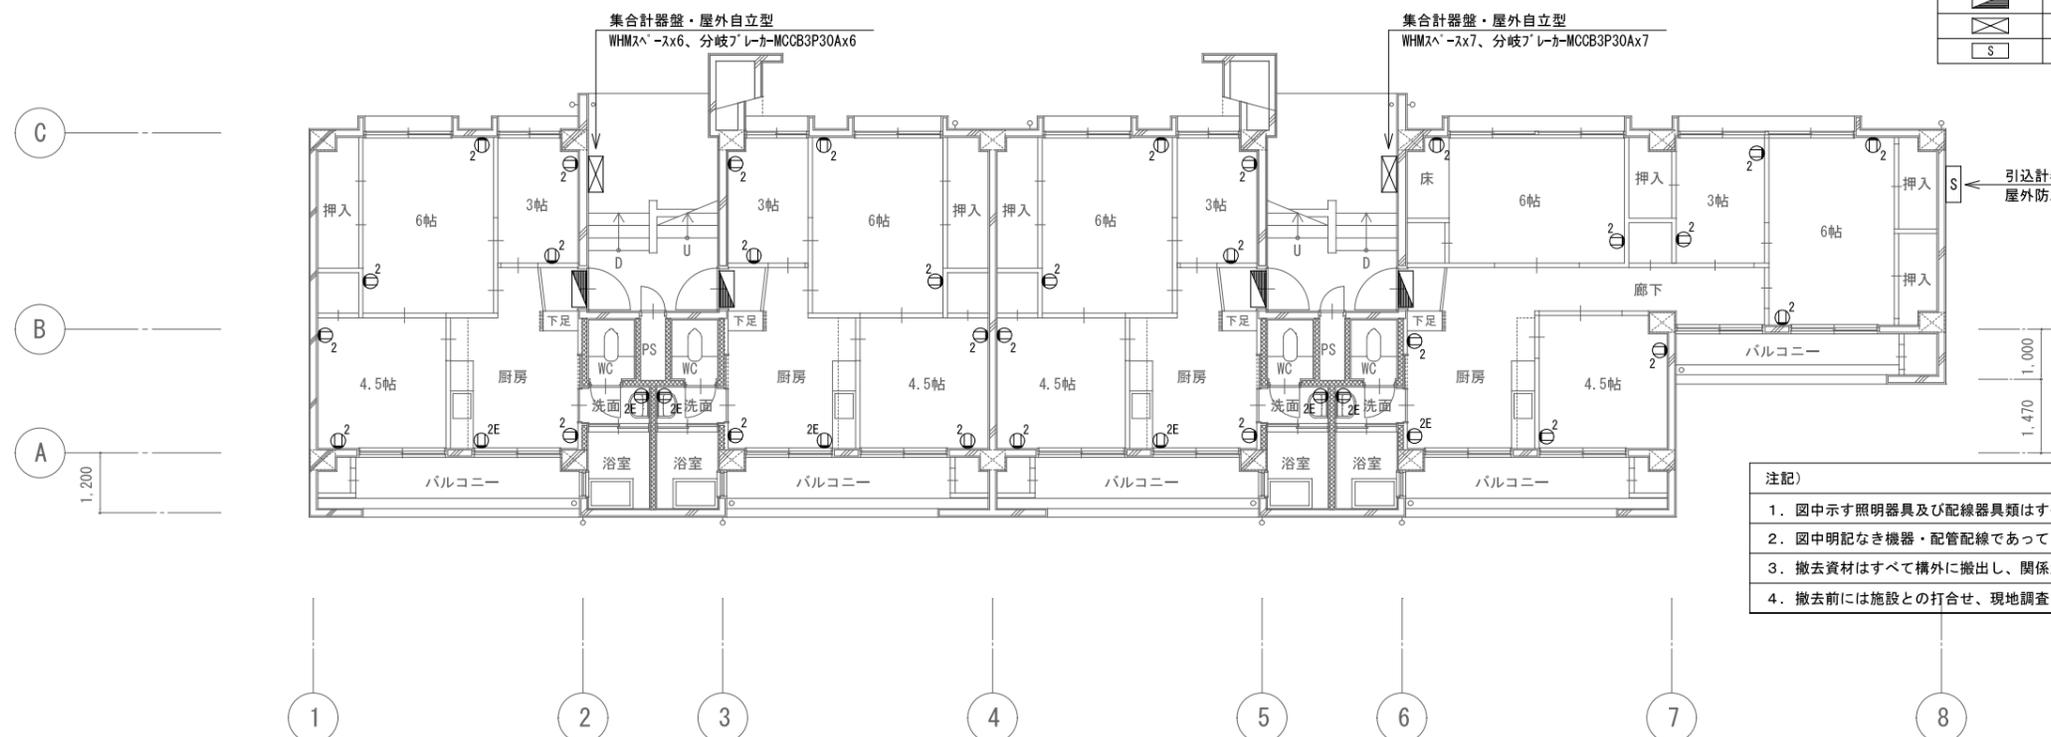

引込計器盤・MCCB3P200Ax1
屋外防水露出型


1階平面図 S=1:100

- 注記)
1. 図中示す照明器具及び配線器具類はすべて撤去とする。
 2. 図中明記なき機器・配管配線であっても本工事進捗上支障のある場合は適切な撤去・復旧をする。
 3. 撤去資材はすべて構外に撤出し、関係法令に従い適切に処理すること。
 4. 撤去前には施設との打合せ、現地調査を十分に行い、監督員の指示に従い施工すること。

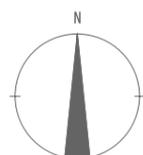

縮尺 A2:100%
A3:70.7%


徳島県土整備部営繕課	工事名称 R8営繕 石井職員住宅 石・石井 解体工事 (担い手確保型)	図面番号 E-03	株式会社 象企画設計 TEL 088-661-4080 FAX 088-661-4097 徳島市錦賀町西開67-1 一級建築士事務所 徳島県知事登録 第41119号 一級建築士登録 第86203号 林 賢
設計 R8.00	竣工	図面名称 1~3階 コンセント設備平面図	
		縮尺 1:100	

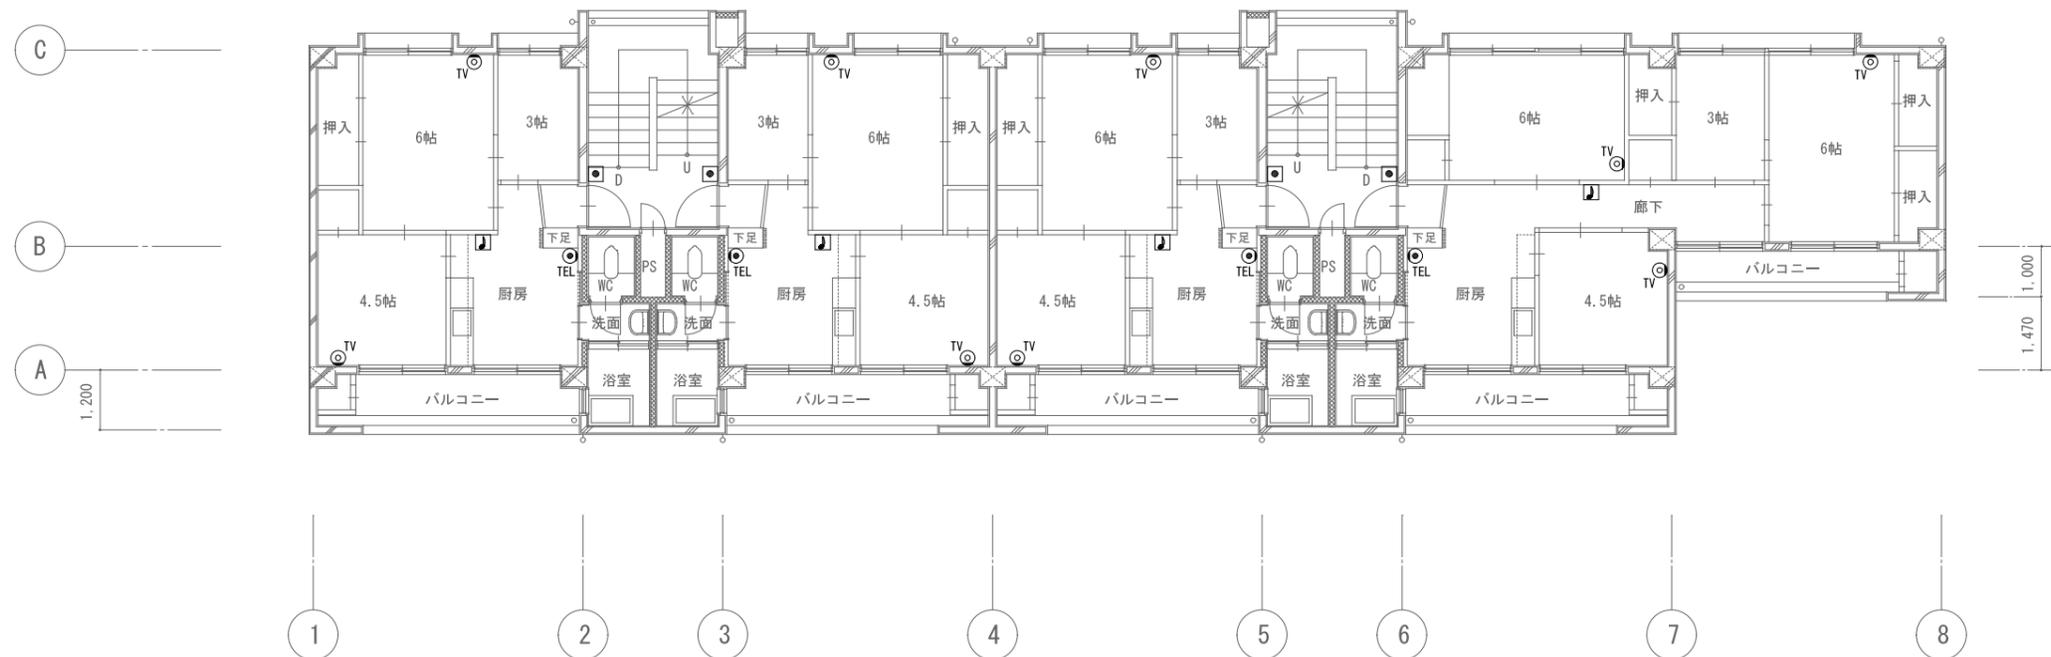

2階平面図 S=1:100

凡例


記号	名称	備考
◻	チャイム用押釦	埋込型
⌋	チャイム	壁掛型
◎TEL	電話用受口	ノズルプレート
◎TV	テレビ用受口	直列ユニット

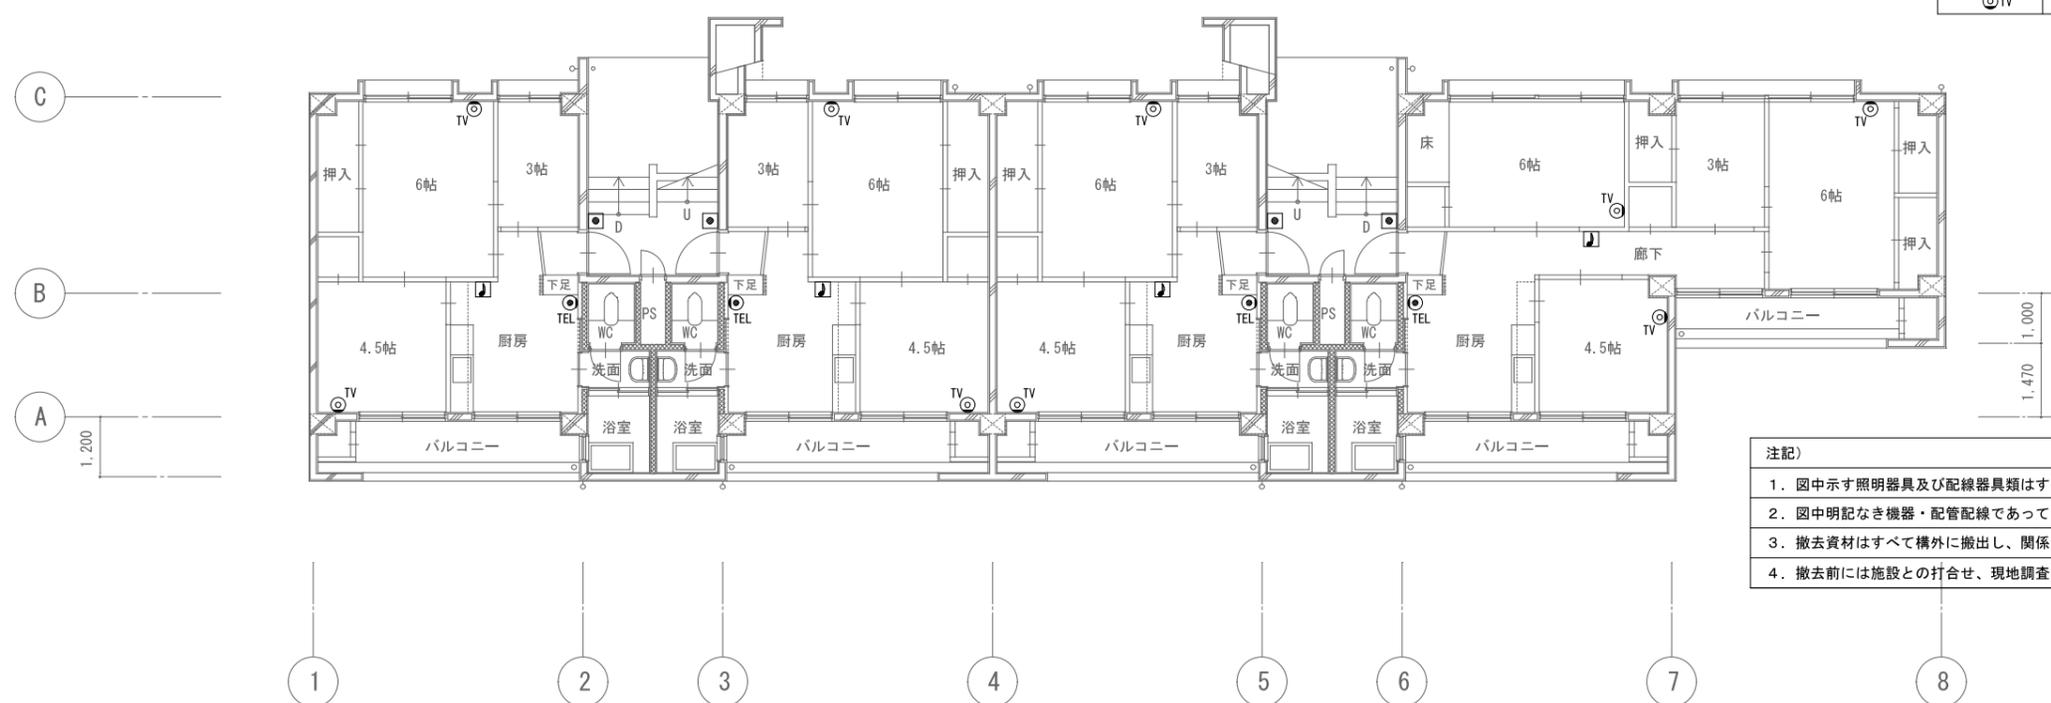

1階平面図 S=1:100


注記

1. 図中示す照明器具及び配線器具類はすべて撤去とする。
2. 図中明記なき機器・配管配線であっても本工事進捗上支障のある場合は適切な撤去・復旧をする。
3. 撤去資材はすべて構外に搬出し、関係法令に従い適切に処理すること。
4. 撤去前には施設との打合せ、現地調査を十分に行い、監督員の指示に従い施工すること。

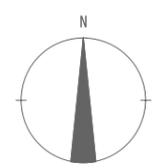

縮尺 A2: 100%
A3: 70.7%


徳島県土整備部営繕課	工事名称 R8営繕 石井職員住宅 石・石井 解体工事 (担い手確保型)	図面番号 E-04	株式会社 象企画設計 TEL 088-661-4080 徳島市錦賀町西開67-1 一級建築士事務所 徳島県知事登録 第41119号 一級建築士登録 第86203号 林 賢
設計 R8.00	竣工	縮尺 1:100	
図面名称 1・2階 弱電設備平面図			

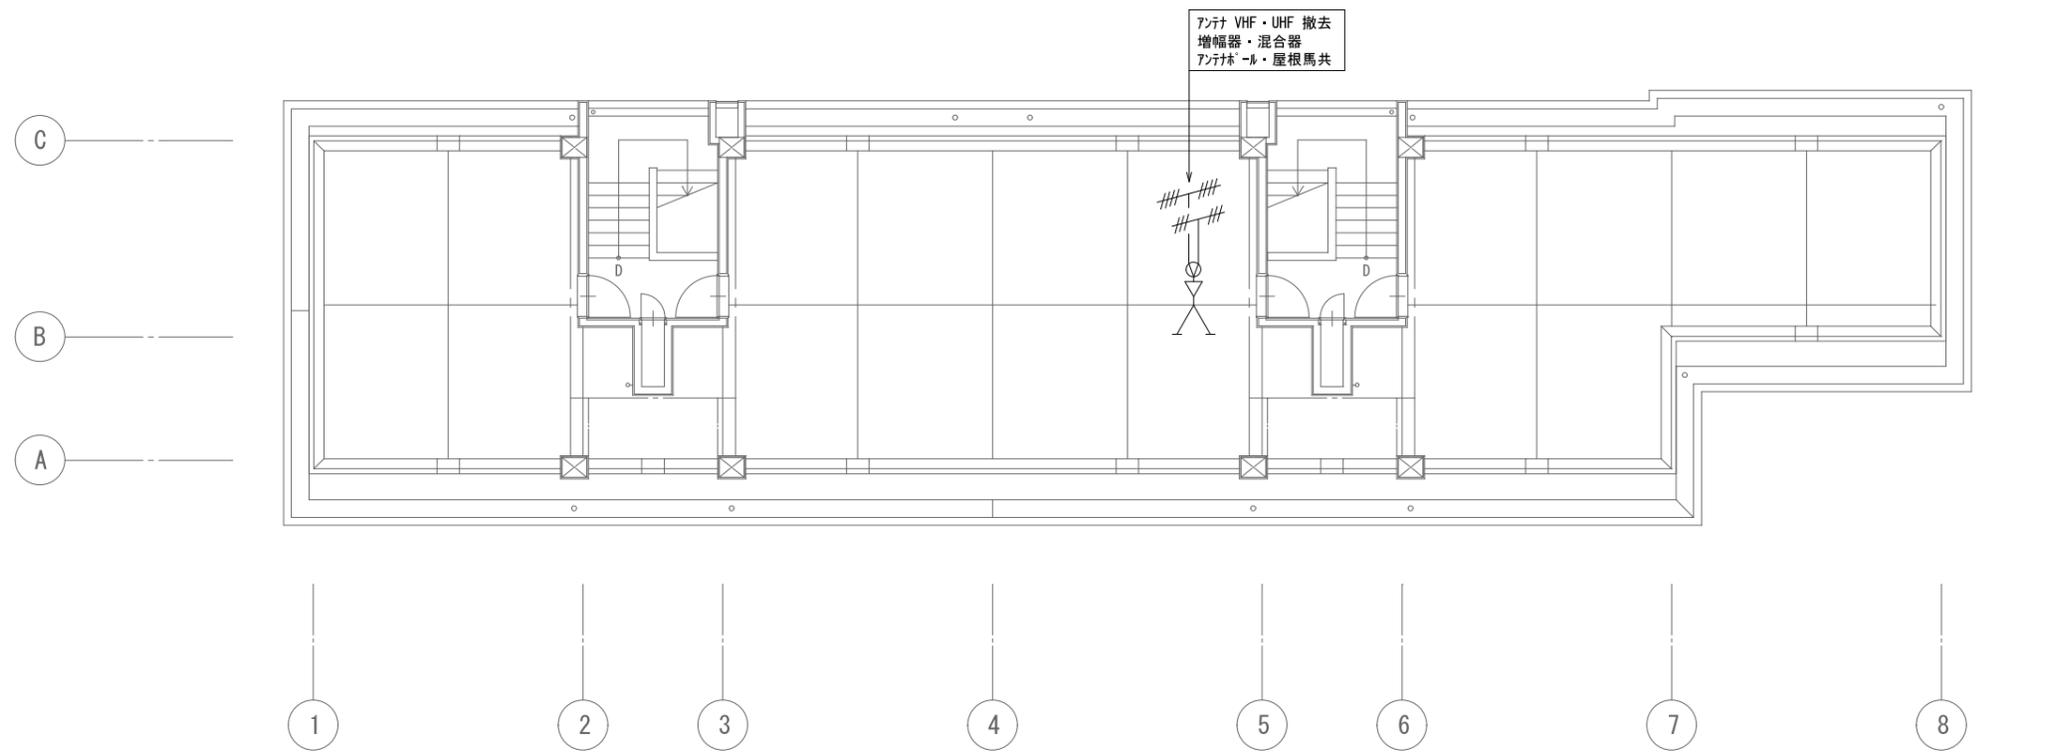

R階平面図 S=1:100


凡例

記号	名称	備考
◻	チャイム用押釦	埋込型
◻	チャイム	壁掛型
◎TEL	電話用受口	ノズルプレート
◎TV	テレビ受口	直列ユニット

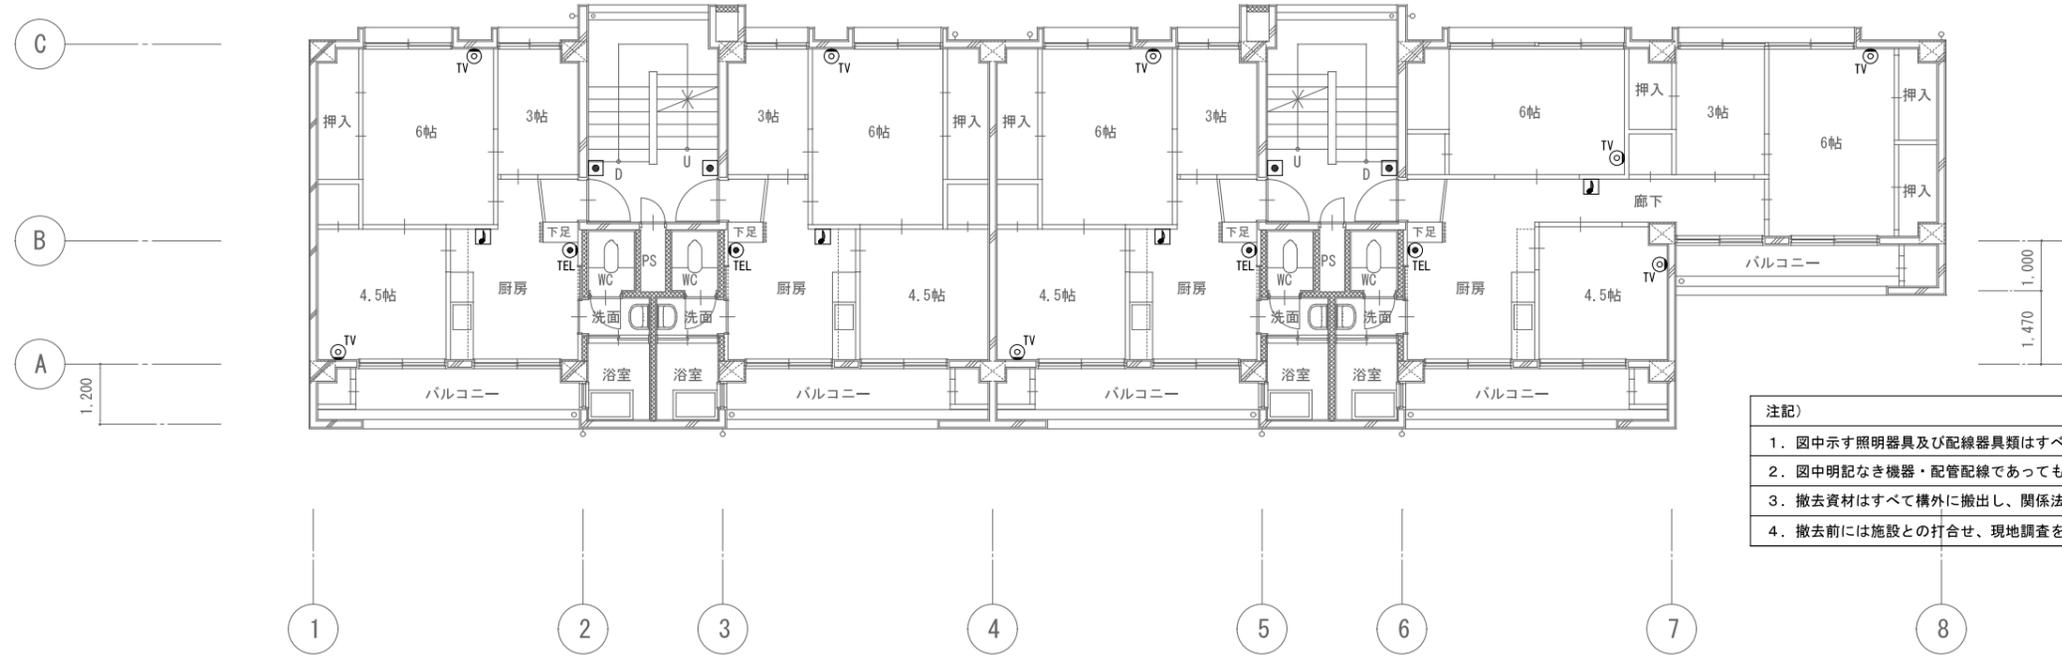




3階平面図 S=1:100

- 注記)
1. 図中示す照明器具及び配線器具類はすべて撤去とする。
 2. 図中明記なき機器・配管配線であっても本工事進捗上支障のある場合は適切な撤去・復旧をする。
 3. 撤去資材はすべて構外に搬出し、関係法令に従い適切に処理すること。
 4. 撤去前には施設との打合せ、現地調査を十分に行い、監督員の指示に従い施工すること。

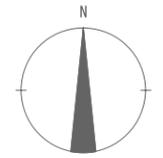


縮尺 A2:100%
A3:70.7%

徳島県土整備部営繕課	工事名称 R8営繕 石井職員住宅 石・石井 解体工事(担い手確保型)	図面番号 E-05	株式会社 象企画設計 TEL 088-661-4080 FAX 088-661-4097 徳島市錦賀町西開67-1 一級建築士事務所 徳島県知事登録 第41119号 一級建築士登録 第86203号 林 賢
設計 R8.00	竣工	図面名称 3・R階 弱電設備平面図	
		縮尺 1:100	

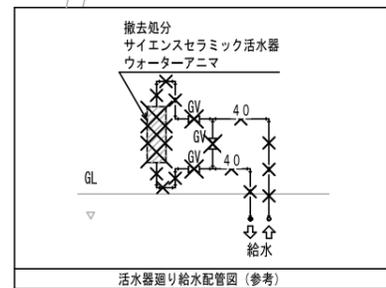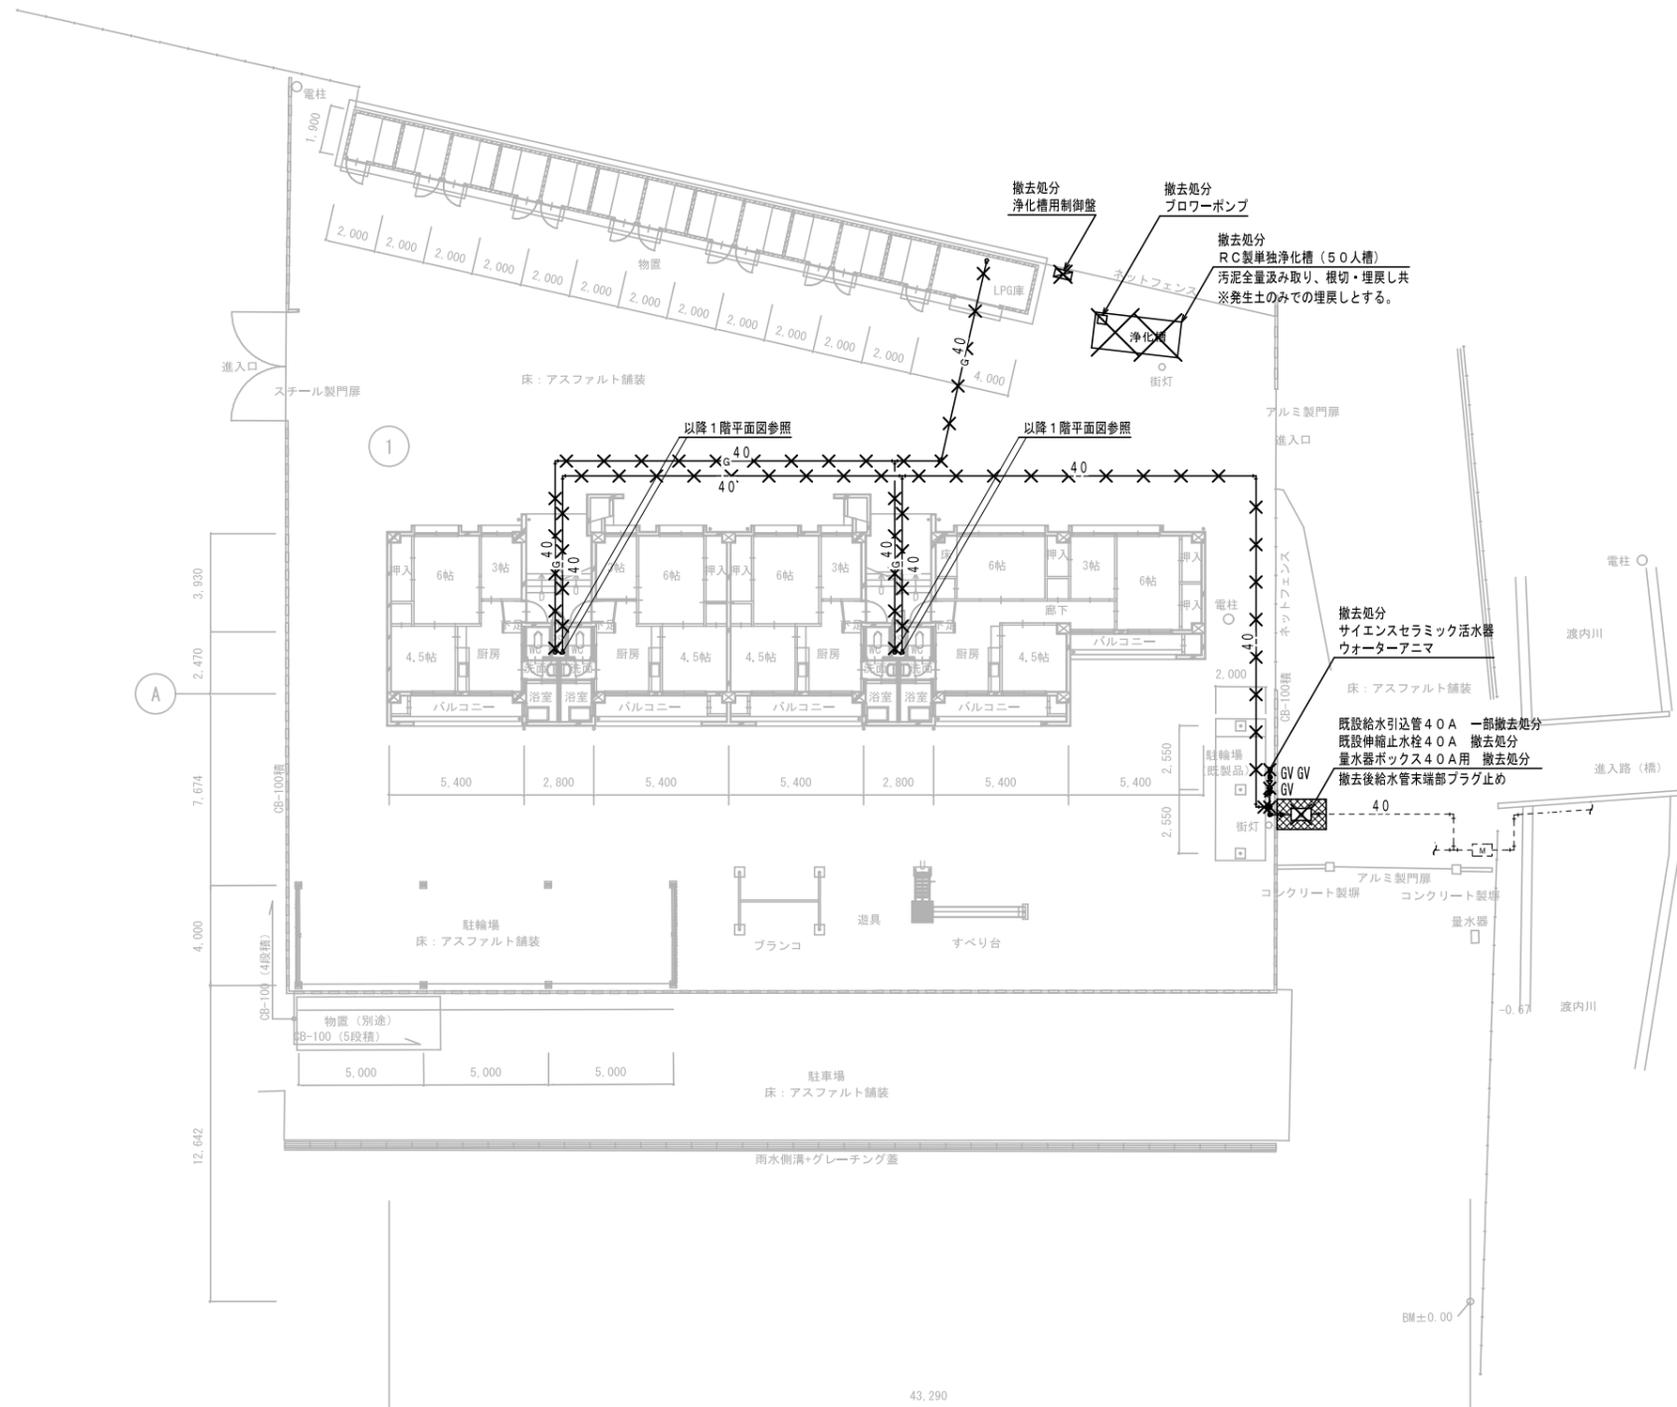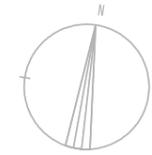

- 凡例
- ◎特記
 - ・図示 ----- は既設そのまま再利用とする。
 - ・図示 × は撤去処分を示す。
 - ・図示 [ハッチ] 部分はアスファルト舗装の解体範囲を示す。(カッター切、解体、根切、埋戻し)
 - ・図中配線で示す機器・配管類はすべて撤去すること。
 - ・図中明記なき機器・配管類であっても本工事進捗上支障のある場合は適切な撤去をする。但し、既設浄化槽放流側の排水管については残置とする。
 - ・撤去資材はすべて構外に搬出し、関係法令に従い適切に処理すること。
 - ・撤去前には建築との打合せ、現地調査を十分に行い、係員の指示に従い施工すること。
 - ・本工事解体施工に際し生じた対象外機器・建物等などの損傷は完全に修復すること。

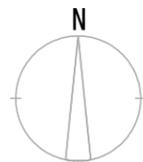


厨房 撤去衛生器具表	
自在水栓	4
ヒューズコック 単口	4
ガス栓 15A	4

バルコニー 撤去衛生器具表	
ガス給湯器 (24号)	4
ガス用バルブ 15A	4
給水GV20A	4

浴室 撤去衛生器具表	
バスシャワー水栓	4
混合水栓	4

便所 撤去衛生器具表	
和風便器 (LT)	4
紙巻器	4

洗面室 撤去衛生器具表	
横水栓	4
洗面器	4

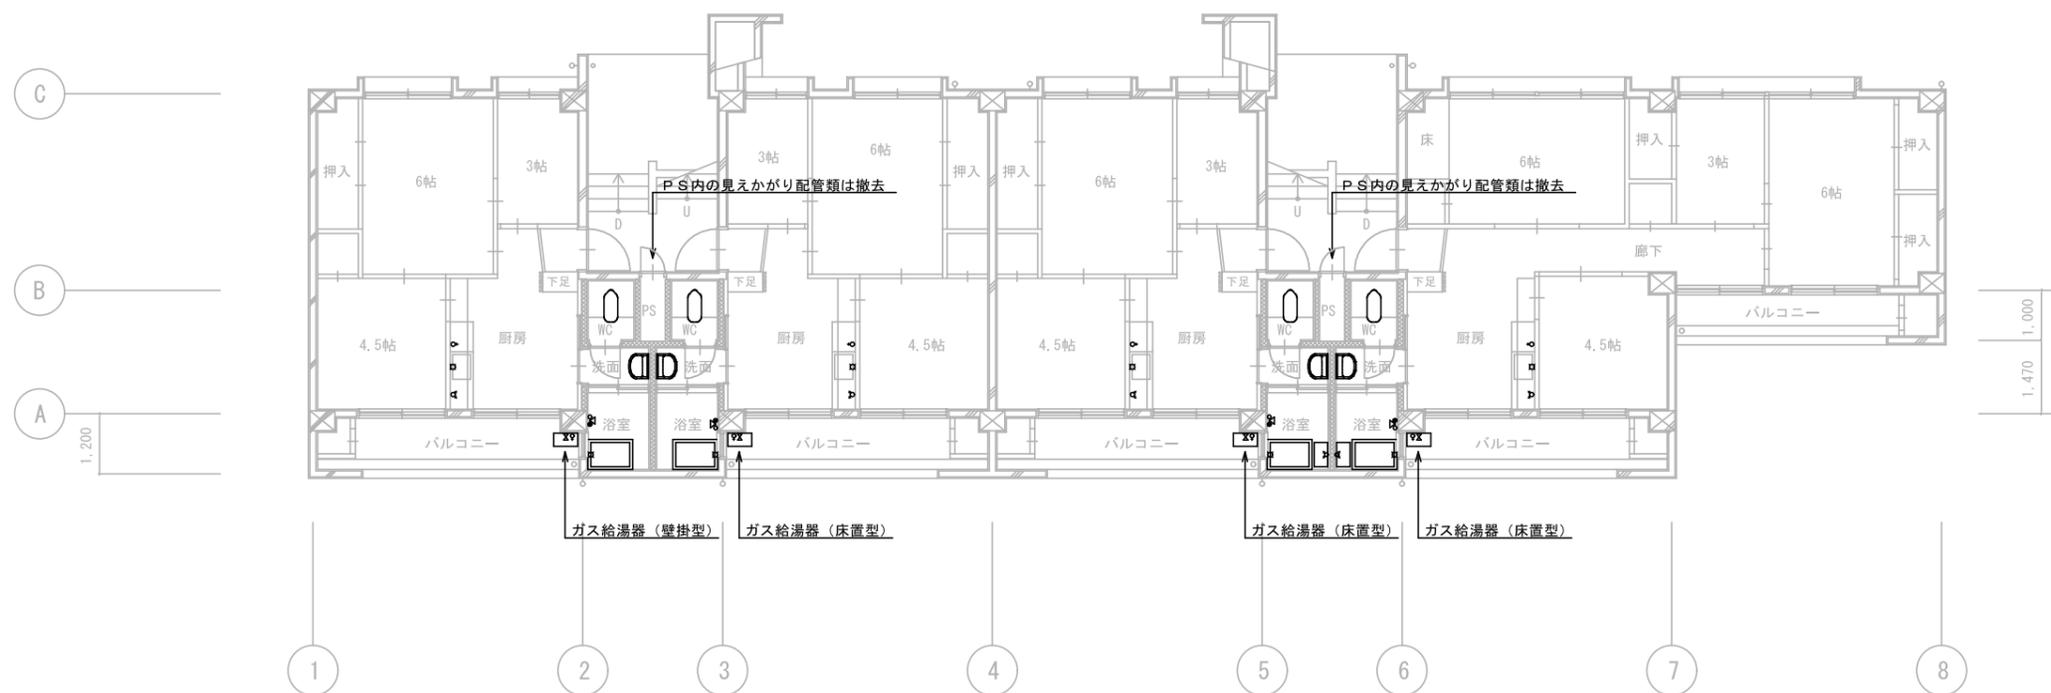

1階平面図 S=1:100

(注記)
1. 図中配線で示す機器・配管類はすべて撤去すること。
2. 図中明記なき機器・配管類であっても本工事進捗上支障のある場合は適切な撤去をする。
3. 撤去資材はすべて構外に搬出し、関係法令に従い適切に処理すること。
4. 撤去前には建築との打合せ、現地調査を十分に行い、係員の指示に従い施工すること。
5. 本工事解体施工に際し生じた対象外機器・建物などの損傷は完全に修復すること。

縮尺 A2:100%
A3:70.7%

徳島県土整備部営繕課

工事名称 R8営繕 石井職員住宅 石・石井
解体工事 (担い手確保型)

図面番号 M-02

株式会社 象企画設計


設計 R7.12

竣工

図面名称 1階 給排水ガス設備平面図

縮尺 1:100

TEL 088-661-4080
FAX 088-661-4097
徳島市雑賀町西開67-1
一級建築士事務所 徳島県知事登録 第41119号
一級建築士登録 第86203号 林 賢

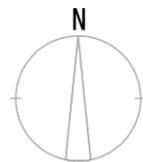


厨房 撤去衛生器具表	
自在水栓	4
ヒューズコック 単口	4
ガス栓 15A	4

バルコニー 撤去衛生器具表	
ガス給湯器 (24号)	4
ガス用バルブ 15A	4
給水GV20A	4

浴室 撤去衛生器具表	
バスシャワー水栓	4
混合水栓	4

便所 撤去衛生器具表	
和風便器 (L T)	4
紙巻器	4

洗面室 撤去衛生器具表	
横水栓	4
洗面器	4

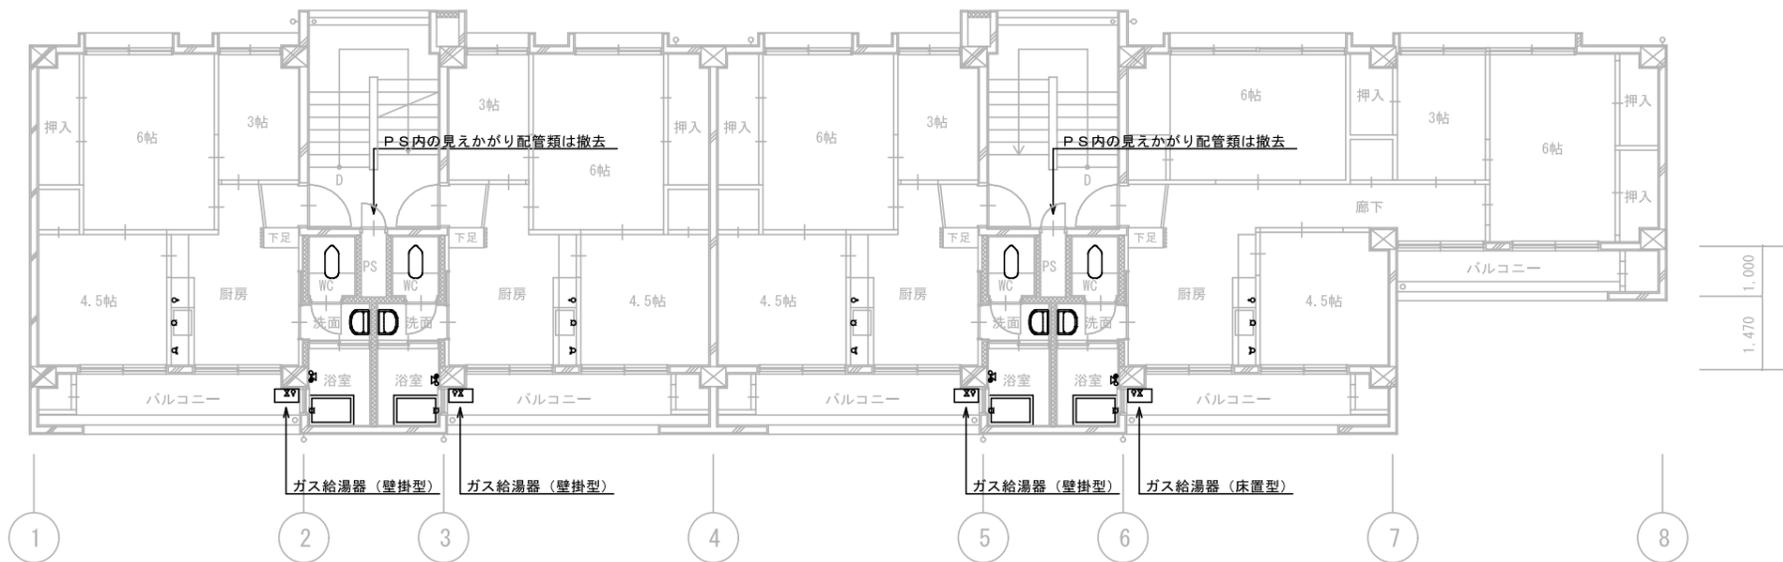

3階平面図 S=1:100


厨房 撤去衛生器具表	
自在水栓	4
ヒューズコック 単口	4
ガス栓 15A	4

バルコニー 撤去衛生器具表	
ガス給湯器 (24号)	4
ガス用バルブ 15A	4
給水GV20A	4

浴室 撤去衛生器具表	
バスシャワー水栓	4
混合水栓	4

便所 撤去衛生器具表	
和風便器 (L T)	4
紙巻器	4

洗面室 撤去衛生器具表	
横水栓	4
洗面器	4

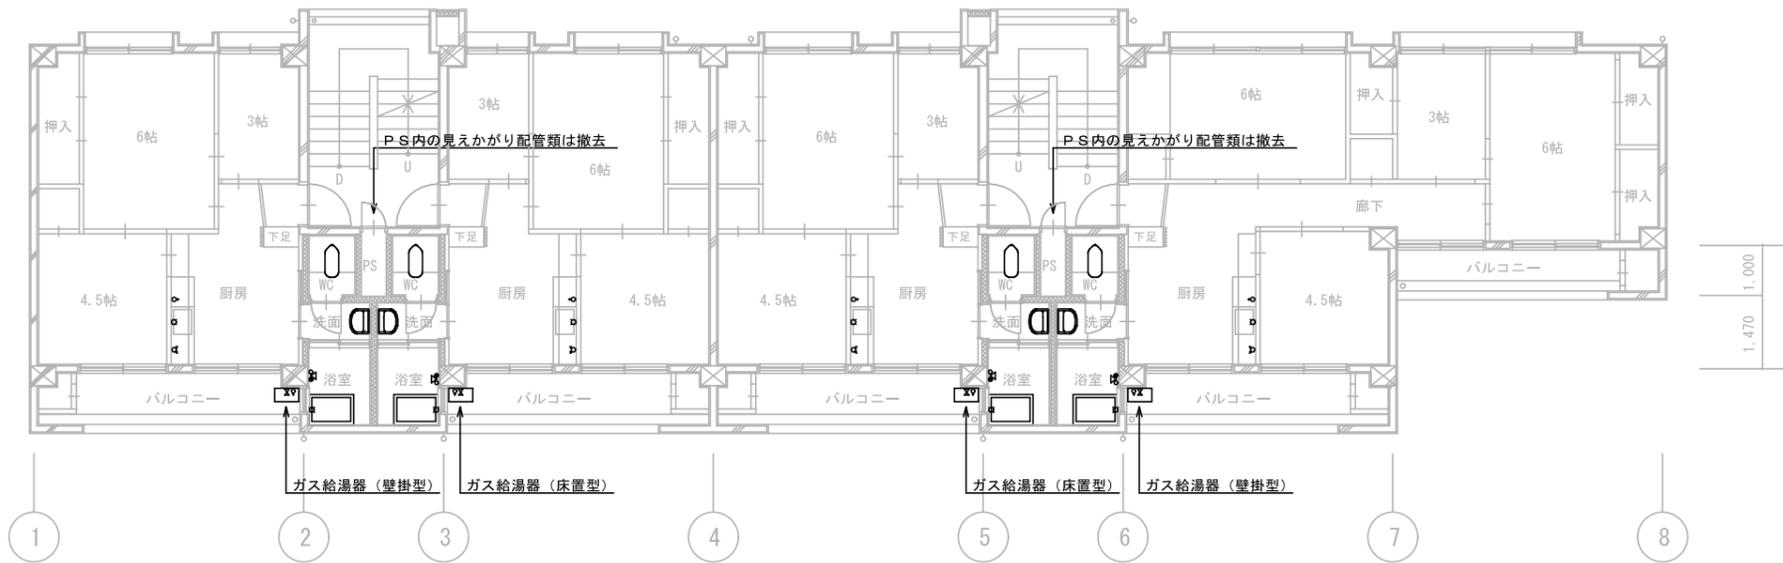


2階平面図 S=1:100


- (注記)
1. 図中配線で示す機器・配管類はすべて撤去すること。
 2. 図中明記なき機器・配管類であっても本工事進捗上支障のある場合は適切な撤去をする。
 3. 撤去資材はすべて構外に搬出し、関係法令に従い適切に処理すること。
 4. 撤去前には建築との打合せ、現地調査を十分に行い、係員の指示に従い施工すること。
 5. 本工事解体施工に際し生じた対象外機器・建物等などの損傷は完全に修復すること。

縮尺 A2:100%
A3:70.7%

徳島県土木整備部営繕課	工事名称 R8営繕 石井職員住宅 石・石井 解体工事 (担い手確保型)	図面番号 M-03
設計 R7.12	竣工	縮尺 1:100
図面名称 2・3階 給排水ガス設備平面図		株式会社 象企画設計 TEL 088-661-4080 FAX 088-661-4097 徳島市雑賀町西開67-1 一級建築士事務所 徳島県知事登録 第41119号 一級建築士登録 第86203号 林 賢

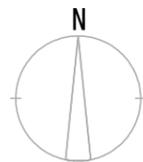

	壁掛用換気扇	壁掛形 台所用 20cmタイプ	4台
		連動式シャッター 引きひも付	
		風量：600m ³ /h	
		木枠・ウエザーカー（SUS製・防虫網付）	

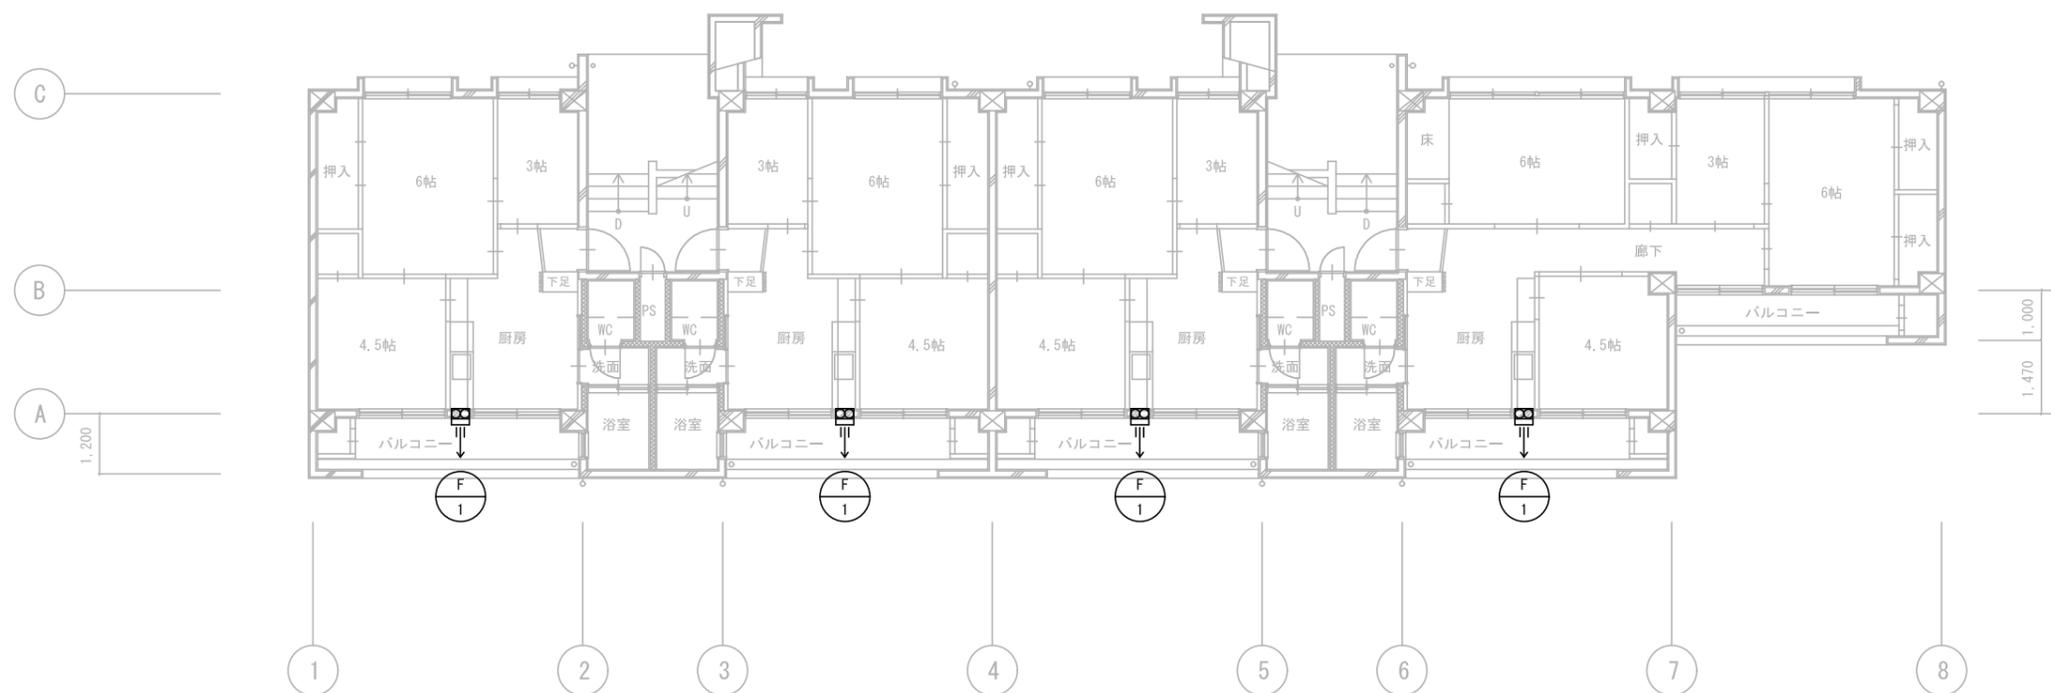

1階平面図 S=1:100

(注記)
1. 図中配線で示す機器・配管類はすべて撤去すること。
2. 図中明記なき機器・配管類であっても本工事進捗上支障のある場合は適切な撤去をする。
3. 撤去資材はすべて構外に搬出し、関係法令に従い適切に処理すること。
4. 撤去前には建築との打合せ、現地調査を十分に行い、係員の指示に従い施工すること。
5. 本工事解体施工に際し生じた対象外機器・建物などの損傷は完全に修復すること。

縮尺 A2:100%
A3:70.7%

徳島県土整備部営繕課

工事名称 R8営繕 石井職員住宅 石・石井
解体工事(担い手確保型)

図面番号 M-04

株式会社 象企画設計



設計 R7.12

竣工

図面名称 1階 空調設備平面図

縮尺 1:100


TEL 088-661-4080
FAX 088-661-4097
徳島市雑賀町西開67-1
一級建築士事務所 徳島県知事登録 第41119号
一級建築士登録 第86203号 林 賢

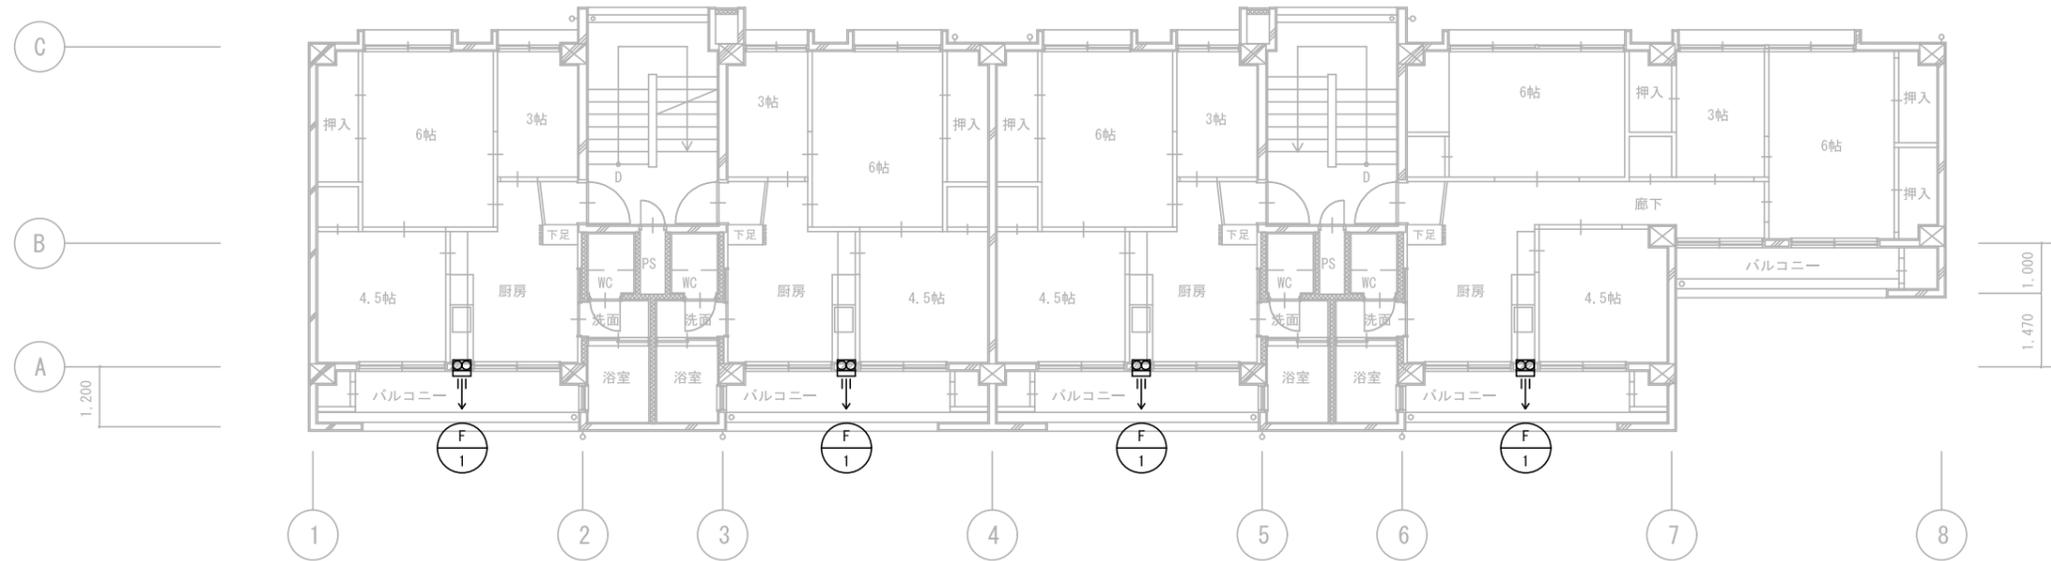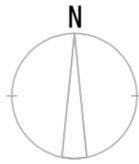

3階平面図 S=1:100

(F1)	壁掛用換気扇	壁掛形 台所用 20cmタイプ	8台
		連動式シャッター 引きひも付	
		風量: 600m ³ /h	
		木枠・ウエザーカー (SUS製・防虫網付)	

(RAC28)	ルームエアコン	壁掛形	1台
	(空冷ヒートポンプ式)	冷房能力2.8KW (0.2~4.1KW)	
		暖房能力3.6KW (0.2~7.7KW)	
		圧縮機1.100W・送風機(内)30W・(外)43W	
		ワイヤレスリモコン・その他付属品1式共	
		屋外壁掛型 据置金物共	

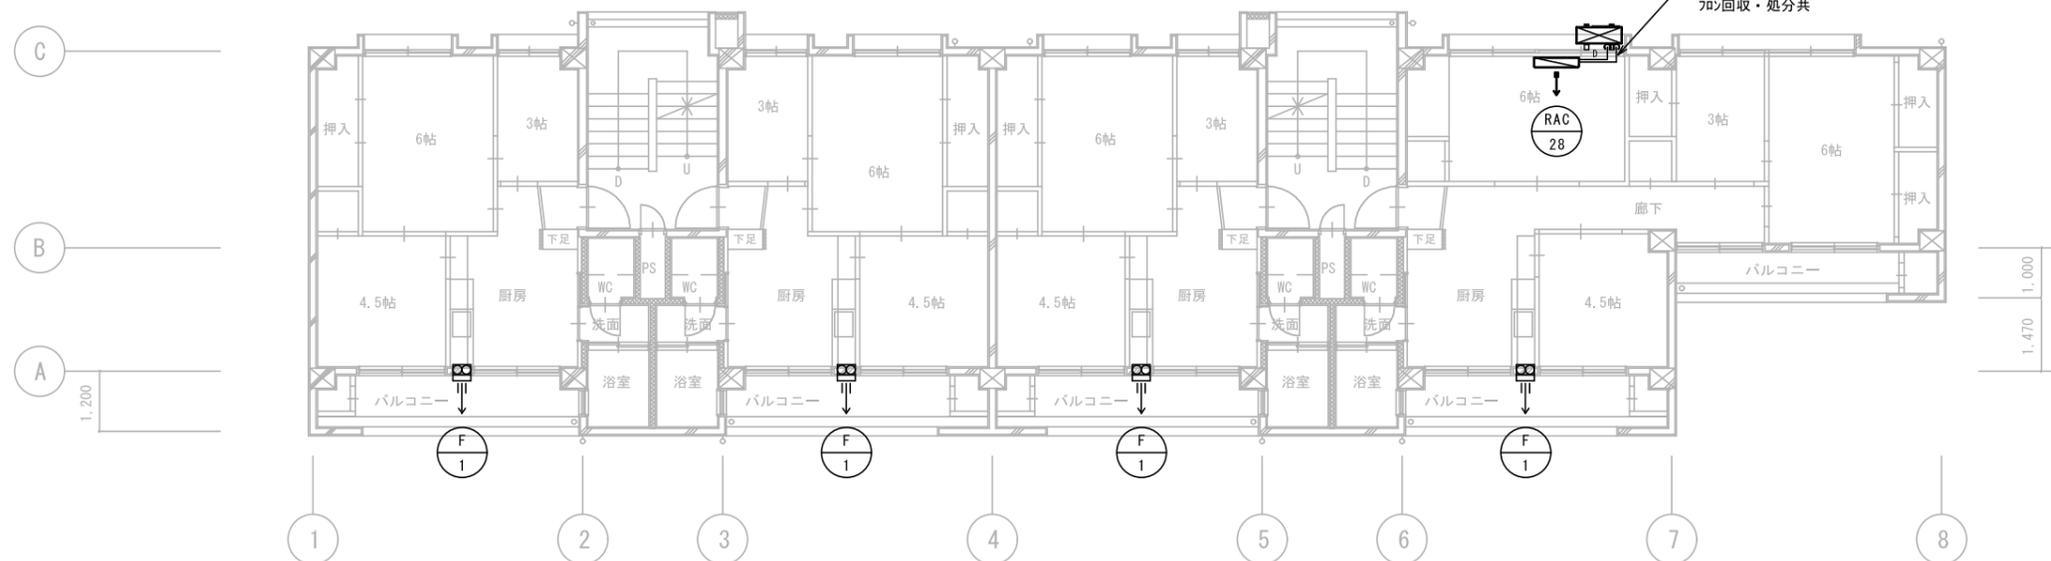

2階平面図 S=1:100

- (注記)
1. 図中配線で示す機器・配管類はすべて撤去すること。
 2. 図中明記なき機器・配管類であっても本工事進捗上支障のある場合は適切な撤去をする。
 3. 撤去資材はすべて構外に搬出し、関係法令に従い適切に処理すること。
 4. 撤去前には建築との打合せ、現地調査を十分に行い、係員の指示に従い施工すること。
 5. 本工事解体施工に際し生じた対象外機器・建物などの損傷は完全に修復すること。

縮尺 A2: 100%
A3: 70.7%