


# 平面図

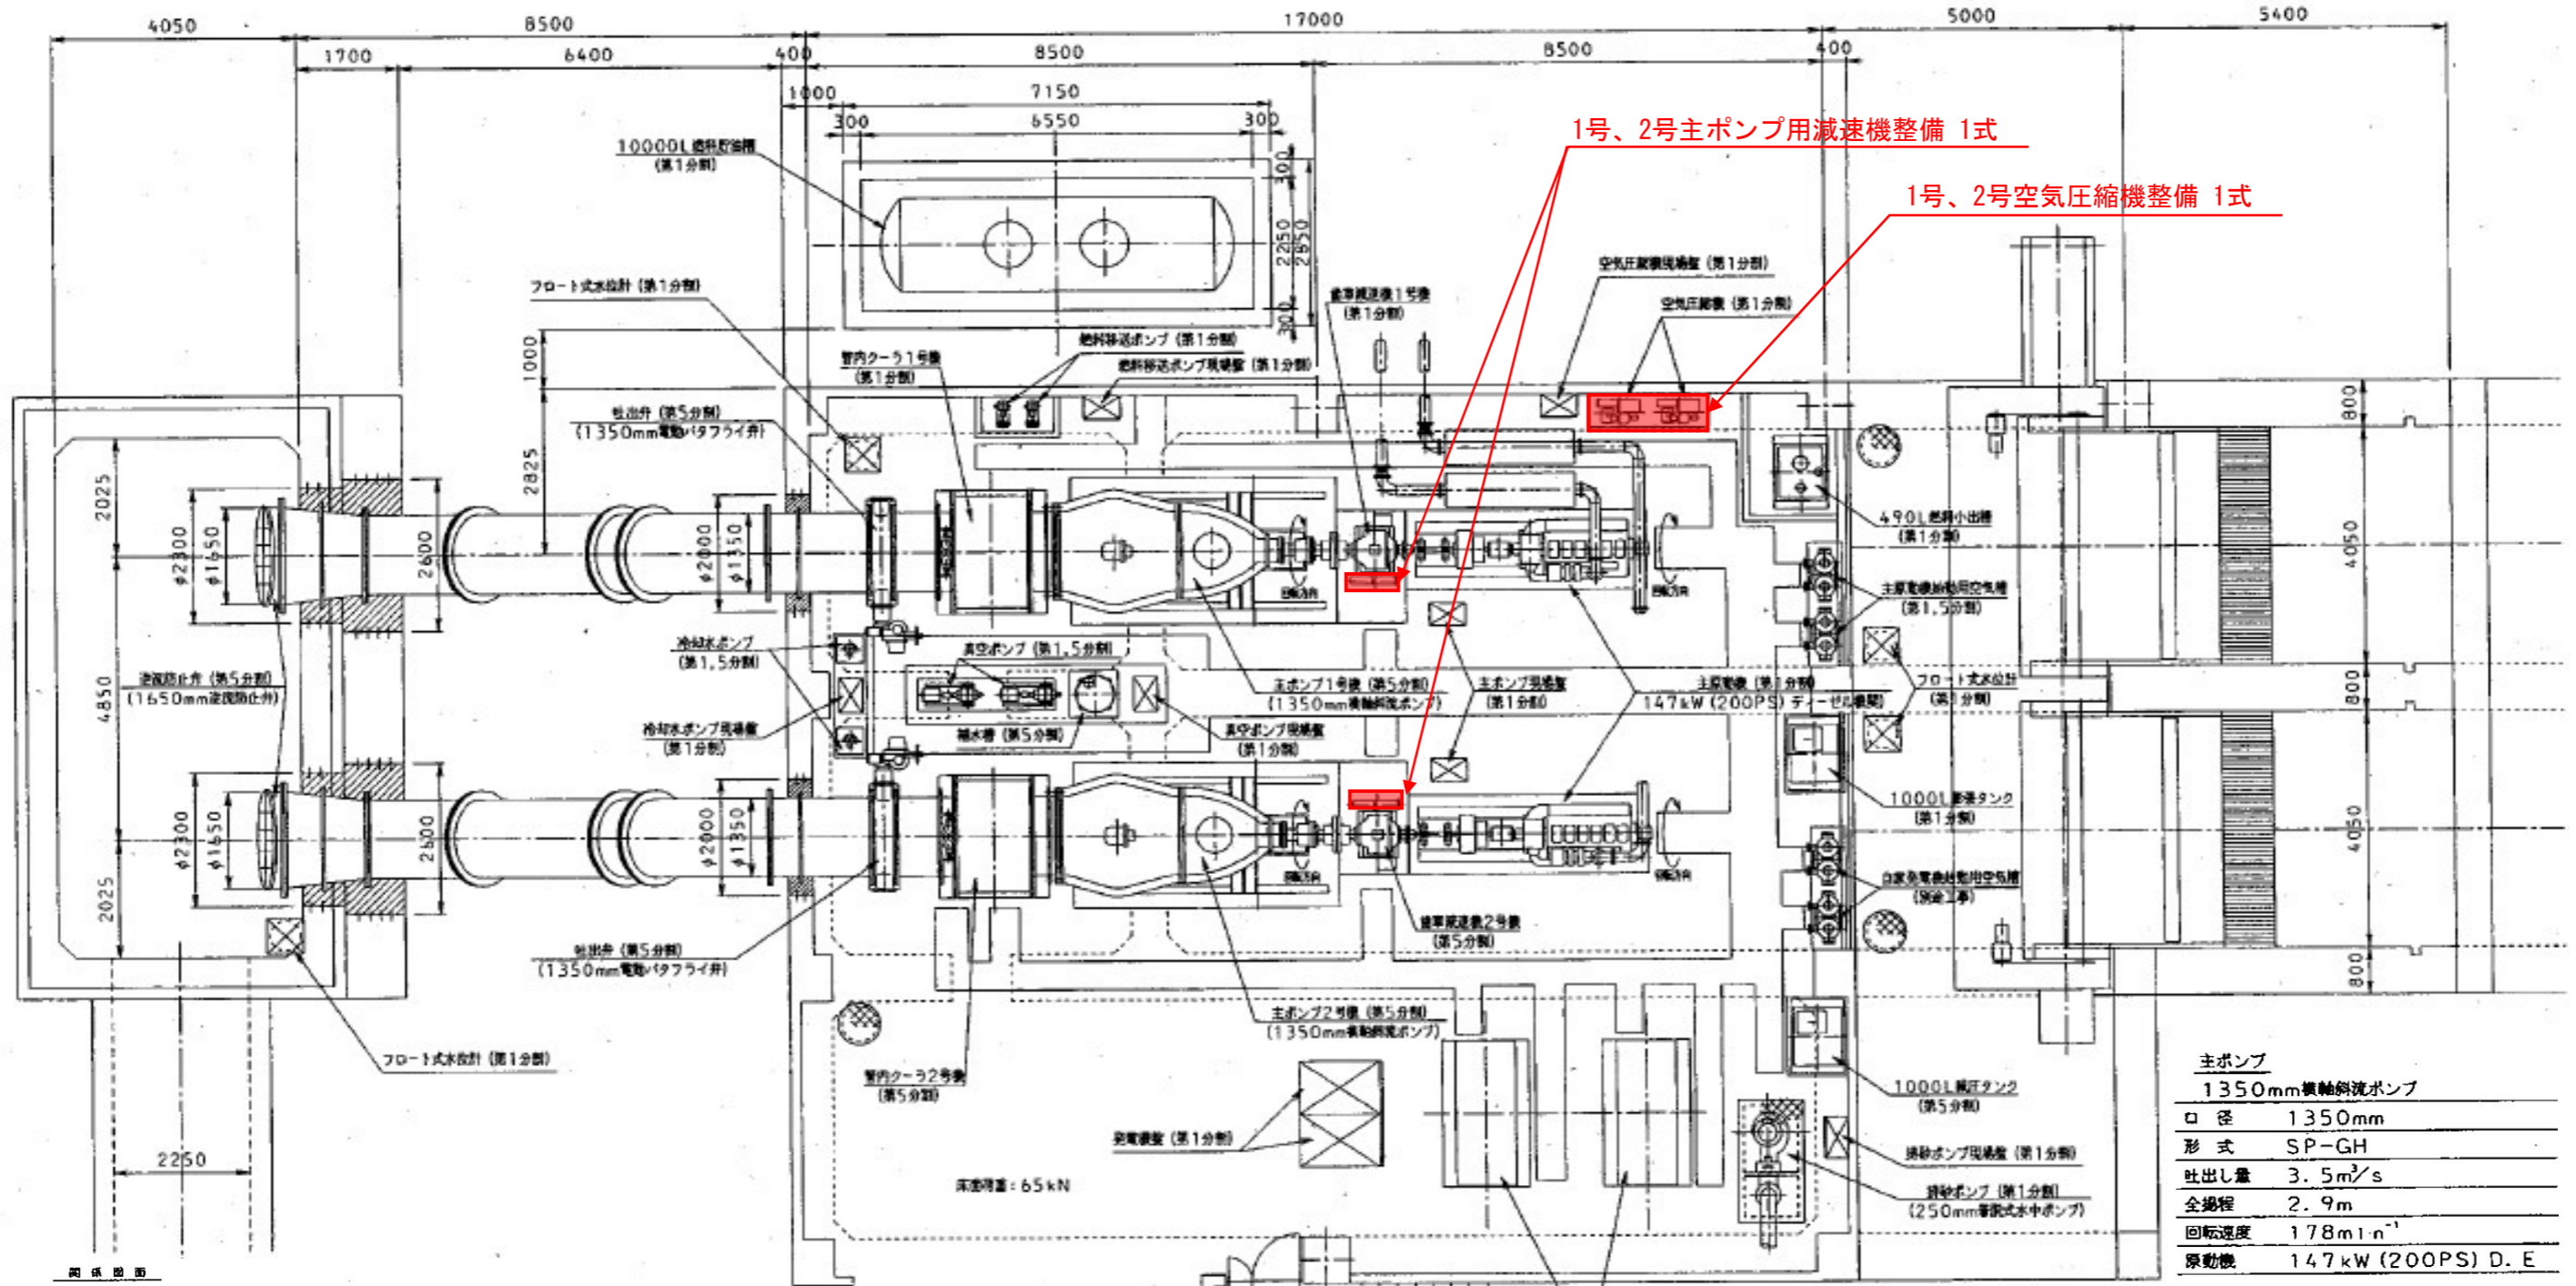

1号、2号主ポンプ用減速機整備 1式

1号、2号空気圧縮機整備 1式

主ポンプ	
1350mm横軸斜流ポンプ	
口径	1350mm
形式	SP-GH
吐出量	3.5m <sup>3</sup> /s
全揚程	2.9m
回転速度	178min <sup>-1</sup>
原動機	147kW (200PS) D. E

## 実施設計図面

工事名	R8阿土 出島川 阿南・那賀川 排水機場修繕工事		
路線名等	出島川		
工事箇所	阿南市那賀川町中島		
図面名	平面図		
縮尺	-	図面番号	1 / 1
施行年度	令和8年度		
事業者名	徳島県阿南県土整備事務所		

図面図面

図面名称	図番	備考
主ポンプ寸法図 (1号機)	350-3265709	(第5分册)
主ポンプ寸法図 (2号機)	350-3265710	(第5分册)
1350mm管内クーラ構造図 (1号機)	350-2145729	(第1分册)
1350mm管内クーラ構造図 (2号機)	350-2144157	(第5分册)
吐出弁 (1350mm電動バタフライ弁)	350-S4207288	(第5分册)
1650mm逆閉止弁寸法構造図	350-3266118	(第5分册)
減速機寸法図EPH63形 (1号機)	350-2145246	(第1分册)
減速機寸法図EPH63形 (2号機)	350-2143841	(第5分册)
真空ポンプ寸法図	350-3152412	(第5分册)
真空ポンプ寸法図	350-3152412	(第1分册)
補水ポンプ寸法図 (100DN)	350-3253318	(第5分册)
冷却水ポンプ	350-S4207762	(第5分册)
冷却水ポンプ	350-S4209958	(第1分册)
調整ポンプ	350-S4209957	(第1分册)
吐出管準品図	350-S4207593	(第5分册)
1350mm可換軸端手準品図	350-S4207533	(第5分册)
空気圧 調整タンク	350-S4210507他	(第5分册)
主電動機準品図	350-S4210508他	(第1分册)
燃料貯油槽	350-S4210970他	(第1分册)
小配管準品図	350-179282	