


R 8 企総管 棚野ダム 予備電源設備取替設計業務

図目番号	図面名	備考
1	棚野ダム 平面図	
2	棚野ダム 側面図	
3	勝浦発電所 配電盤室	
4	始動フロー	
5	停止フロー	
6	負荷盤 単線結線図	
7	所内切替盤 単線結線図	
8	自動始動発電機盤 単線結線図	
9	仮設対象 1 / 2 単線結線図 (参考図)	
10	仮設対象 2 / 2 単線結線図 (参考図)	


業務名	R 8 企総管 棚野ダム 予備電源設備取替設計業務			
業務箇所	勝浦郡勝浦町棚野			
図面名	表紙・目次			
縮尺	NTS	図面番号	0	/ 10
事業者名	徳島県企業局			

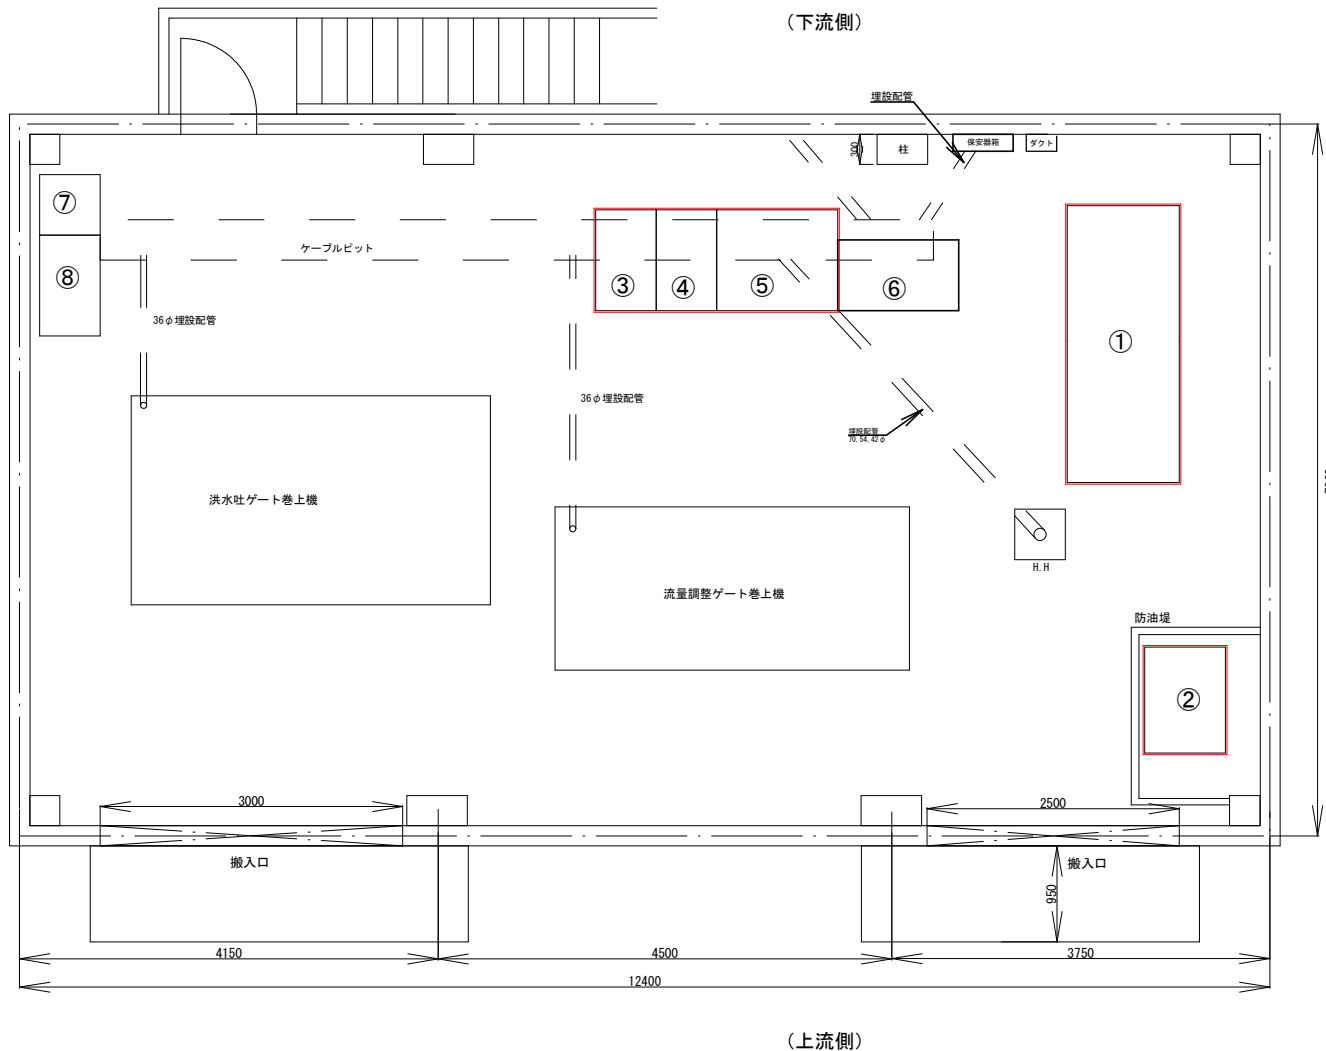

No.	名称
①	予備発電機
②	燃料油槽
③	自動始動発電機盤
④	負荷盤
⑤	始動用直流電源盤
⑥	機側伝送装置
⑦	流調機側盤
⑧	洪水吐機側盤
⑨	燃料移送ポンプ
⑩	負荷試験設備

対象機器

業務名	R8 企総管 棚野ダム 予備電源設備取替設計業務			
業務箇所	勝浦郡勝浦町棚野			
図面名	棚野ダム平面図			
縮尺	NTS	図面番号	1	/ 10
事業者名	徳島県企業局			

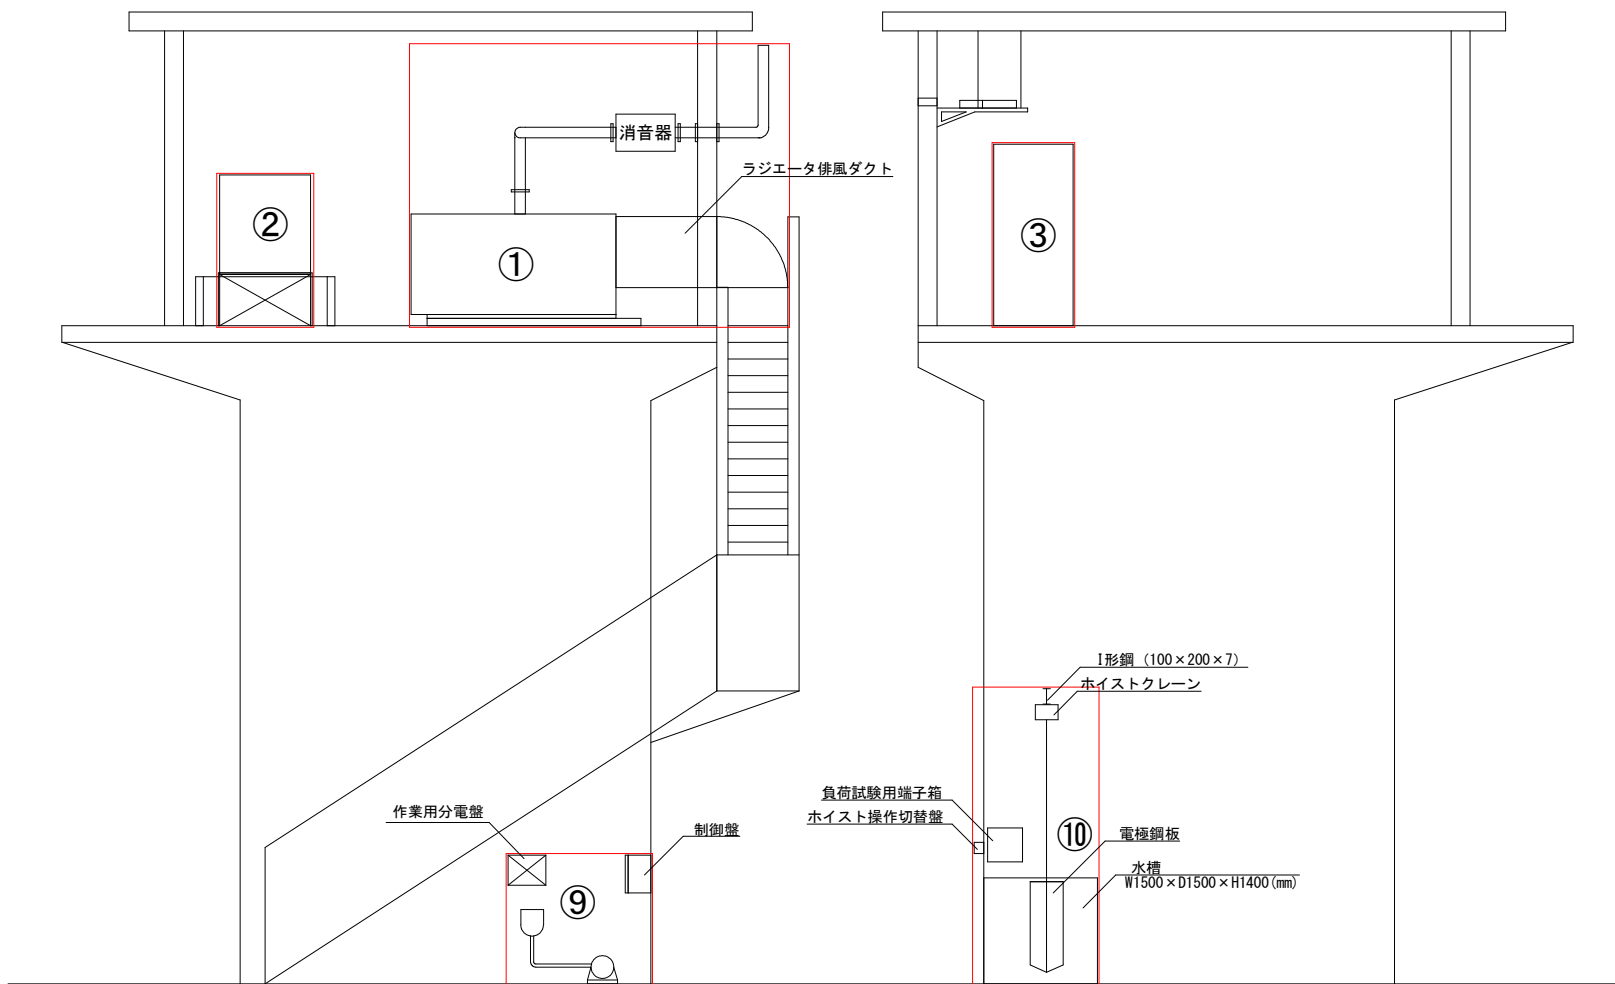

No.	名称
①	予備発電機
②	燃料油槽
③	自動始動発電機盤
④	負荷盤
⑤	始動用直流電源盤
⑥	機側伝送装置
⑦	流調機側盤
⑧	洪水吐機側盤
⑨	燃料移送ポンプ
⑩	負荷試験設備

対象機器



業務名	R8企総管 棚野ダム 予備電源設備取替設計業務			
業務箇所	勝浦郡勝浦町棚野			
図面名	棚野ダム 側面図			
縮尺	NTS	図面番号	2	/ 10
事業者名	徳島県企業局			





盤符号	盤名称
S 1	: 遠方監視制御盤
S 2	: 変換器盤
B 2 T B	: 分水設備中継箱Ⅱ
G B A L	: 発電分水放流警報装置
D 1	: 遠方手動操作卓
D 2	: 表示設定操作卓
S 3	: 遠方監視制御(2)盤
L T 1	: 交流100V盤
L T 2 1	: 交流200V盤(1)
L T 2 2	: 交流200V盤(2)
K 1	: 所内切替盤
B L K 1	: 空盤
B L K 3	: 空盤(実装機器の撤去)
T C A U X	: 遠制補助盤
D C L T	: 直流盤
B L K 2	: 空盤(現在不使用中)
A U X	: 補助継電器盤
H R Y	: 所内継電器盤
G R Y	: 発電機継電器盤

盤符号	盤名称
L R Y	: 送電線継電器盤
G C	: 自動制御盤
H M	: 所内計器盤
G M	: 発電機計器盤
L M	: 送電線計器盤
R M	: 雨量記録計(データロガー) : 情報入力・提供装置内に実装
M D F	: MDF及びSTNe t D S U
D 4	: 表示装置
P R T 1	: プリンタ複合機


業務名	R8企総管 棚野ダム 予備電源設備取替設計業務			
業務箇所	勝浦郡勝浦町棚野			
図面名	勝浦発電所 配電盤室			
縮尺	NTS	図面番号	3	/ 10
事業者名	徳島県企業局			

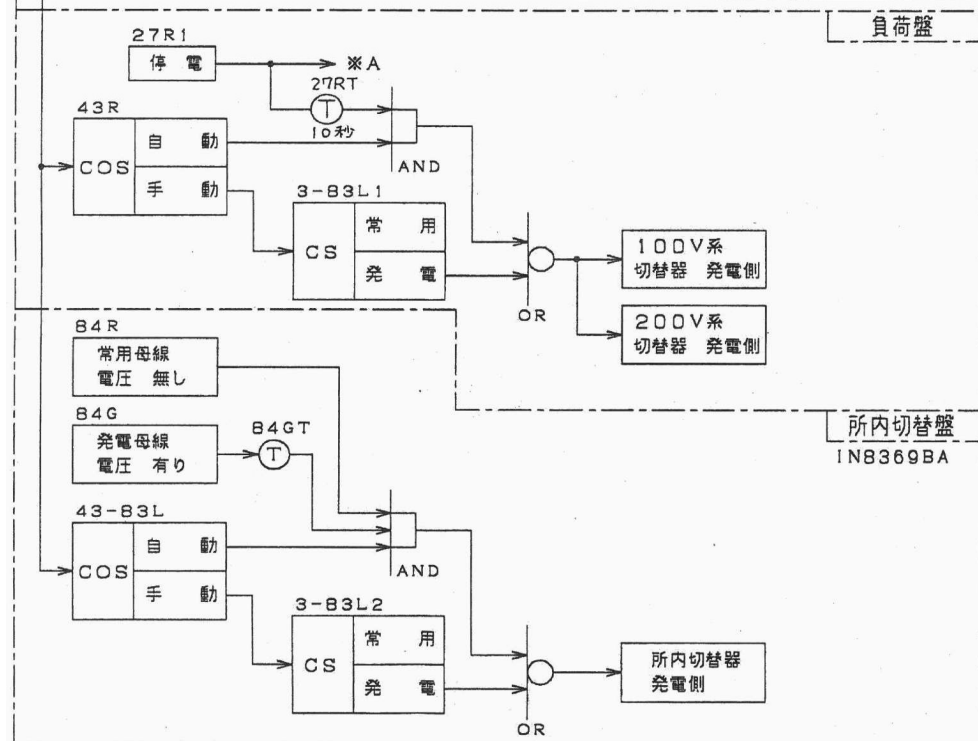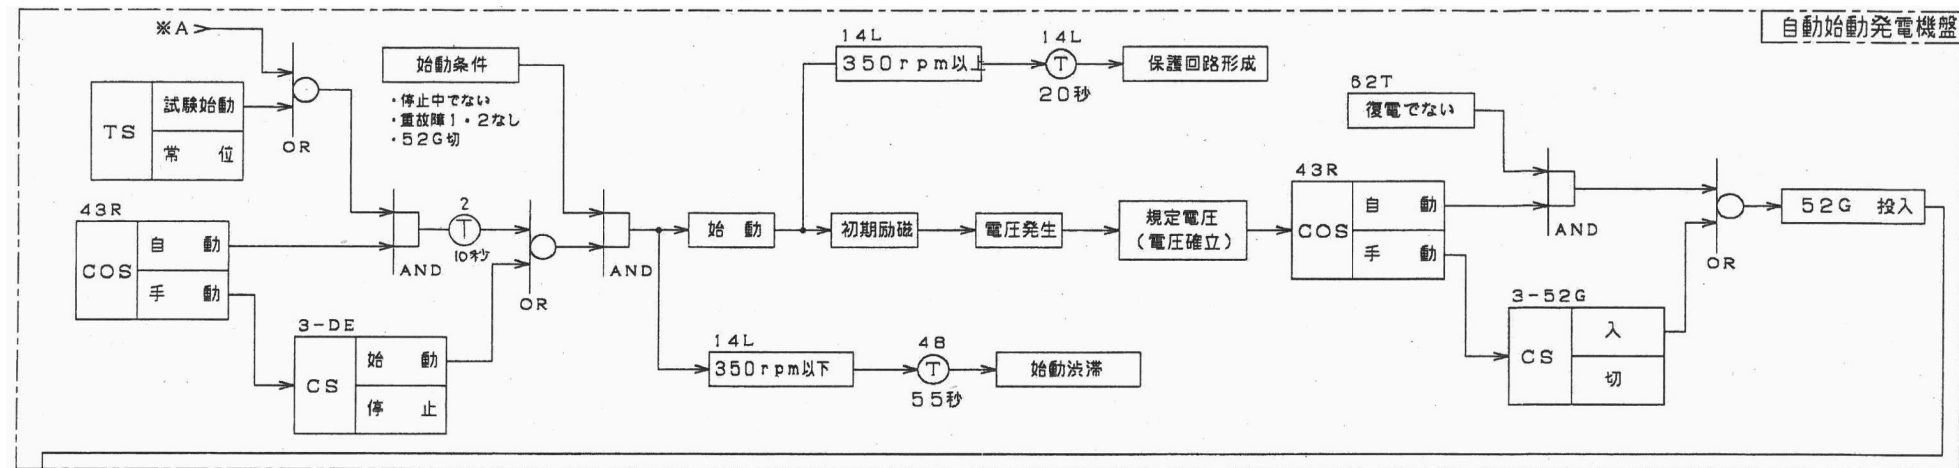


業務名	R8企総管 棚野ダム 予備電源設備取替設計業務			
業務箇所	勝浦郡勝浦町棚野			
図面名	始動フロー			
縮尺	NTS	図面番号	4	/ 10
事業者名	徳島県企業局			

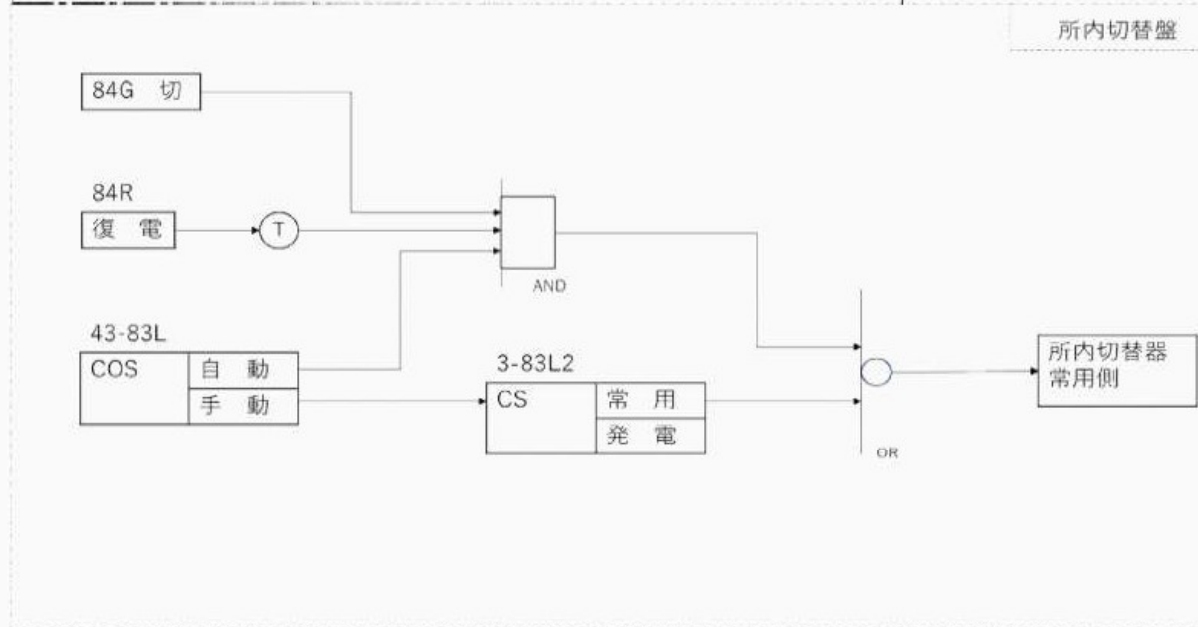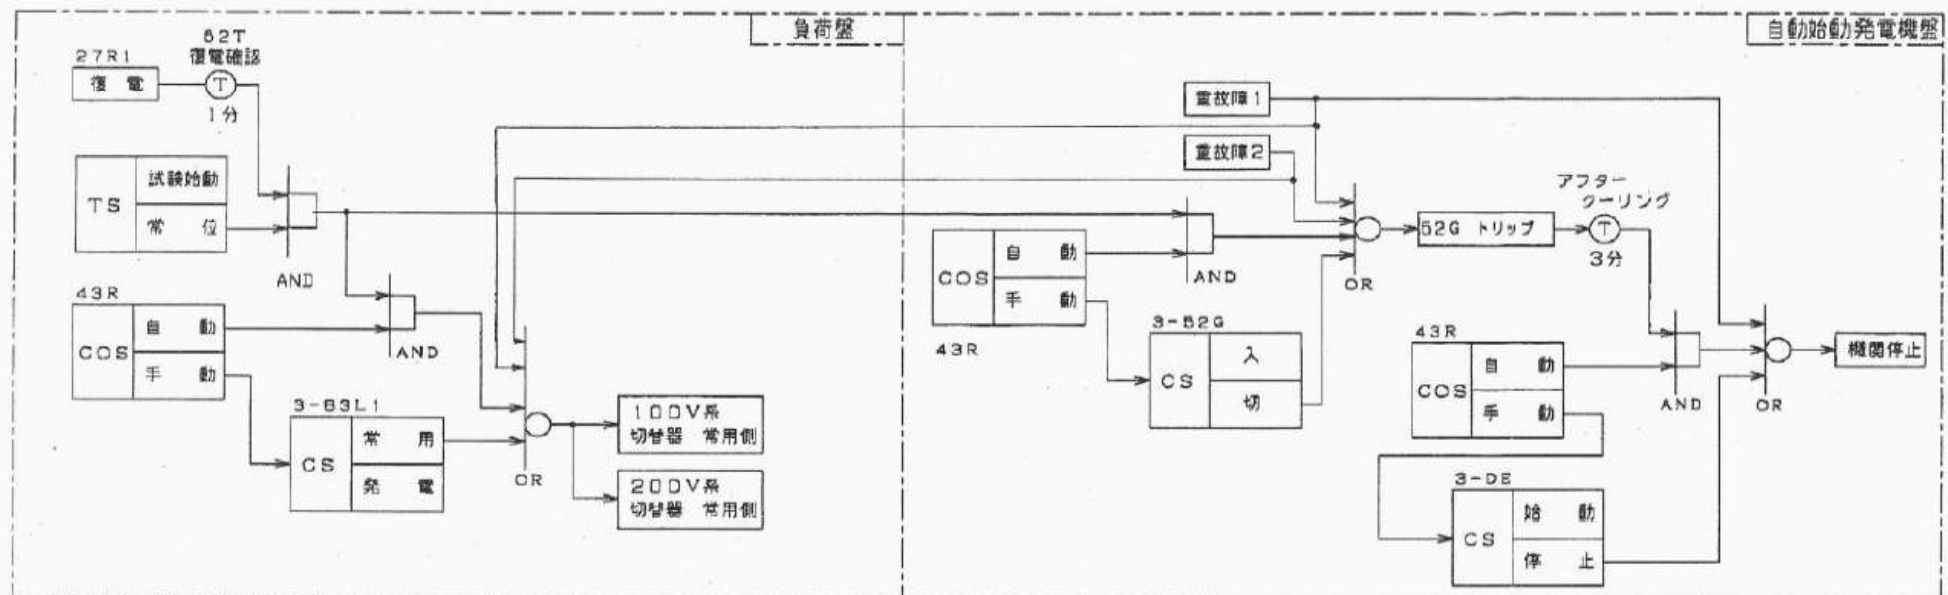

業務名	R8企総管 棚野ダム 予備電源設備取替設計業務			
業務箇所	勝浦郡勝浦町棚野			
図面名	停止フロー			
縮尺	NTS	図面番号	5	/ 10
事業者名	徳島県企業局			

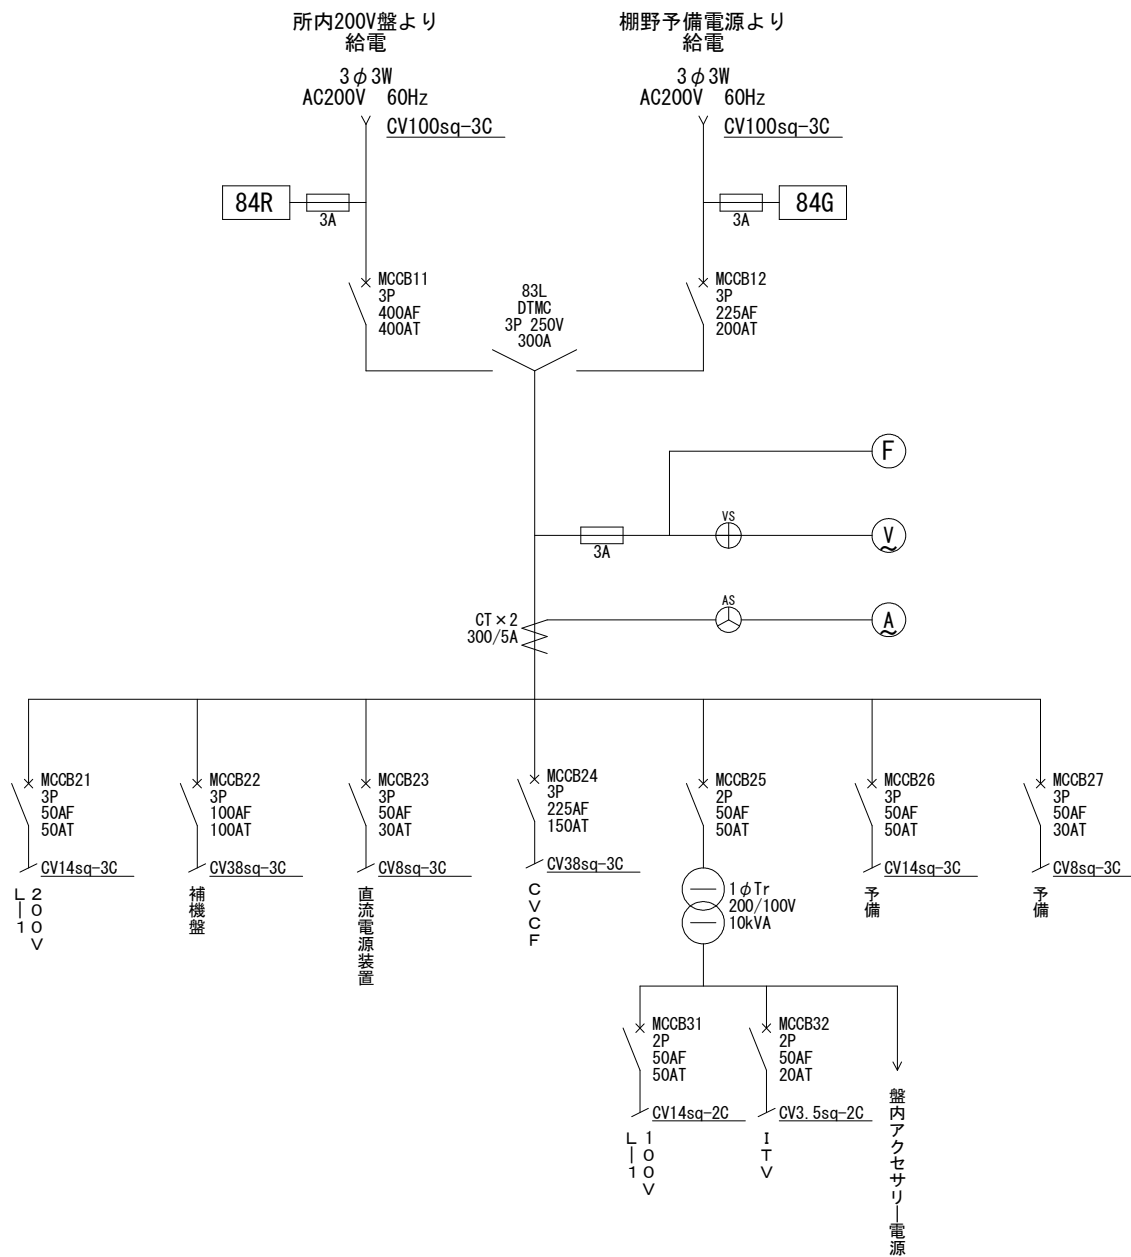


業務名	R 8 企総管 棚野ダム 予備電源設備取替設計業務			
業務箇所	勝浦郡勝浦町棚野			
図面名	所内切替盤 単線結線図			
縮尺	NTS	業務箇所	7	/ 10
事業者名	徳島県企業局			

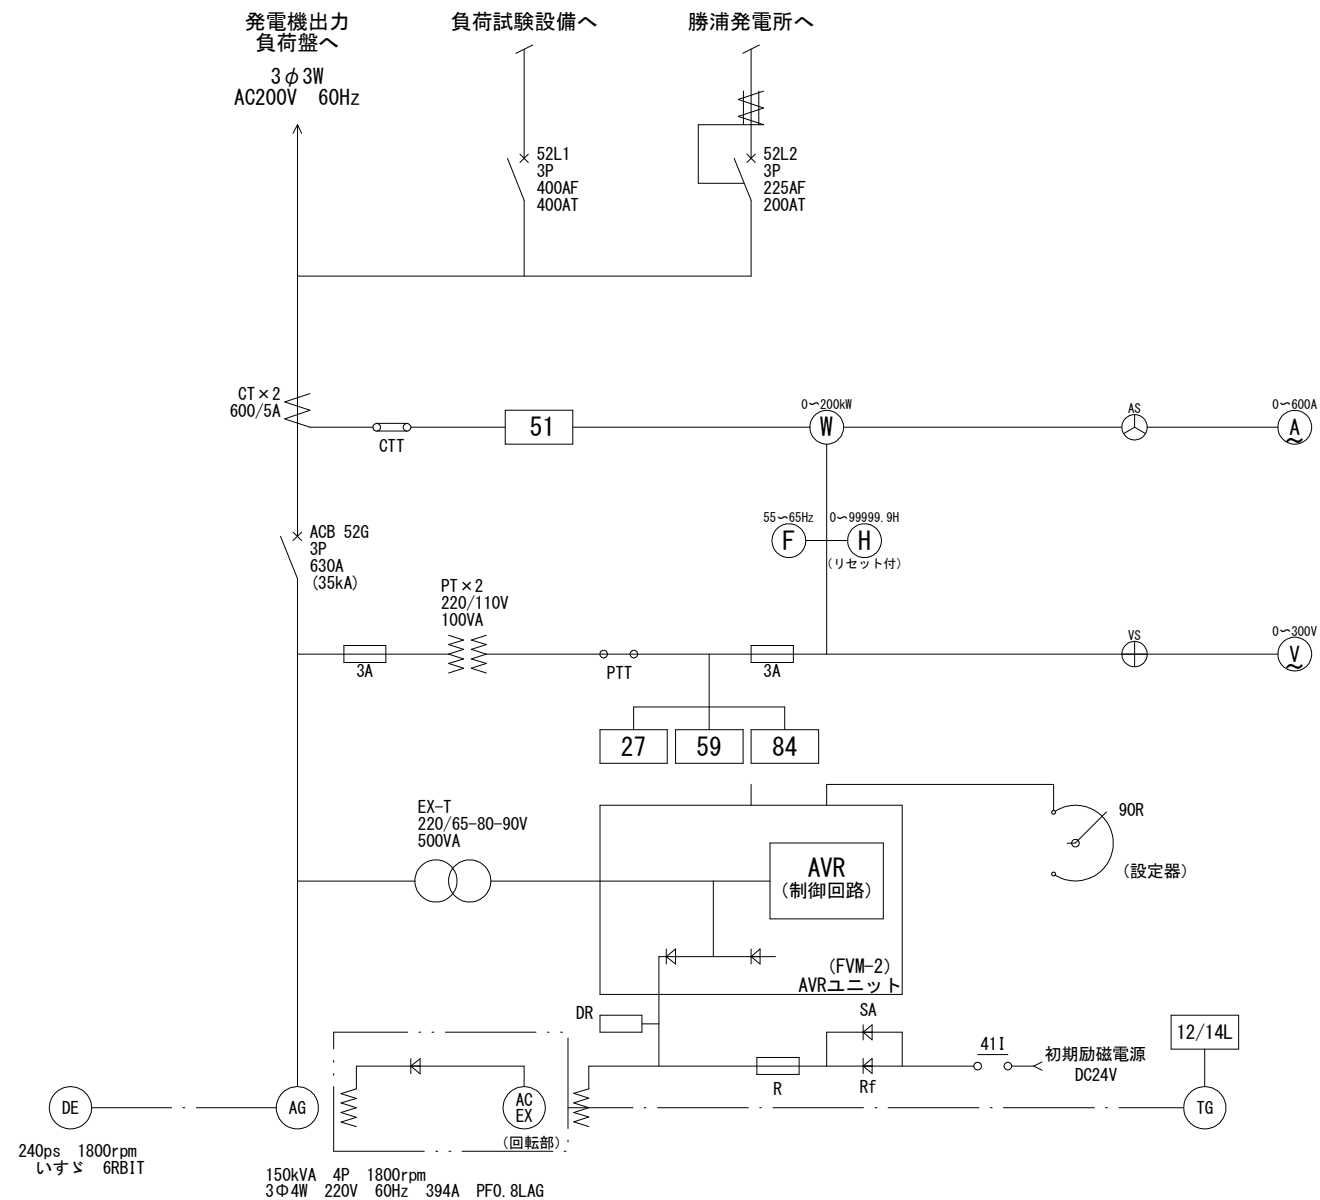


業務名	R8企総管 棚野ダム 予備電源設備取替設計業務			
業務箇所	勝浦郡勝浦町棚野			
図面名	自動始動発電機盤 単線結線図			
縮尺	NTS	業務箇所	8	/ 10
事業者名	徳島県企業局			

66kV 送電線 (勝浦線)

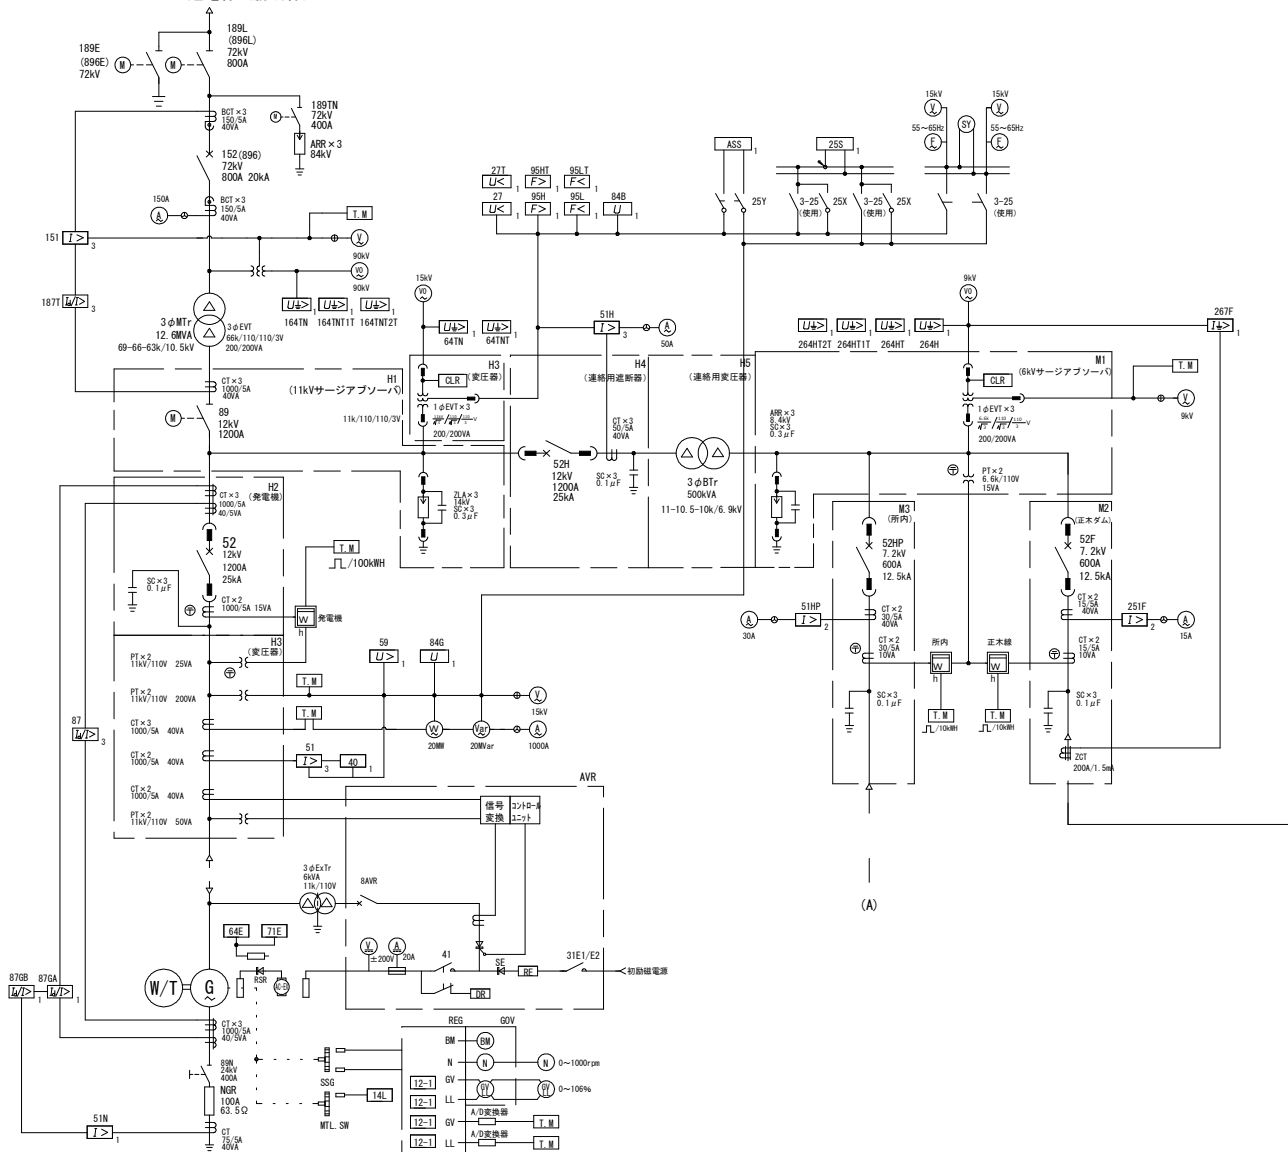

(A)

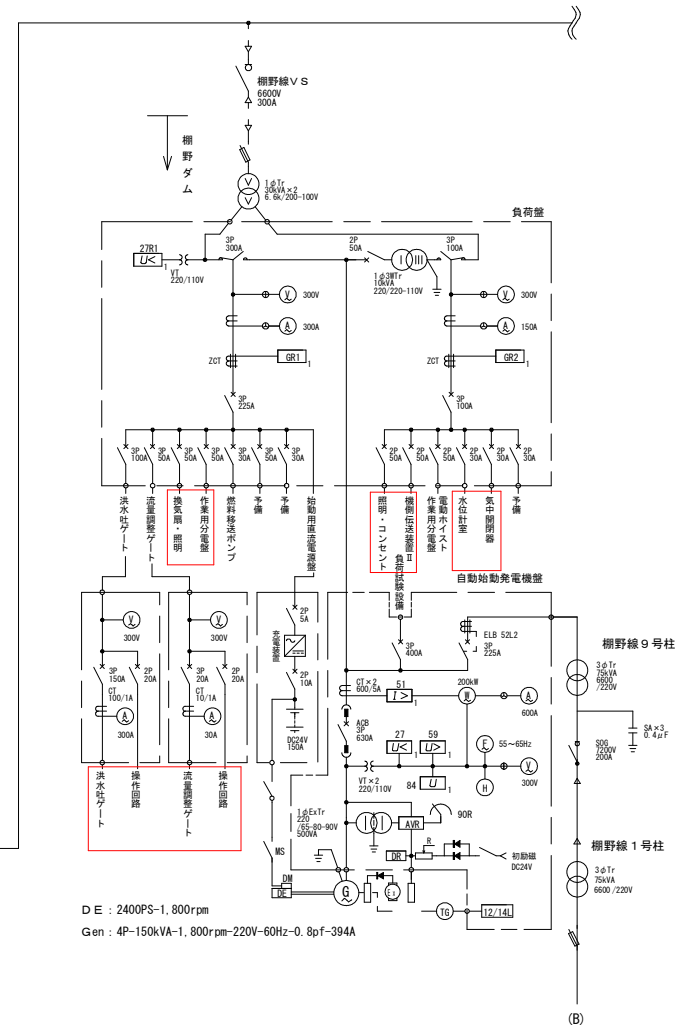

D E : 2400PS-1, 800rpm
Gen : 4P-150kVA-1, 800rpm-220V-60Hz-0.8pf-394A

仮設対象負荷

W/T : VF-1RS 132.6m-10m3/s-11, 600kW-514rpm
Gen : VTFW-RD 14P-12, 600kVA-514rpm-11.0kV-60Hz-0.90pf-661A

業務名	R8 企総管 棚野ダム 予備電源設備取替設計業務		
業務箇所	勝浦郡勝浦町棚野		
図面名	仮設対象 1 / 2 単線結線図 (参考図)		
縮尺	NTS	業務箇所	9 / 10
事業者名	徳島県企業局		

