



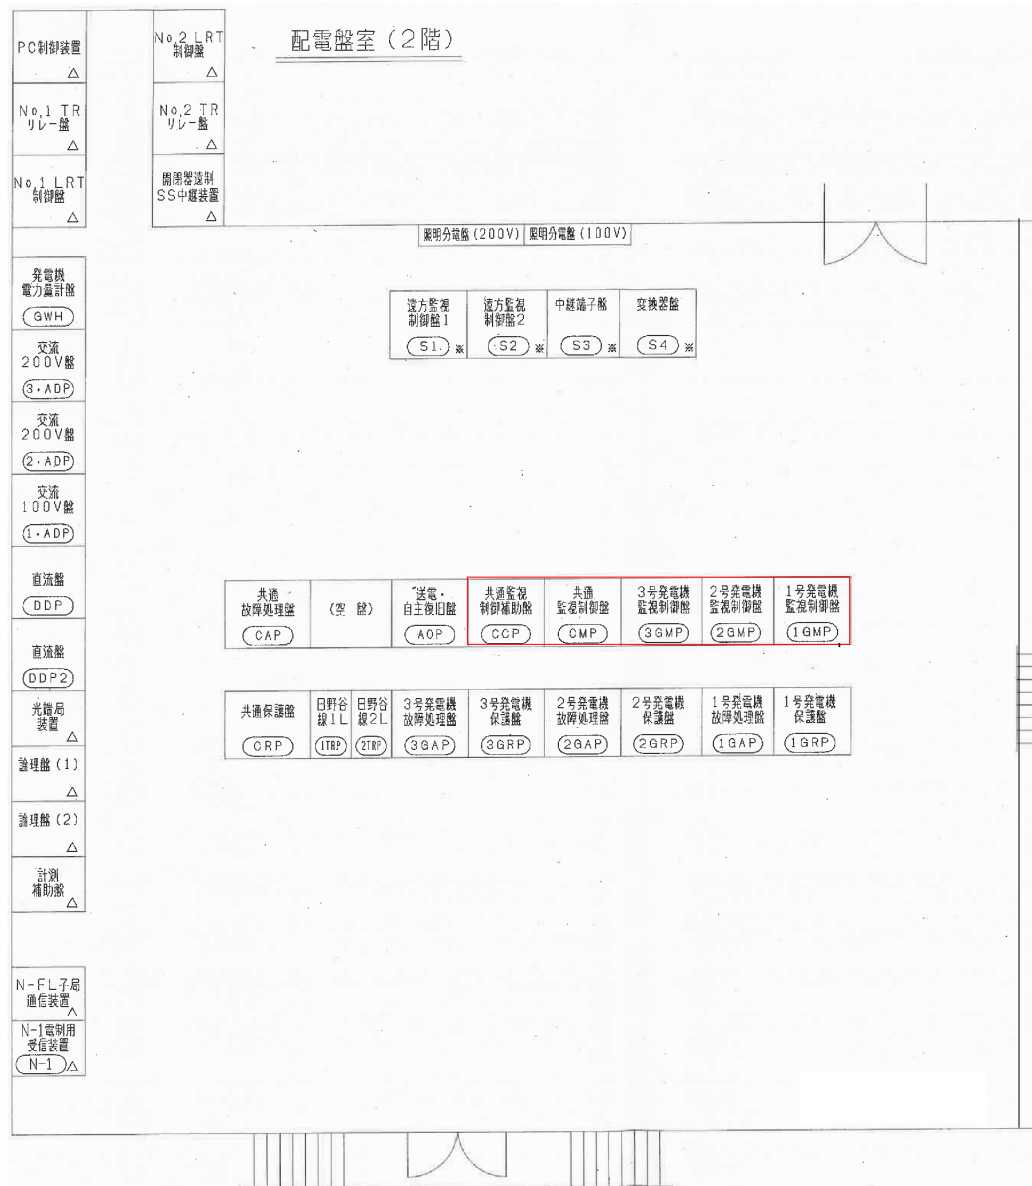

: 部品取替対象盤


工事名	R8企総管 日野谷発電所 主配電盤電源装置等取替工事 (一部債務負担)		
路線名等			
工事箇所	那賀郡那賀町日浦		
図面名	盤配置図 (配電盤室)		
縮尺	NTS	図面番号	1 / 9
会社名			
事業者名	徳島県企業局		

水車室のフロア

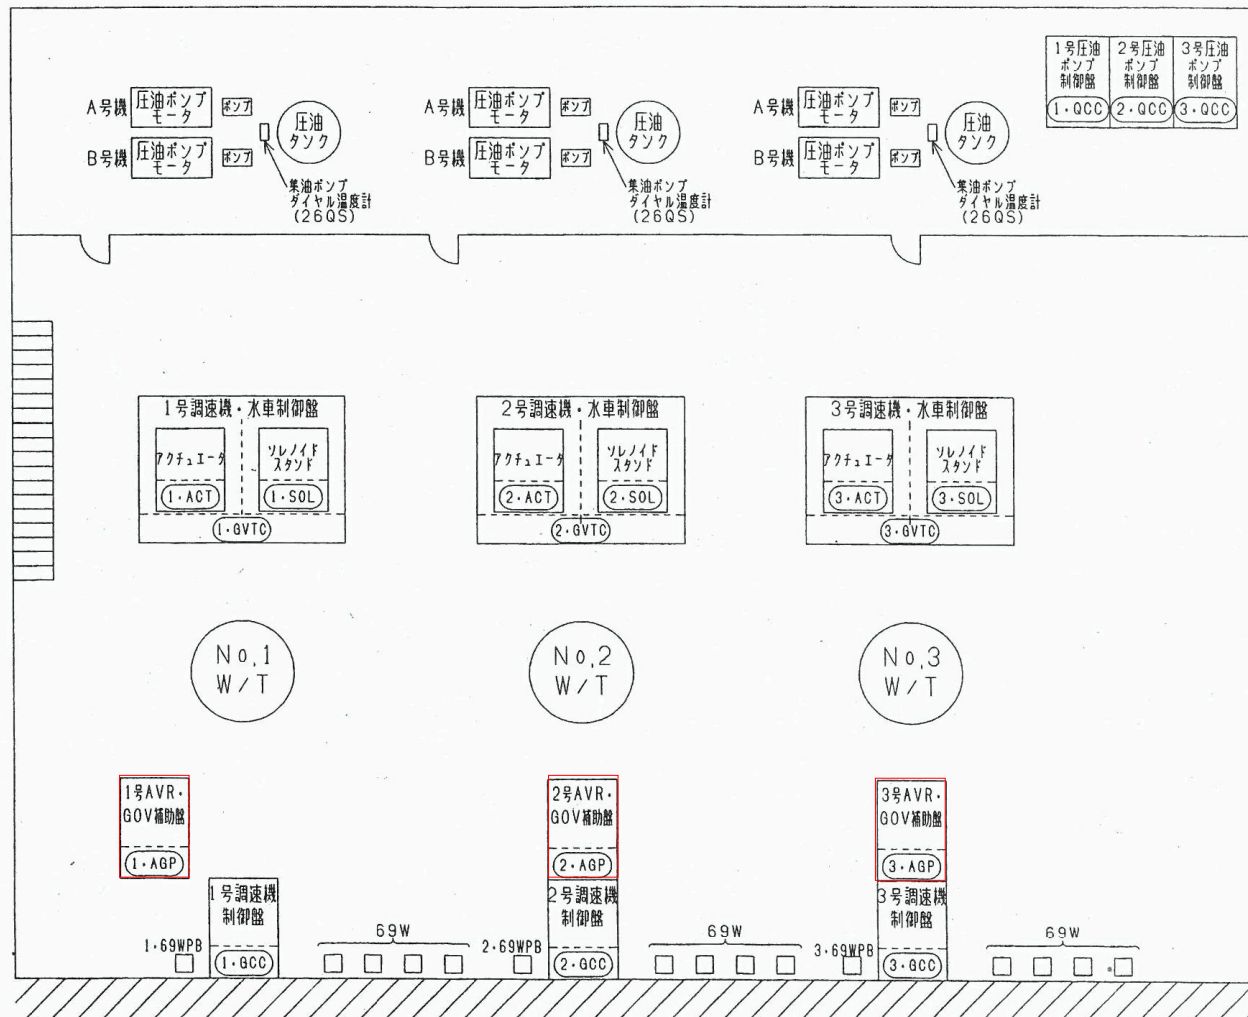

: 部品取替対象盤


工事名	R8企総管 日野谷発電所 主配電盤電源装置等取替工事(一部債務負担)		
路線名等			
工事箇所	那賀郡那賀町日浦		
図面名	盤配置図(水車室)		
縮尺	NTS	図面番号	2 / 9
会社名			
事業者名	徳島県企業局		

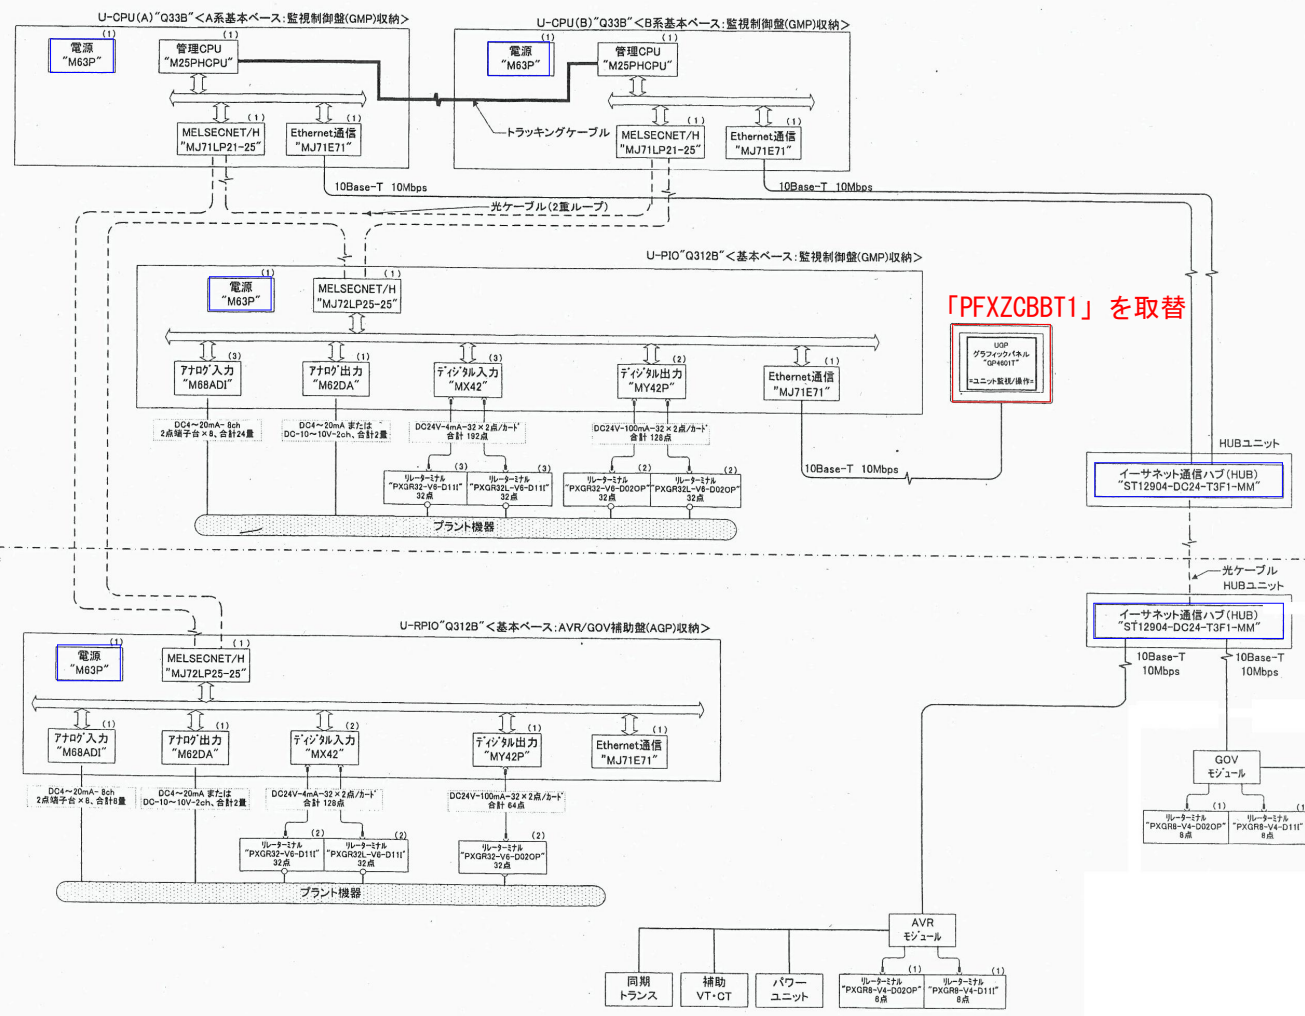

: 部品取替対象機器
 : 取替機器


工事名	R 8 企総管 日野谷発電所 主配電盤電源装置等取替工事(一部債務負担)			
路線名等				
工事箇所	那賀郡那賀郡那賀町日浦			
図面名	システム構成図 1			
縮尺	NTS	図面番号	3	9
会社名				
事業者名	徳島県企業局			

共通監視制御盤 (CMP)

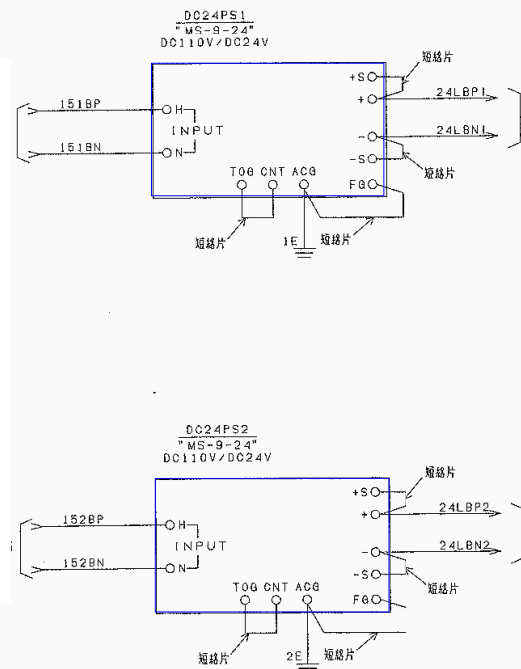

CMP


発電機監視制御盤 (GMP)

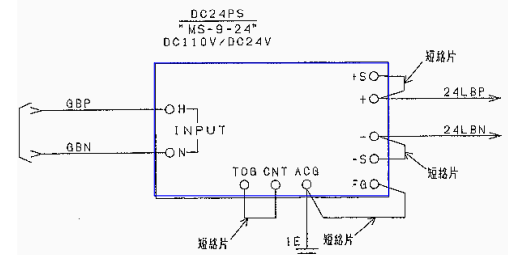

GMP


: 取替機器


工事名	R8企総管 日野谷発電所 主配電盤電源装置等取替工事(一部債務負担)			
路線名等				
工事箇所	那賀郡那賀町日浦			
図面名	CMP、GMP表示灯電源			
縮尺	NTS	図面番号	5	/ 9
会社名				
事業者名	徳島県企業局			

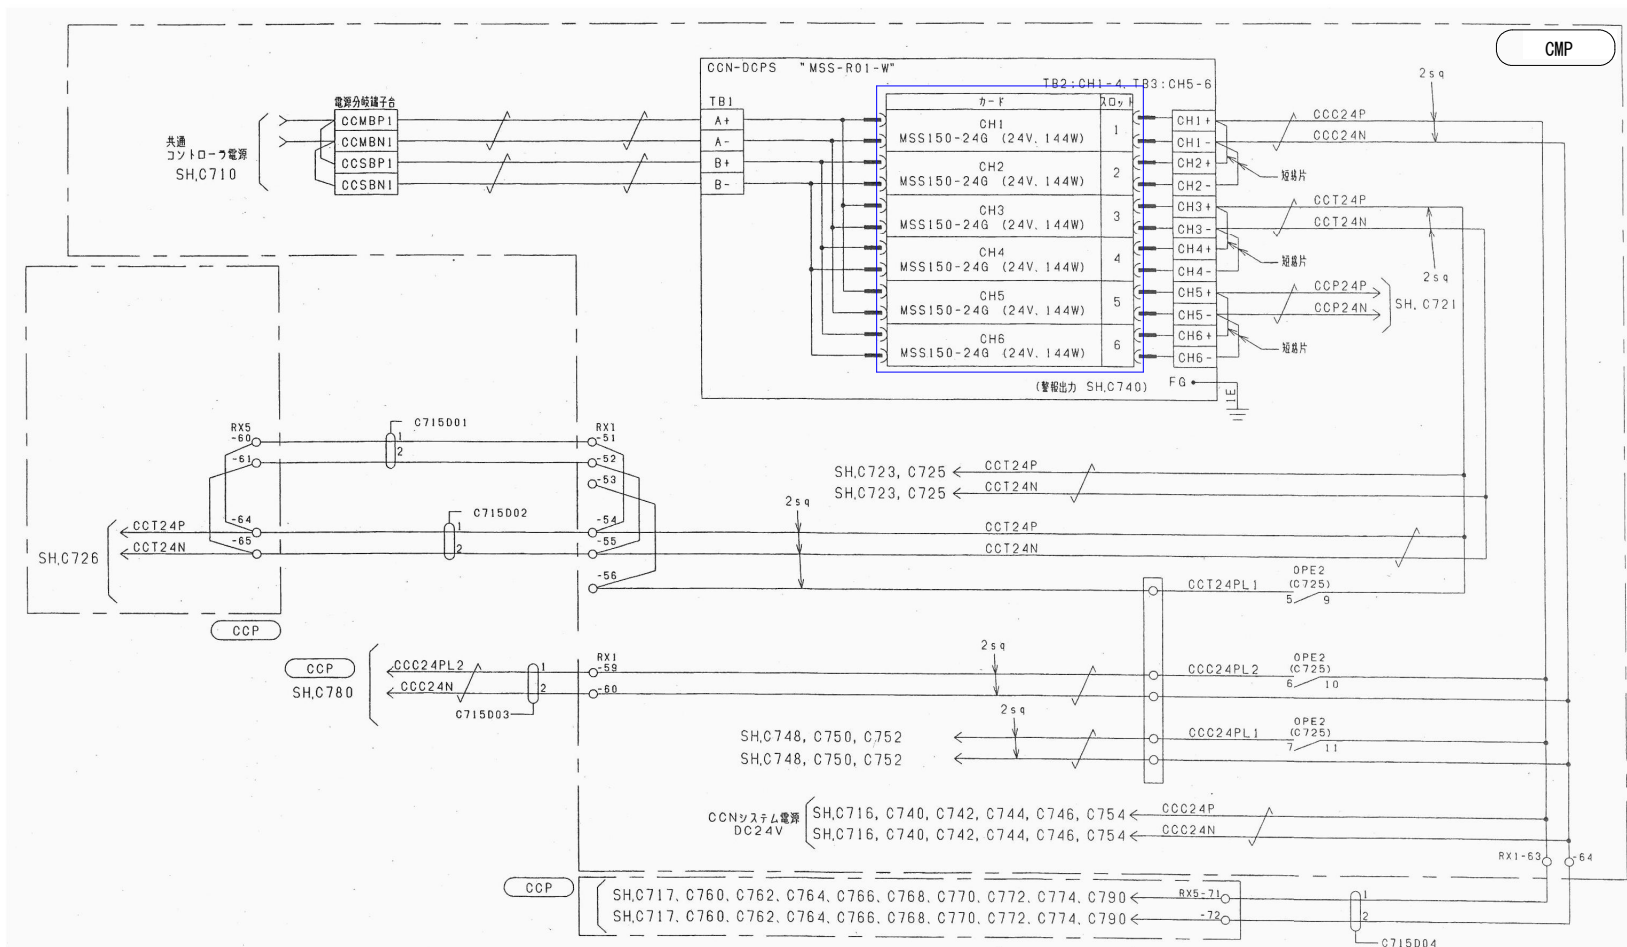

： 取替機器

工事名	R8企総管 日野谷発電所 主配電盤電源装置等取替工事(一部債務負担)		
路線名等			
工事箇所	那賀郡那賀町日浦		
図面名	CMP内電源回路図		
縮尺	NTS	図面番号	6 / 9
会社名			
事業者名	徳島県企業局		

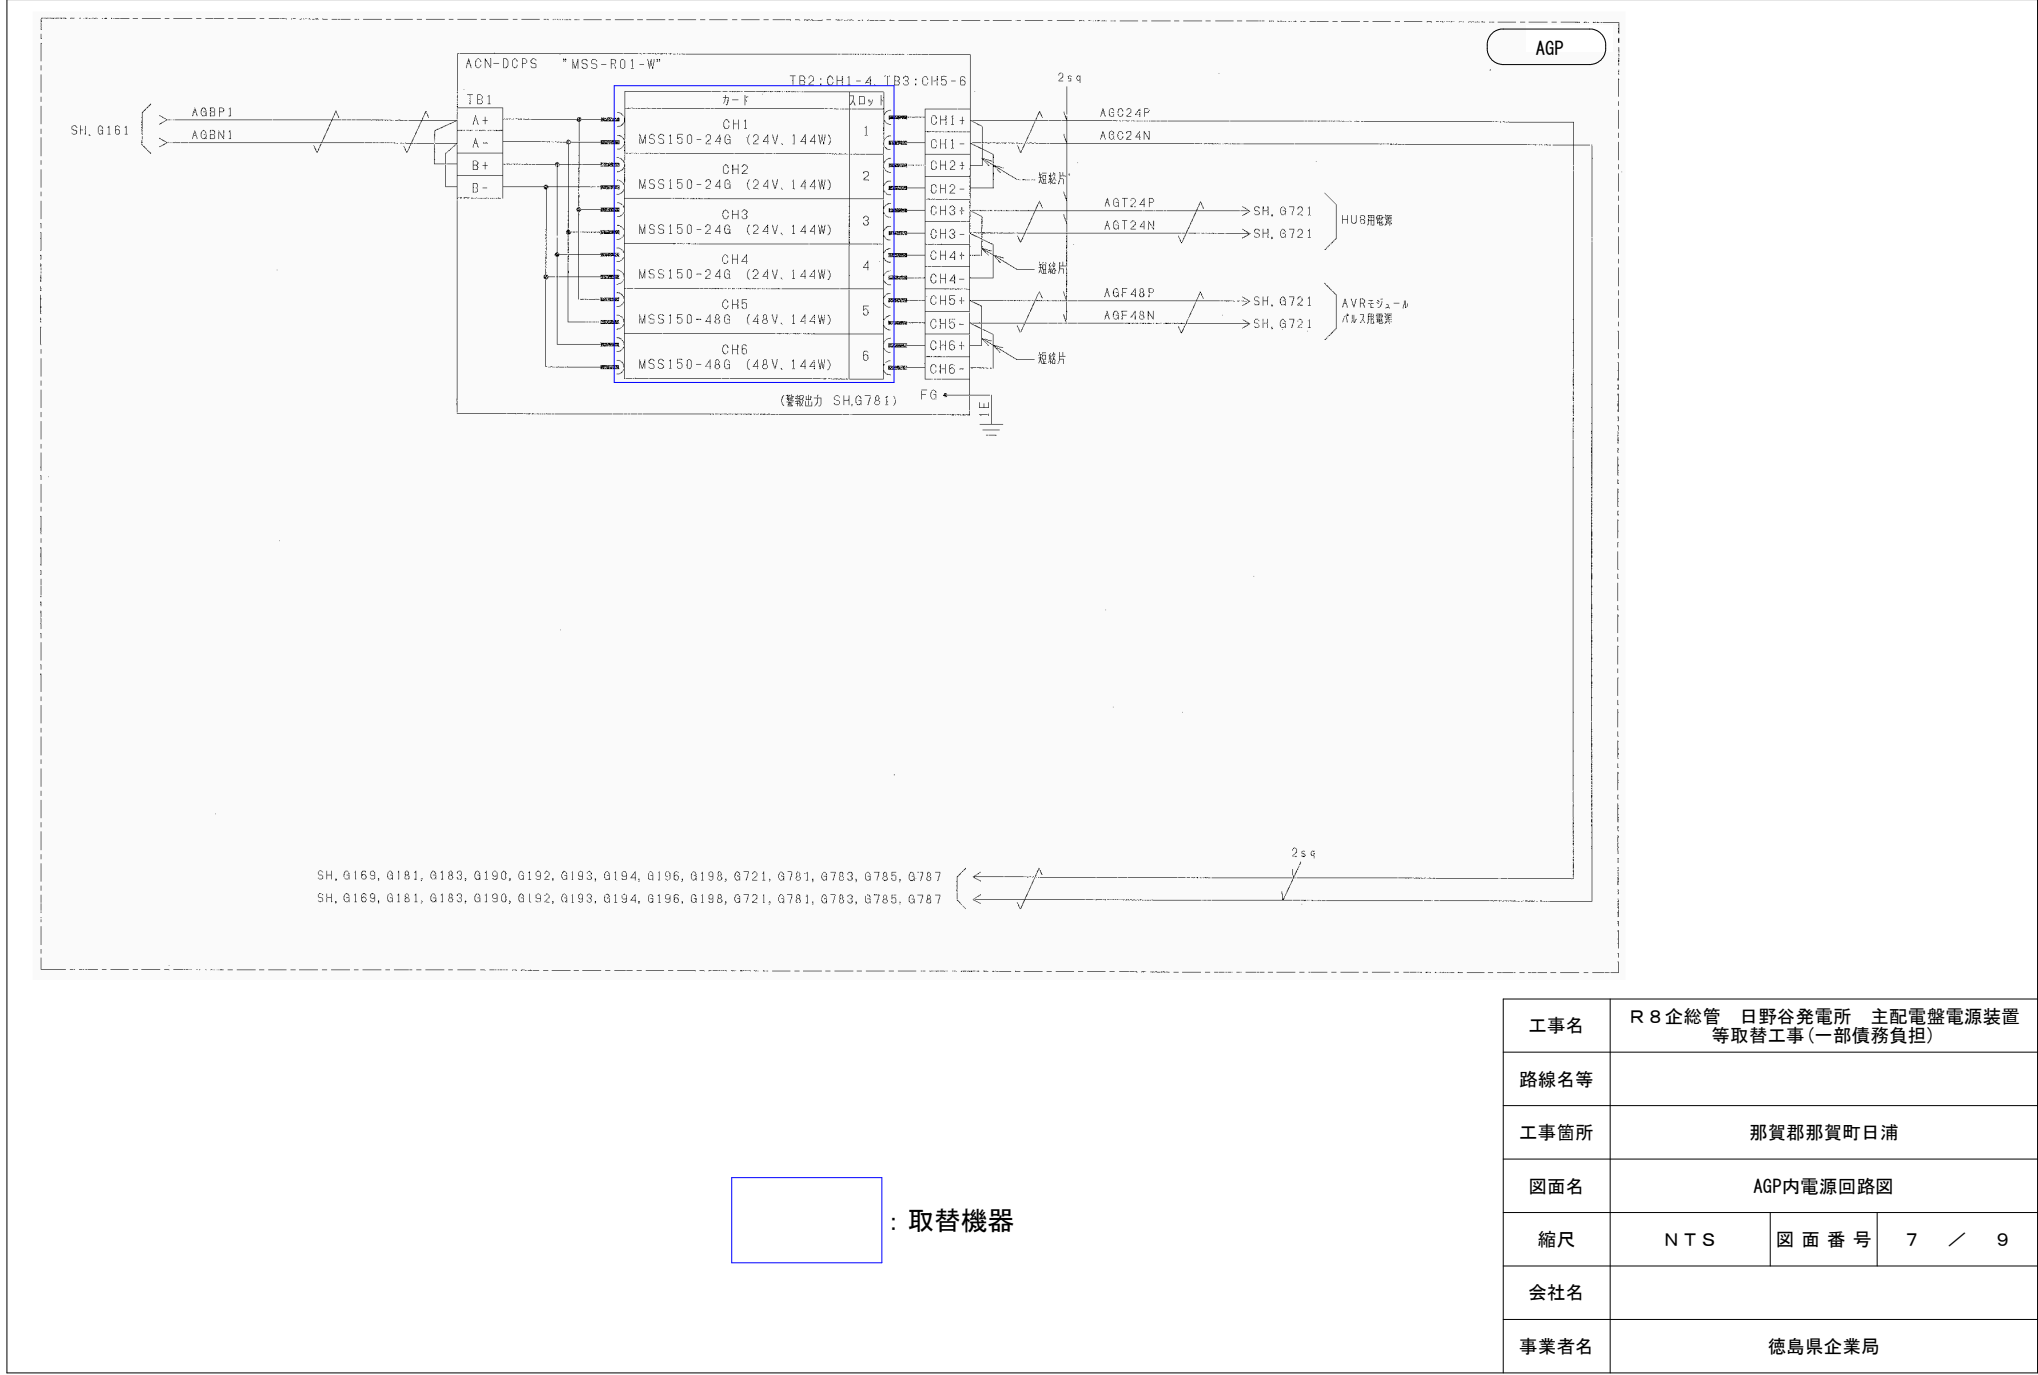

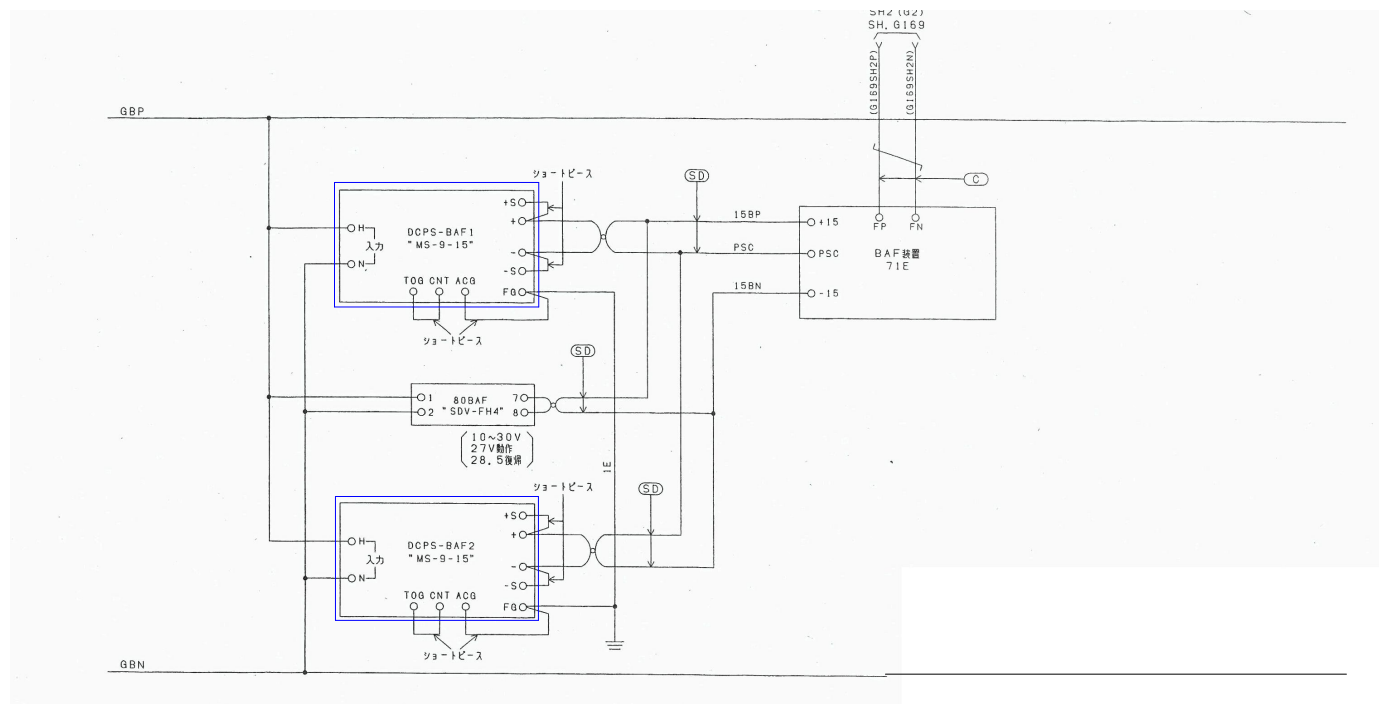

: 取替機器

工事名	R8企総管 日野谷発電所 主配電盤電源装置等取替工事(一部債務負担)			
路線名等				
工事箇所	那賀郡那賀町日浦			
図面名	BAF (回転整流器故障検出器)			
縮尺	NTS	図面番号	8	/ 9
会社名				
事業者名	徳島県企業局			

