


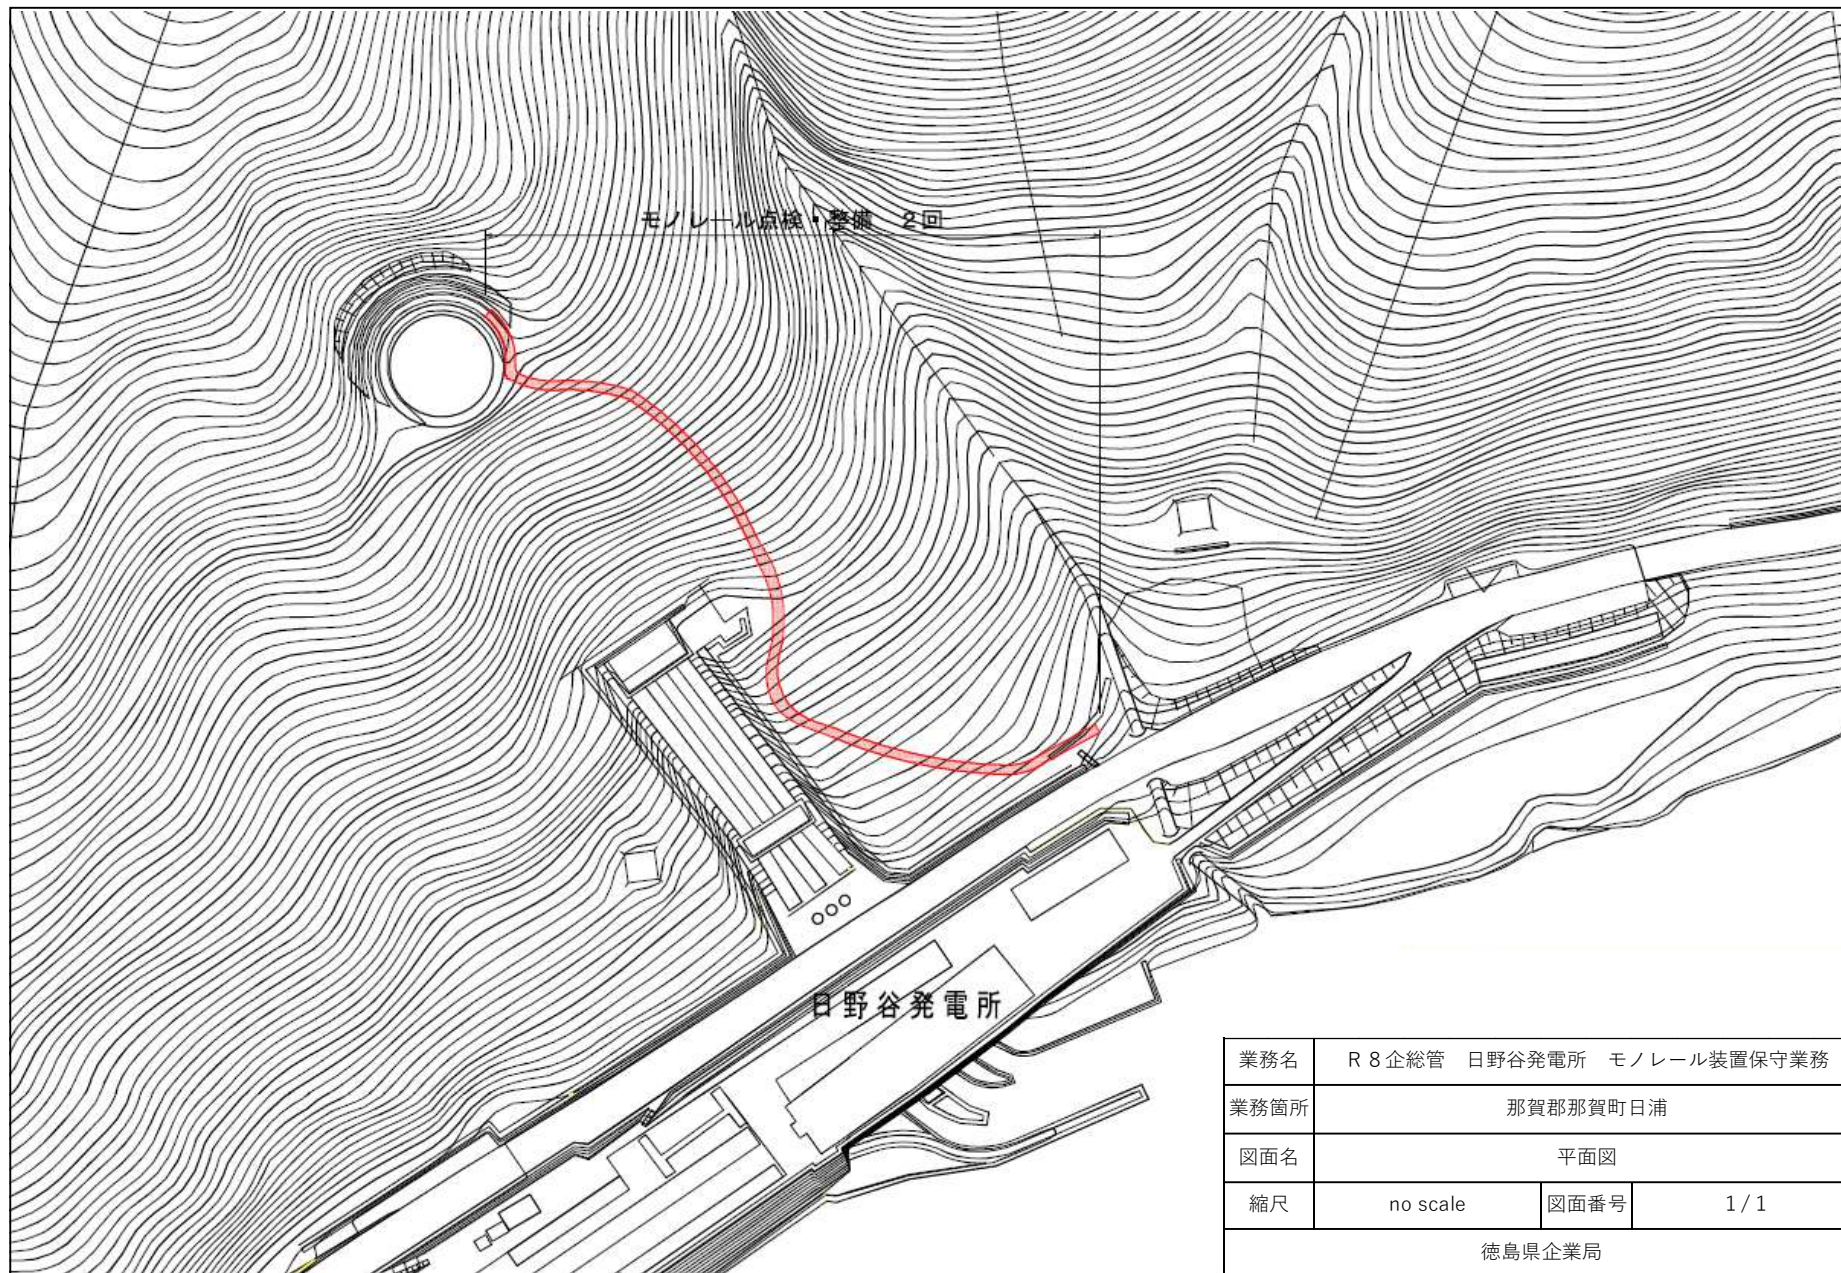

業務名	R 8 企総管 日野谷発電所 モノレール装置保守業務		
業務箇所	那賀郡那賀町日浦		
図面名	平面図		
縮尺	no scale	図面番号	1 / 1
徳島県企業局			