


ケーブル一覧



番号	自	至	線種	用途
1	屋内低圧配電盤	LB-3 泥土池電源盤	CV 22-3C	電源
2	泥土池電源盤	動力分電盤	CV 22-3C	電源
3	動力分電盤	泥土池ポンプ制御盤	CV 22-3C	電源
4	中継端子盤	TB-1 泥土池ポンプ制御盤	CVV 2-6C	運転信号
5	中継端子盤	TB-1 泥土池ポンプ制御盤	CVVS 2-12C	状態信号
6	泥土池ポンプ制御盤	動力分電盤	CV 5.5-3C	No.1 泥土池ポンプ 動力
7	動力分電盤	ブ線ボックス1	PB-1 CV 5.5-3C	No.1 泥土池ポンプ 動力
8	泥土池ポンプ制御盤	動力分電盤	CV 5.5-3C	No.2 泥土池ポンプ 動力
9	動力分電盤	ブ線ボックス2	PB-2 CV 5.5-3C	No.2 泥土池ポンプ 動力

【注記】 朱記は本図面に記載のあるケーブル

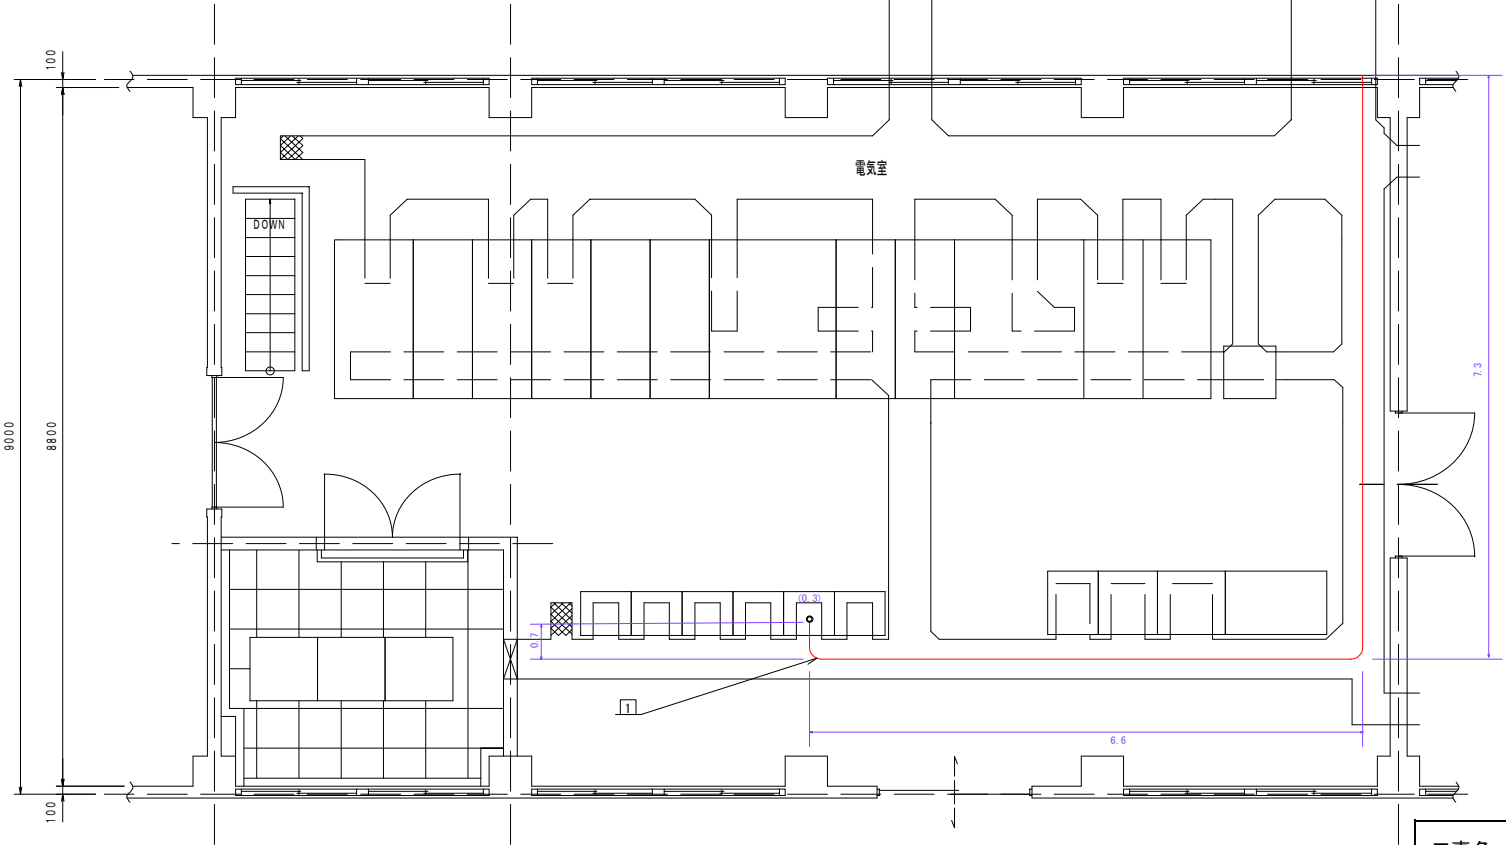

凡 例	
シンボル	名称
—	ピット及びラック配線
- - -	管内配線

工事名	R8企総管 吉野川北岸工業用水道 泥土池ポンプ制御盤取替工事			
工事箇所	板野郡松茂町長岸			
図面名	配線図 1 浄水場電気室			
縮尺	NTS	図面番号	1	図面総数 17
年度	令和 8 年度			
事業者名	徳島県企業局			

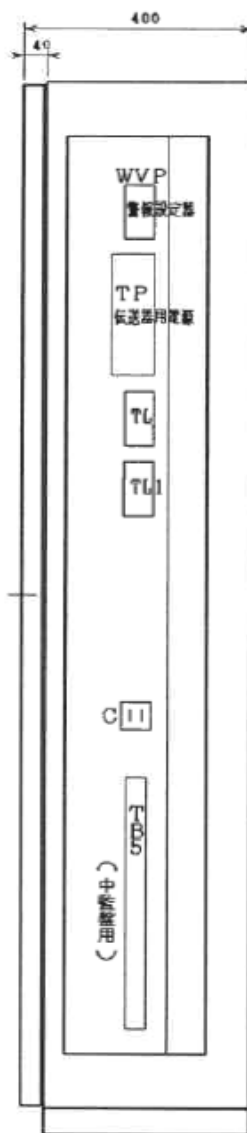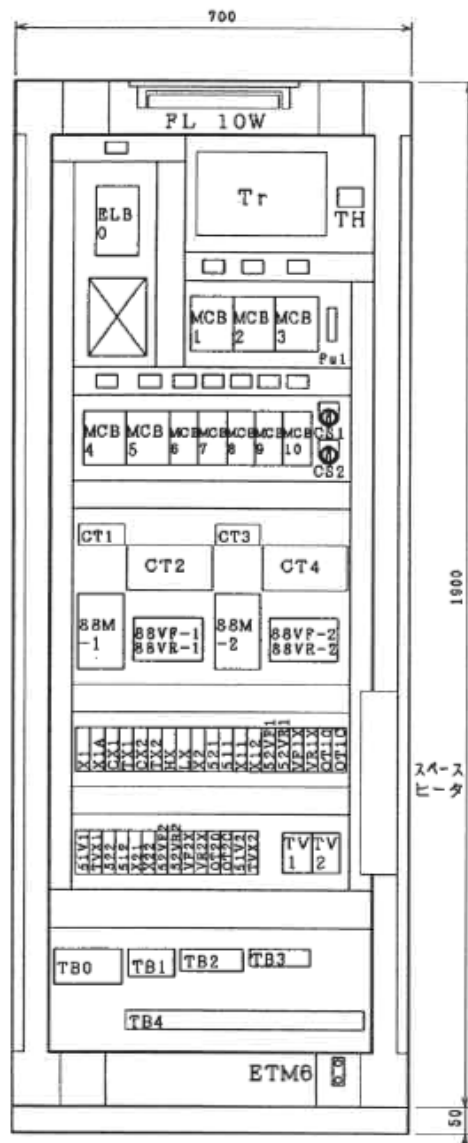


(防塵防湿形)


板 厚	面 体	SPC 2.3t
	扉	SPC 2.3t
	中 板	SPC 2.3t
ハ ン ド ル	A-910-1-1 (キー付)	
塗 装 色	外 面	5Y7/1 半ツヤ
	内 面	5Y7/1 半ツヤ

記 号	部 品 名
ELB0	漏電遮断器
MCB1. 3. 5	配線用遮断器
MCB2. 4	配線用遮断器
MCB6-7	配線用遮断器
MCB8-10	配線用遮断器
88M-1 -88M-2	電圧検出器
88VF-1. 88VR-1	可逆電圧検出器
88VF-2. 88VR-2	可逆電圧検出器
A1. A3	交差電圧計
A2. A4	交差電圧計
CT1. CT3	計器用変流器
CT2. CT4	計器用変流器
	十字金具
WL1-4. 9. 14. 19	集合表示灯 LED
OL5-8. 10. 11	集合表示灯 LED
RL12. 15. 17. 20	集合表示灯 LED
OL13. 16. 18. 21	集合表示灯 LED
COS1	カムスイッチ
CS1-2	セレクトスイッチ
Tr	操作トランス
TB0	端子台
TB1	端子台
TB2	端子台
TB3	端子台
TB4	端子台
TB5	端子台
X1. HX. LX. S11. S12	パワーリレー
VP1X. VP1X. VP2X. VP2X	
S21. S22. S1V1. S1V2. X1A	
CX1-2. TX1-2. TVX1-2	パワーリレー
X2. X11-12. X21-22	
S2VF1-2. S2VR1-2	
OT19. OT1C. OT20. OT2C	
DS	リミットスイッチ
FL	蛍光灯
C	コンセント
SH	スペースヒータ
V	交差電圧計
PB-RS	押しボタンスイッチ
PB1B. PB2B	押しボタンスイッチ
PBS1. PBS2	
PB1A. PB2A	押しボタンスイッチ
PBF1. PBR1	
PBF2. PBR2	
PB-LT	押しボタンスイッチ
Fu1	ヒューズホルダー
TV1-TV2	マルチタイマー
TH	サーモスタット
	ソケット
HM1. 2	検算時間計
TL	電圧用遮断器
TP	伝送路用電圧
WVP	警報設定器
EM	監視指示計
TL1	伝送路用電圧
	ハンドル


工事名	R8企総管 吉野川北岸工業用水道 泥土池ポンプ制御盤取替工事			
工事箇所	板野郡松茂町長岸			
図面名	泥土池ポンプ制御盤 配置図 (参考図)			
縮尺	NTS	図面番号	6	図面総数 17
年度	令和8年度			
事業者名	徳島県企業局			

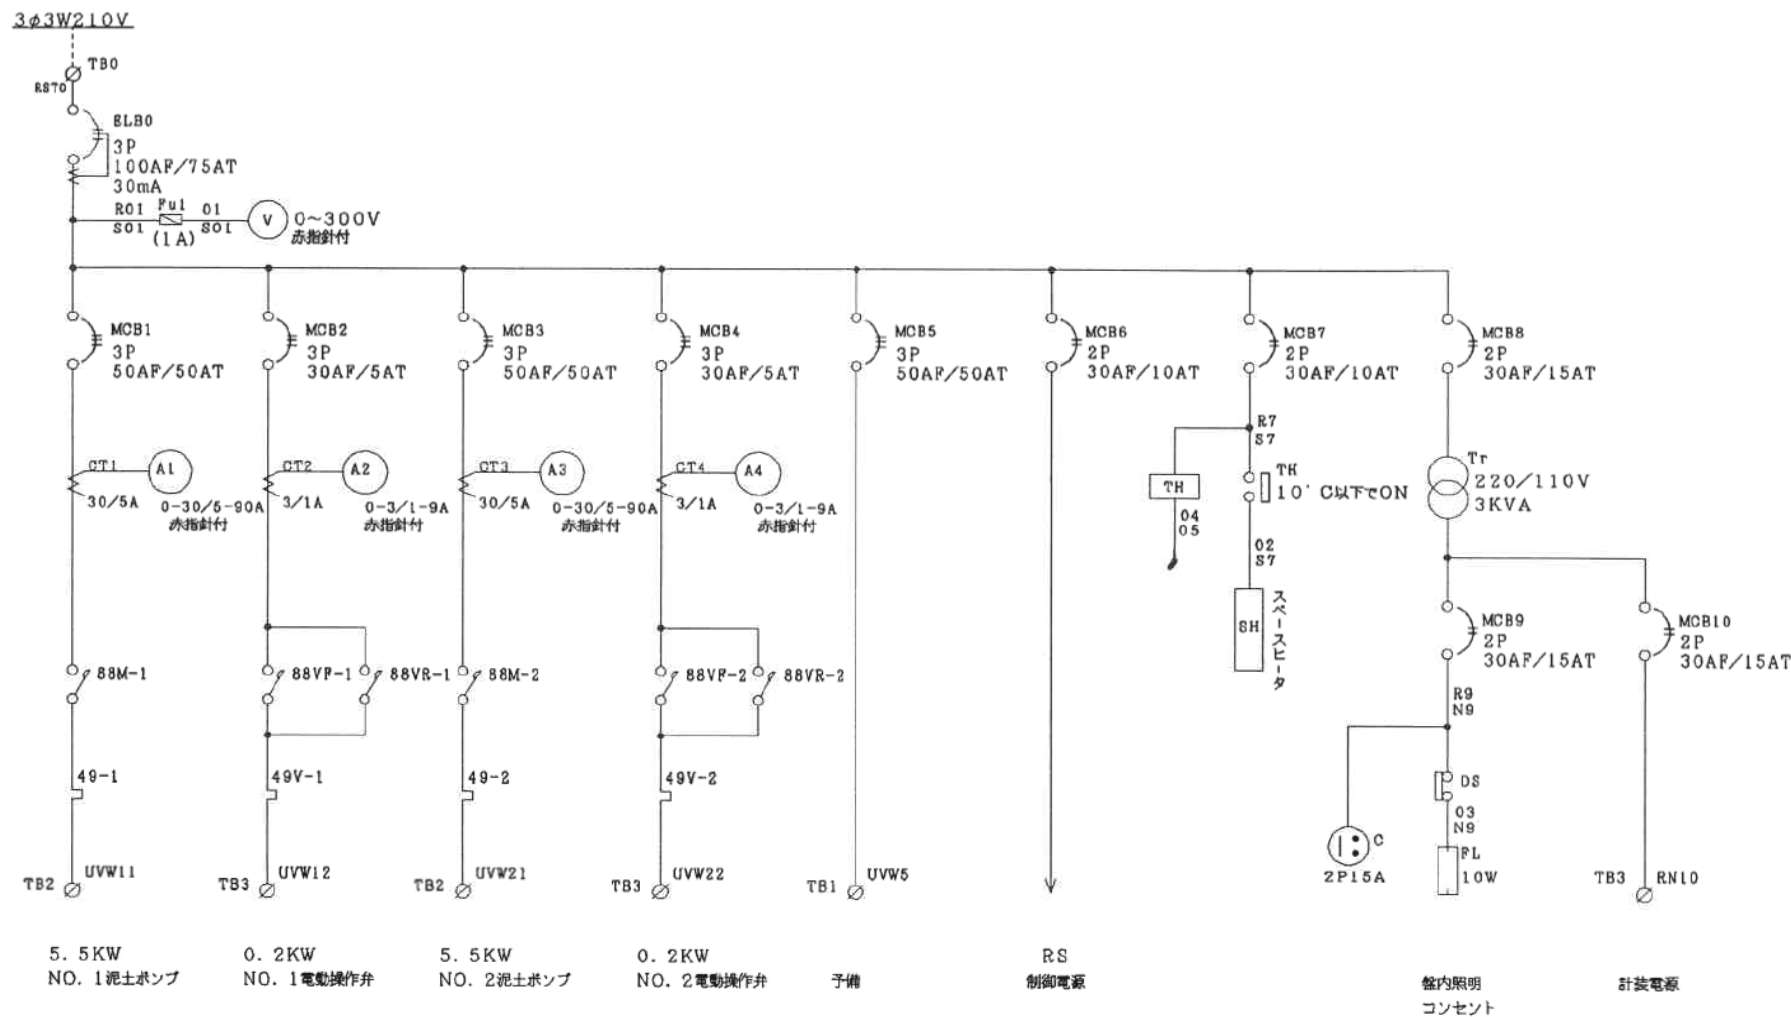


工事名	R8企総管 吉野川北岸工業用水道 泥土池ポンプ制御盤取替工事			
工事箇所	板野郡松茂町長岸			
図面名	泥土池ポンプ制御盤 結線図 (参考図)			
縮尺	NTS	図面番号	7	図面総数 17
年度	令和8年度			
事業者名	徳島県企業局			

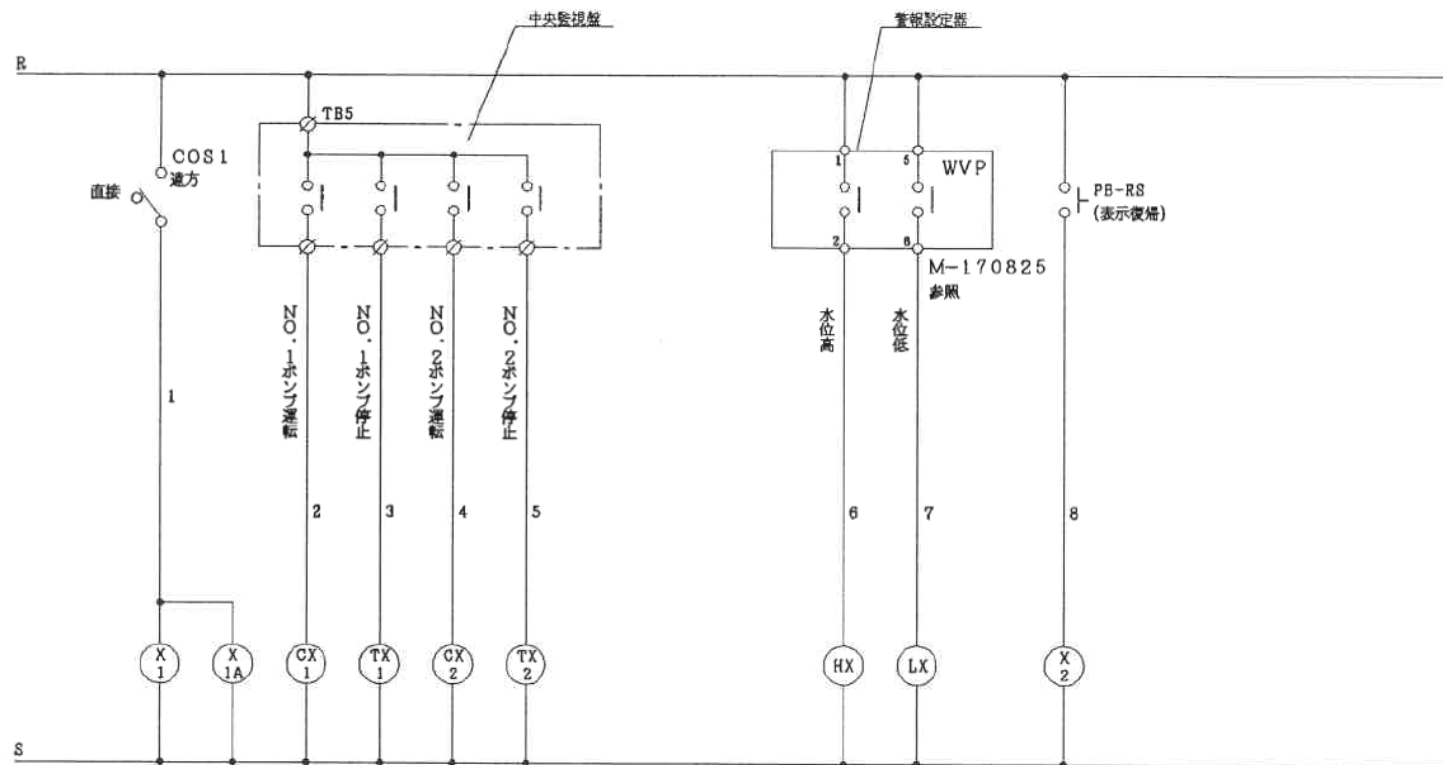


工事名	R8企総管 吉野川北岸工業用水道 泥土池ポンプ制御盤取替工事			
工事箇所	板野郡松茂町長岸			
図面名	泥土池ポンプ制御盤 結線図 (参考図)			
縮尺	NTS	図面番号	8	図面総数 17
年度	令和8年度			
事業者名	徳島県企業局			

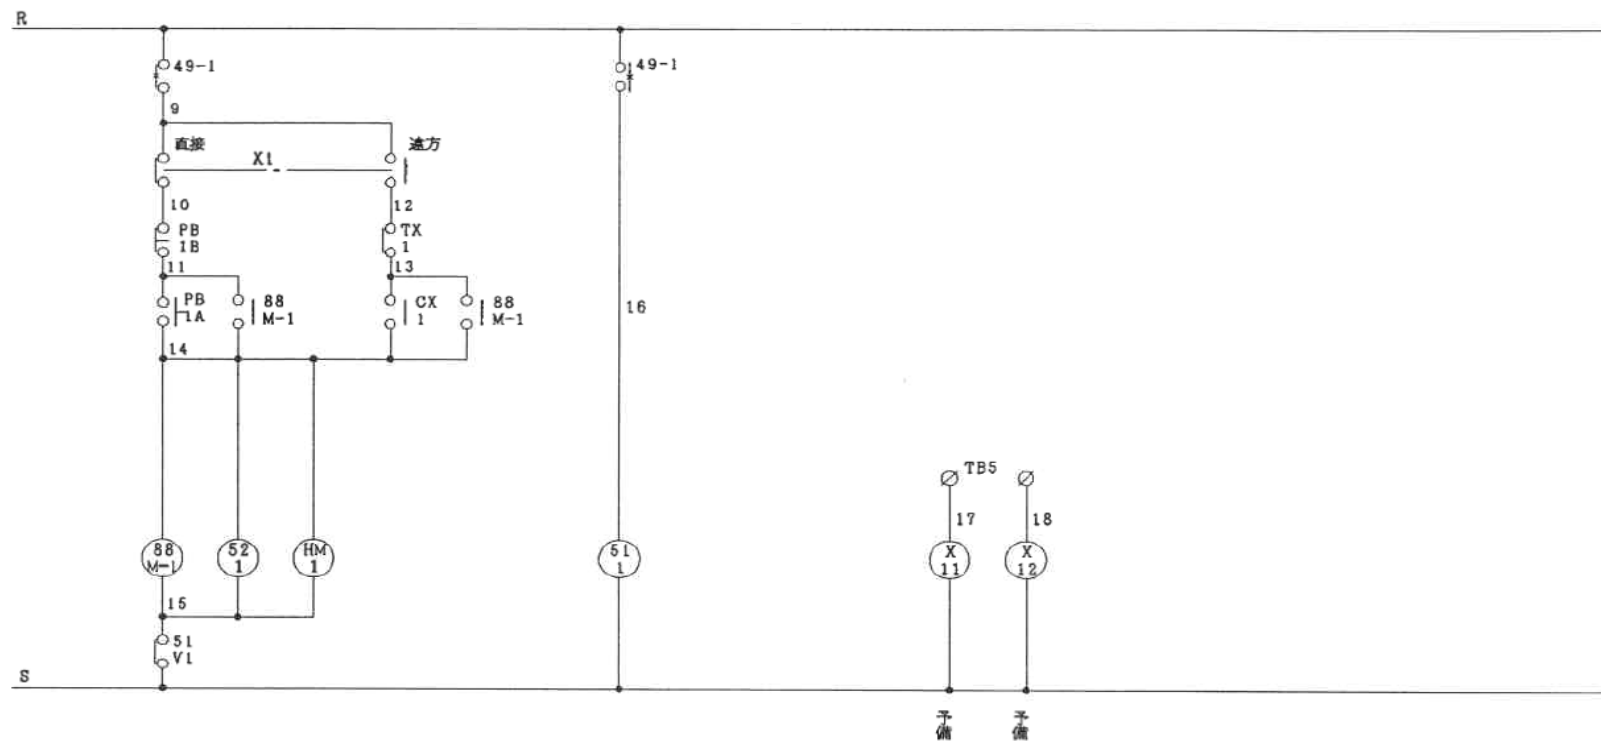


工事名	R8企総管 吉野川北岸工業用水道 泥土池ポンプ制御盤取替工事				
工事箇所	板野郡松茂町長岸				
図面名	泥土池ポンプ制御盤 結線図 （参考図）				
縮尺	NTS	図面番号	9	図面総数	17
年度	令和8年度				
事業者名	徳島県企業局				

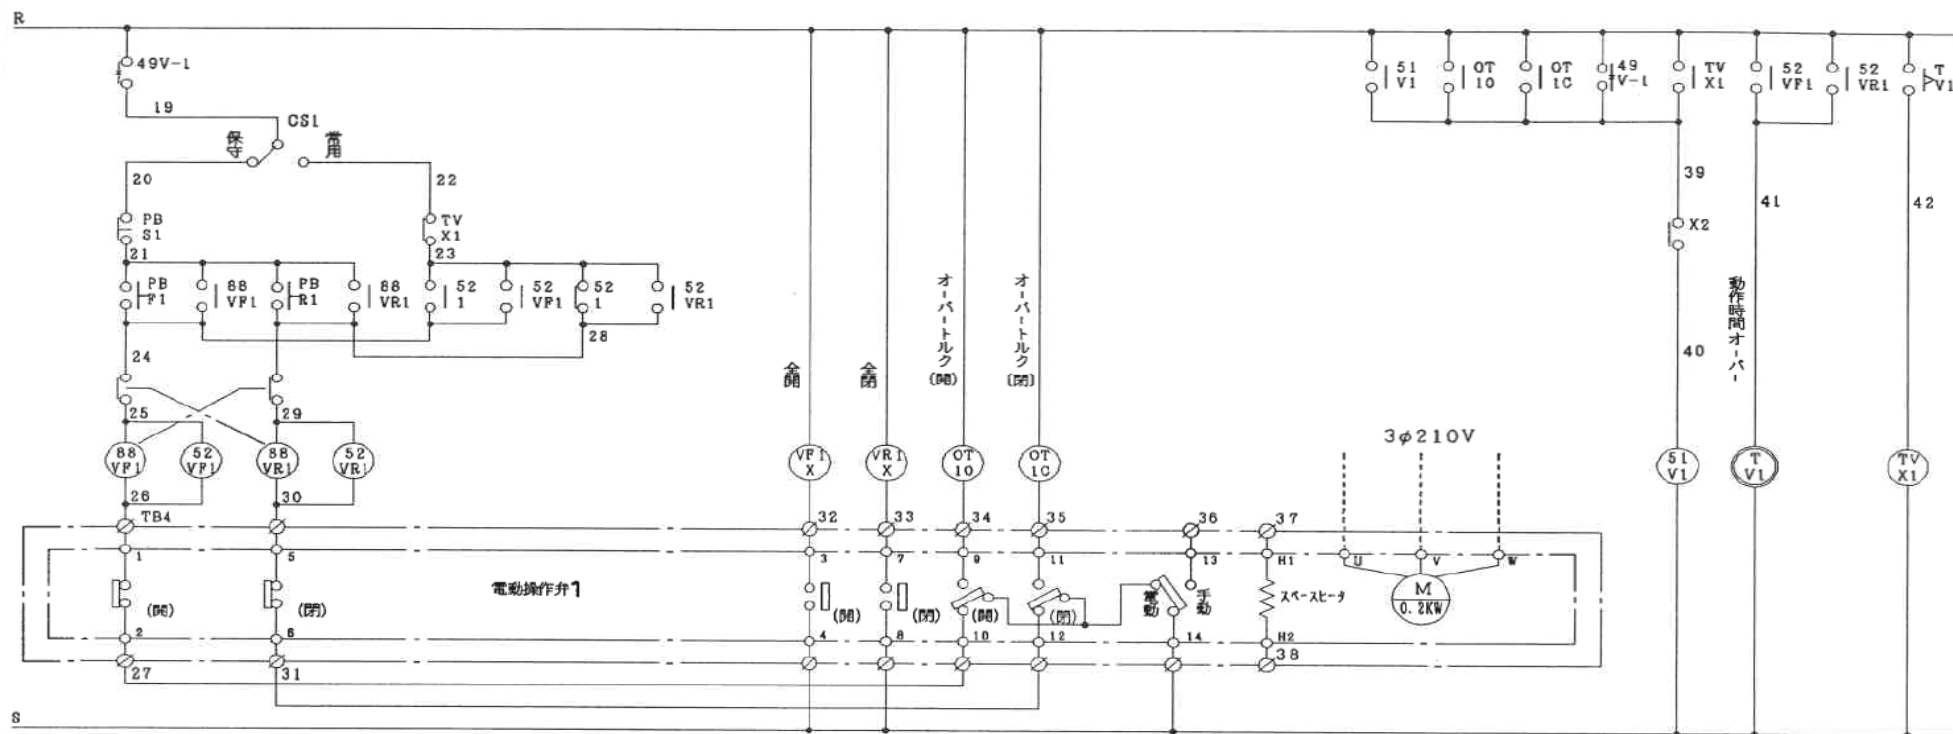


工事名	R8企総管 吉野川北岸工業用水道 泥土池ポンプ制御盤取替工事		
工事箇所	板野郡松茂町長岸		
図面名	泥土池ポンプ制御盤 結線図 (参考図)		
縮尺	NTS	図面番号	10
年度	令和8年度		
事業者名	徳島県企業局		

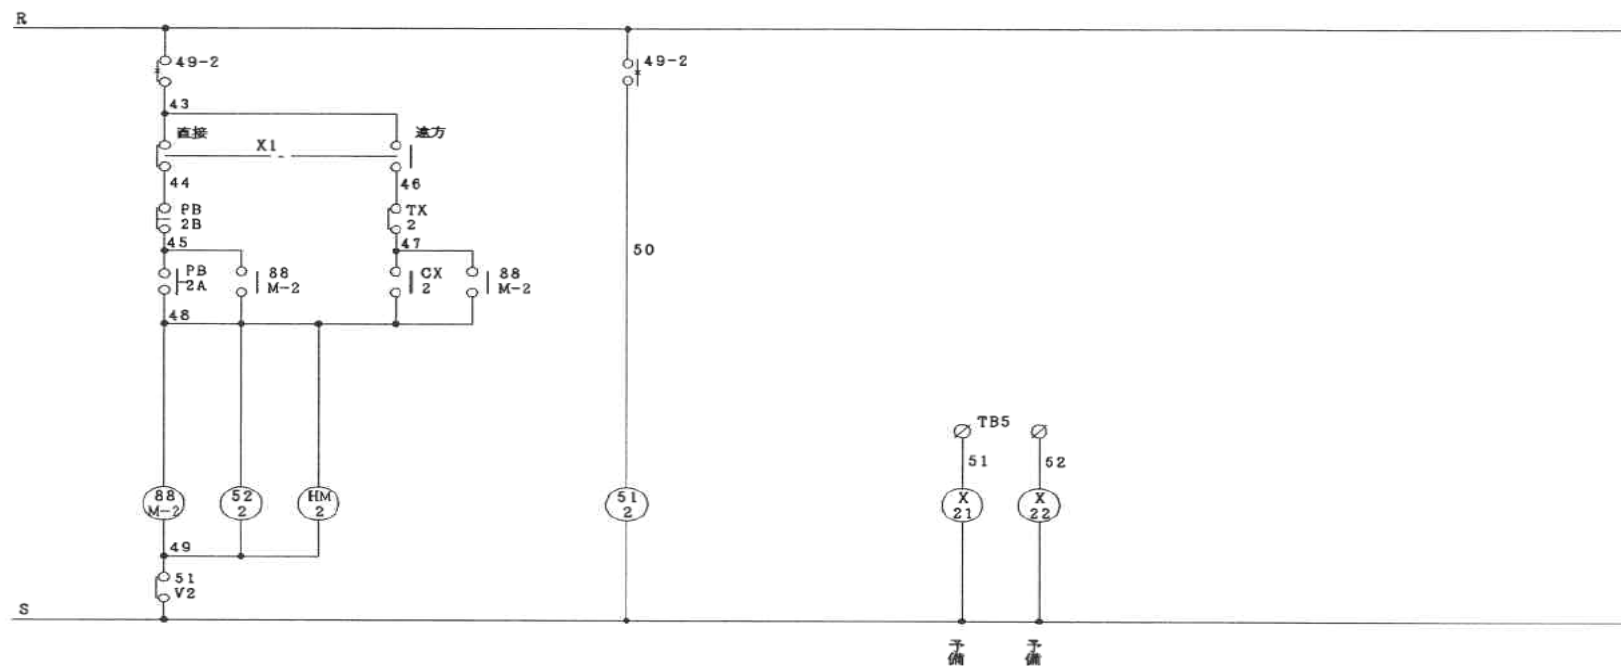


工事名	R8企総管 吉野川北岸工業用水道 泥土池ポンプ制御盤取替工事			
工事箇所	板野郡松茂町長岸			
図面名	泥土池ポンプ制御盤 結線図 (参考図)			
縮尺	NTS	図面番号	11	図面総数 17
年度	令和8年度			
事業者名	徳島県企業局			

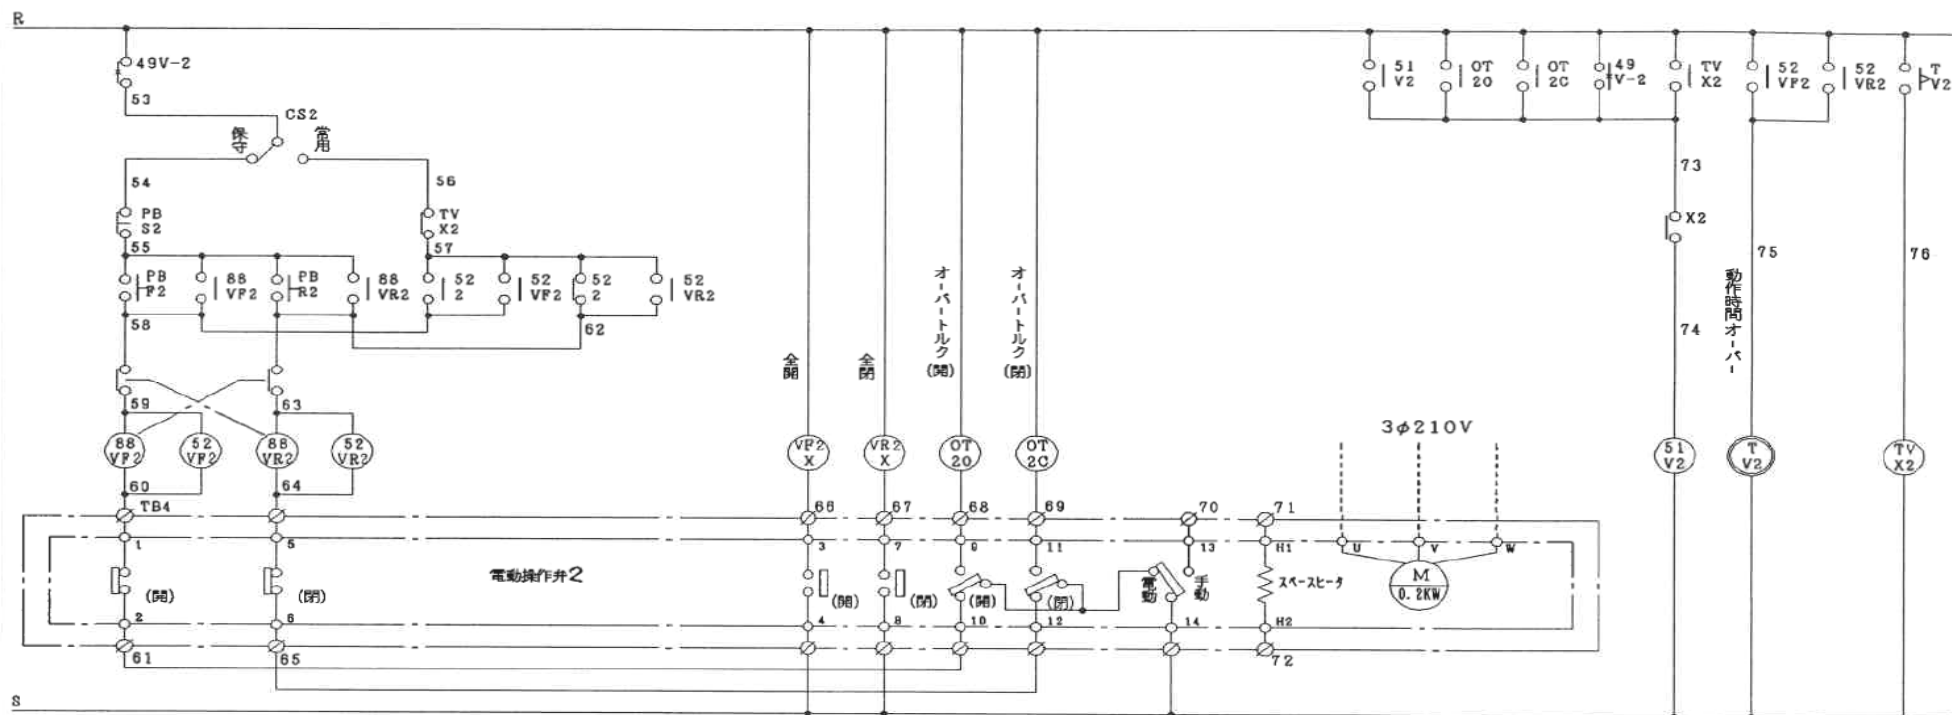


工事名	R8企総管 吉野川北岸工業用水道 泥土池ポンプ制御盤取替工事		
工事箇所	板野郡松茂町長岸		
図面名	泥土池ポンプ制御盤 結線図 (参考図)		
縮尺	NTS	図面番号	12
年度	令和8年度		
事業者名	徳島県企業局		

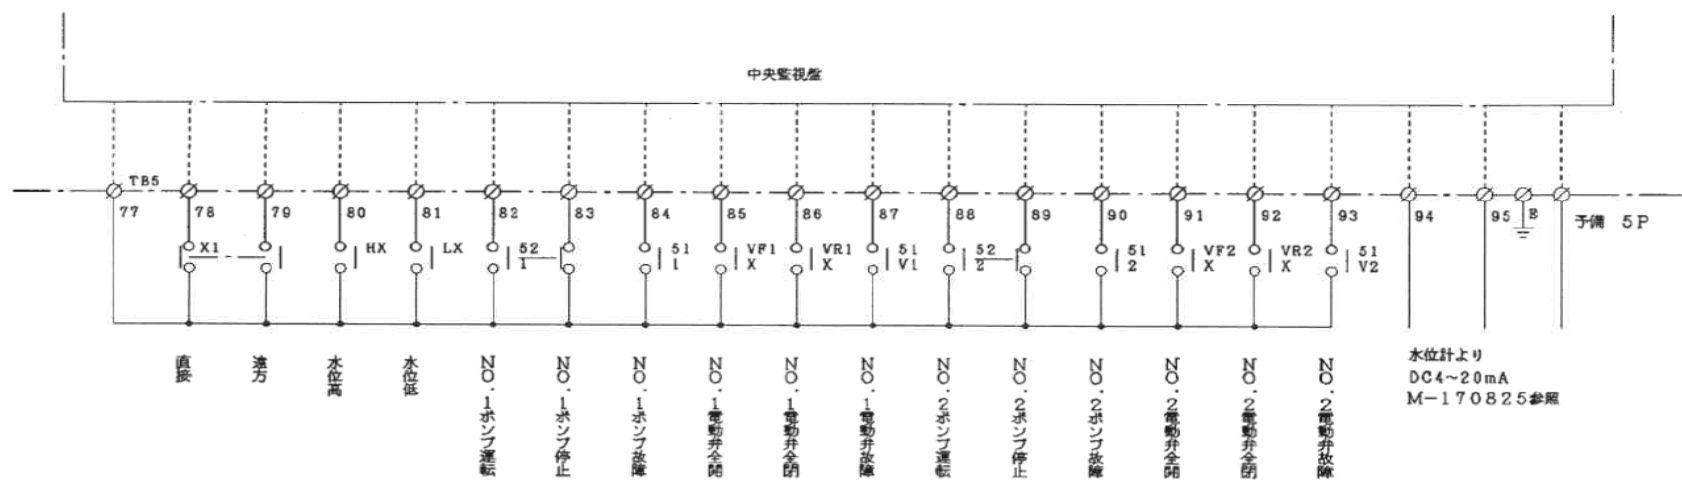

工事名	R8企総管 吉野川北岸工業用水道 泥土池ポンプ制御盤取替工事			
工事箇所	板野郡松茂町長岸			
図面名	泥土池ポンプ制御盤 結線図 (参考図)			
縮尺	NTS	図面番号	13	図面総数 17
年度	令和8年度			
事業者名	徳島県企業局			

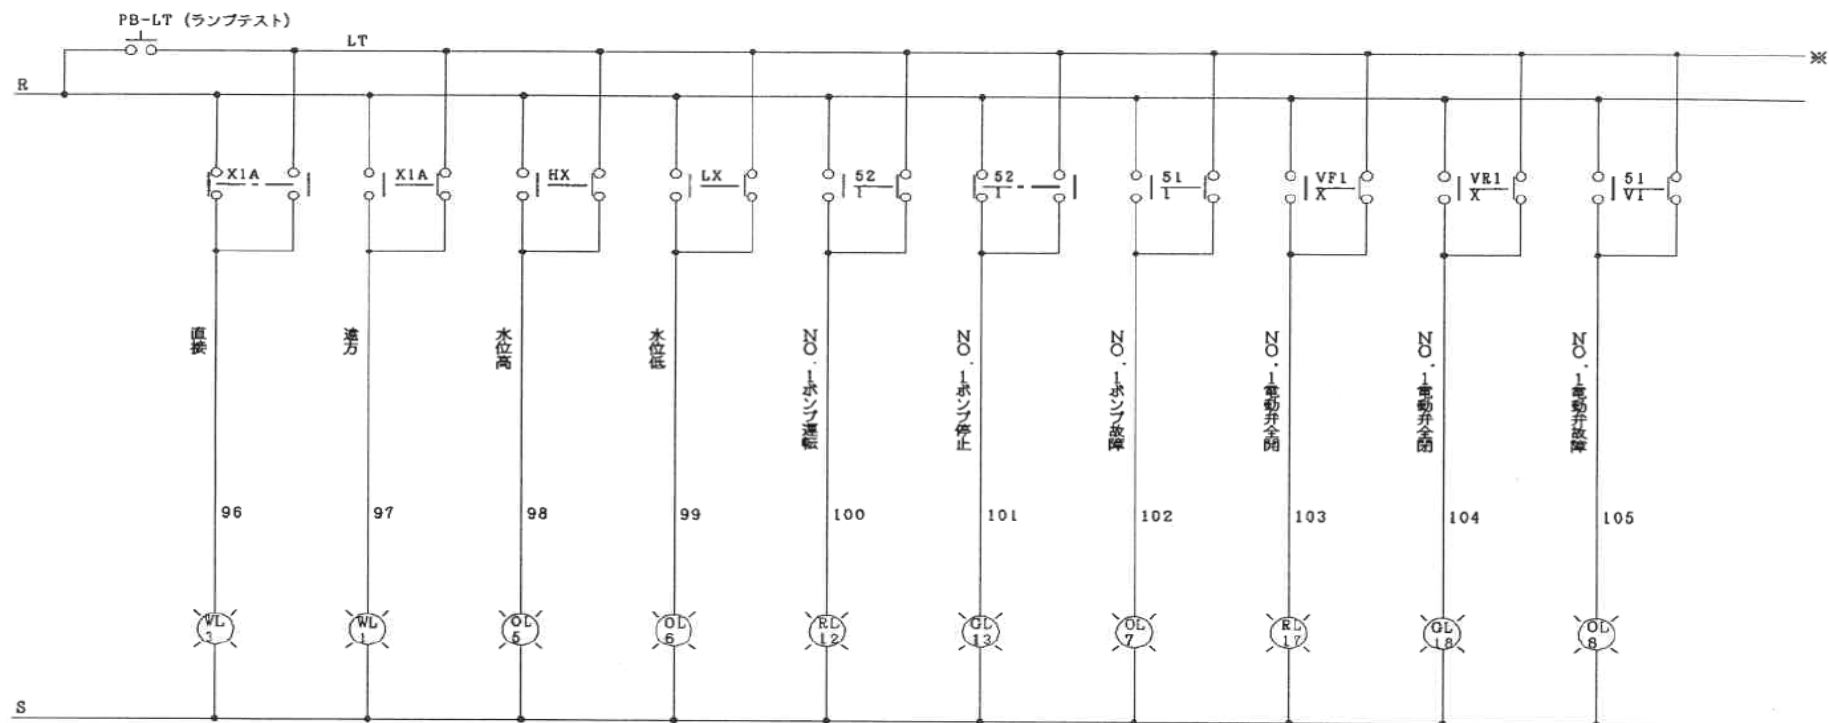

工事名	R8企総管 吉野川北岸工業用水道 泥土池ポンプ制御盤取替工事				
工事箇所	板野郡松茂町長岸				
図面名	泥土池ポンプ制御盤 結線図 （参考図）				
縮尺	NTS	図面番号	14	図面総数	17
年度	令和8年度				
事業者名	徳島県企業局				

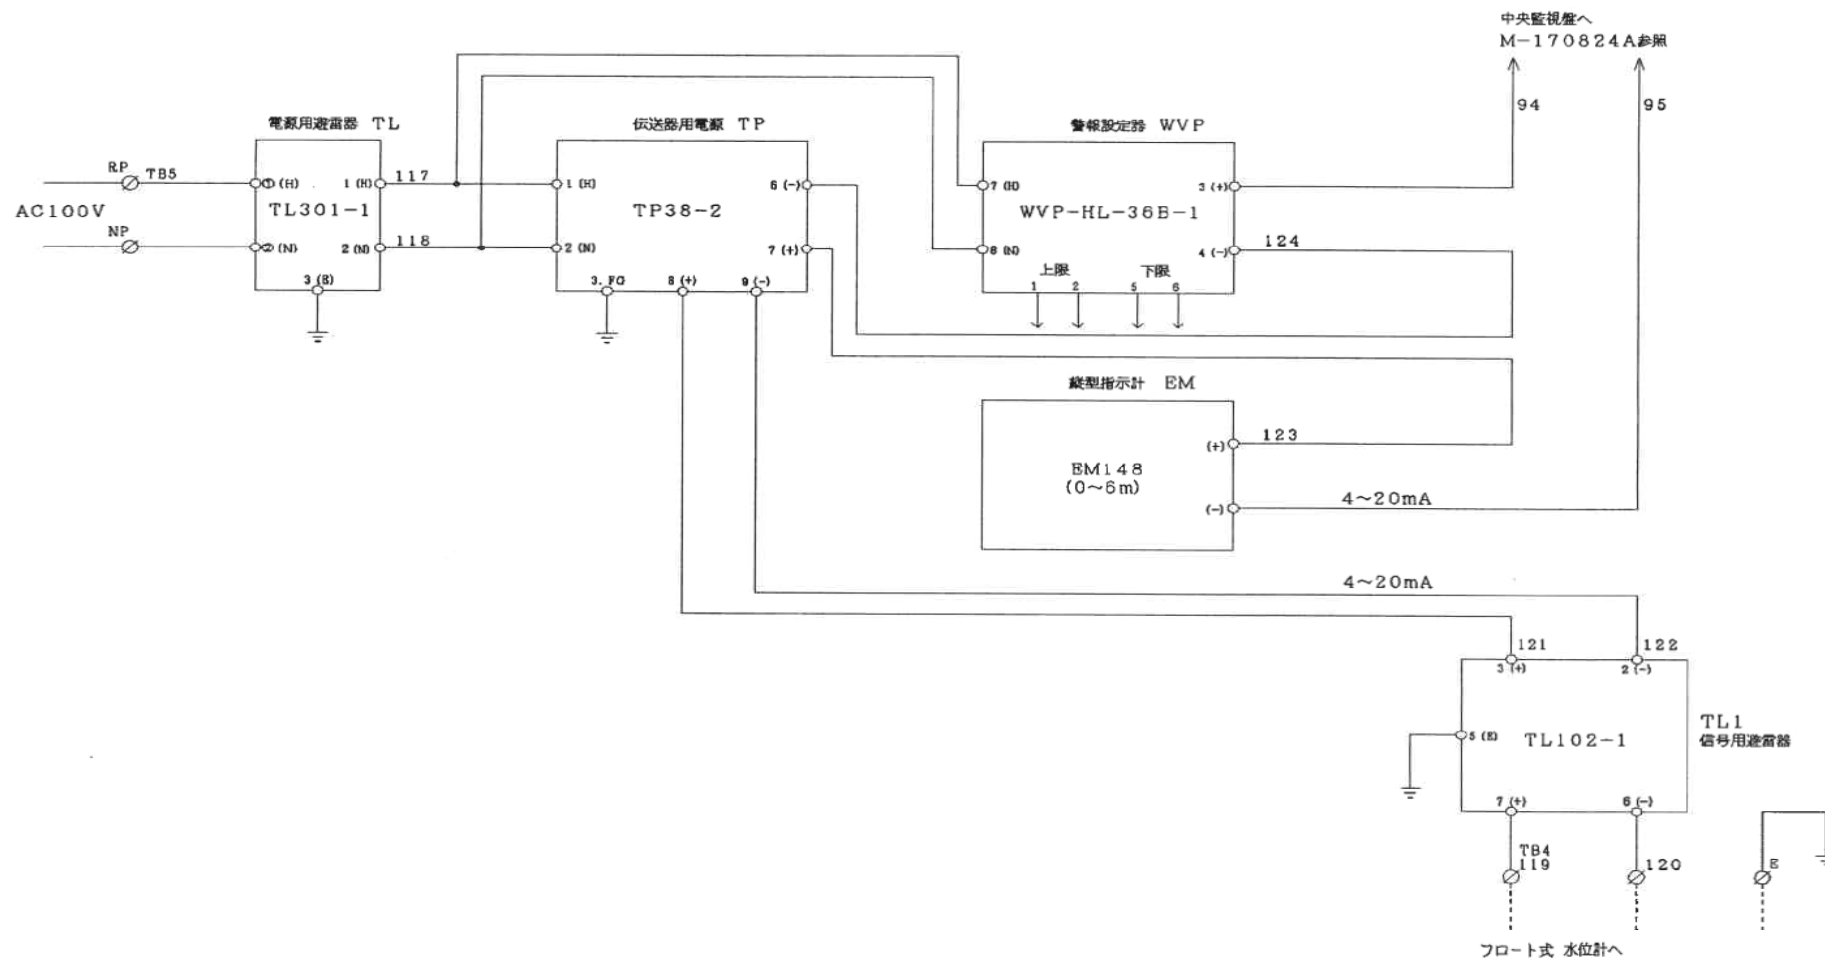

工事名	R8企総管 吉野川北岸工業用水道 泥土池ポンプ制御盤取替工事			
工事箇所	板野郡松茂町長岸			
図面名	泥土池ポンプ制御盤 結線図 (参考図)			
縮尺	NTS	図面番号	16	図面総数 17
年度	令和8年度			
事業者名	徳島県企業局			

TB0
TK-1001 3P

R0	S0	T0
----	----	----

電報
3φ3W210V

TB1
TK-601 3P

U5	V5	W5
----	----	----

予備

TB2
TK-301 6P

U11	V11	W11	U21	V21	W21
-----	-----	-----	-----	-----	-----

NO. 1 泥土ポンプ
5.5KW

NO. 2 泥土ポンプ
5.5KW

TB3
TK-152 8P

U12	V12	W12	U22	V22	W22	R10	N10
-----	-----	-----	-----	-----	-----	-----	-----

NO. 1 電動弁
0.2KW

NO. 2 電動弁
0.2KW

計装電源

TB4
F15 40P

26	27	30	31	32	S	33	S	34	27	35	31	36	S	37	38	60	61	64	65	66	S	67	S
----	----	----	----	----	---	----	---	----	----	----	----	----	---	----	----	----	----	----	----	----	---	----	---

NO. 1 電動弁制御

NO. 2 電動弁制御

68	61	69	65	70	S	71	72		119	120	E					
----	----	----	----	----	---	----	----	--	-----	-----	---	--	--	--	--	--

水位検出器へ
泥土池

TB5
F15 45P

R	2	3	4	5	17	18	51	52	77	78	79	80	81	82	83	84	85	86	87	88	89	90	91
---	---	---	---	---	----	----	----	----	----	----	----	----	----	----	----	----	----	----	----	----	----	----	----

中央監視盤よりポンプ運転指令

予備

予備

中央監視盤へ状態信号

92	93	94	95	E	116		RP	NP															
----	----	----	----	---	-----	--	----	----	--	--	--	--	--	--	--	--	--	--	--	--	--	--	--

中央監視盤へ
泥土池水位信号

表示
予備

計装電源
1φ100V

工事名	R8企総管 吉野川北岸工業用水道 泥土池ポンプ制御盤取替工事		
工事箇所	板野郡松茂町長岸		
図面名	泥土池ポンプ制御盤 外部端子配列図 (参考図)		
縮尺	NTS	図面番号	17
年度	令和8年度		
事業者名	徳島県企業局		