



宮倉徳島線平面図(その4) S=1:500

仲之町地区

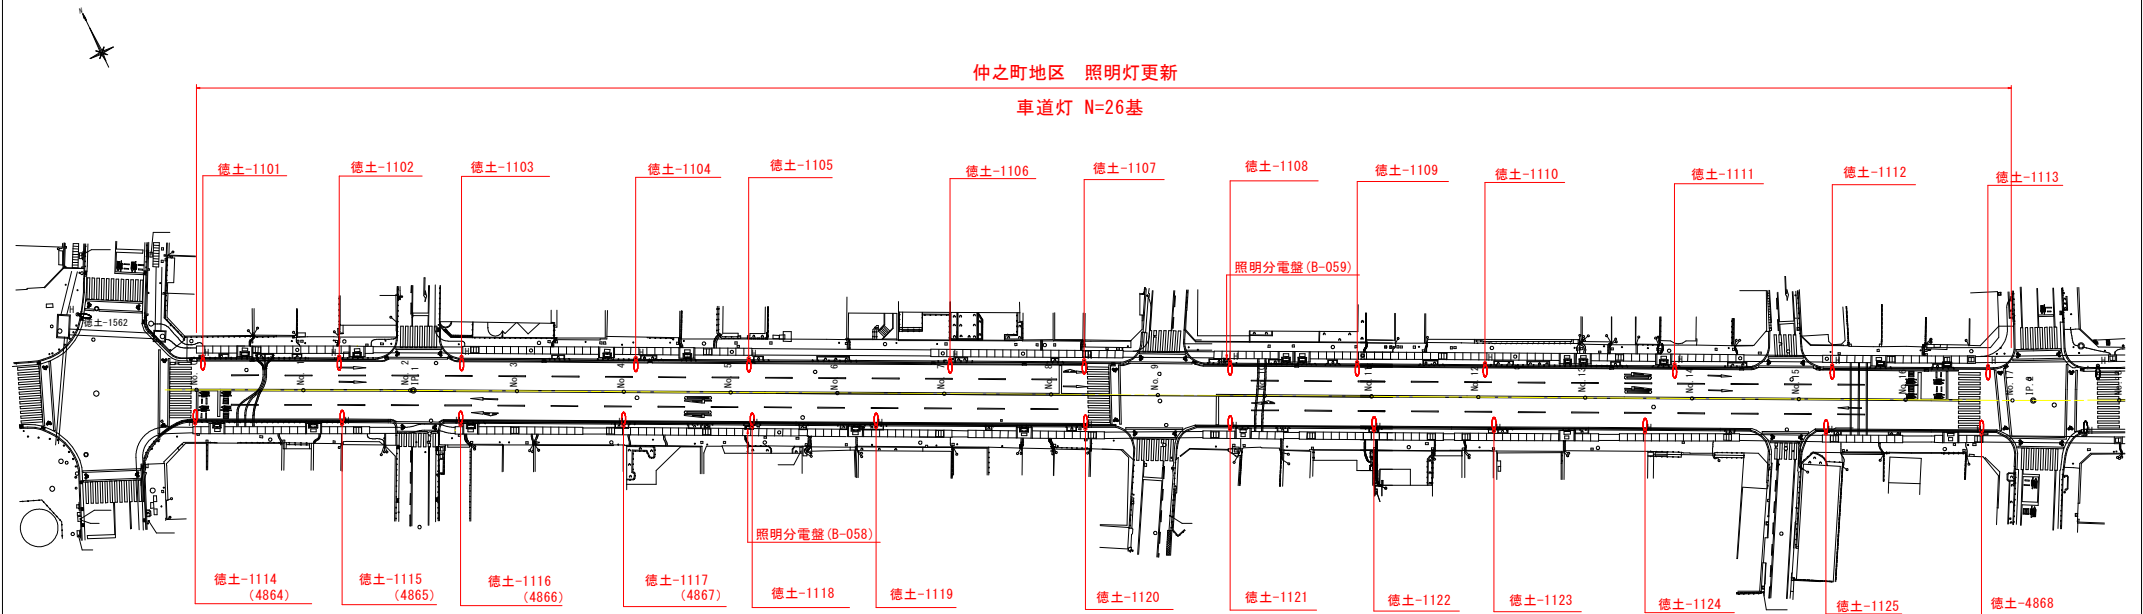

標準断面図 S=1:100

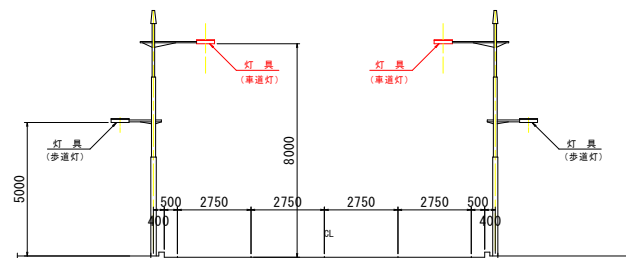

凡 例	
○	道路照明
H	歩道照明

宮倉徳島線



1.0基当り

名 称	形 状 ・ 寸 法	数 量	備 考
灯具	LED道路照明灯具 (KCE050-2)	1	
電源装置	平均路面輝度0.5cd/m ²	基	


実施設計図面

工事名	R8徳士 宮倉徳島線他 徳・仲之他 LED照明設備工事		
路線名等	宮倉徳島線他		
工事箇所	徳島市仲之町2丁目他		
図面名	宮倉徳島線平面図(その4)		
縮尺	図示	図面番号	1 / 3
会社名			
事業者名	徳島県徳島県土整備事務所		

 佐古停車場線平面図
佐古地区

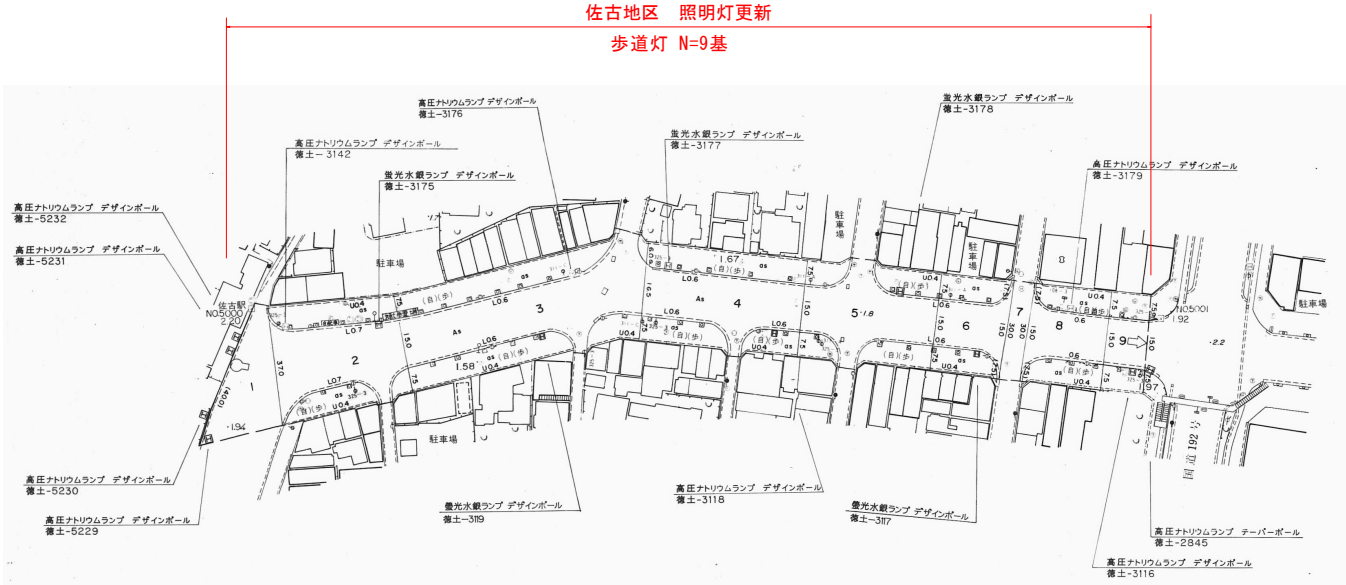

標準断面図 S=1:100

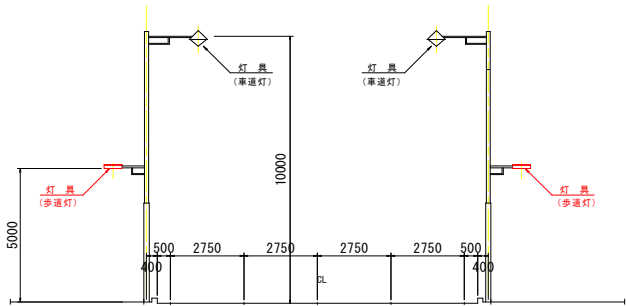

佐古停車場線

1.0基当り


名 称	形 状 ・ 寸 法	数 量	備 考
灯 具	LED道路照明灯具 (KHE015)	1 基	
電源装置			

実施設計図面

工事名	R8徳土 宮倉徳島線他 徳・仲之他 LED照明設備工事		
路線名等	宮倉徳島線他		
工事箇所	徳島市仲之町2丁目他		
図面名	佐古停車場線平面図		
縮尺	図示	図面番号	2 / 3
会社名			
事業者名	徳島県徳島県土整備事務所		

道路照明柱姿図（独立式）

側面図

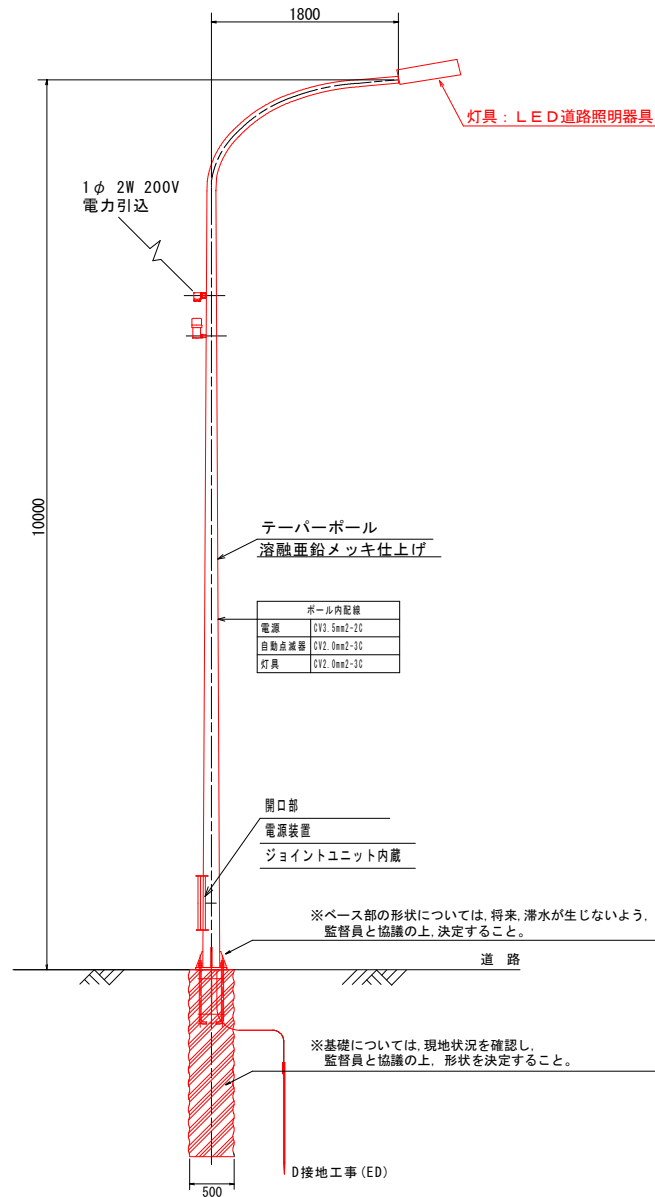


数量表


名 称	形 状 ・ 寸 法	数 量	備 考
照明柱 (鋼管テーパポール)	10-218-S (ベース露出、メッキ)	1 本	
灯具	LED道路照明灯具 (KCE070-2)	1 基	
電源装置	平均路面輝度0.7cd/m2	1 基	
ジョイントユニット	ポール内、1灯2灯用単独	1 個	
自動点滅器	200V 10A	1 組	
ケーブル	CV3, 5mm2-2C	10.0 m	電源用
ケーブル	CV2, 0mm2-3C	10.0 m	灯具、自動点滅器用
電線	IV5 5sq	3.0 m	接地用
電線管	HIVE16	1.0 m	接地用
ターミナルキャップ	G28	1 個	引込用
引込バンド		1 個	引込用
アンカーボルトセット	4-25φ-700	1 組	ネジ部溶融亜鉛メッキ
アース棒	φ10×L1500	1 ヶ所	

(基礎工事 内訳)			
掘削		0.4 m3	
スパイラル鋼管	φ500×0.6	2.1 m	
コンクリート	18N/mm	0.4 m3	


基礎外形図 S=1/30

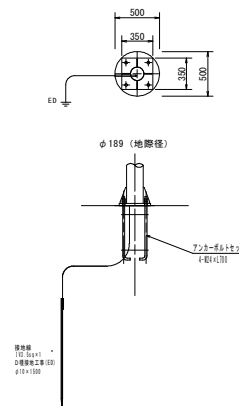

アンカーボルト詳細図 S=1/20

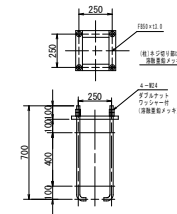

ベースプレート詳細図 S=1/20

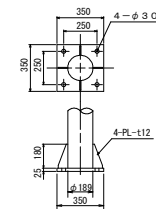

実施設計図面

工事名	R8徳土 宮倉徳島緑地 徳・仲之他 LED照明設置工事
路線名等	宮倉徳島緑地
工事箇所	徳島市仲之町2丁目他
図面名	道路照明柱姿図 (独立式)
縮尺	図示 図面番号 3 / 3
会社名	
事業者名	徳島県徳島県土整備事務所