




幹線流量計撤去設置図 S=1:50

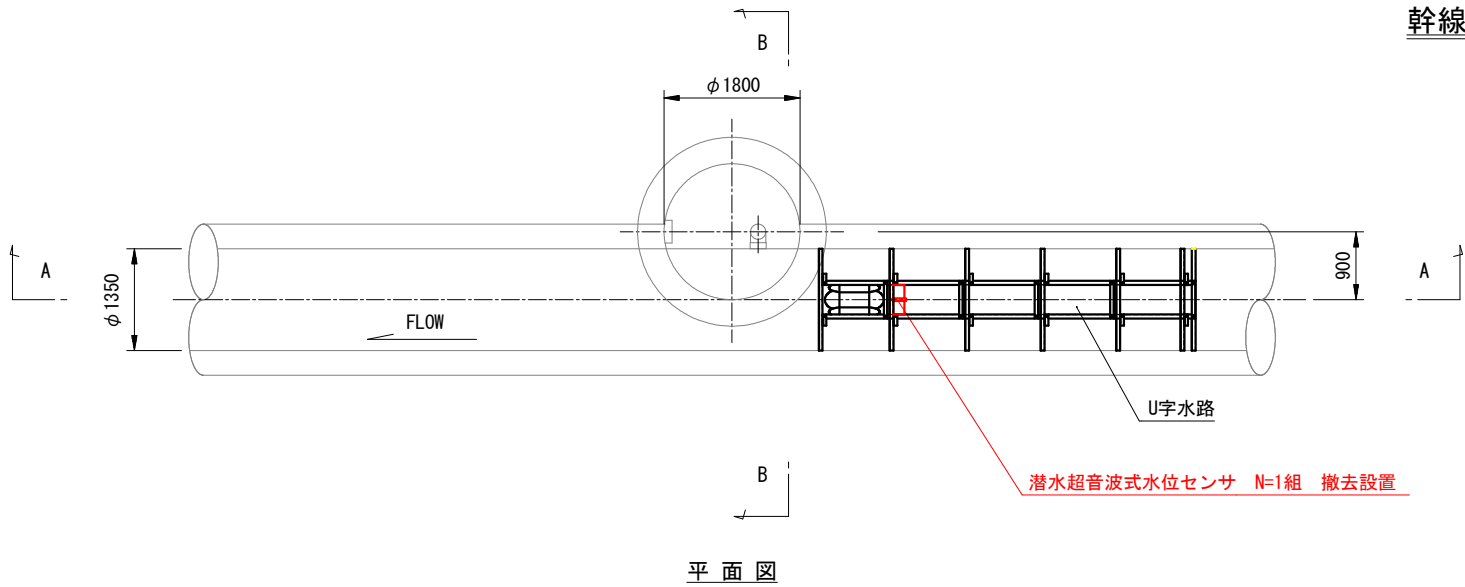


平面図

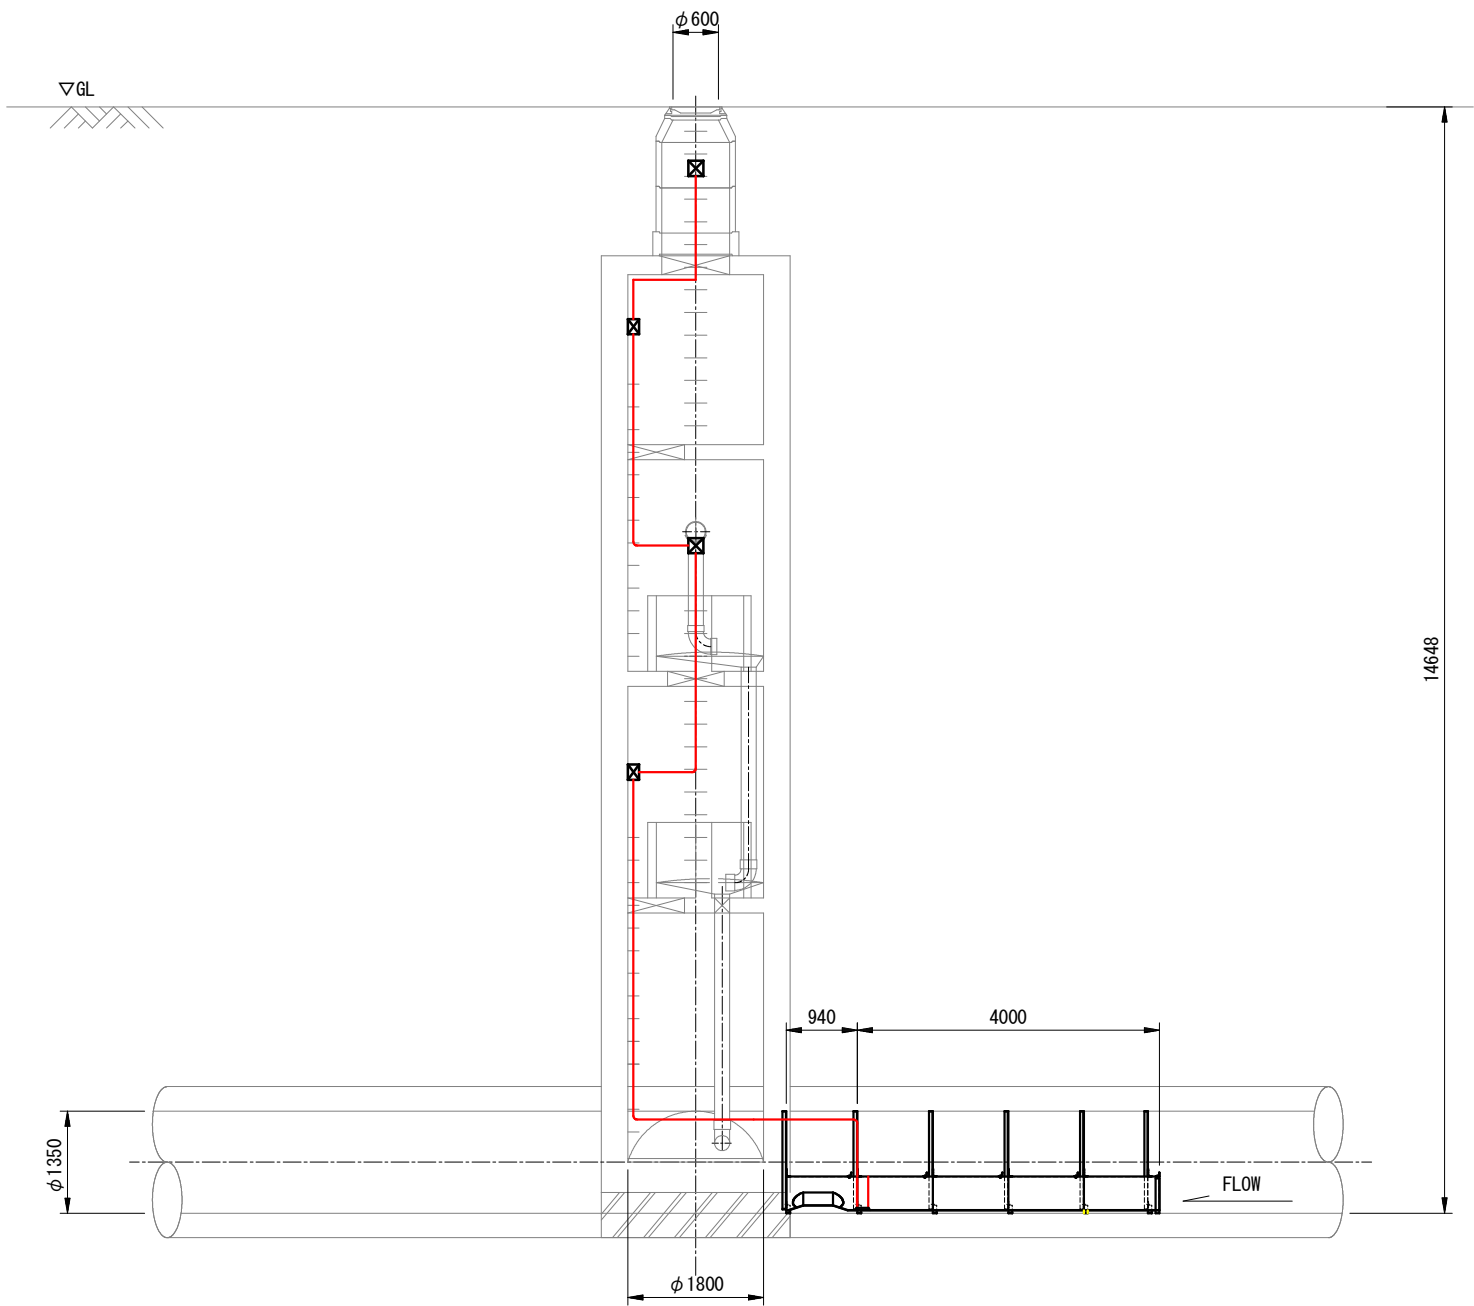

A-A断面図

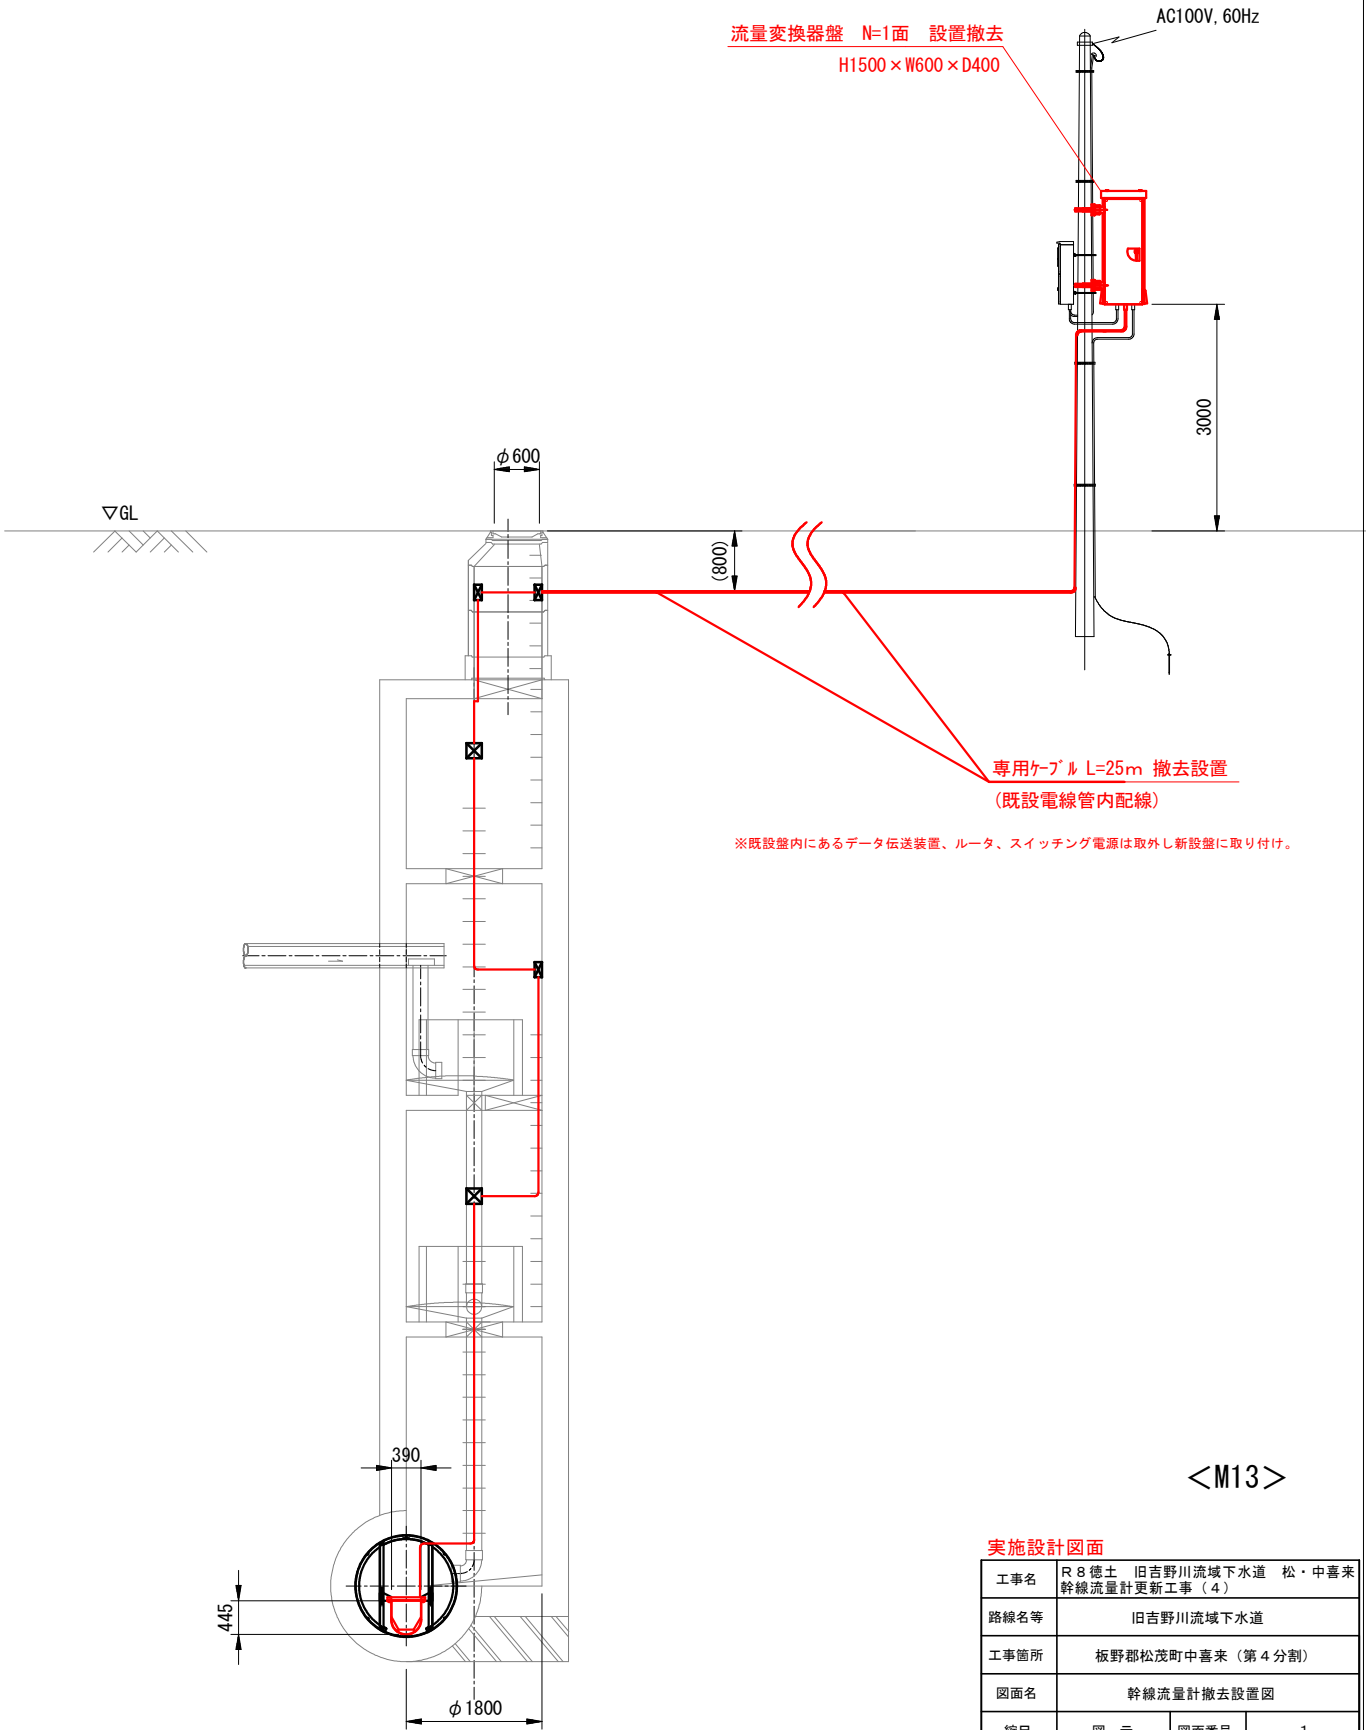

B-B断面図

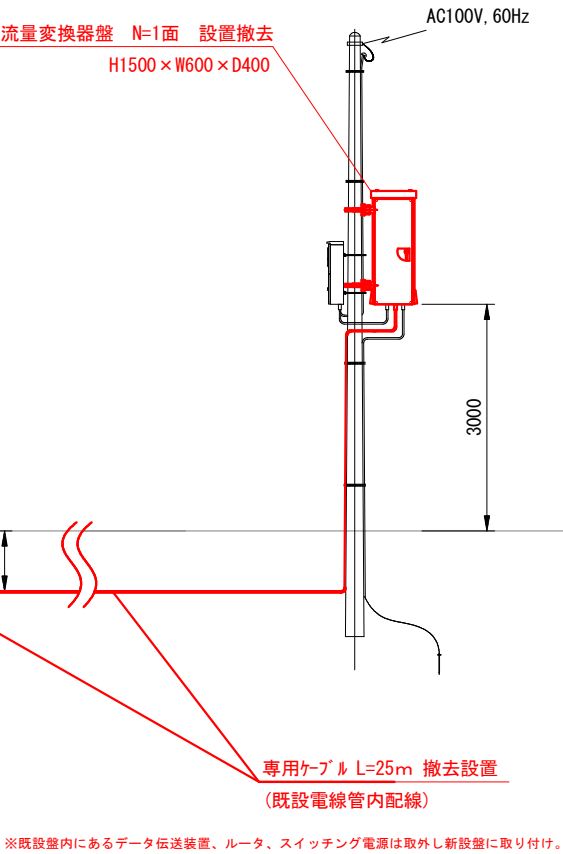


※既設盤内にあるデータ伝送装置、ルータ、スイッチング電源は取外し新設盤に取り付け。

<M13>

実施設計図面			
工事名	R 8 徳土 旧吉野川流域下水道 松・中喜来 幹線流量計更新工事（4）		
路線名等	旧吉野川流域下水道		
工事箇所	板野郡松茂町中喜来（第4分割）		
図面名	幹線流量計撤去設置図		
縮尺	図 示	図面番号	1
事業者名	徳島県土整備事務所		

流量変換器盤図 S=1:40

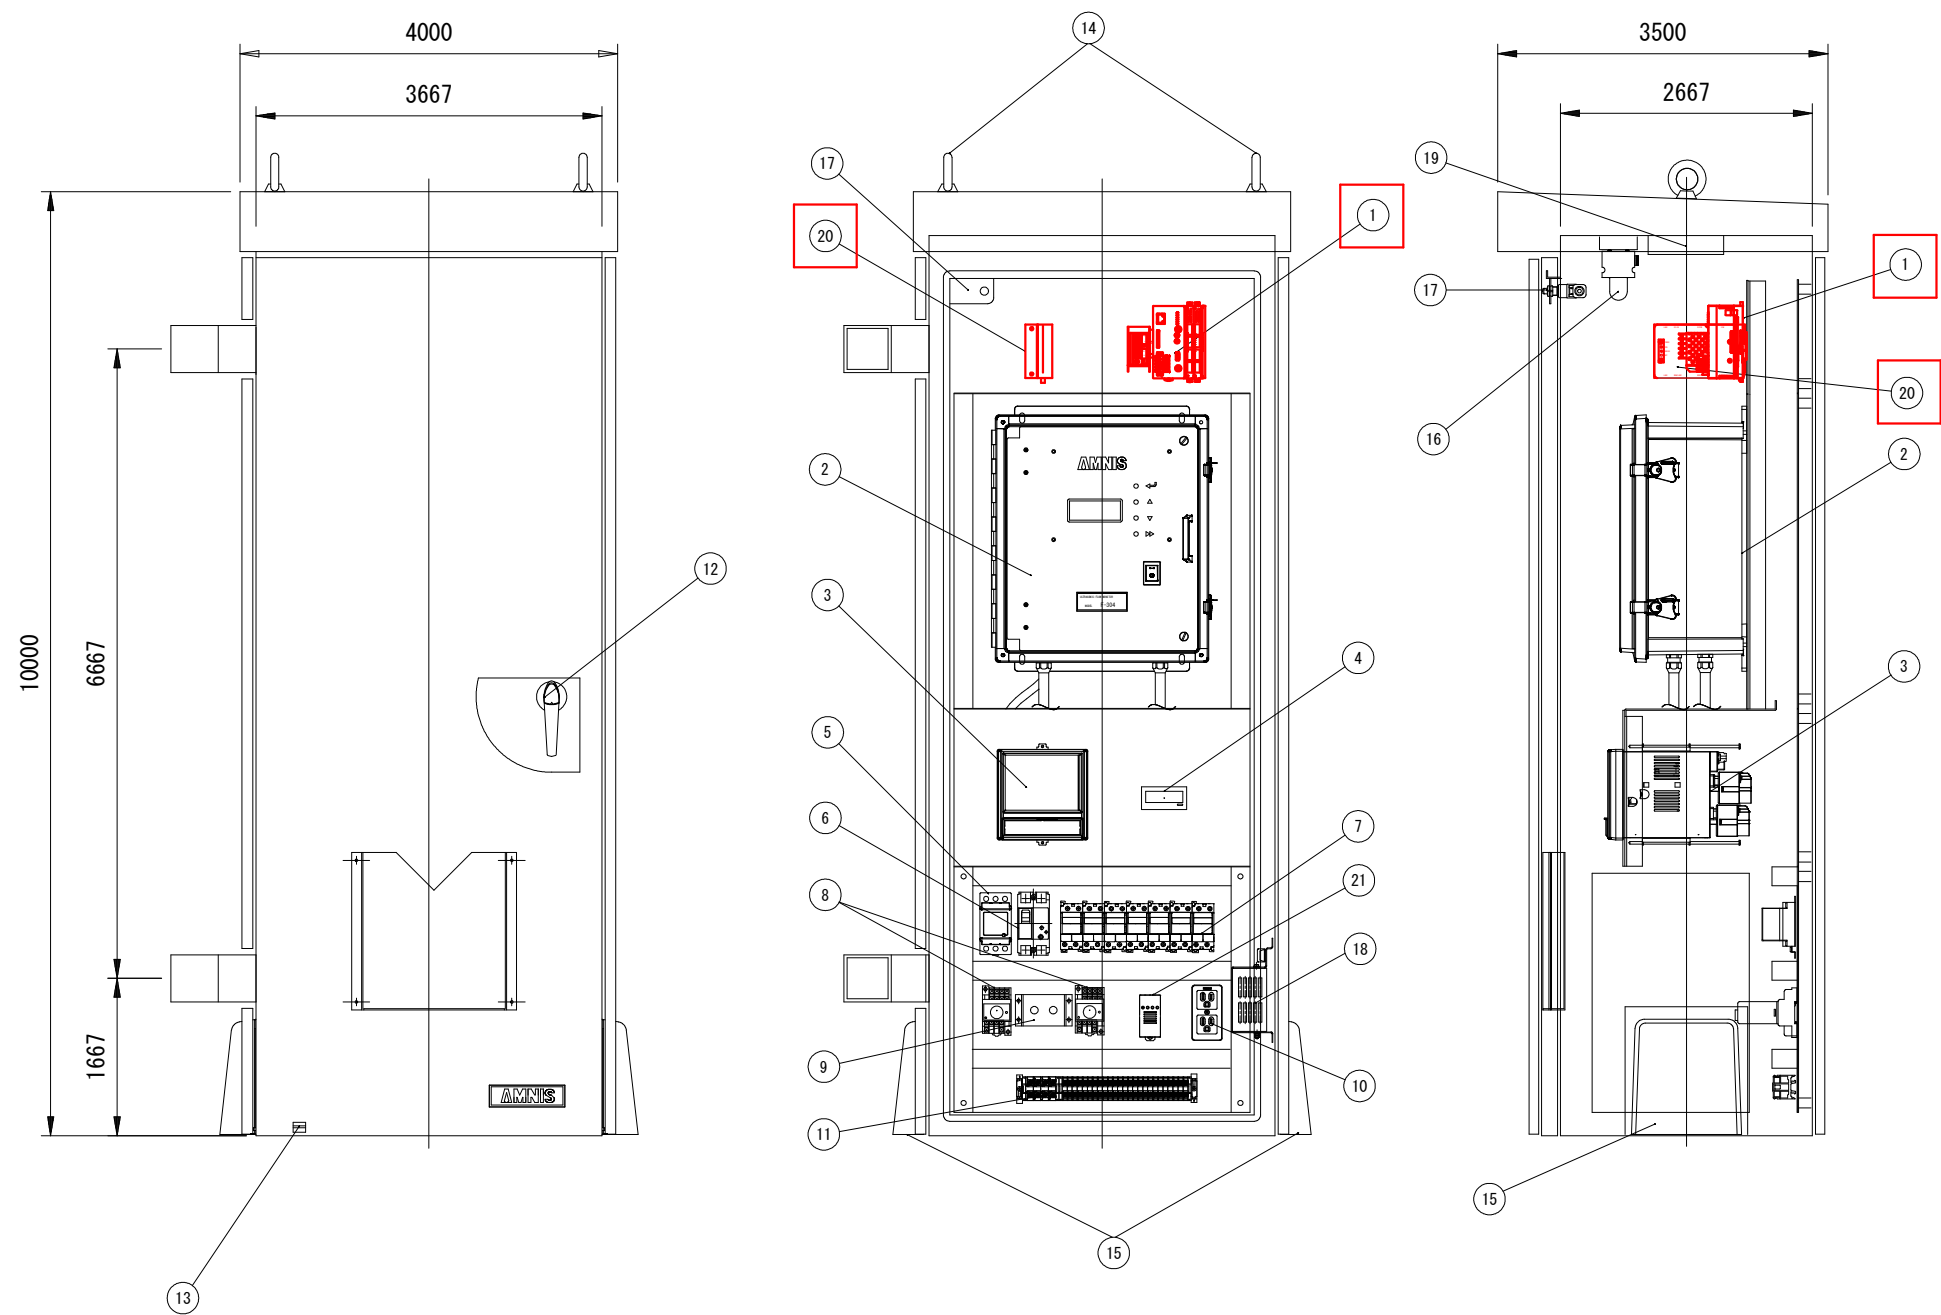


材質：SPHC製
板厚：本体2.3mm 扉3.2mm
塗装：5Y7/1(ポリウレタン塗装、全ツヤ)
膜厚：外装80μm以上 内装60μm以上
面数：1面

番号	名称	数量
1	データ伝送装置	1
2	流量計変換器	1
3	ペーパーレス記録計	1
4	カウンタ	1
5	電源用避雷器	1
6	漏電遮断器	1
7	サーキットプロテクタ	7
8	温度設定器 (ファン・ヒータ)	2
9	手動・断・自動切替スイッチ	2
10	コンセント	1
11	端子台	1
12	取手	1
13	接地端子	1
14	アイボルト	2
15	吸気口 (フィルタ付)	2
16	照明	1
17	ドアスイッチ	1
18	ヒータ	1
19	換気扇	1
20	ルータ	1
21	フォトモスリレー	1

注記
1. は、既設流用を示す

実施設計図面			
工事名	R 8 徳土 旧吉野川流域下水道 松・中喜来 幹線流量計更新工事 (4)		
路線名等	旧吉野川流域下水道		
工事箇所	板野郡松茂町中喜来 (第 4 分割)		
図面名	流量変換器盤図		
縮尺	図 示	図面番号	2
事業者名	徳島県土整備事務所		



流量変換器盤 AC接続図

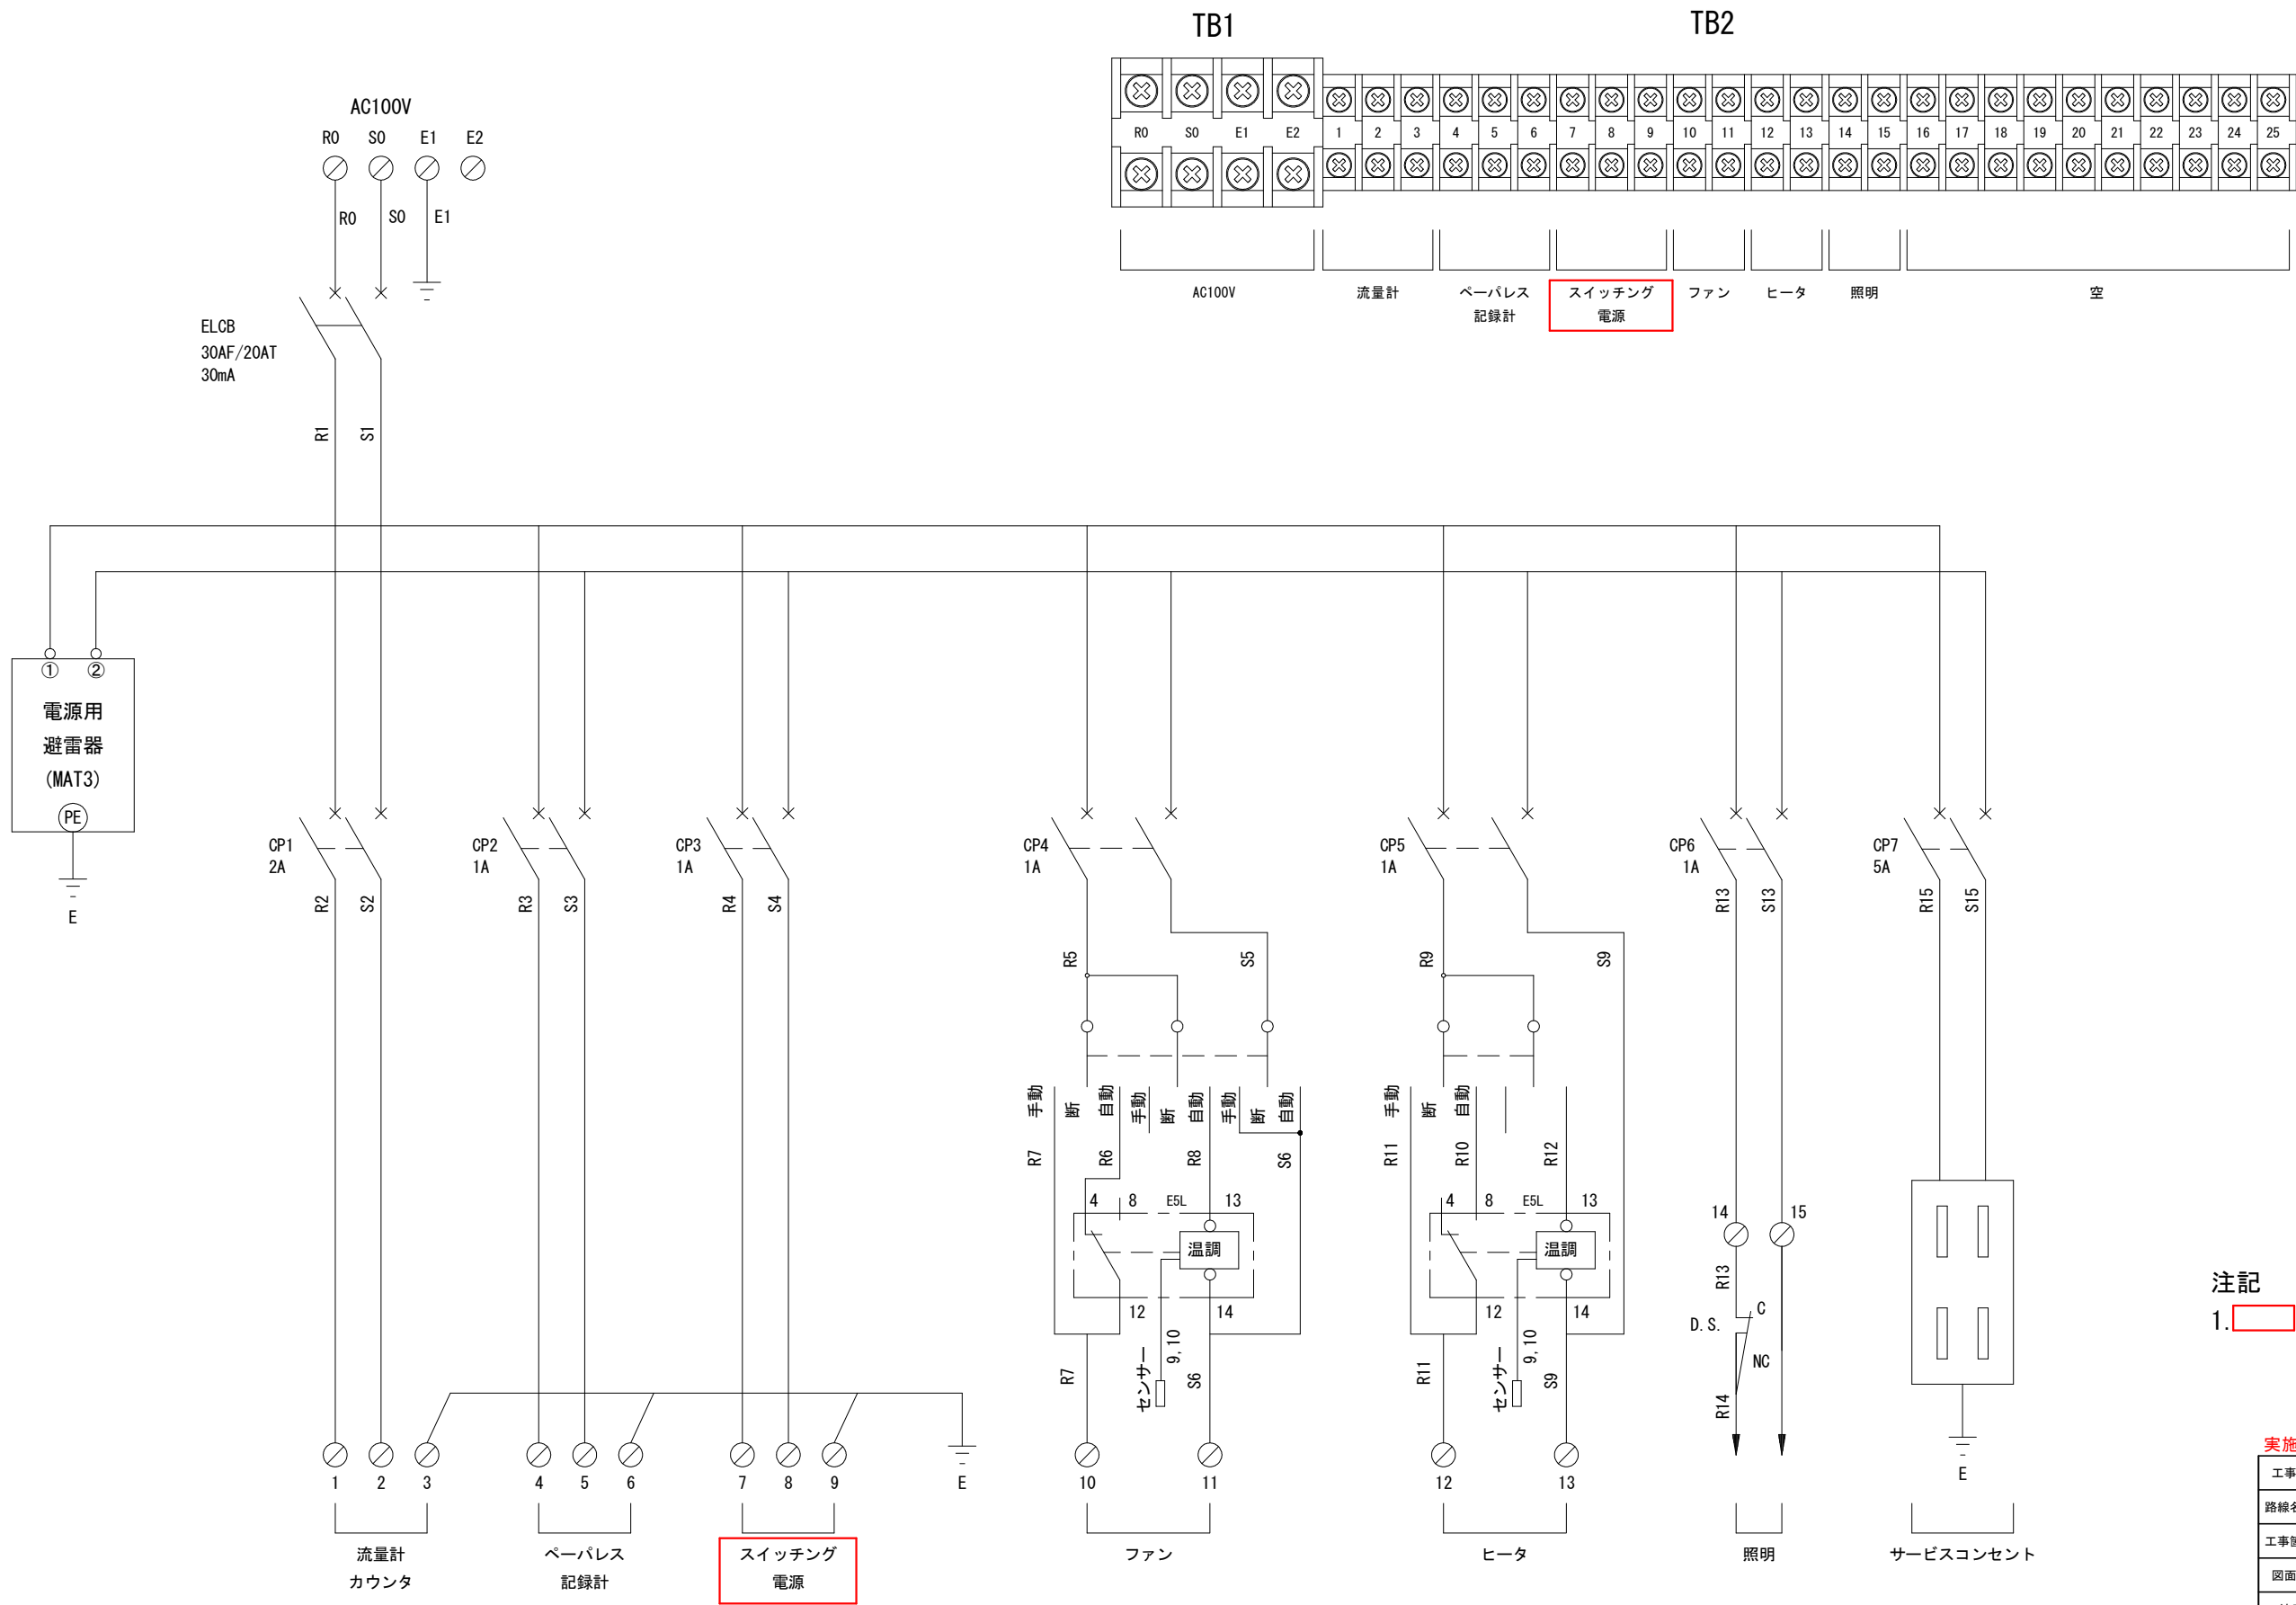

注記
1. は、既設流用を示す

実施設計図面			
工事名	R 8 徳士 旧吉野川流域下水道 松・中喜来 幹線流量計更新工事（4）		
路線名等	旧吉野川流域下水道		
工事箇所	板野郡松茂町中喜来（第4分割）		
図面名	流量変換器盤 AC接続図		
縮尺	—	図面番号	3
事業者名	徳島県土整備事務所		

流量計変換器部品配置図 S=1:2

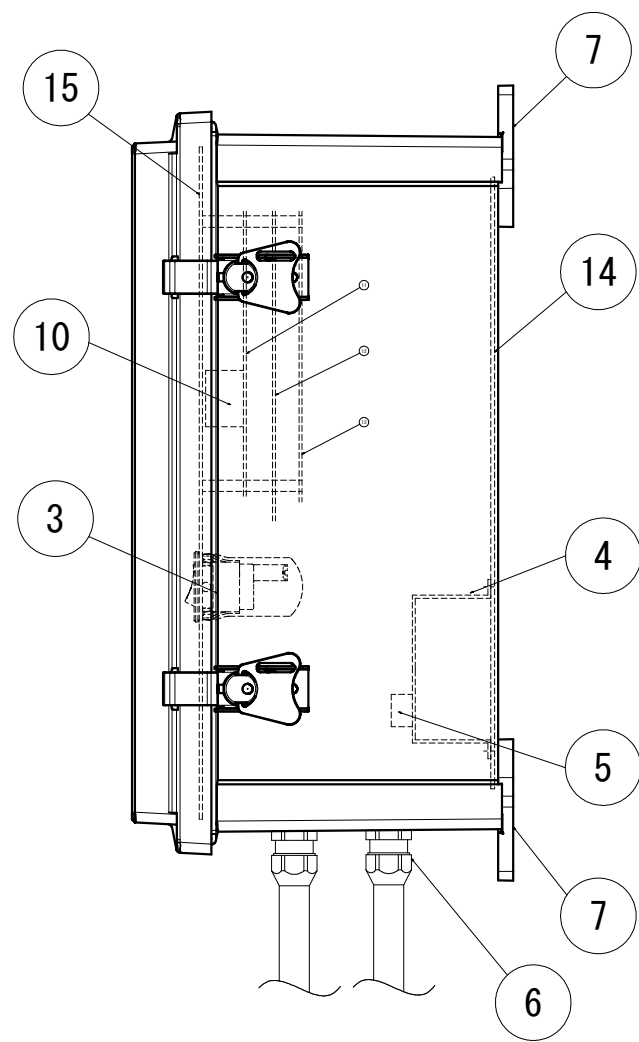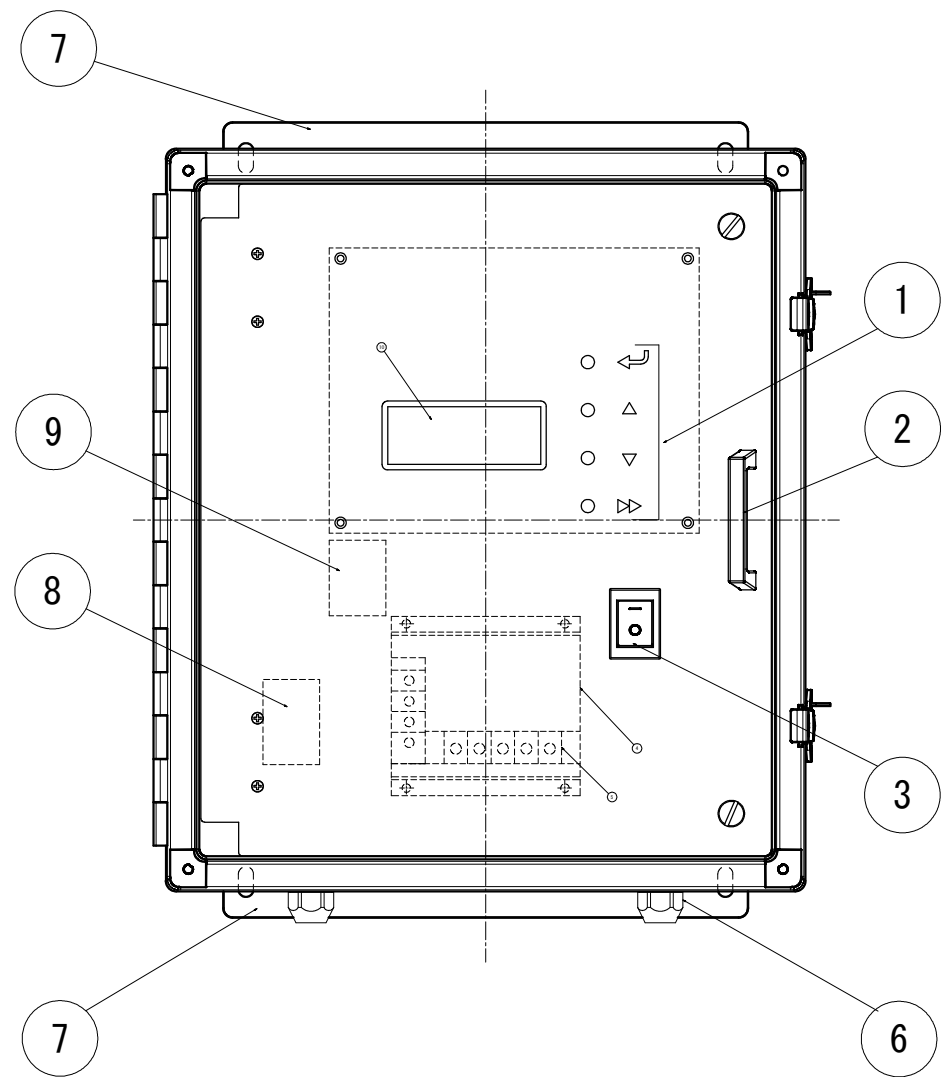


仕 様		
表示部	20桁×4行 LCD	・水位 ・流量 ・積算
入力キー	◀ エンタキー △ アップキー ▽ ダウンキー ▷ イグジットキー	選択 データ変更 データ変更 元に戻る
N P		
本 体	樹脂製	

⑮	フロントパネル	1 枚
⑭	背板	1 枚
⑬	I/O基板	1 枚
⑫	USD基板	1 枚
⑪	CPU基板	1 枚
⑩	LCD表示部	1 台
⑨	クランプフィルタ	1 台
⑧	ノイズフィルタ	1 台
⑦	本体取付部	1 台
⑥	ケーブルロック	4 ケ
⑤	電源端子台	1 台
④	電源ユニット (AC/DC)	1 台
③	電源スイッチ	1 台
②	取手	1 個
①	入力キー (4種)	1 組
番 号	名 称	数 量

実施設計図面


工事名	R 8 徳土 旧吉野川流域下水道 松・中喜来 幹線流量計更新工事 (4)		
路線名等	旧吉野川流域下水道		
工事箇所	板野郡松茂町中喜来 (第 4 分割)		
図面名	流量計変換器部品配置図		
縮尺	図 示	図面番号	4
事業者名	徳島県土整備事務所		

流量計変換器内部接続図

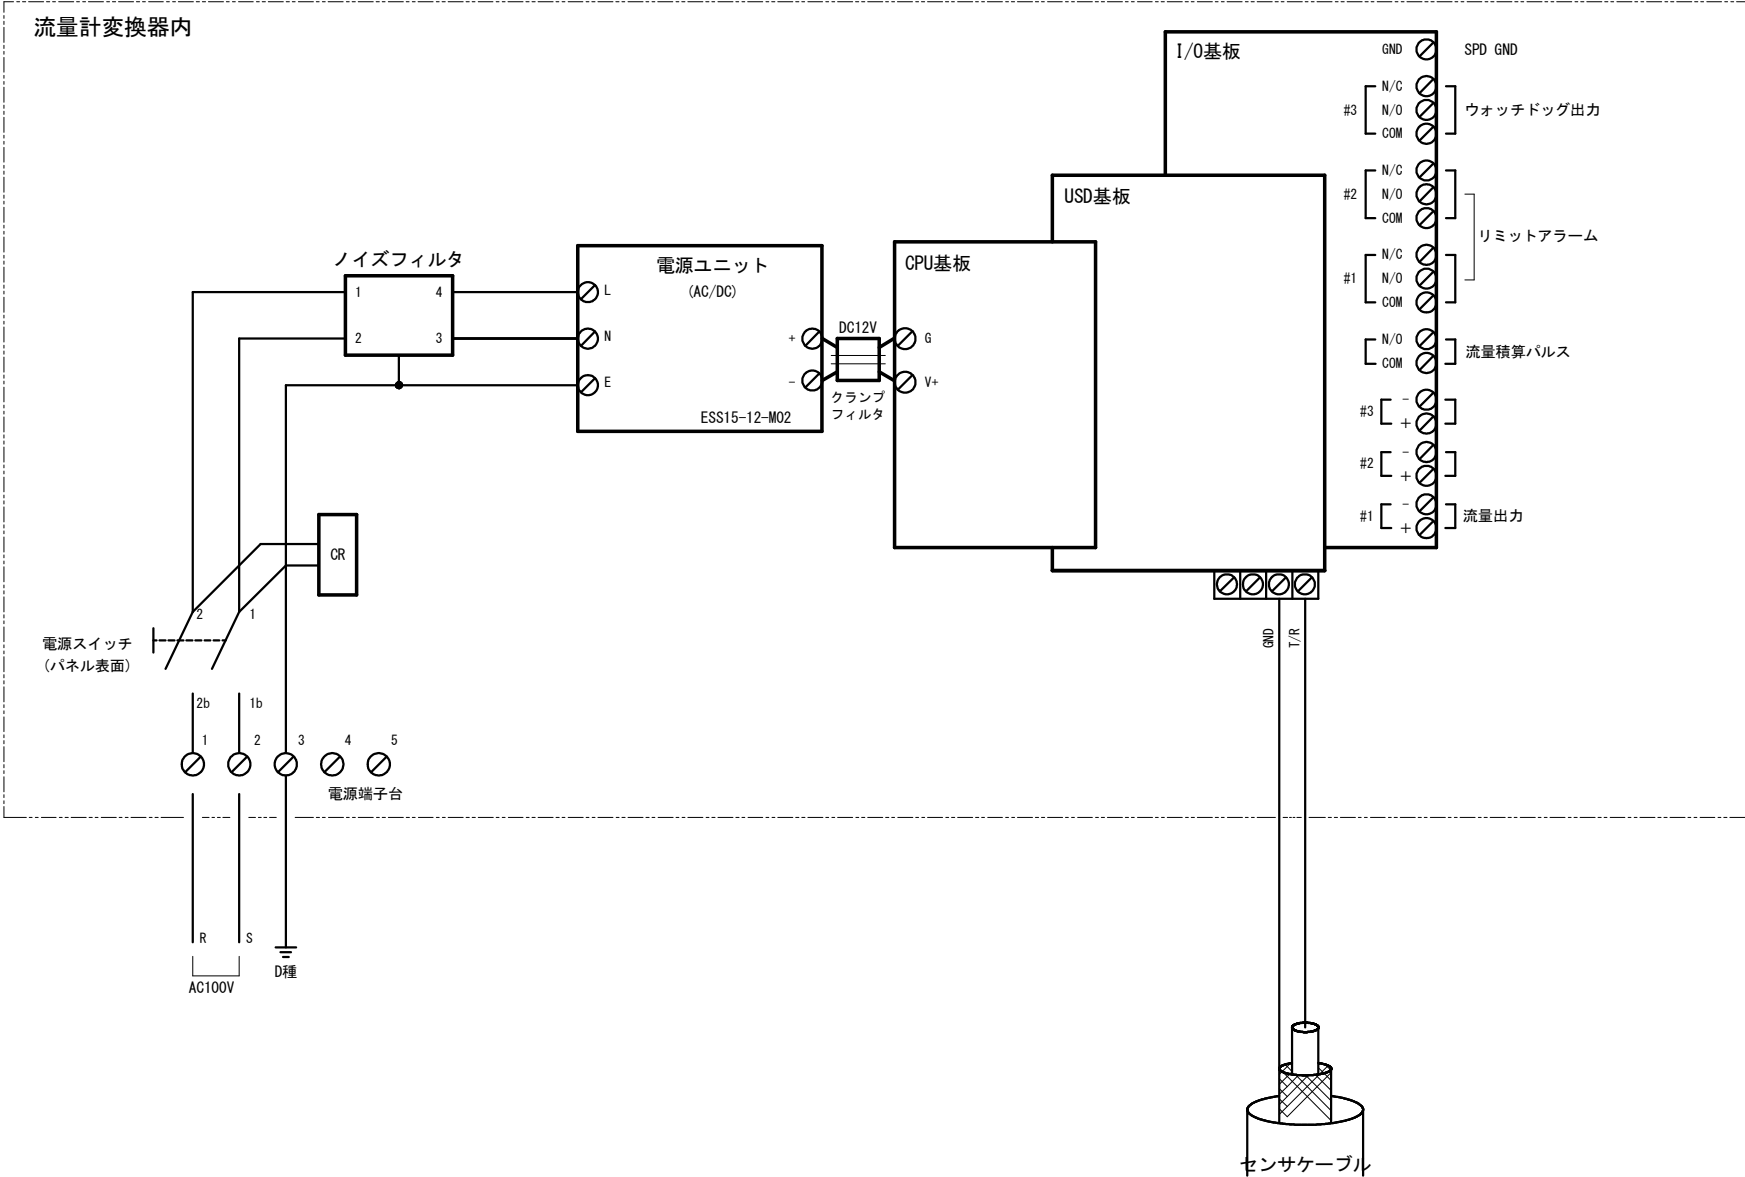


実施設計図面			
工事名	R 8 徳士 旧吉野川流域下水道 松・中喜来 幹線流量計更新工事 (4)		
路線名等	旧吉野川流域下水道		
工事箇所	板野郡松茂町中喜来 (第 4 分割)		
図面名	流量計変換器内部接続図		
縮尺	一	図面番号	5
事業者名	徳島県土整備事務所		

潜水超音波式水位センサ外形図 S=1:1

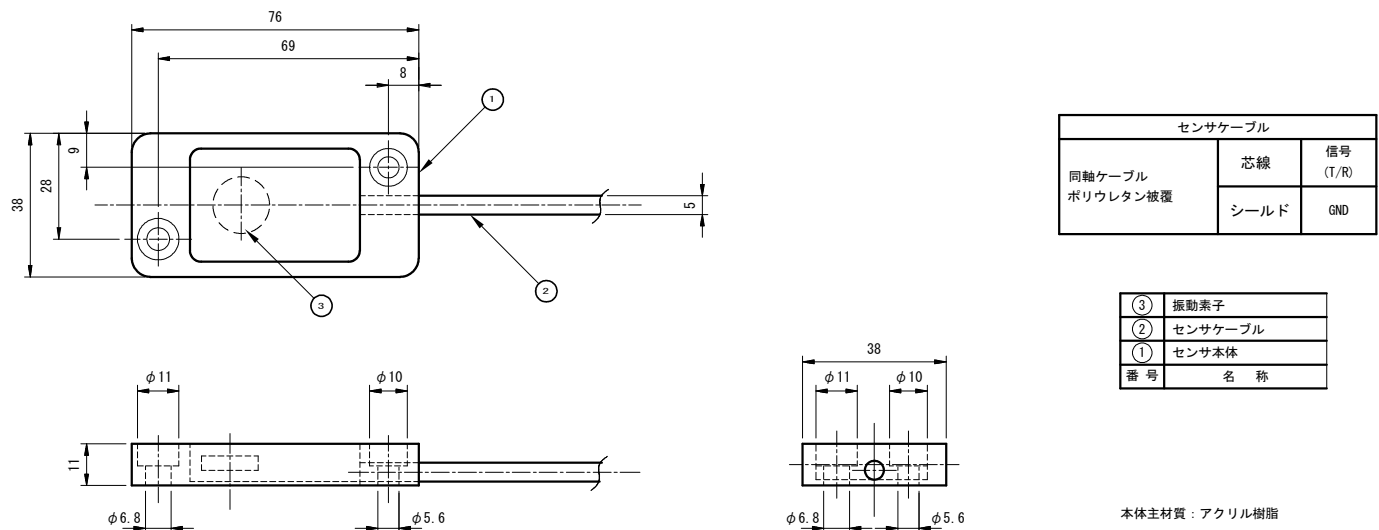

センサ取付金具外形図 S=1:5

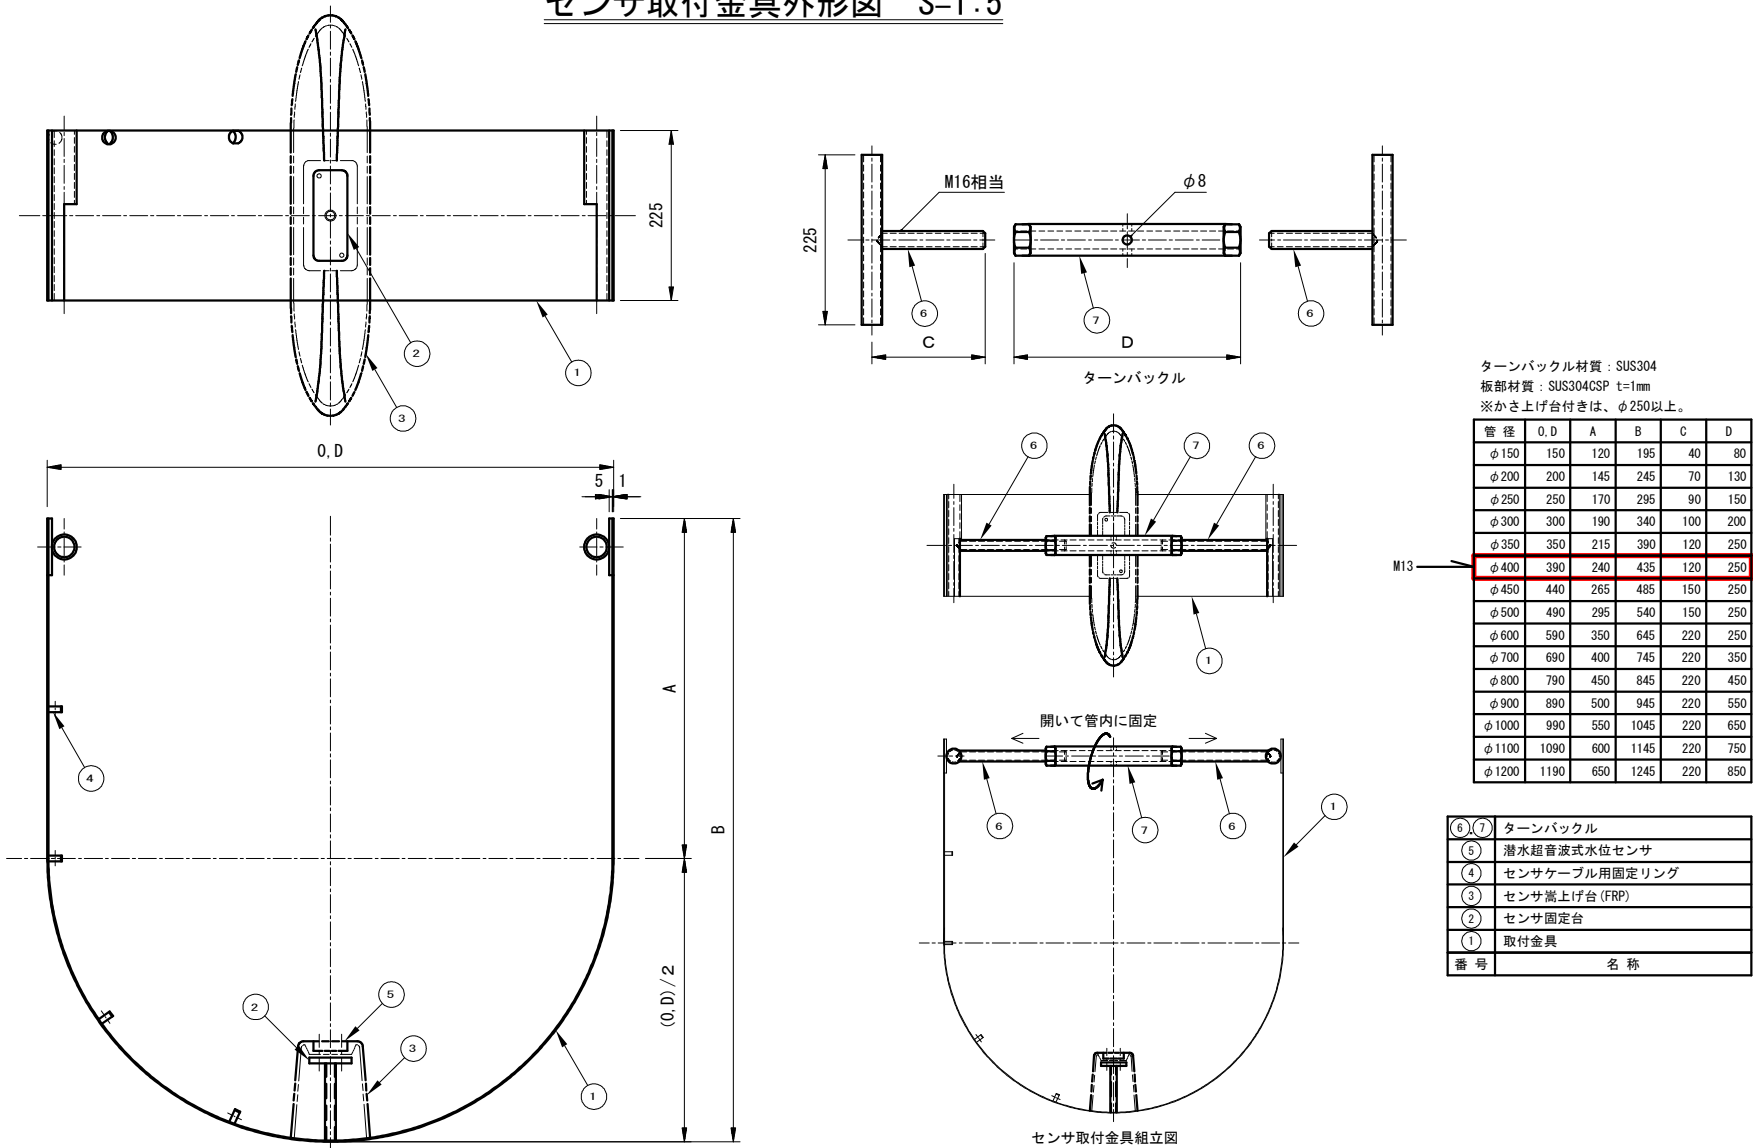

実施設計図面

工事名	R 8 徳土 旧吉野川流域下水道 松・中喜来 幹線流量計更新工事（4）		
路線名等	旧吉野川流域下水道		
工事箇所	板野郡松茂町中喜来（第4分割）		
図面名	潜水超音波式水位センサ外形図 センサ取付金具外形図		
縮尺	図示	図面番号	6
事業者名	徳島県土整備事務所		