


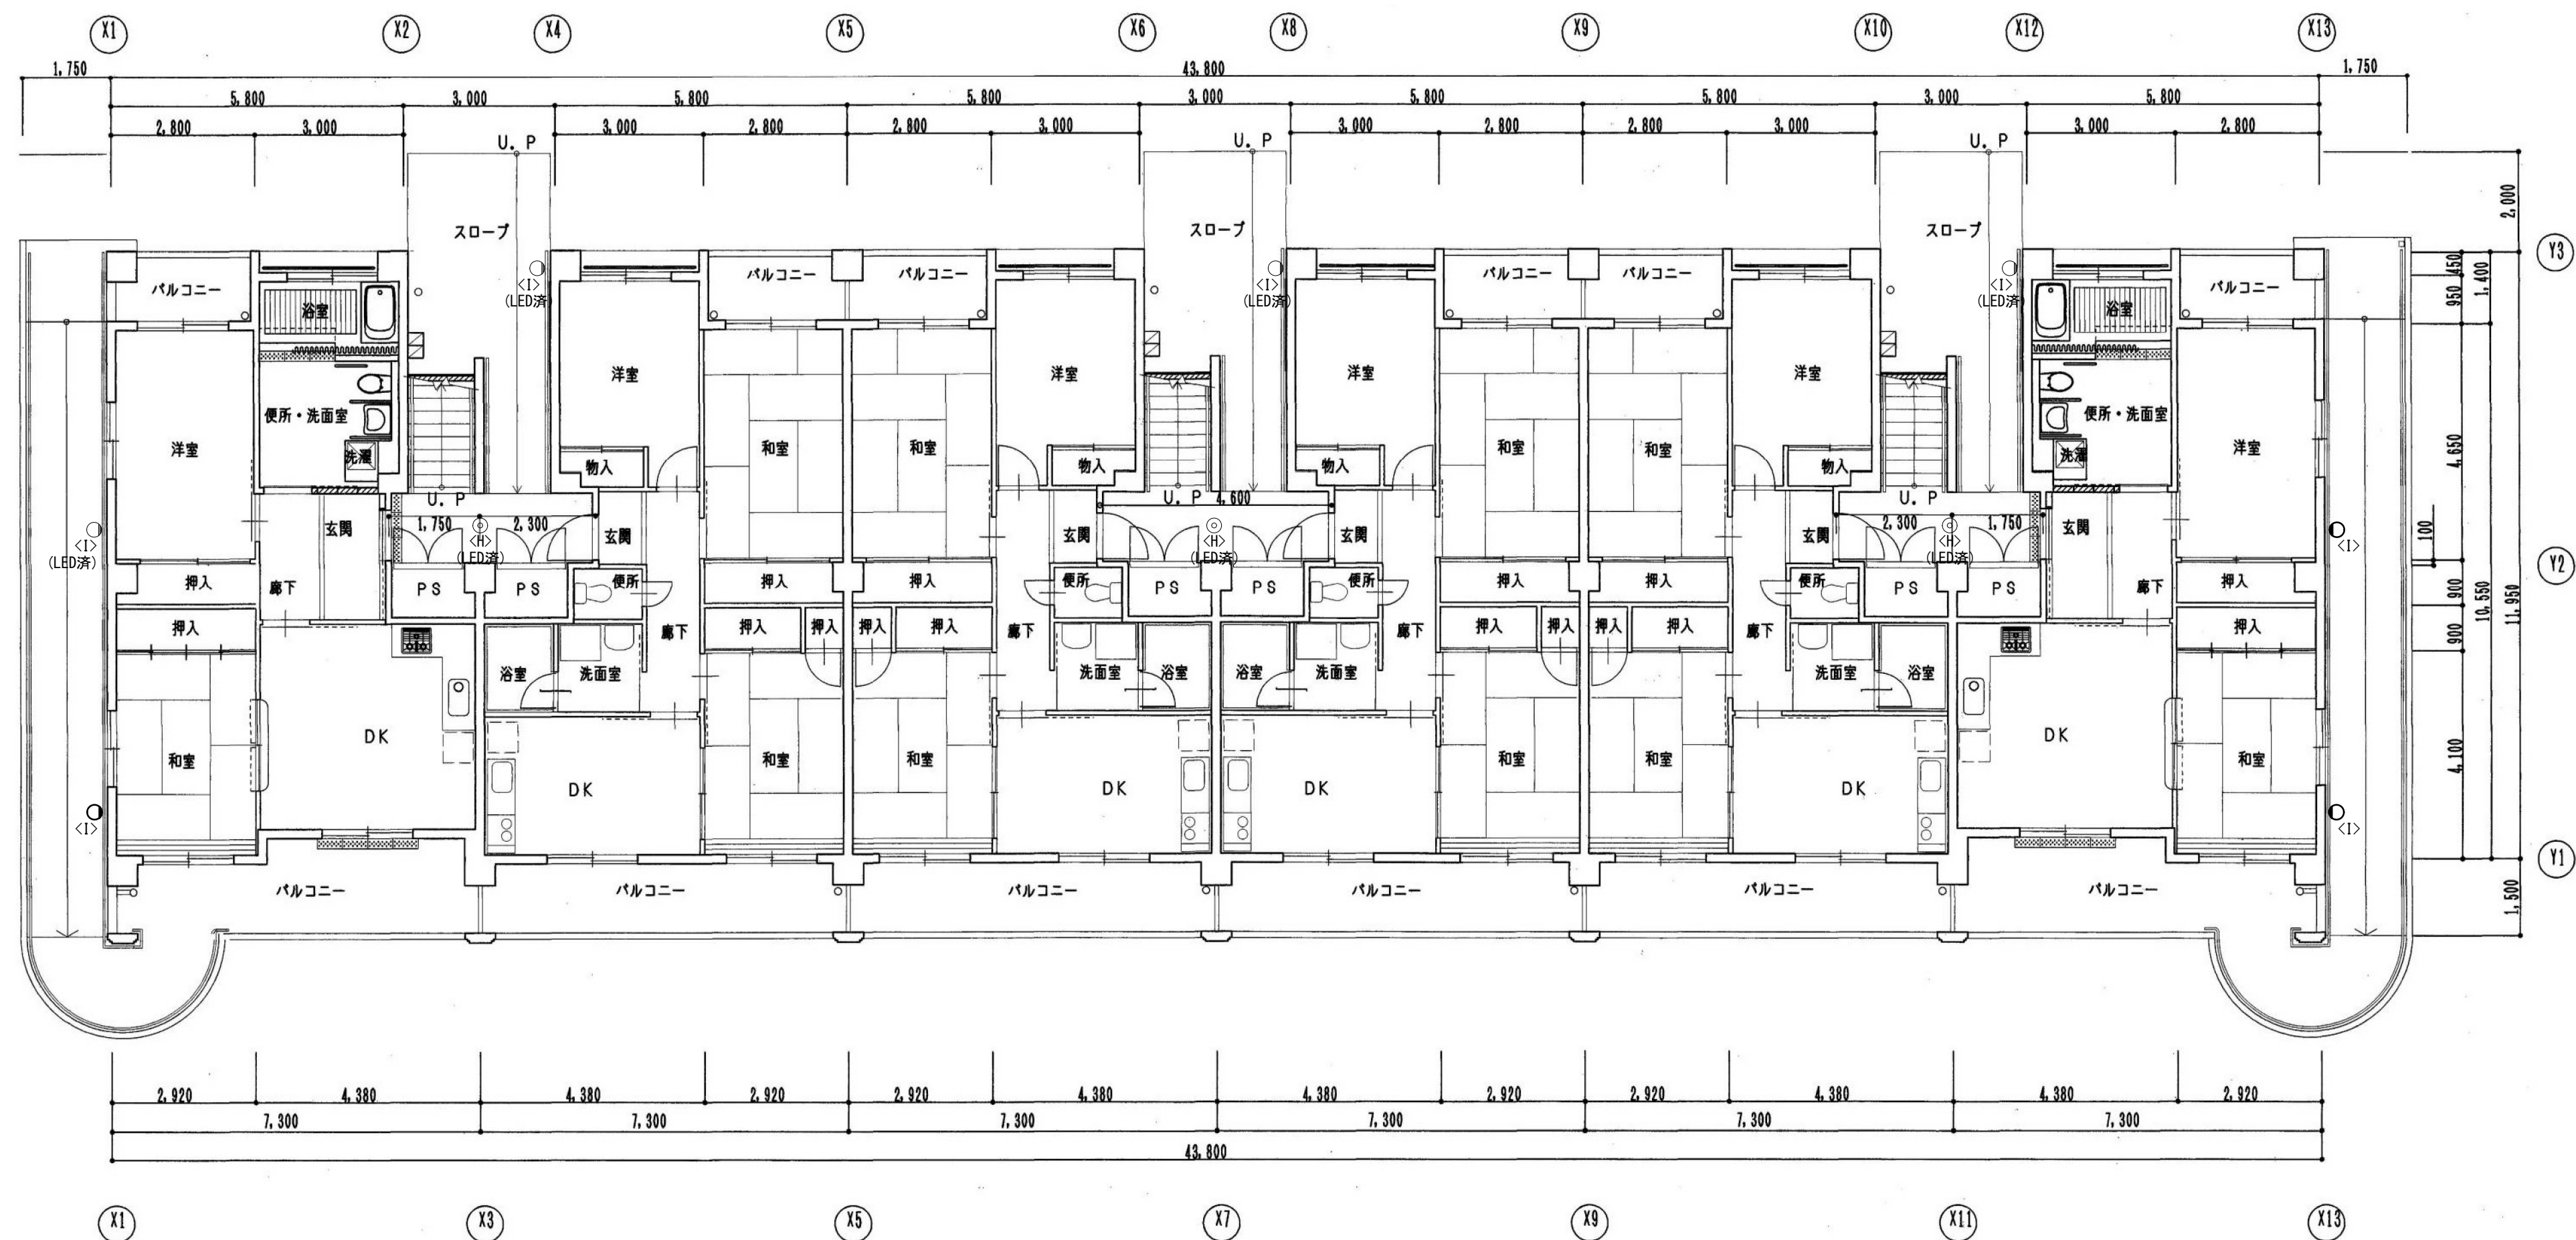


1階平面図 S=1/100

2号棟
I x 3

注記 1) 共用部の廊下・階段の照明器具の撤去新設を実施する。

徳島県土整備部住宅課		工事名	R 8 住宅 鴨島呉郷団地他 吉野川市他 1号棟等共用部照明設備改修工事	図面番号	E-43	 (株) 上久保設備設計 代表取締役 上久保 哲治 建築設備士 福田 友紀 番号 第20EA-0480N号 〒771-0135 徳島市川内町平石若松6-2-10 TEL 088-665-2713 FAX 088-665-2713
設計	R8.07	竣工	鳴門高島 2号棟 電灯設備 1階平面図 改修前後	縮尺	1/100	

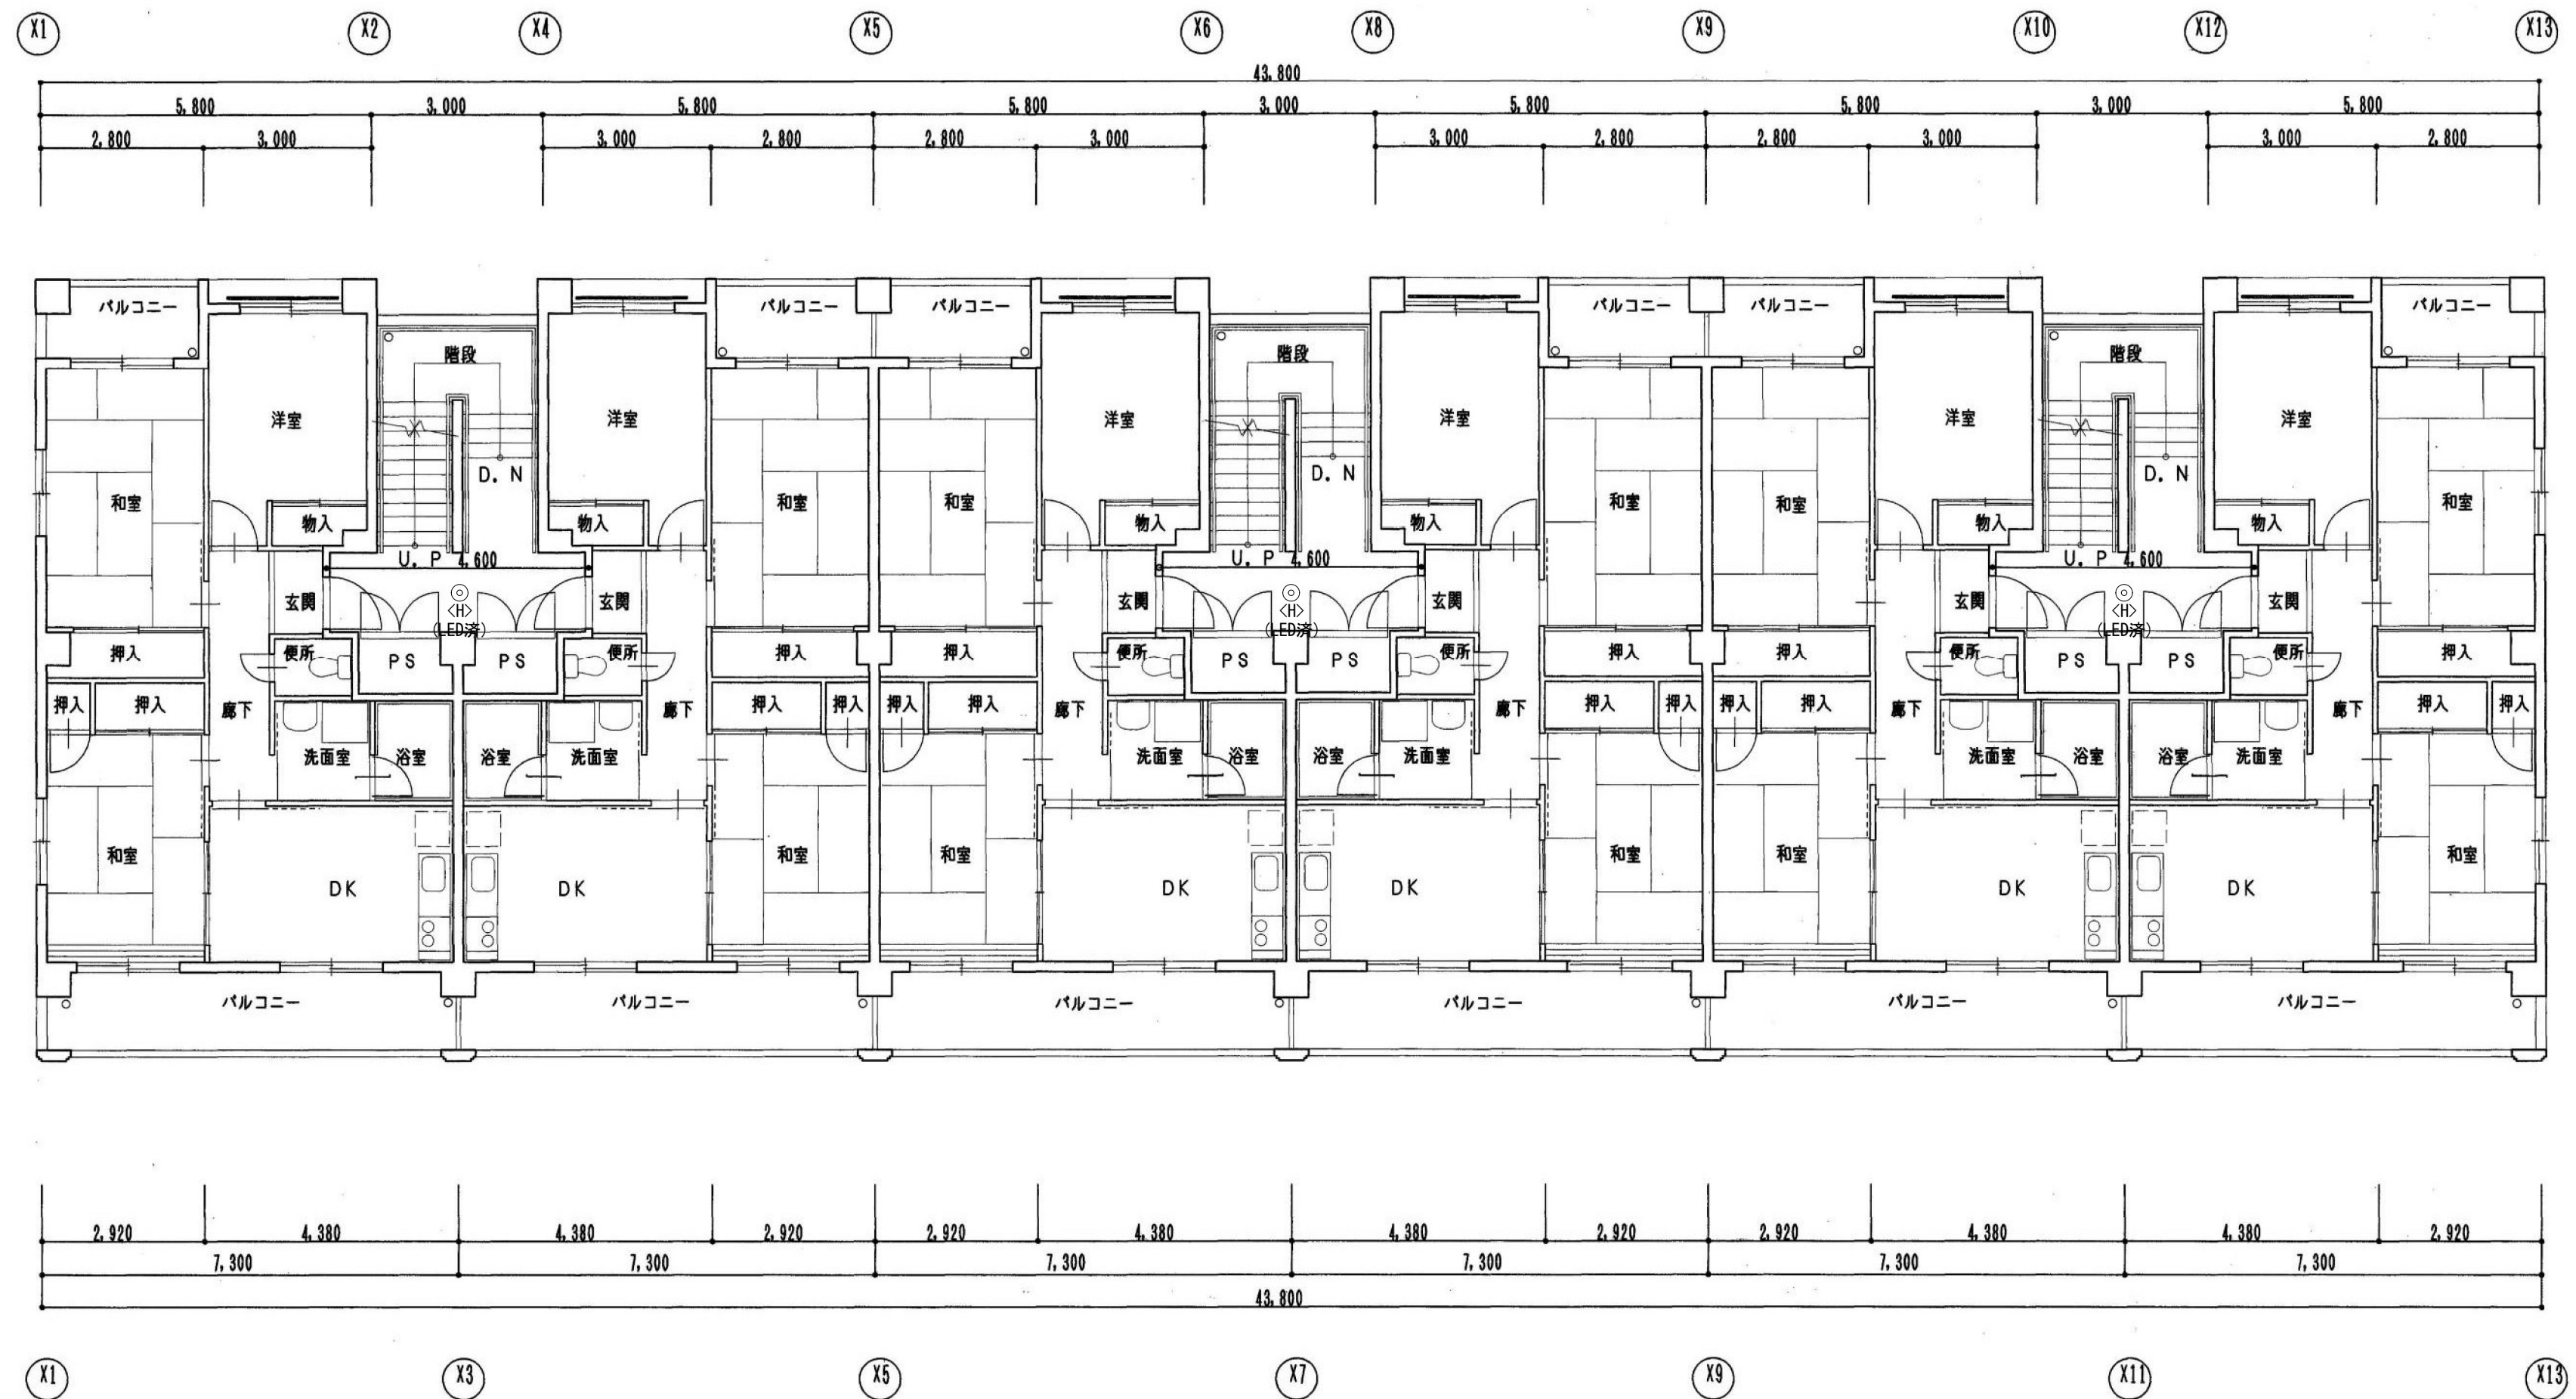

2～4階平面図 S=1/100

注記 1) 共用部の廊下・階段の照明器具の撤去新設を実施する。

徳島県県土整備部住宅課		工事名	R 8 住宅 鴨島呉郷団地他 吉野川市他 1号棟等共用部照明設備改修工事	図面番号	E-44	 (株)上久保設備設計 代表取締役 上久保 哲治 建築設備士 福田 友紀 番号 第20EA-0480N号 〒771-0135 徳島市川内町平石若松62-10 TEL 088-665-2713 FAX 088-665-2713
設計	R8.07	竣工	鳴門高島 2号棟 電灯設備 2～4階平面図 改修前後	縮尺	1/100	