



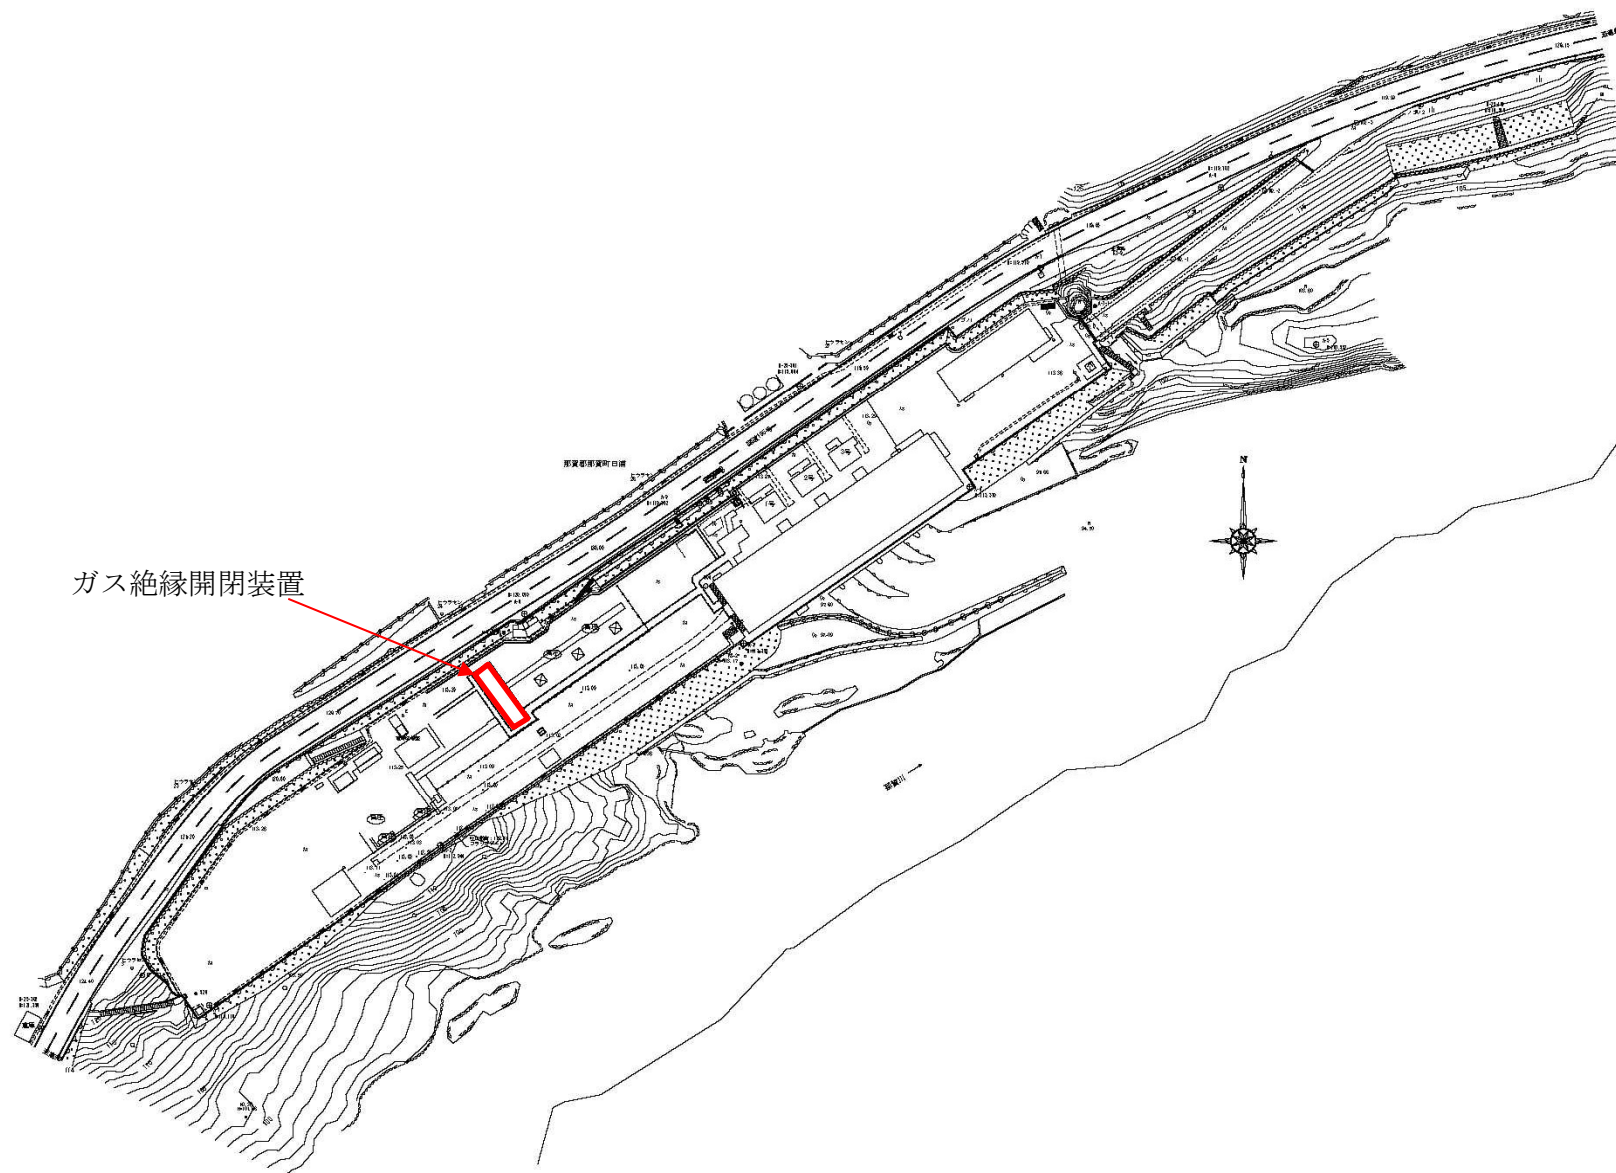


図 番	1	図面総数	4	縮 尺	—
業務名	R 8 企総管 日野谷発電所 ガス絶縁開閉装置保守業務 (一部債務負担)				
図 名	日野谷発電所 平面図				
	徳島県企業局				

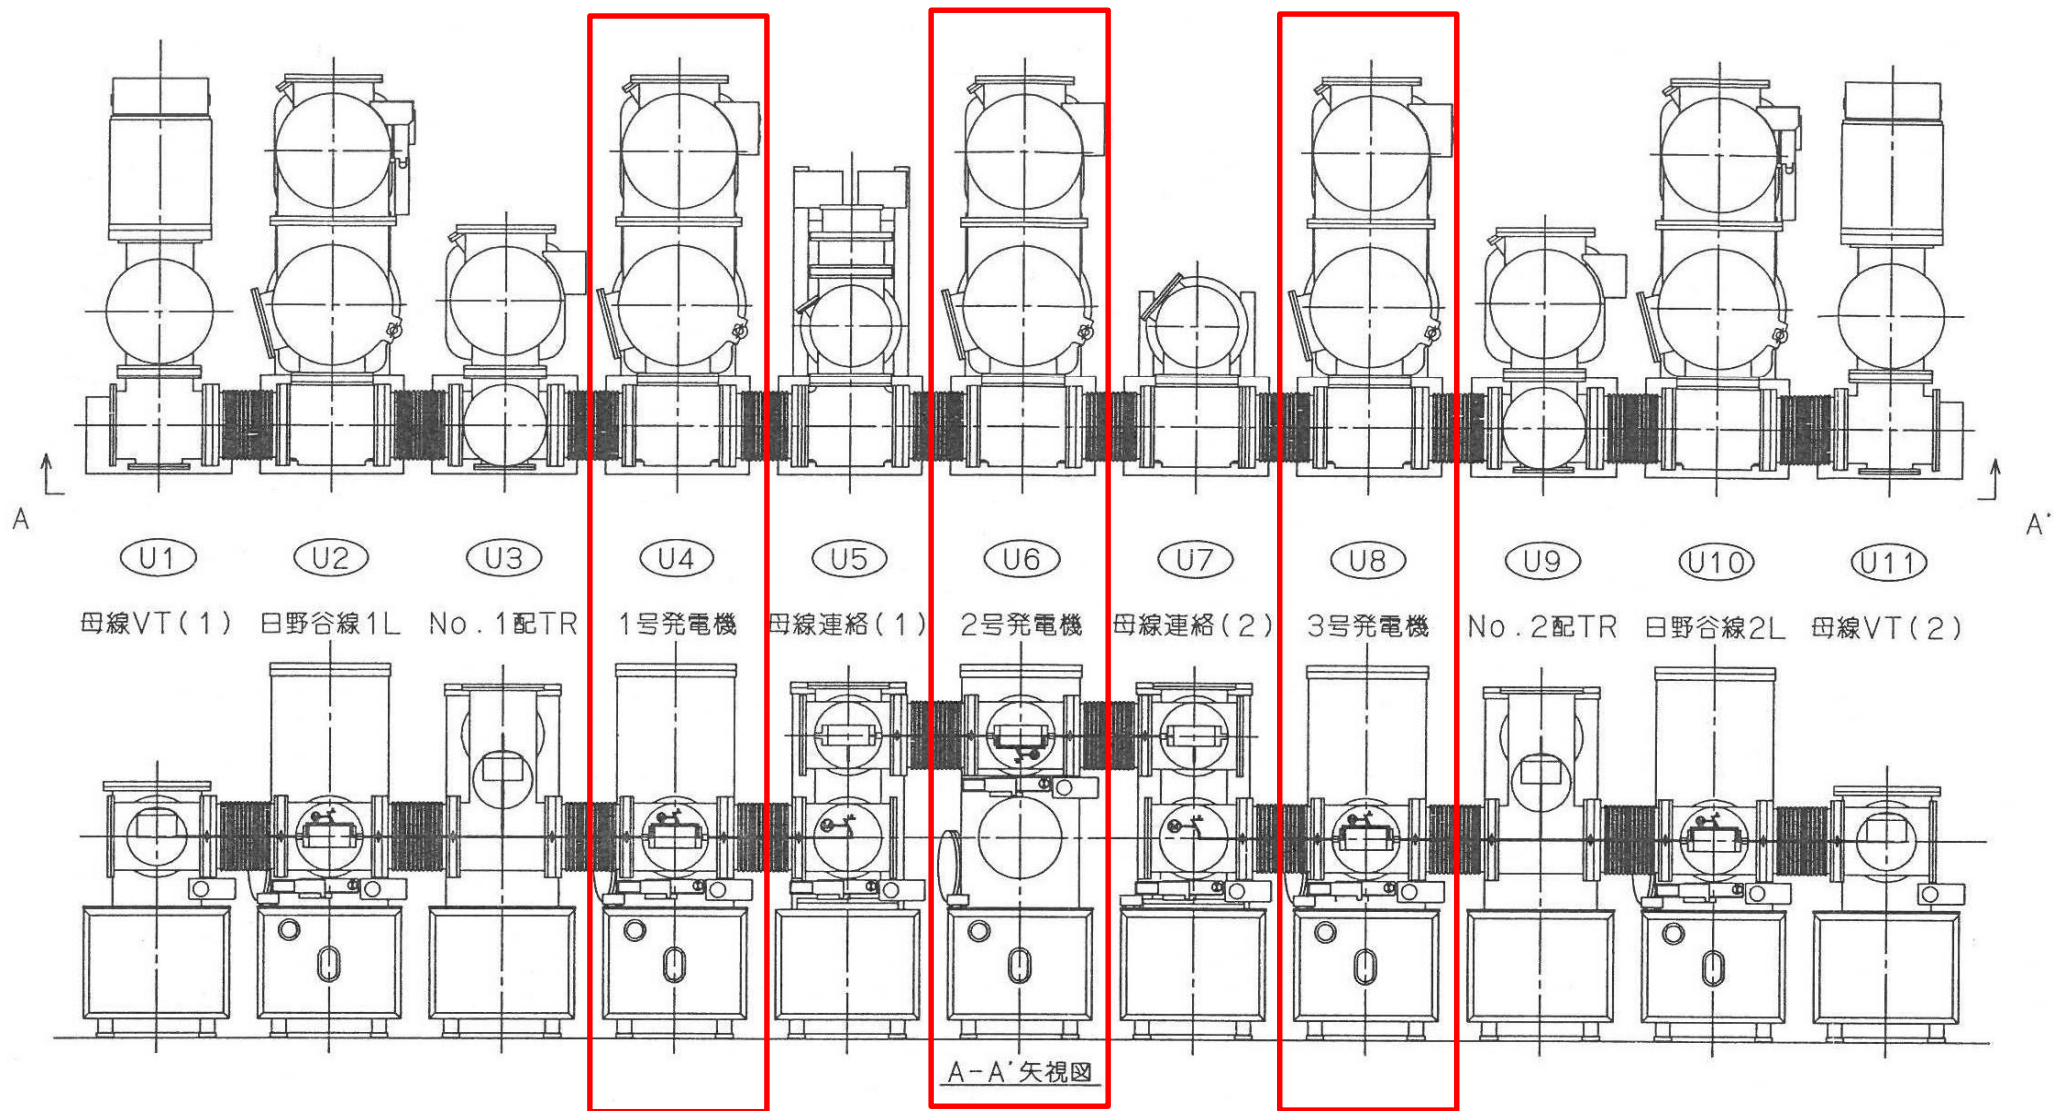

対象


図番	2	図面総数	4	縮尺	—
業務名	R 8 企総管 日野谷発電所 ガス絶縁開閉装置保守業務 (一部債務負担)				
図名	ガス絶縁開閉装置 外形図				
	徳島県企業局				

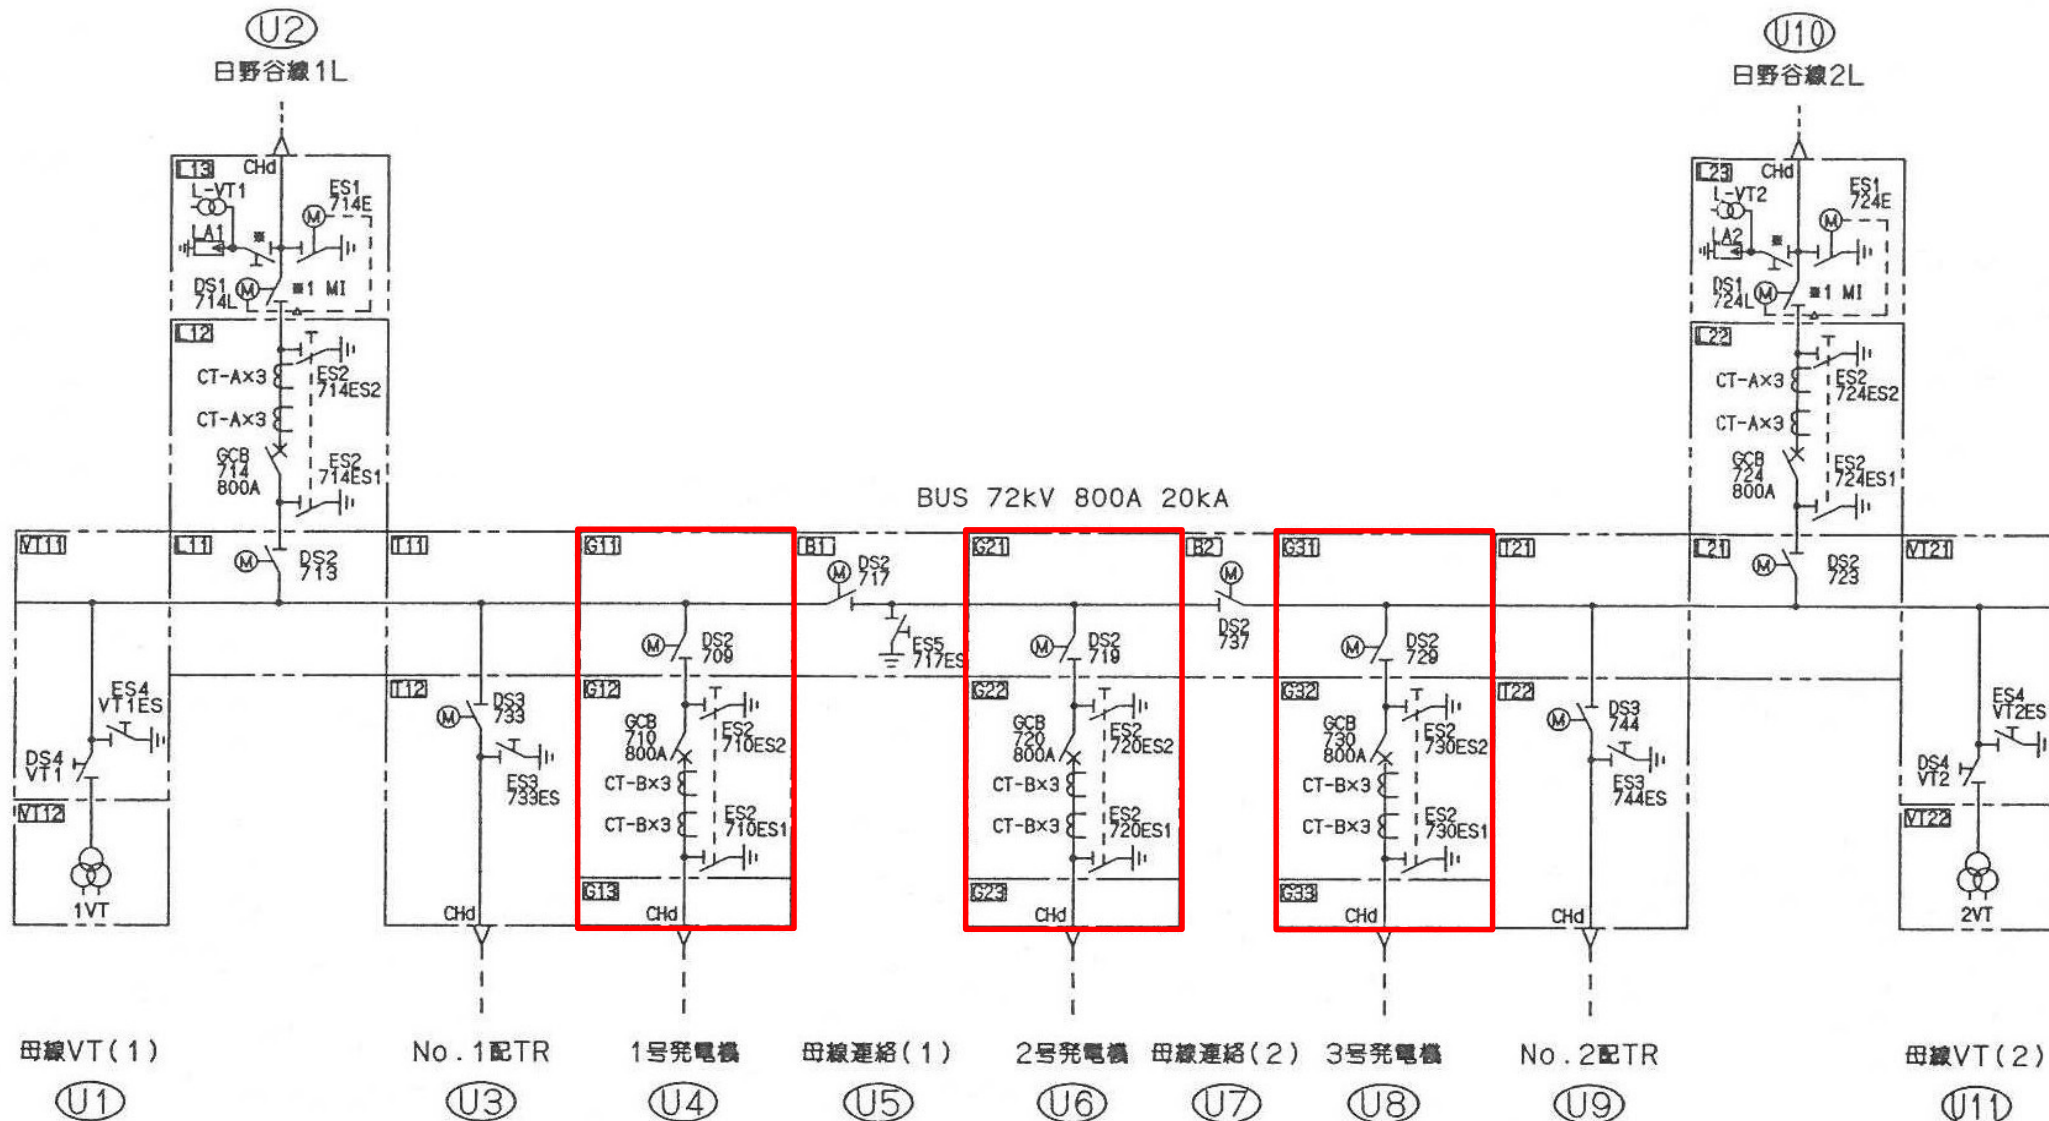

対象

図番	3	図面総数	4	縮尺	—
業務名	R 8 企総管 日野谷発電所 ガス絶縁開閉装置保守業務 (一部債務負担)				
図名	単線接続図・ガス区分図				
	徳島県企業局				

3φ3W 66kV 60Hz

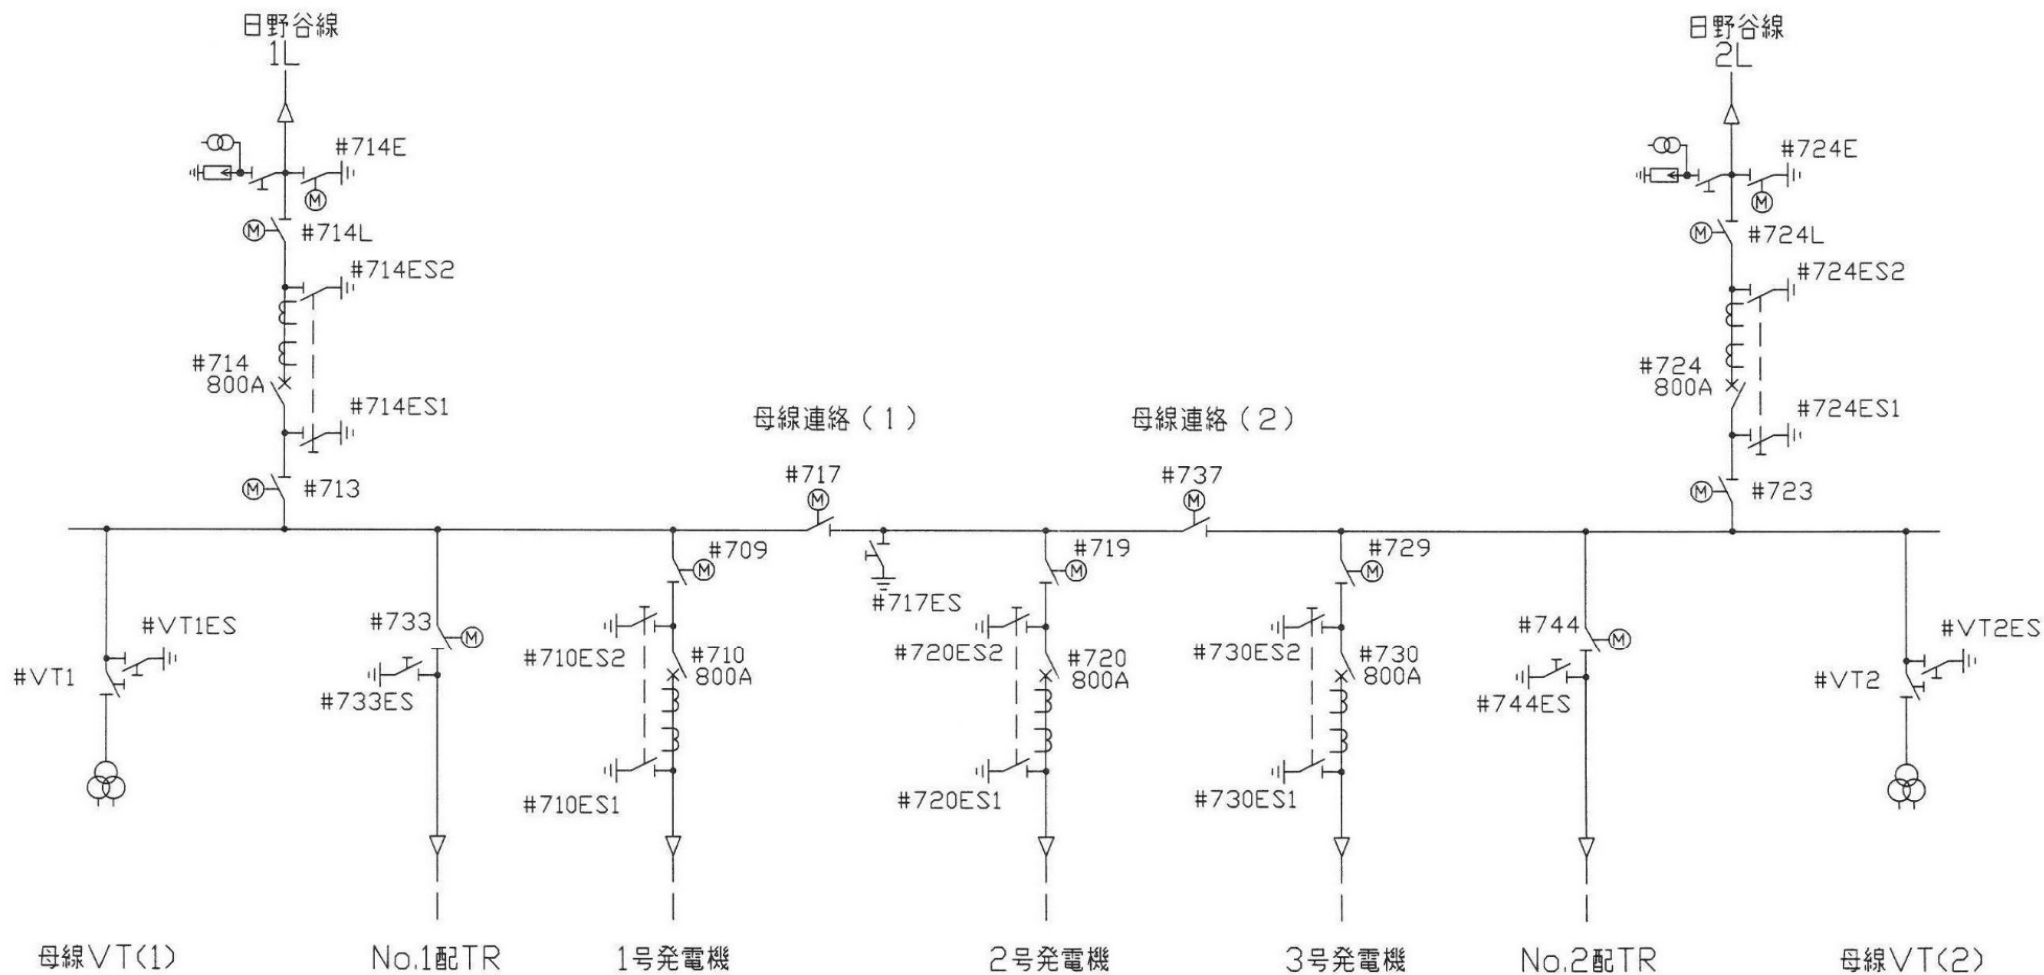

図番	4	図面総数	4	縮尺	—
業務名	R 8 企総管 日野谷発電所 ガス絶縁開閉装置保守業務 (一部債務負担)				
図名	概略系統図				
	徳島県企業局				