




平面図

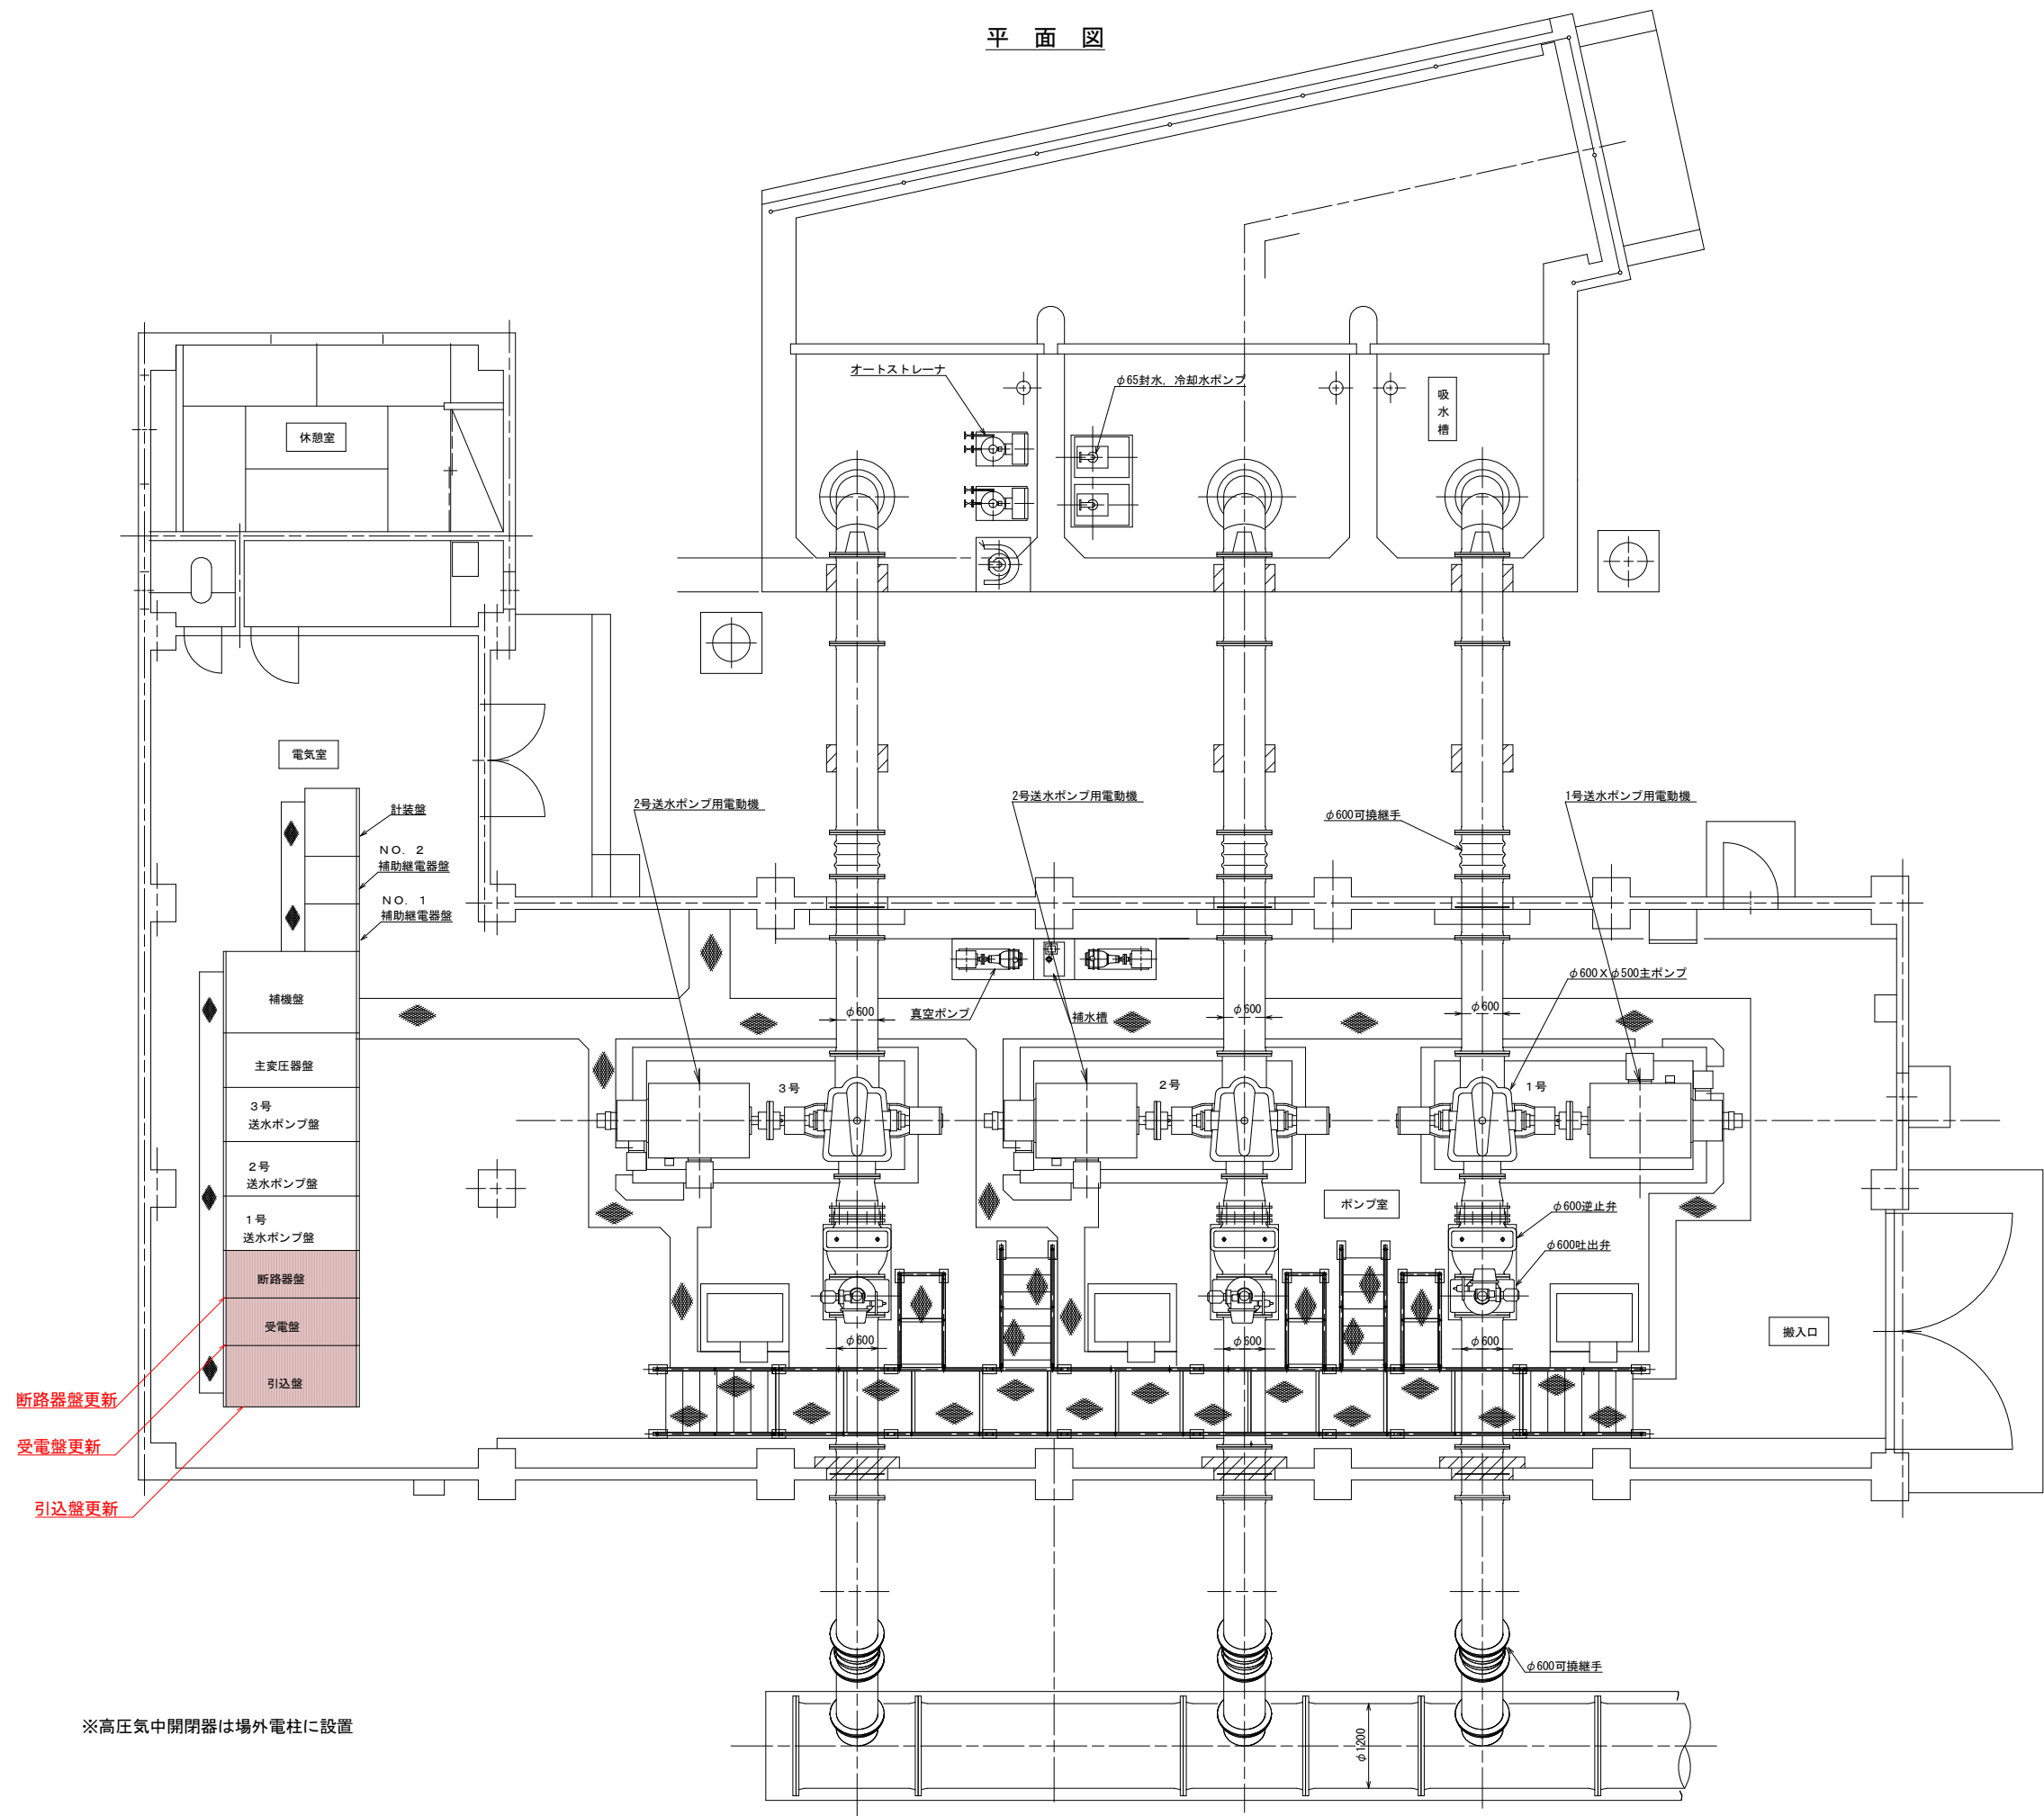


※高圧気中開閉器は場外電柱に設置

工事名	R8 徳耕 長寿命化 川内復興 排水機場補修 2 工事			
路線名等	川内復興地区			
工事箇所	徳島市川内町			
図面名	機場平面図			
縮尺	S=1:50	図面番号	1	/ 5
会社名				
事業者名	徳島県徳島農林事務所			

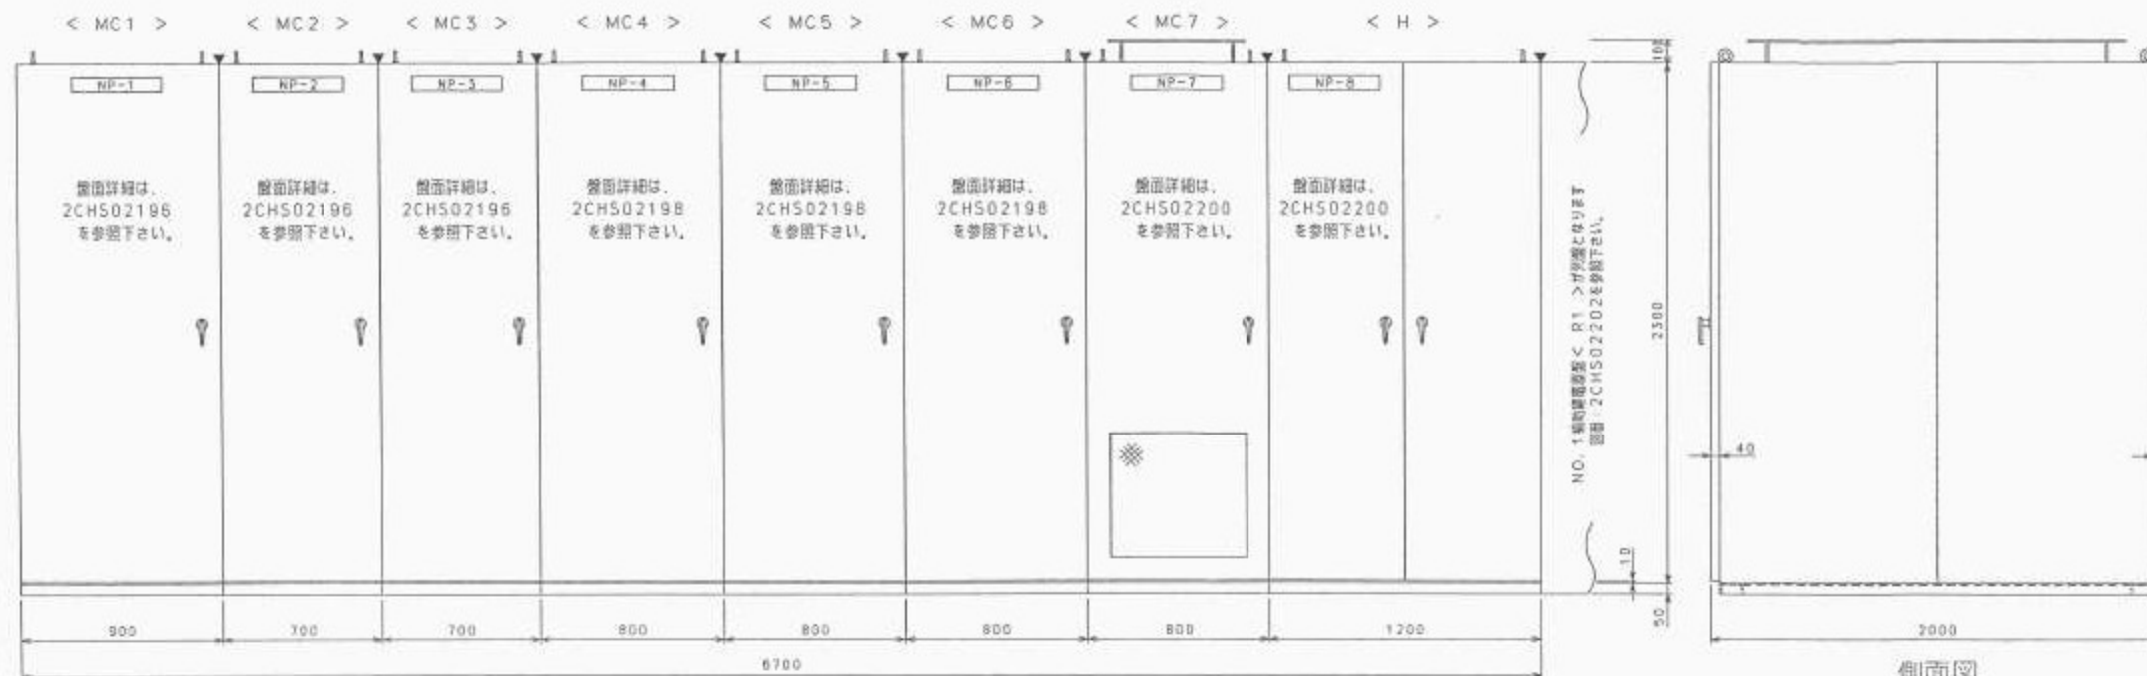

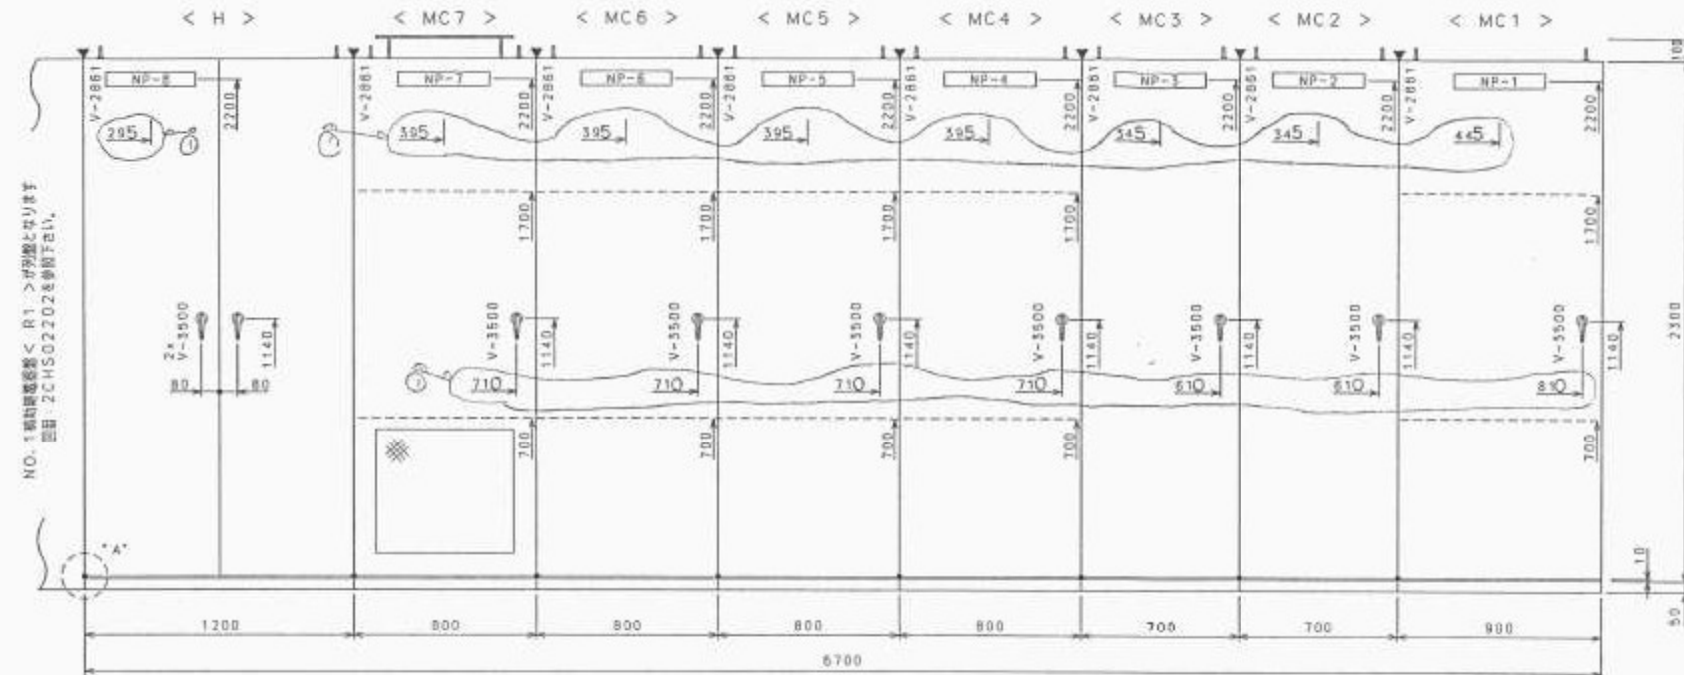

背面図

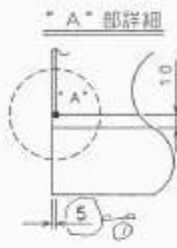

図中●印は直角座標第1象限の
原点を表わし、寸法線のうち片
方の矢印を省略したものは座標
軸よりの寸法を示します。

図面番号	図面名称
KKCHS0467	展開図 (A)
2CHS02194	配電盤外形図 (1)

補強有	5U1H0003
-----	----------

注) ----- 印は、補強を示します。
注) ▼ 印は、搬入時の盤分割を
示します。


PLラベル取付		
PLラベルNO.	有	取付場所
PL-J1	有	スペースヒータ下部
PL-J3	有	扉裏面
PL-J3	無	可動パネル裏面
PL-J3	有	内部パネル正面
PL-J8	無	扉ストッパ上部
PL-J9	無	扉裏面上部

< MC1 >	< MC5 >	御注文主	徳島県知事 殿
< MC2 >	< MC6 >	CUSTOMER	徳島県水産部 徳島県水産部 徳島県水産部
< MC3 >	< MC7 >	製造番号	JA01081
< MC4 >	< H >	JOB NO.	

承認 APPROVED BY	調査 CHECKED BY	名称 TITLE
尺原 SCALE 1:20	設計 DESIGNED BY	製造 DRAWN BY
単位 UNITS m.m		


配電盤外形図 (2)

工事名	R8 徳精 長寿命化 川内復興 排水機場補修 2 工事		
路線名等	川内復興地区		
工事箇所	徳島市川内町		
図面名	配電盤外形図 (2)		
縮尺	-	図面番号	3 / 5
会社名			
事業者名	徳島県徳島農林事務所		

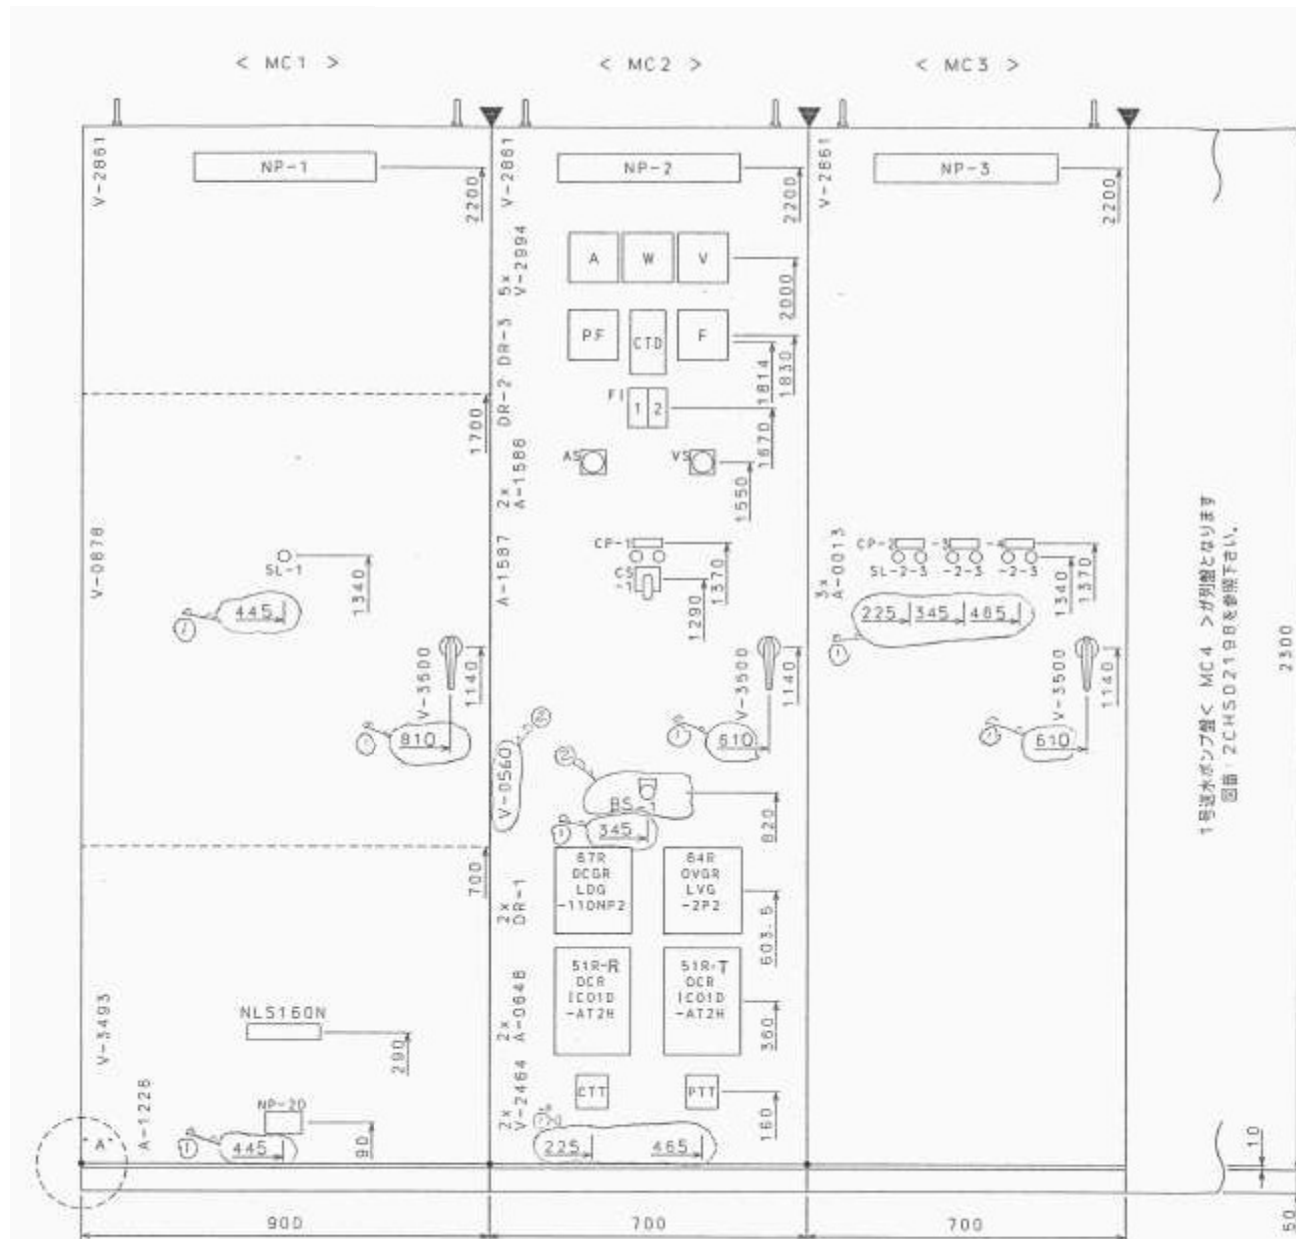

正面図

* A* 部詳細

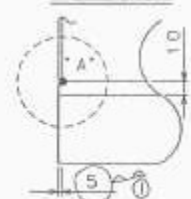

C P仕様 (63X20X13)

アクリル製 白地黒文字 貼付け

NO.	記入文字
1	受電しゃ断器
2	1号送水ポンプ/断器
3	2号送水ポンプ/断器
4	3号送水ポンプ/断器

注) /印は、上下分割を示します。


図中●印は直角座標第1象限の原点を表わし、寸法線のうち片方の矢印を省略したものは座標軸よりの寸法を示します。

図面番号	図面名称
KKCHS0467	展開接続図 [A]
2CHS02194	配電盤外形図 (1)
2CHS02195	配電盤外形図 (2)
2CHS02197	配電盤外形図 (4)
補強有	5U1H0003


注) ---印は、補強を示します。

注) ▼印は、搬入時の壁分割を示します。


DR-1 穴明詳細図

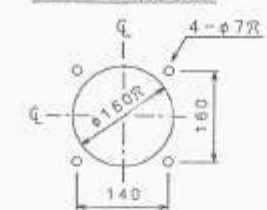

DR-2 穴明詳細図

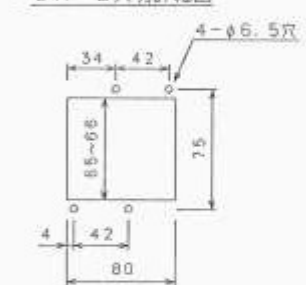

DR-3 穴明詳細図

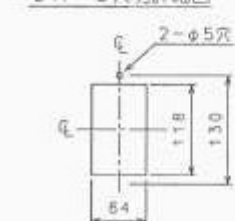

< MC1 >

< MC2 >

< MC3 >

御注文主 CUSTOMER	徳島県知事 殿 徳島県水環境部H6補正水障川内 湧水機 据付工事 御用
製造番号 JOB NO.	JA01081

承認 APPROVED BY

調査 CHECKED BY

名称 TITLE

尺規 SCALE

1 : 10

単位 UNITS

mm

設計 DESIGNED BY

製図 DRAWN BY

配電盤外形図 (3)

工事名	R8 徳精 長寿命化 川内河瀬 湧水機増設修2工事
路線名等	川内河瀬地区
工事箇所	徳島市川内町
図面名	配電盤外形図 (3)
縮尺	- 図面番号 4 / 5
会社名	
事業者名	徳島県徳島農林事務所

関係 図面	図面番号	図面名称
	KKCHS0467	配電接続図 [A]
	2CHS02196	配電盤外形図 (3)

計器仕様

NO.	TAG-NO.	形 式	スケール	備考
A		RF8-A	0~100A	
W		TF8-WD	0~1200hW	
V		RF8-V	0~9000V	
PF		PF8-CT	LEAD0.5-1-0.5LAG	
CTD		LC-7		
F		DF8-F	55~65Hz	
CTT		HR5-C4		
PTT		HR5-P4		

F I 仕様 (ターゲット式)

NO.	記 入 文 字	形 式
1	地絡	KQ1-ER
2	過電流	KQ1-ER

CS、COS用NP仕様


アルミ製 黒文字

	NO	DEV-NO	a	b	c	形 式	備考
	CS-13-52R		切		入	BH-S1101	

SL詳細

(AC100V)

 
Ⓡ
SL-1
Ⓢ Ⓡ
SL-2 SL-3

Ⓢ Ⓡ


TSP6-AC11GB
TSP6-AC11RB

AS、VS用NP仕様

 アルミ製 黒文字

	NO	N	a	b	c	d	e	形 式	備考
	AS 電圧計	0	R	S	T	0	0	BH-C2E	
VS 電圧計	0	R	S	T	TR	0	0	BH-V2E	

BS用NP仕様

アルミ製 黒文字

	NO.	A	形 式	備考
	1	警報停止	ASN122-B	

< MC 1 >
< MC 2 >
< MC 3 >

御注文主 CUSTOMER	徳島県知事 殿 徳島県水務事務所H6補正水障川内 揚水機 据付工事 御用
	製造番号 JOB NO.

JA01081

配電盤外形図 (4)

	① 記 号 MARK 年月日 DATE 承認 APPROVED BY 調査 CHECKED BY 変更者 REVISED BY	承認 APPROVED BY 設計 DESIGNED BY 製造 DRAWN BY	調査 CHECKED BY	名称 TITLE
	25-11-21			

工事名	R8 徳精 長寿命化 川内河瀬 揚水機増補修 2 工事			
路線名等	川内河瀬地区			
工事箇所	徳島市川内町			
図面名	配電盤外形図 (4)			
縮尺	-	図 面 番 号	5	/ 5
会社名				
事業者名	徳島県徳島農林事務所			