


配線計画平面図

S=1:250

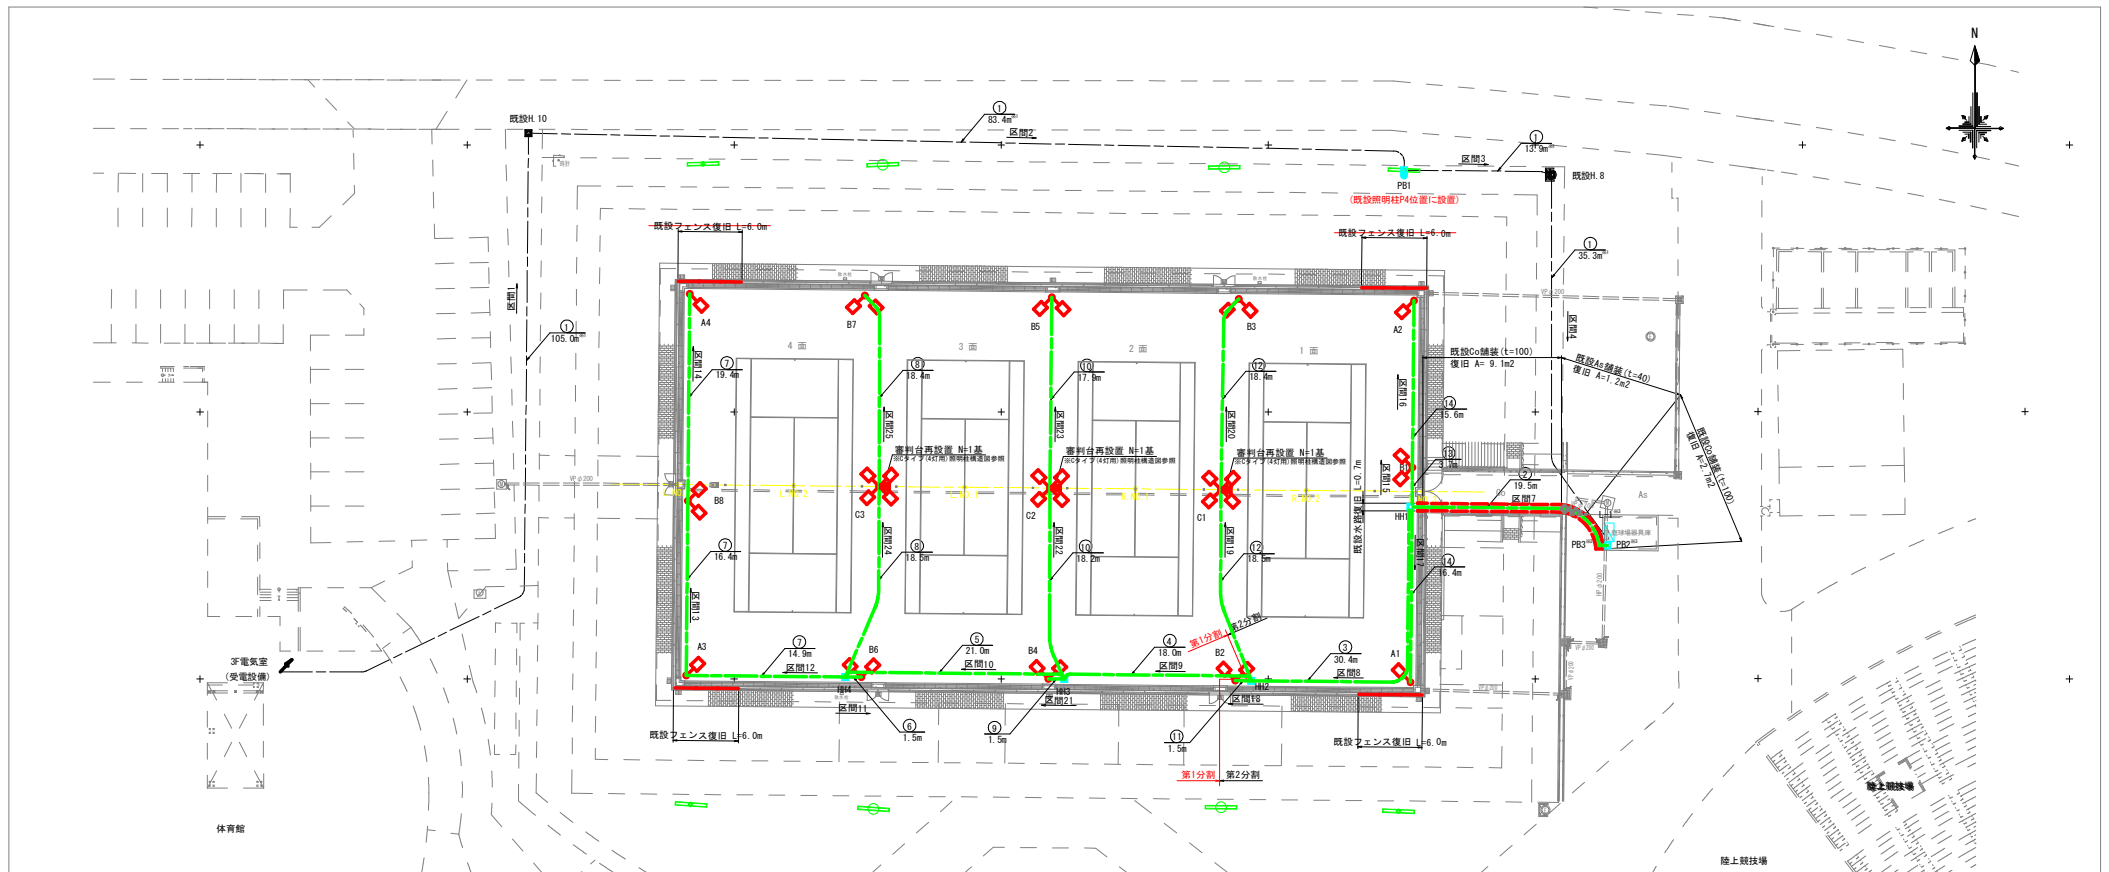

□ 凡 例				
記 号	名 称	規 格	数 量	備 考
○□	照明柱A(1灯用)	LED316W × 1	2基 -4基	A1~A4
◇	照明柱B(2灯用)	LED316W × 2	5基 -6基	B1~B8
◇◇	照明柱C(4灯用)	LED316W × 4	2基 -3基	C1~C3
⊞	自立分電盤	1400×800×400	1面	L-1
□	プルボックス	□500×300 SUS, WP	1個	PB1
□	プルボックス	□350×300 SUS, WP	2個	PB2, PB3
□	ハンドホール	HI-6(600×600×600)	2基	HH1~HH4
□	ハンドホール(流用)	-	2基	既設H. 8, 既設H. 10
---	ケーブル(電線管)			

※分電盤の立上げは、配管1.0m、ケーブル2.0mとする。

※照明柱・プルボックス(PB3)の立上げは、配管1.0m、ケーブル1.5mとする。

※配管土工・埋設シートは、片側0.5m控除とする。

□ 配線リスト(計画)						
記号	ケーブル	電 線 管	土 工	備 考	区 間	幹線/支線
①	OV250sq-2C ^{※1} (流用)	既設管(流用)	-	1φ2W 電源	1 電気室~既設H. 10	幹線
					2 既設H. 10~PB1	幹線
					3 PB1~既設H. 8	幹線
					4 既設H. 8~L-1	幹線
					7 PB3~HH1	支線
②	EM-CE5.5sq-2C	FEP50	-	No.1コート		
	EM-CE5.5sq-4C	FEP50	土工-3	No.1, No.2コート		
	EM-CE5.5sq-4C	FEP50	-	No.2, No.3コート		
	EM-CE14sq-4C	FEP50	-	No.3, No.4コート		
③	EM-CE5.5sq-4C	FEP50	-	No.1, No.2コート		
	EM-CE5.5sq-4C	FEP50	土工-2(14.0m)	No.2, No.3コート		
	EM-CE14sq-4C	FEP50	-	No.3, No.4コート		
④	EM-CE5.5sq-4C	FEP50	土工-2	No.2, No.3コート		
	EM-CE14sq-4C	FEP50	-	No.3, No.4コート		
⑤	EM-CE14sq-4C	FEP50	土工-1	No.3, No.4コート		
	EM-CE14sq-4C × 2	FEP50	-	No.3, No.4コート		
⑥	EM-CE14sq-2C	FEP50	土工-3	No.4コート		

※1 ①の経路については、既設ケーブルの劣化状況を確認した上で流用すること。

※2 電気室からL-1までのケーブルを「幹線」、L-1以降のケーブルを「支線」と設定。

※3 L-1~PB3(区間5~6)の詳細は自立分電盤構造図参照。

※4 区間7についてはトイレの臭気管等と並行して敷設するため、注意して施工すること。

※5 既設審判台及びテニスコートは引抜きのため、施工前に引抜き、安全な場所で保管すること。

また、既設埋設管の形状に留意して施工すること。

□ 配線リスト(計画)						
記号	ケーブル	電 線 管	土 工	備 考	区 間	幹線/支線
⑦	EM-CE14sq-2C	FEP50	土工-1	No.4コート	12 HH4~A3	支線
					13 A3~B8	支線
					14 B8~A4	支線
⑧	EM-CE14sq-4C	FEP50	土工-1	No.3, No.4コート	24 HH4~C3	支線
					25 C3~B7	支線
⑨	EM-CE5.5sq-4C × 2	FEP50	土工-2	No.2, No.3コート	21 HH3~B4	支線
⑩	EM-CE5.5sq-4C	FEP50	土工-1	No.2, No.3コート	22 HH3~C2	支線
					23 C2~B5	支線
⑪	EM-CE5.5sq-4C × 2	FEP50	土工-1	No.1, No.2コート	18 HH2~B2	支線
⑫	EM-CE5.5sq-4C	FEP50	土工-1	No.1, No.2コート	19 HH2~C1	支線
					20 C1~B3	支線
⑬	EM-CE5.5sq-2C × 2	FEP50	土工-1	No.1コート	15 HH1~B1	支線
⑭	EM-CE5.5sq-2C	FEP50	土工-3(146.4m)	No.1コート	17 HH1~A1	支線
			土工-1(146.6m)		16 B1~A2	支線

実施設計図面

R 8 鳴土 鳴門総合運動公園 鳴・徳島立岩

テニスコート照明設備工事(1)(企費)

路線名等 鳴門総合運動公園

工事箇所 鳴門市徳島町立岩(第1分割)

図 面 名 配線計画平面図


縮 尺 1:250 図面番号 1 / 5

会 社 名

事業者名 徳島県土整備事務所 鳴門支所

寸法割付平面図

S=1:250

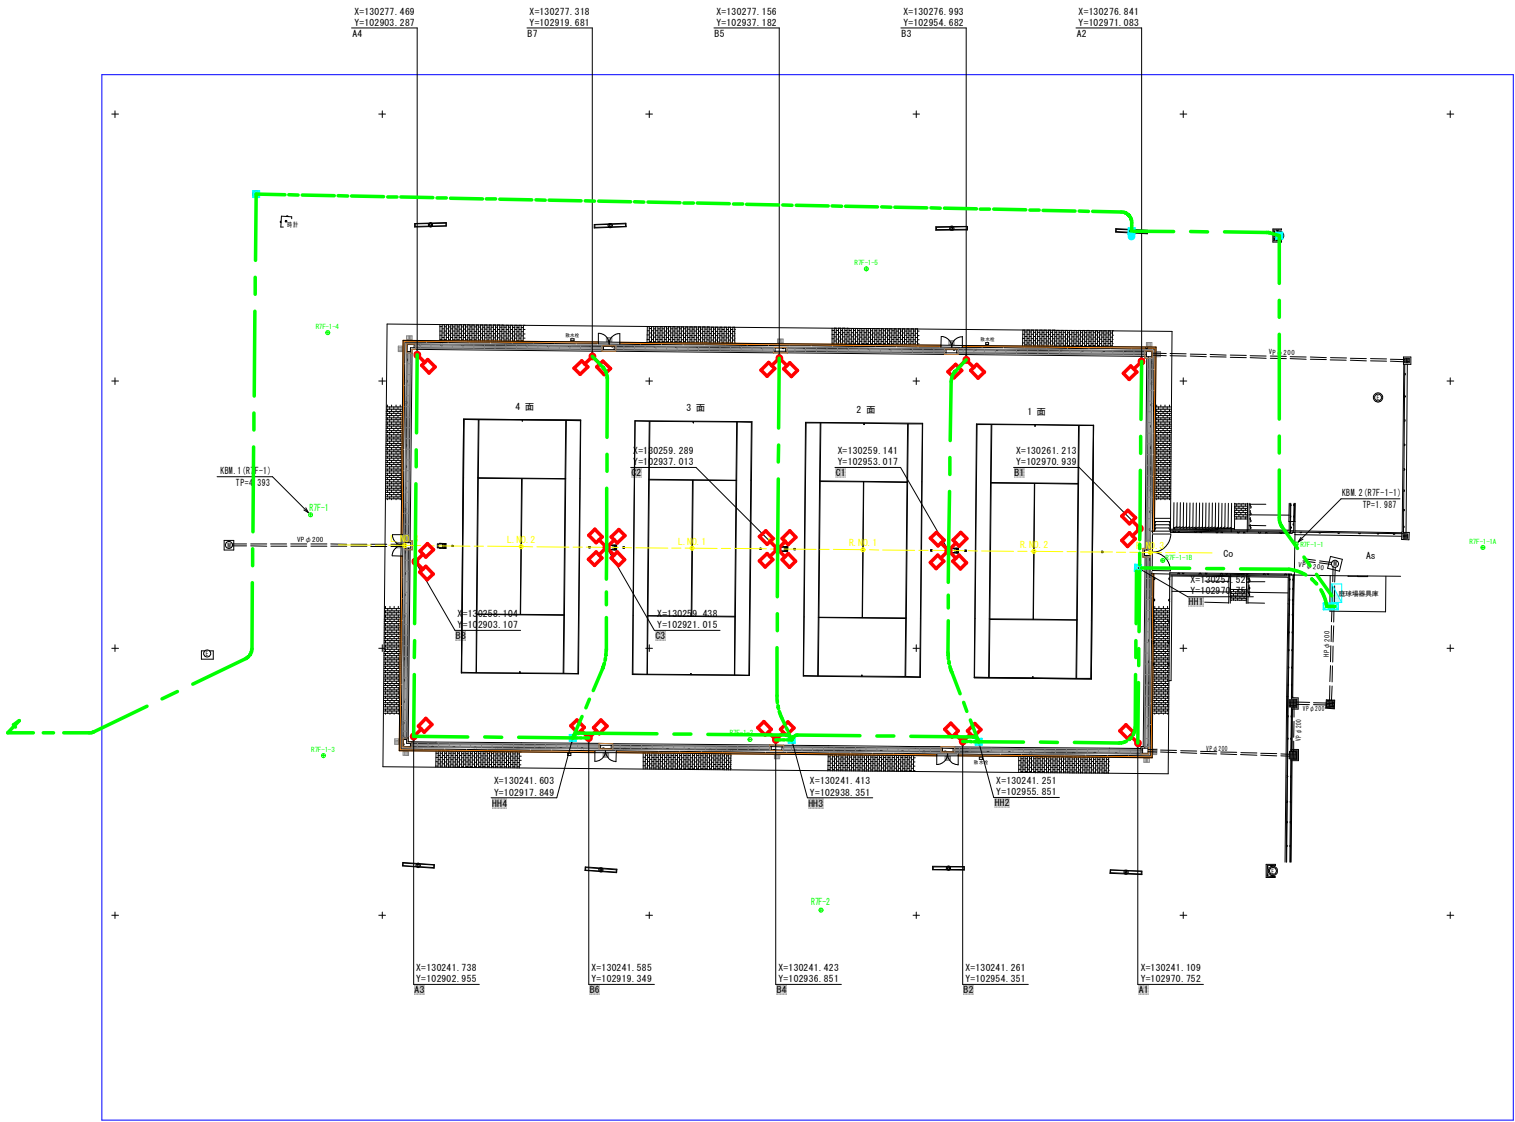

4級基準点リスト

点名	X座標	Y座標	標高
R.F-1	130262.495	102893.297	4.393
R.F-2	130225.482	102941.082	4.431

※ 標高基準は「1330徳土 鳴門総合運動公園 鳴・徳美立岩 前線ネット設置供計業務」のP-4(TP-2.680)とした。

補助基準点リスト

点名	X座標	Y座標	標高
R.F-1-1	130239.746	102985.552	1.987
R.F-1-2	130241.451	102934.431	2.223
R.F-1-3	130239.944	102894.509	4.436
R.F-1-4	130279.545	102894.905	4.442
R.F-1-5	130285.516	102945.323	※ 4.493
R.F-1-1A	130259.431	102903.049	1.952
R.F-1-1B	130258.216	102973.069	※ 2.068

※印の標高は簡接水準による値


測量基線測点リスト

点名	X座標	Y座標
L NO. 3	130259.613	102902.115
L NO. 2	130259.512	102913.015
L NO. 1	130259.364	102929.014
No. 0	130259.289	102937.013
R NO. 1	130259.215	102945.013
R NO. 2	130259.067	102961.012
R NO. 3	130258.966	102971.012

実施設計図面

工事名	R 8 鳴土 鳴門総合運動公園 鳴・徳美立岩 テニスコート照明設備工事 (1) (企資)		
路線名等	鳴門総合運動公園		
工事箇所	鳴門市徳美町立岩 (第1分割)		
図面名	寸法割付平面図		
縮尺	1:250	図面番号	2 / 5
会社名			
事業者名	徳島県土整備事務所 鳴門支所		

配線系統図 S=NON

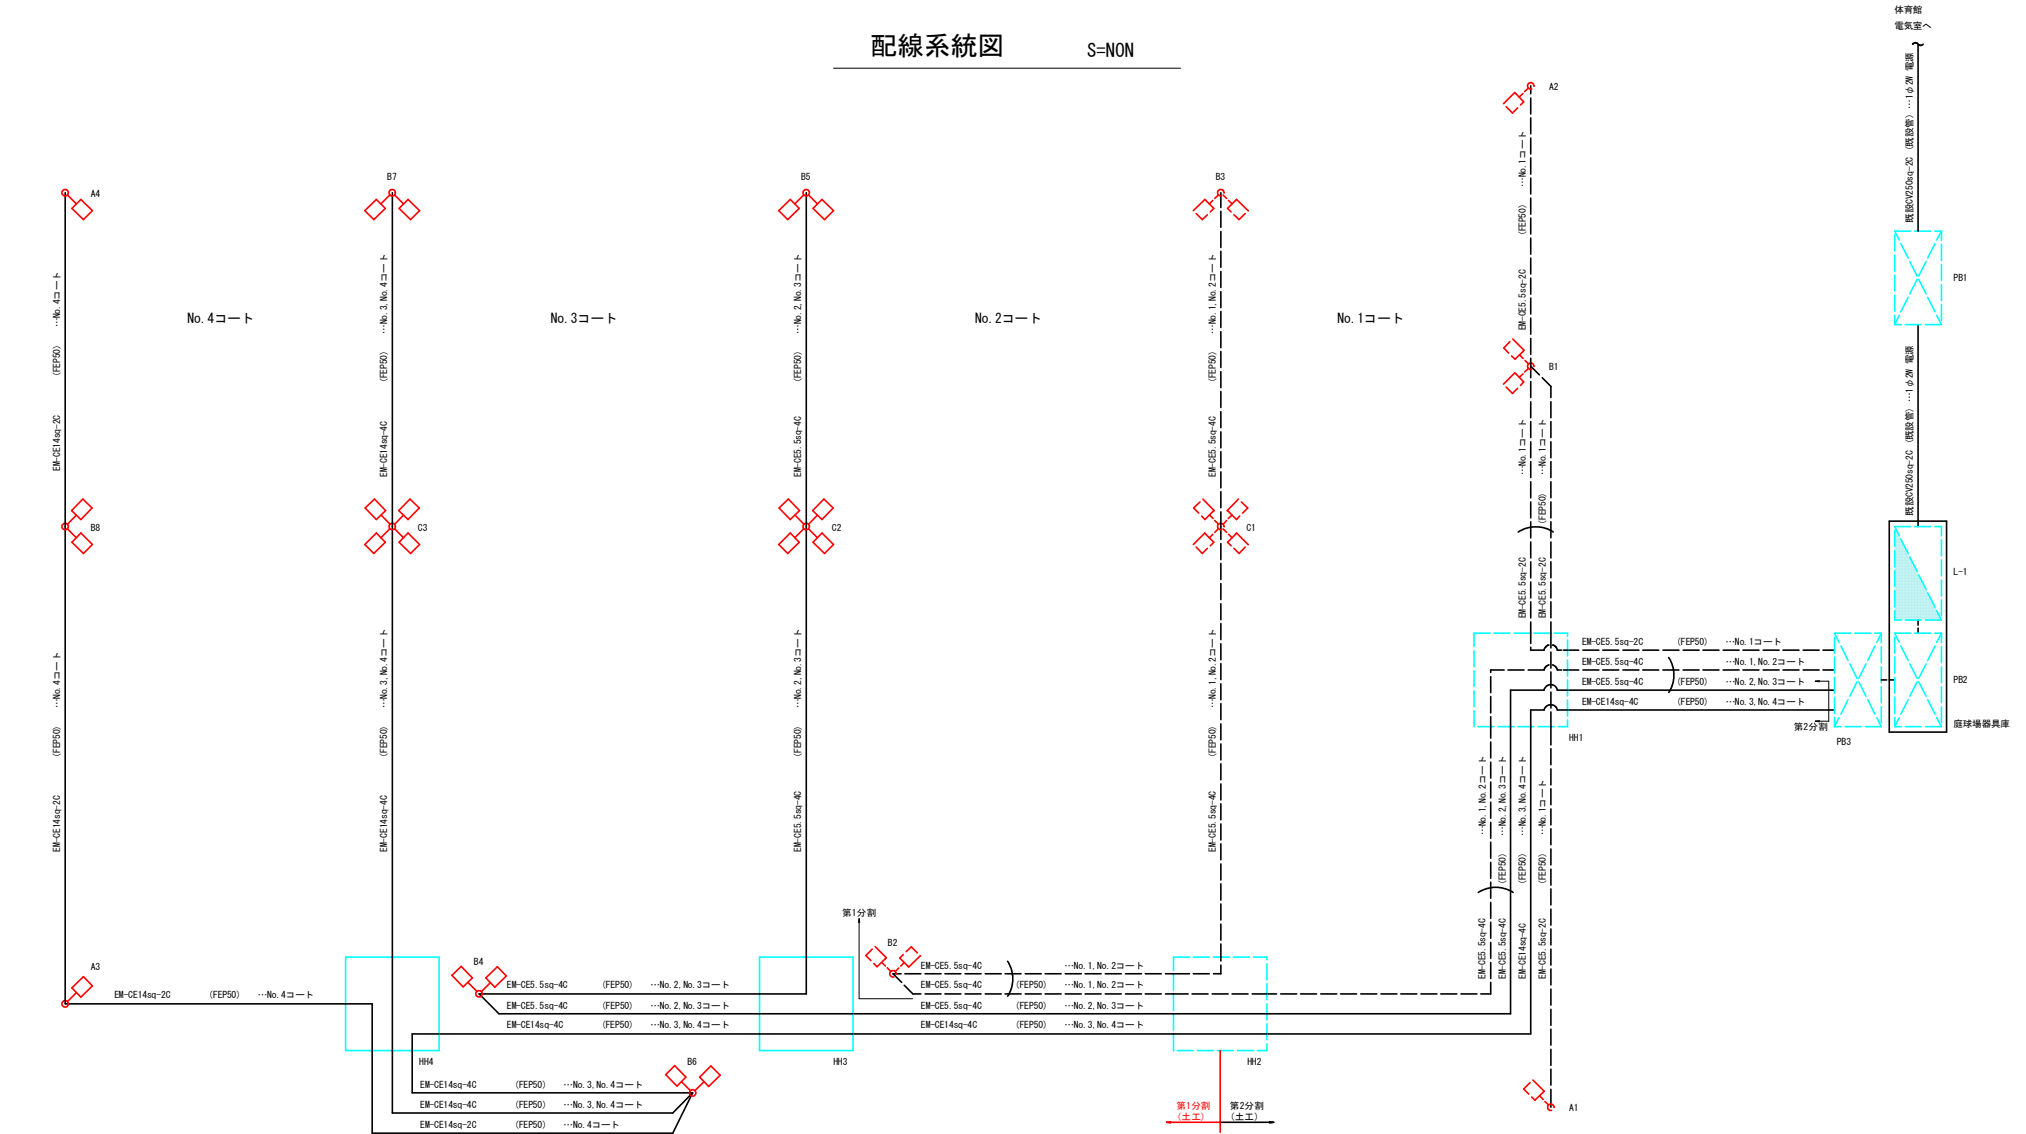


□ 凡 例				
記 号	名 称	規 格	数 量	備 考
	照明柱A (1灯用)	LED316W × 1	2基 -4基	A1～A4
	照明柱B (2灯用)	LED316W × 2	5基 -8基	B1～B8
	照明柱C (4灯用)	LED316W × 4	2基 -3基	C1～C3
	自立分電盤	1400×800×400	1基 -1基	L-1
	ブルボックス	□500×300 SUS, WP	1基 -1基	PB1
	ブルボックス	□350×300 SUS, WP	2基 -2基	PB2, PB3
	ハンドホール	HI-6 (600×600×600)	2基 -4基	HH1～HH4
	ケーブル (電線管)			

実施設計図面			
工 事 名	R 8 鳴土 鳴門総合運動公園 鳴・徳美立岩 テニスコート照明設備工事 (1) (企資)		
路線名等	鳴門総合運動公園		
工事箇所	鳴門市徳美町立岩 (第1分割)		
図 面 名	配線系統図		
縮 尺	—	図面番号	3 / 5
会 社 名	徳島県土木整備事務所 鳴門支所		
事業者名	徳島県土木整備事務所 鳴門支所		

撤去・復旧平面図

S=1:250

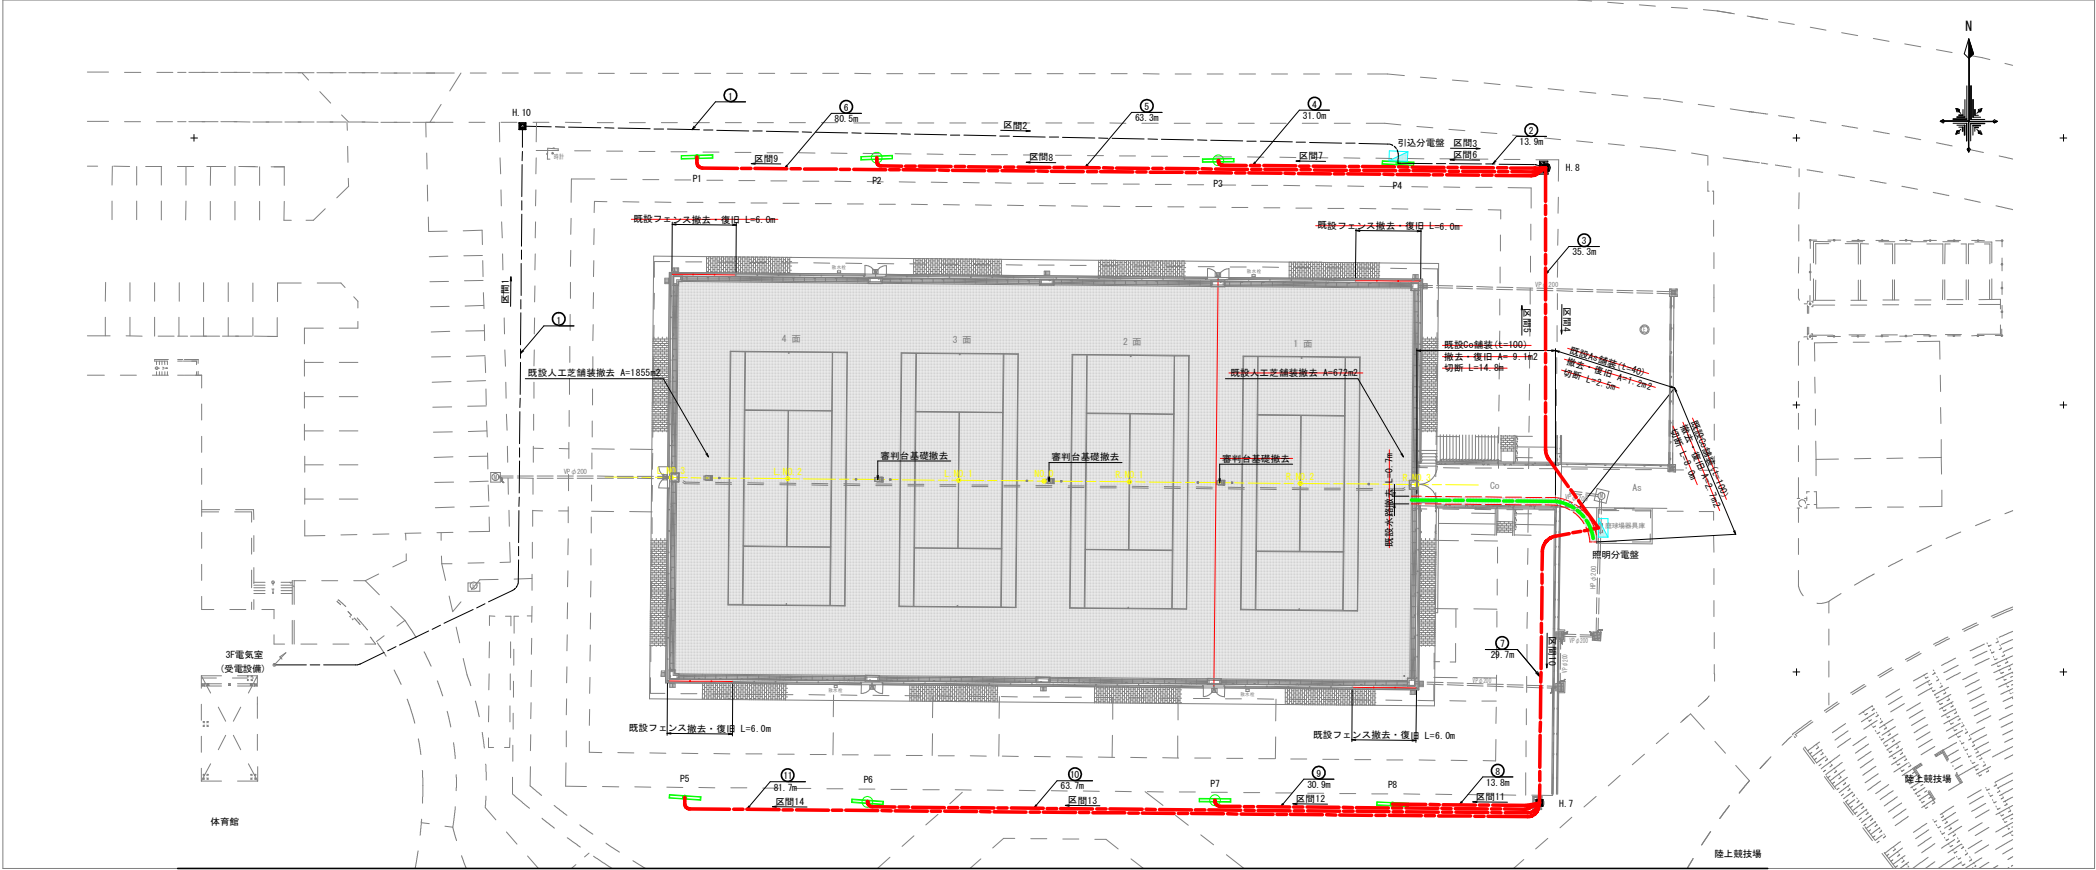

□ 凡 例					
記 号	名 称	規 格	数 量	備 考	
	照明柱 (2灯用)		2基・4基	撤去	※1-P4、P5、P8
	照明柱 (6灯用)		2基・4基	撤去	※2-P2、P3、P6、P7
	ハンドホール		3基	流用	H. 8、H. 10 残置 H. 7
	照明分電盤	1700×800×400	1面	撤去	
	引込分電盤	1400×700×250	1面	撤去	
	ケーブル (電線管)				

※分電盤・照明柱の立上げは、ケーブル2.0mとする。
※配線ルートは想定とする。

□ 配線リスト(撤去)						
記 号	ケ ー ブ ル	電 線 管	備 考	区 間	幹線/支線 [※]	
①	OV250sq-2C	FEP80	流用	1 電気室～H. 10	幹線	
	OV14sq-2C	FEP65	ケーブルのみ撤去	2 H. 10～引込用分電盤	幹線	
②	OV250sq-2C	FEP80	流用	3 引込用分電盤～H. 8	幹線	
	OV14sq-2C	FEP65	ケーブルのみ撤去	6 H. 8～P4	支線	
③	OV250sq-2C	FEP80	流用	4 H. 8～照明用分電盤	幹線	
	OV14sq-2C	FEP65	ケーブルのみ撤去	5 照明用分電盤～H. 8	支線	
	OV22sq-2C	FEP65	ケーブルのみ撤去			
	OV14sq-2C	FEP65	ケーブルのみ撤去			
	OV8sq-2C	FEP65	ケーブルのみ撤去			
	OV5.5sq-2C	FEP65	ケーブルのみ撤去			
	OV38sq-2C	FEP65	ケーブルのみ撤去			
	OV22sq-2C	FEP65	ケーブルのみ撤去			
	OV22sq-2C	FEP65	ケーブルのみ撤去			
	OV8sq-2C	FEP65	ケーブルのみ撤去			
	OV5.5sq-2C	FEP65	ケーブルのみ撤去			

※1. 電気室から照明用分電盤までのケーブルを「幹線」、照明用分電盤以降のケーブルを「支線」と設定
※2. 既設審判台及びテニスポストは引越すため、施工前に引越す。安全な場所で保管すること。
また、既設埋設管の改修に留意し施工すること。
※3. 既設舗装復旧は現地舗装構成を確認した上で復旧すること。


□ 配線リスト(撤去)						
記 号	ケ ー ブ ル	電 線 管	備 考	区 間	幹線/支線 [※]	
④	OV22sq-2C	FEP65	ケーブルのみ撤去	7 H. 8～P3	支線	
	OV14sq-2C	FEP65	ケーブルのみ撤去			
	OV8sq-2C	FEP65	ケーブルのみ撤去			
	OV5.5sq-2C	FEP65	ケーブルのみ撤去			
⑤	OV38sq-2C	FEP65	ケーブルのみ撤去	8 H. 8～P2	支線	
	OV22sq-2C	FEP65	ケーブルのみ撤去			
⑥	OV22sq-2C	FEP65	ケーブルのみ撤去	9 H. 8～P1	支線	
	OV8sq-2C	FEP65	ケーブルのみ撤去			
	OV5.5sq-2C	FEP65	ケーブルのみ撤去			
⑦	OV14sq-2C	FEP65	ケーブルのみ撤去	10 照明用分電盤～H. 7	支線	
	OV22sq-2C	FEP65	ケーブルのみ撤去			
	OV14sq-2C	FEP65	ケーブルのみ撤去			
	OV5.5sq-2C	FEP65	ケーブルのみ撤去			
	OV38sq-2C	FEP65	ケーブルのみ撤去			
	OV22sq-2C	FEP65	ケーブルのみ撤去			
	OV22sq-2C	FEP65	ケーブルのみ撤去			
	OV5.5sq-2C	FEP65	ケーブルのみ撤去			

□ 配線リスト(撤去)						
記 号	ケ ー ブ ル	電 線 管	備 考	区 間	幹線/支線 [※]	
⑧	OV14sq-2C	FEP65	ケーブルのみ撤去	11 H. 7～P8	支線	
⑨	OV22sq-2C	FEP65	ケーブルのみ撤去	12 H. 7～P7	支線	
	OV14sq-2C	FEP65	ケーブルのみ撤去			
	OV5.5sq-2C	FEP65	ケーブルのみ撤去			
⑩	OV38sq-2C	FEP65	ケーブルのみ撤去	13 H. 7～P6	支線	
	OV22sq-2C	FEP65	ケーブルのみ撤去			
⑪	OV22sq-2C	FEP65	ケーブルのみ撤去	14 H. 7～P5	支線	
	OV5.5sq-2C	FEP65	ケーブルのみ撤去			

実施設計図面				
工 事 名	R 8 鳴土 鳴門総合運動公園 鳴・振美立岩 テニスコート照明設備工事（1）（企育）			
路線名等	鳴門総合運動公園			
工事箇所	鳴門市振美町立岩（第1分割）			
図 面 名	撤去・復旧平面図			
縮 尺	1:250	図面番号	4 / 5	
会 社 名				
事業者名	徳島県士整備事務所 鳴門支所			


仮設工平面図

S=1:250

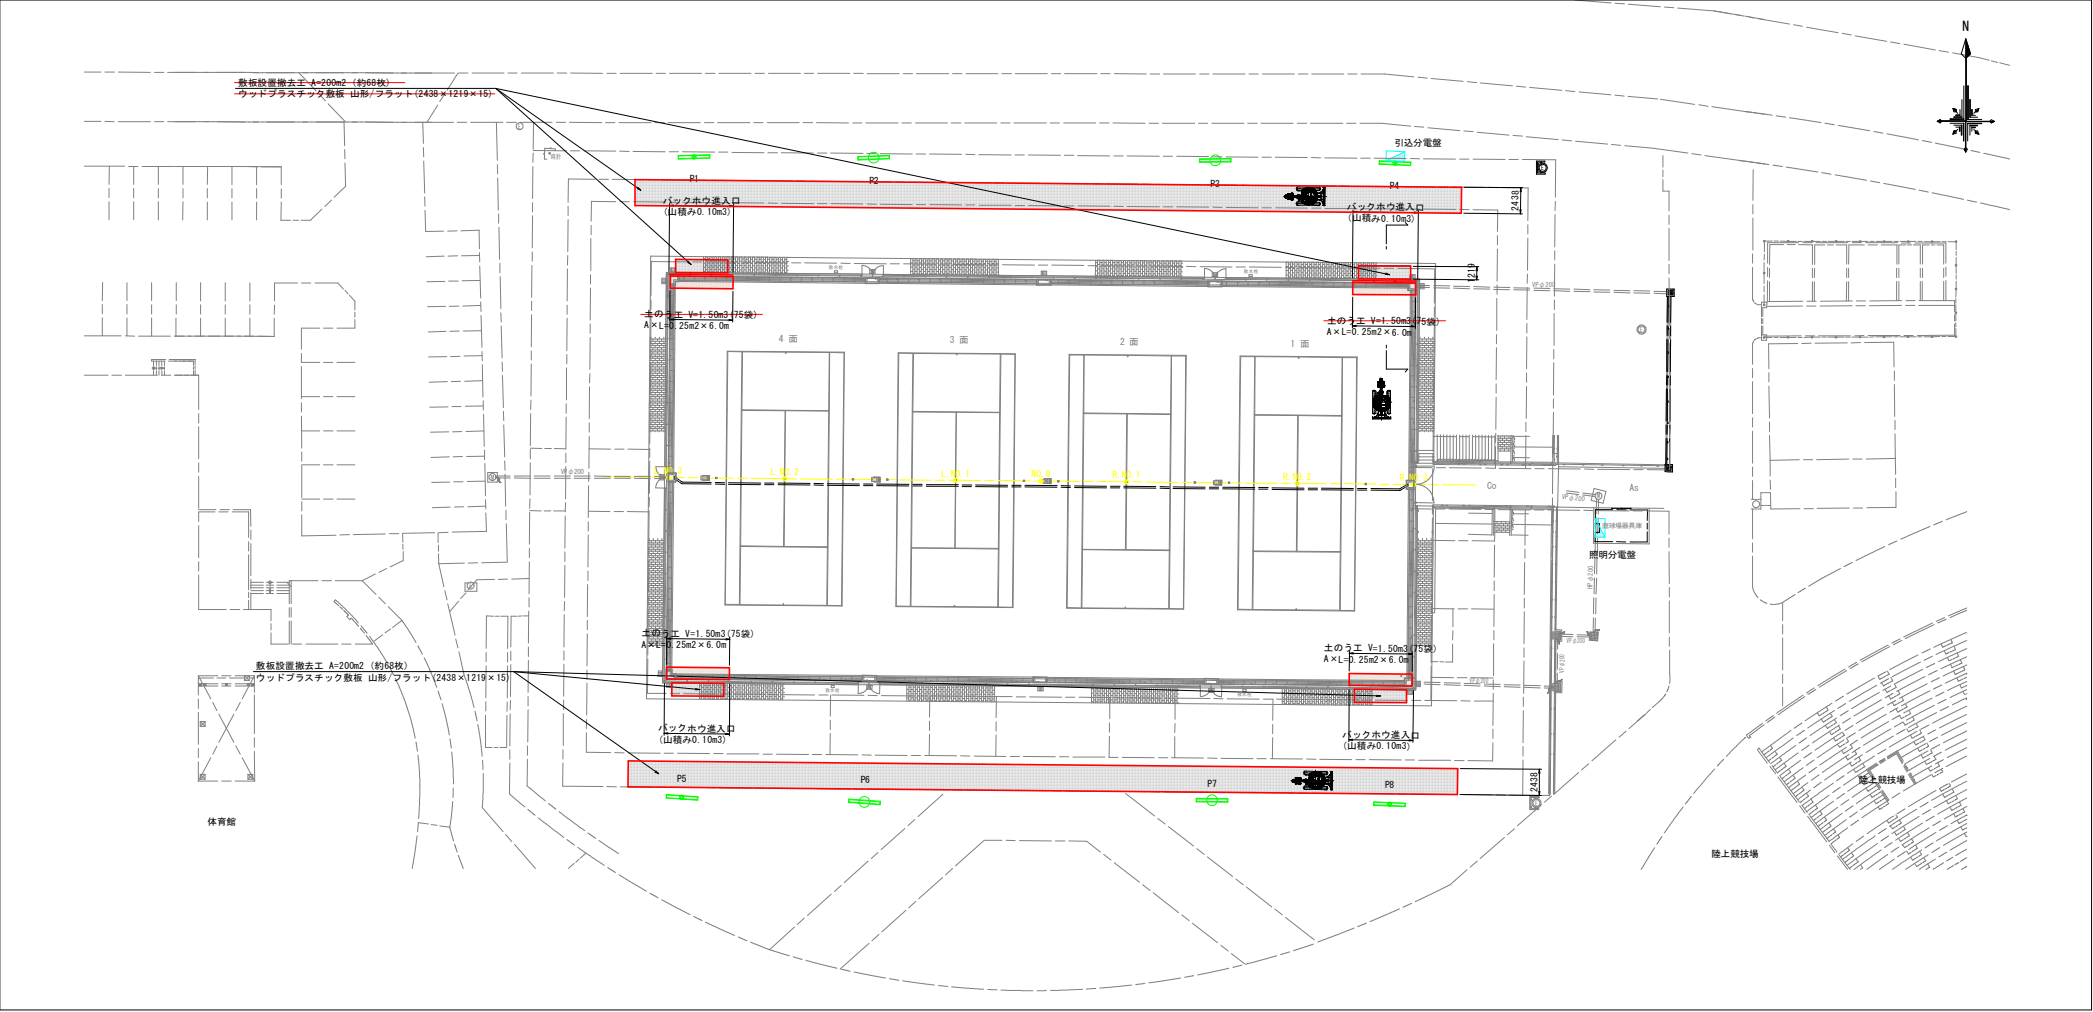

土のうエ断面イメージ図

S=1:50

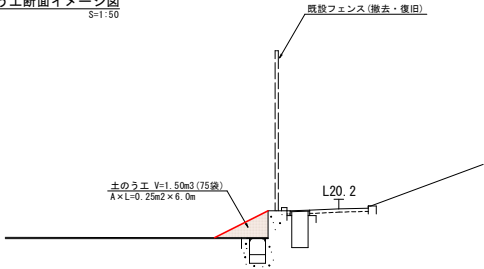

※既設審判台及びテニスコートは引張式のため、施工前に引抜き、安全な場所で保管すること。
また、既設埋設管の形状に留意し施工すること。

実施設計図面			
工 事 名	R 8 鳴土 鳴門総合運動公園 鳴・振美立岩 テニスコート照明設備工事（1）（企画）		
路線名等	鳴門総合運動公園		
工事箇所	鳴門市振美町立岩（第1分割）		
図 面 名	仮設工平面図		
縮 尺	図示	図面番号	5 / 5
会 社 名			
事業者名	徳島県土整備事務所 鳴門支所		