


配線計画平面図

S=1:250

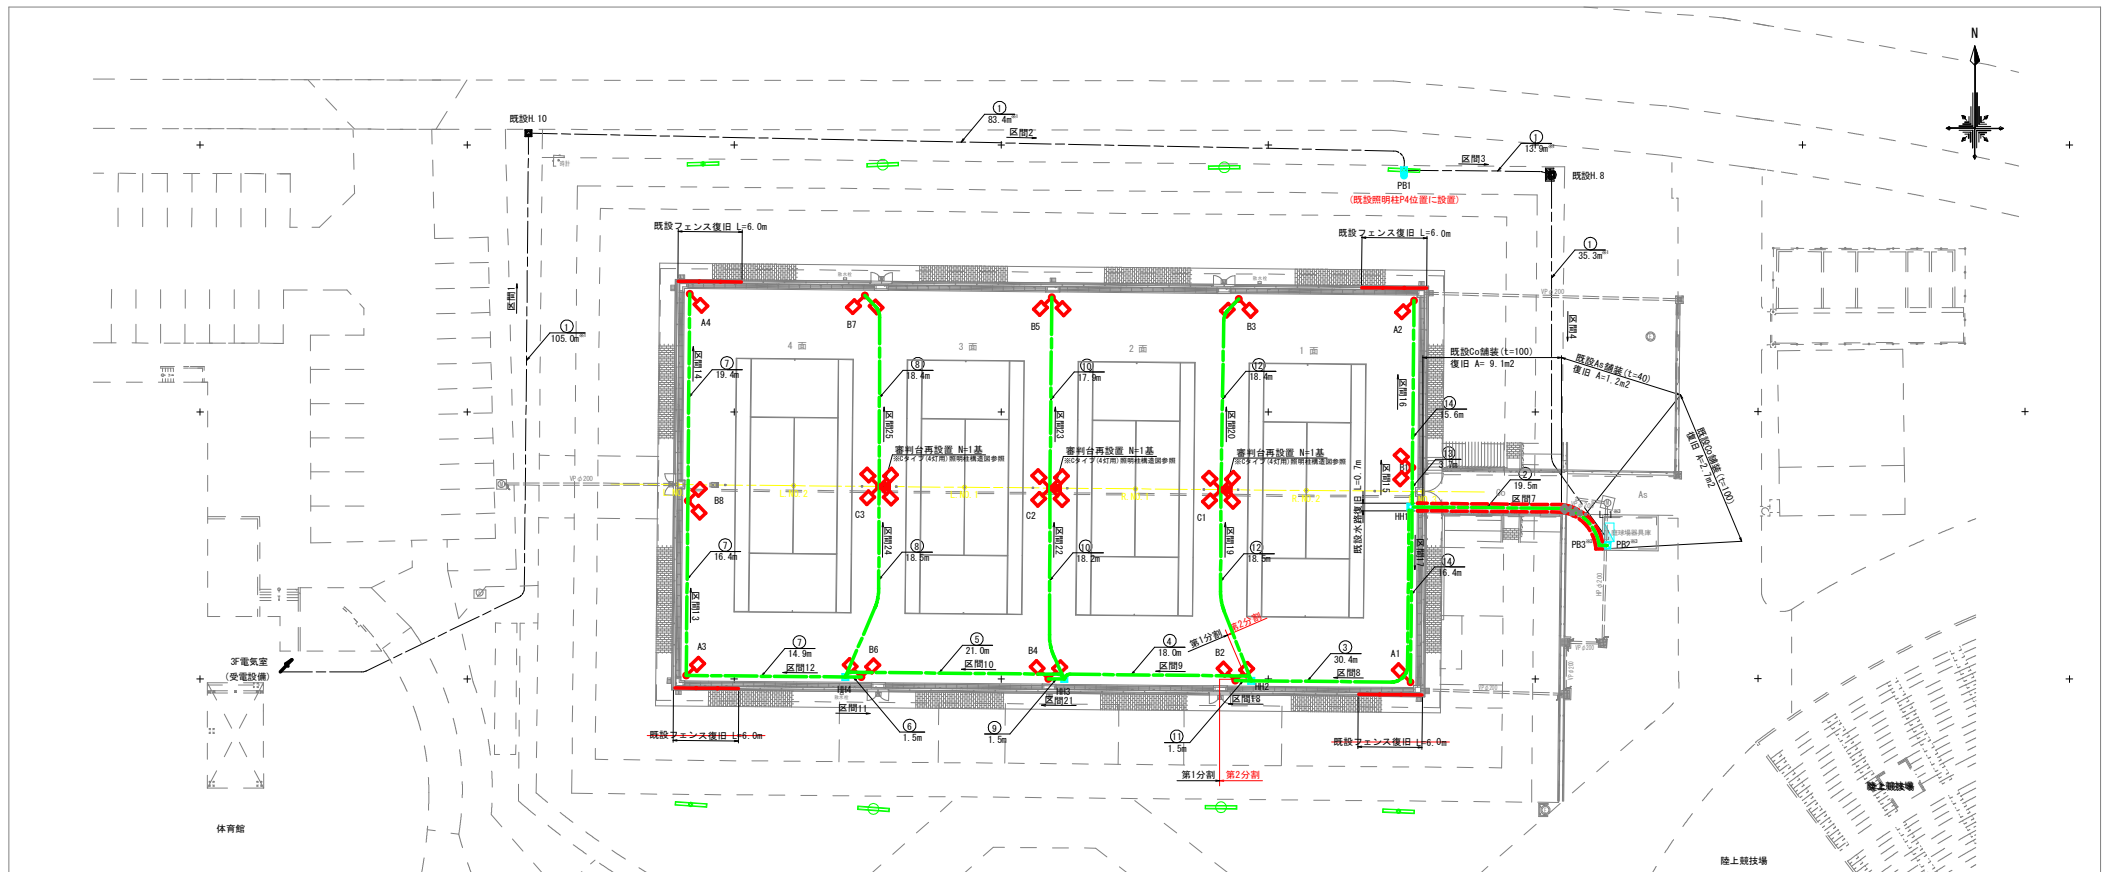

□ 凡 例				
記 号	名 称	規 格	数 量	備 考
	照明柱A(1灯用)	LED316W × 1	2基 -4基	A1~A4
	照明柱B(2灯用)	LED316W × 2	3基 -6基	B1~B8
	照明柱C(4灯用)	LED316W × 4	1基 -3基	C1~C3
	自立分電盤	1400×800×400	1面	L-1
	プルボックス	□500×300 SUS, WP	1個	PB1
	プルボックス	□350×300 SUS, WP	2個	PB2, PB3
	ハンドホール	HI-6(600×600×600)	2基 -4基	HH1~HH4
	ハンドホール(流用)	-	-2基	既設H. 8, 既設H. 10
	ケーブル(電線管)			

※分電盤の立上げは、配管1.0m、ケーブル2.0mとする。

※照明柱・プルボックス(PB3)の立上げは、配管1.0m、ケーブル1.5mとする。

※配管土工・埋設シートは、片側0.5m控除とする。

□ 配線リスト(計画)						
記号	ケーブル	電 線 管	土 工	備 考	区 間	幹線/支線
①	OV250sq-20 ² (流用)	既設管(流用)	-	1φ2W 電源	1 電気室~既設H. 10	幹線
					2 既設H. 10~PB1	幹線
					3 PB1~既設H. 8	幹線
					4 既設H. 8~L-1	幹線
②	EM-CE5.5sq-2C	FEP50	土工-3	No.1コート	7 PB3~HH1	支線
	EM-CE5.5sq-4C	FEP50		No.1, No.2コート		
	EM-CE5.5sq-4C	FEP50		No.2, No.3コート		
	EM-CE14sq-4C	FEP50		No.3, No.4コート		
③	EM-CE5.5sq-4C	FEP50	土工-2(14.0m)	No.1, No.2コート	8 HH1~HH2	支線
	EM-CE5.5sq-4C	FEP50		No.2, No.3コート		
	EM-CE14sq-4C	FEP50		No.3, No.4コート		
	EM-CE14sq-4C	FEP50		No.4コート		
④	EM-CE5.5sq-4C	FEP50	土工-2	No.2, No.3コート	9 HH2~HH3	支線
	EM-CE14sq-4C	FEP50		No.3, No.4コート		
	EM-CE14sq-4C	FEP50		No.3, No.4コート		
	EM-CE14sq-4C	FEP50		No.4コート		
⑤	EM-CE14sq-4C	FEP50	土工-1	No.3, No.4コート	10 HH3~HH4	支線
	EM-CE14sq-4C	FEP50		No.3, No.4コート		
	EM-CE14sq-4C	FEP50		No.3, No.4コート		
	EM-CE14sq-4C	FEP50		No.4コート		
⑥	EM-CE14sq-4C	FEP50	土工-3	No.3, No.4コート	11 HH4~B6	支線
	EM-CE14sq-4C	FEP50		No.3, No.4コート		
	EM-CE14sq-4C	FEP50		No.3, No.4コート		
	EM-CE14sq-4C	FEP50		No.4コート		

※1 ①の経路については、既設ケーブルの劣化状況を確認した上で流用すること。

※2 電気室からL-1までのケーブルを「幹線」、L-1以降のケーブルを「支線」と設定。

※3 L-1~PB3(区画5~6)の詳細は自立分電盤構造図参照。

※4 区画7についてはトイレの臭気管等と並行して敷設するため、注意して施工すること。

※5 既設審判台及びテニスコートは引換式のため、施工前に引抜き、安全な場所で保管すること。

また、既設埋設管の劣化に留意して施工すること。

□ 配線リスト(計画)						
記号	ケーブル	電 線 管	土 工	備 考	区 間	幹線/支線
⑦	EM-CE14sq-2C	FEP50	土工-1	No.4コート	12 HH4~A3	支線
	EM-CE14sq-4C	FEP50		No.3, No.4コート	13 A3~B8	支線
	EM-CE14sq-4C	FEP50		No.2, No.3コート	14 B8~A4	支線
	EM-CE5.5sq-4C	FEP50		No.2, No.3コート	25 C3~B7	支線
⑧	EM-CE5.5sq-4C	FEP50	土工-2	No.2, No.3コート	21 HH3~B4	支線
	EM-CE5.5sq-4C	FEP50		No.2, No.3コート	22 HH3~C2	支線
	EM-CE5.5sq-4C	FEP50		No.2, No.3コート	23 C2~B5	支線
	EM-CE5.5sq-4C	FEP50		No.1, No.2コート	18 HH2~B2	支線
⑨	EM-CE5.5sq-4C	FEP50	土工-1	No.1, No.2コート	19 HH2~C1	支線
	EM-CE5.5sq-4C	FEP50		No.1, No.2コート	20 C1~B3	支線
	EM-CE5.5sq-4C	FEP50		No.1, No.2コート	15 HH1~B1	支線
	EM-CE5.5sq-4C	FEP50		No.1, No.2コート	17 HH1~A1	支線
⑩	EM-CE5.5sq-4C	FEP50	土工-1(15.6m)	No.1コート	16 B1~A2	支線
	EM-CE5.5sq-4C	FEP50		No.1コート		
	EM-CE5.5sq-4C	FEP50		No.1コート		
	EM-CE5.5sq-4C	FEP50		No.1コート		

実施設計図面

R 8 鳴土 鳴門総合運動公園 鳴・徳島立岩

テニスコート照明設備工事(2)(企画)

路線名等 鳴門総合運動公園

工事箇所 鳴門市徳島町立岩(第2分画)

図 面 名 配線計画平面図

縮 尺 1:250 図面番号 1 / 6

会 社 名

事業者名 徳島県土整備事務所 鳴門支所

寸法割付平面図

S=1:250



4級基準点リスト

点 名	X座標	Y座標	標 高
R/F-1	130262.495	102893.297	4.393
R/F-2	130225.482	102941.082	4.431

※ 標高基準は「R30徳島 鳴門総合運動公園 鳴・徳島立岩 前球ネット設置供計業務」のP-4(TP=2.680)とした。


補助基準点リスト

点 名	X座標	Y座標	標 高
R/F-1-1	130239.746	102885.552	1.987
R/F-1-2	130241.451	102934.431	2.223
R/F-1-3	130239.944	102894.509	4.436
R/F-1-4+	130279.545	102894.905	4.442
R/F-1-5	130285.516	102945.323	※ 4.493
R/F-1-1A	130259.431	102903.049	1.952
R/F-1-1B	130258.216	102973.069	※ 2.068

※印の標高は簡接水準による値

測量基線測点リスト

点 名	X座標	Y座標
L NO. 3	130259.613	102902.115
L NO. 2	130259.512	102913.015
L NO. 1	130259.364	102929.014
No. 0	130259.289	102937.013
R NO. 1	130259.215	102945.013
R NO. 2	130259.067	102961.012
R NO. 3	130258.966	102971.012

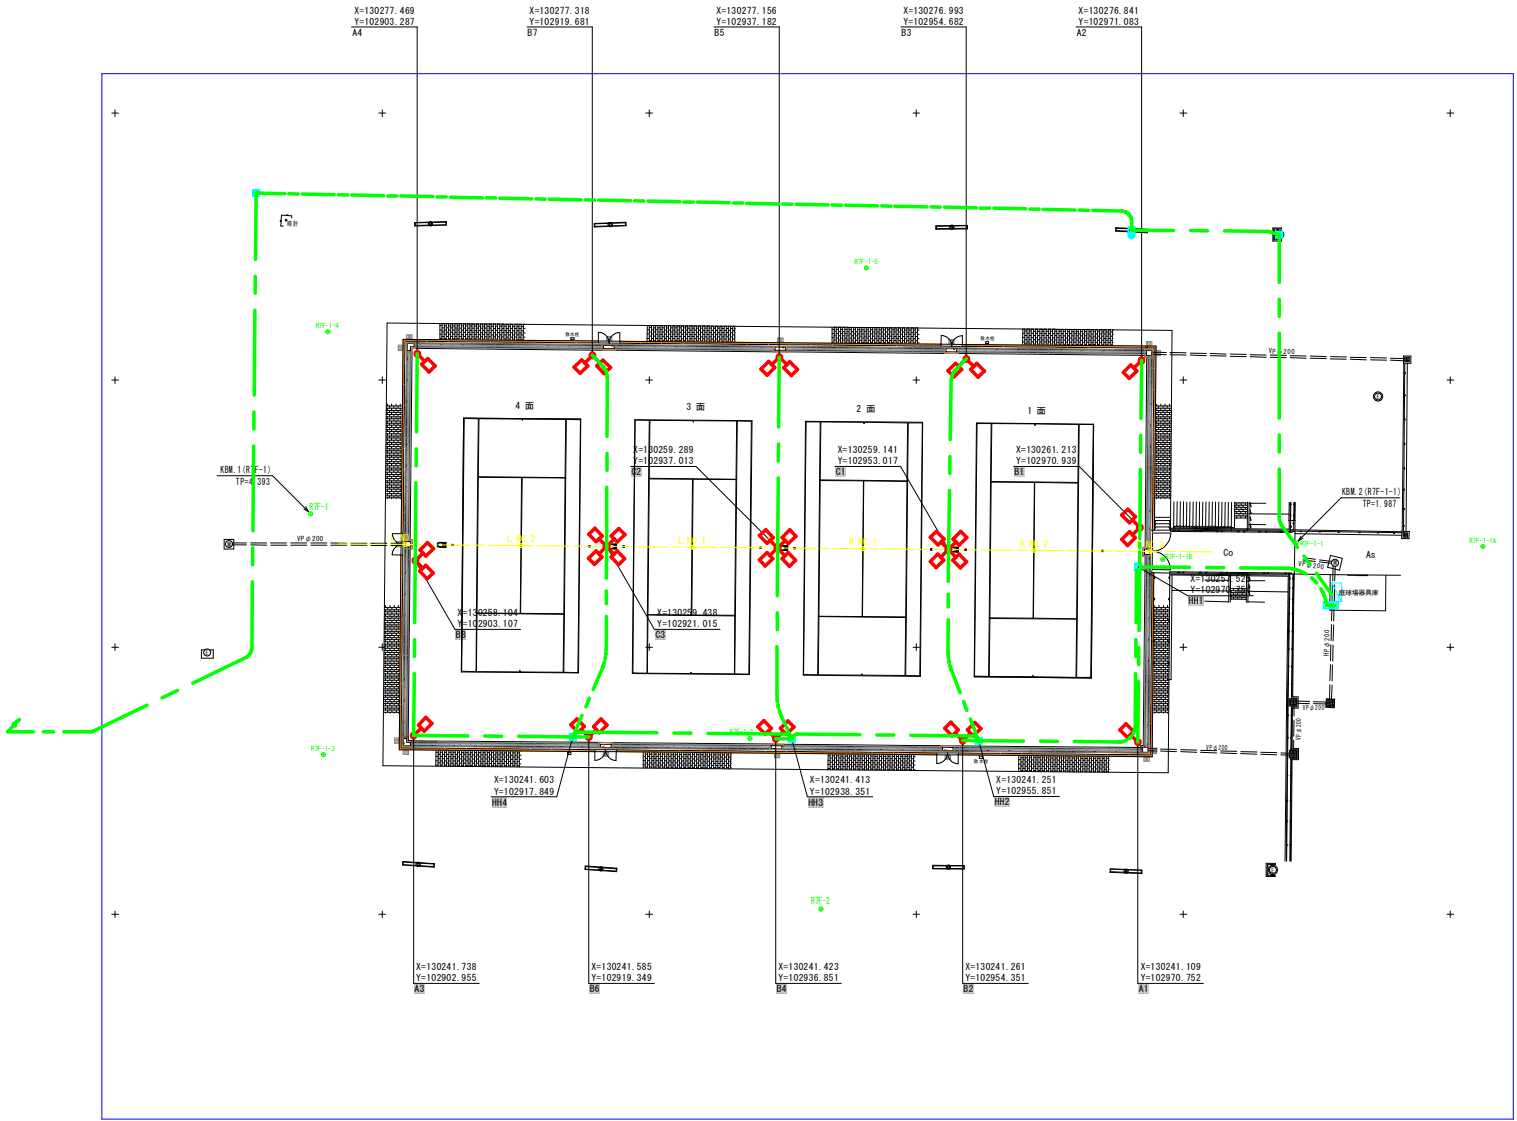


実施設計図面

工 事 名	R 8 鳴土 鳴門総合運動公園 鳴・徳島立岩 テニスコート照明設備工事 (2) (企画)		
路線名等	鳴門総合運動公園		
工事箇所	鳴門市徳島町立岩 (第2分割)		
図 面 名	寸法割付平面図		
縮 尺	1:250	図面番号	2 / 6
会 社 名			
事業者名	徳島県土整備事務所 鳴門支所		

配線系統図

S=NON

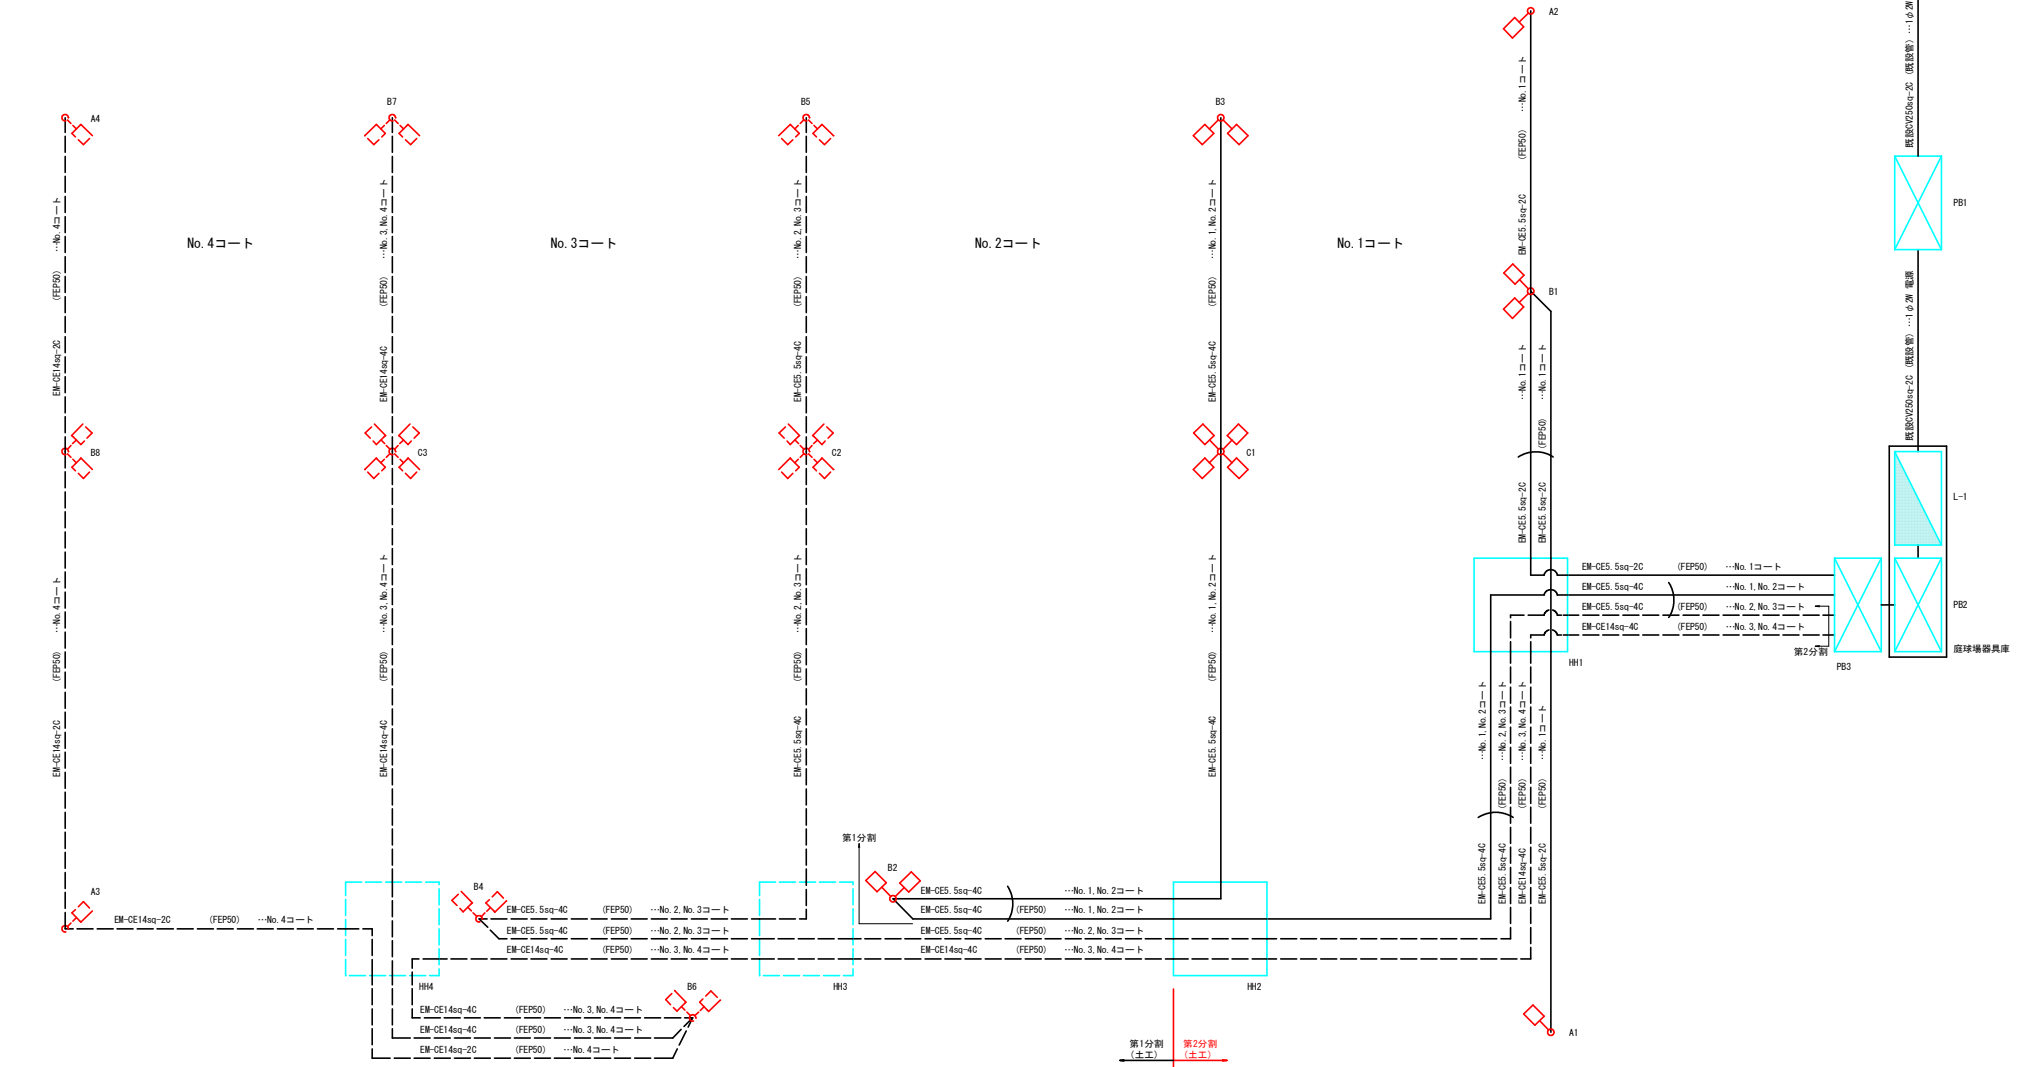

記号	名称	規格	数量	備考
●	照明柱A (1灯用)	LED316W × 1	2基 → 4基	A1～A4
◇	照明柱B (2灯用)	LED316W × 2	3基 → 8基	B1～B8
×	照明柱C (4灯用)	LED316W × 4	1基 → 3基	C1～C3
□	自立分電盤	1400×800×400	1面	L-1
□	ブルボックス	□500×300 SUS, WP	1個	PB1
□	ブルボックス	□350×300 SUS, WP	2個	PB2, PB3
□	ハンドホール	H1-6 (600×600×600)	2個 → 4基	HH1～HH4
---	ケーブル (電線管)			

工事名	R 8 嶋士 嶋門総合運動公園 嶋・徳美立岩 テニスコート照明設備工事 (2) (企資)		
路線名等	嶋門総合運動公園		
工事箇所	嶋門市徳美町立岩 (第2分割)		
図面名	配線系統図		
縮尺	—	図面番号	3 / 6
会社名			
事業者名	徳島県土木整備事務所 嶋門支所		

S=1 : 20

 $S=1:20$

平面



A-A断面图



B-B断面图



C-C断面图



D-D 断面




※既設水路撤去は撤去・復旧工詳細図(2)に記

実施設計図面			
工 事 名	R8 鳴門 鳴門総合運動公園 鳴・指美立岩 テニスコート照明設備工事（2）（全育）		
路線名等	鳴門総合運動公園		
工事箇所	鳴門市指美町立岩（第2分割）		
図 面 名	構造図（2/2）		
縮 尺	図示	図面番号	4 / 6
会 社 名			
事業者名	徳島県土整備事務所 鳴門支所		

撤去・復旧平面図

S=1:250

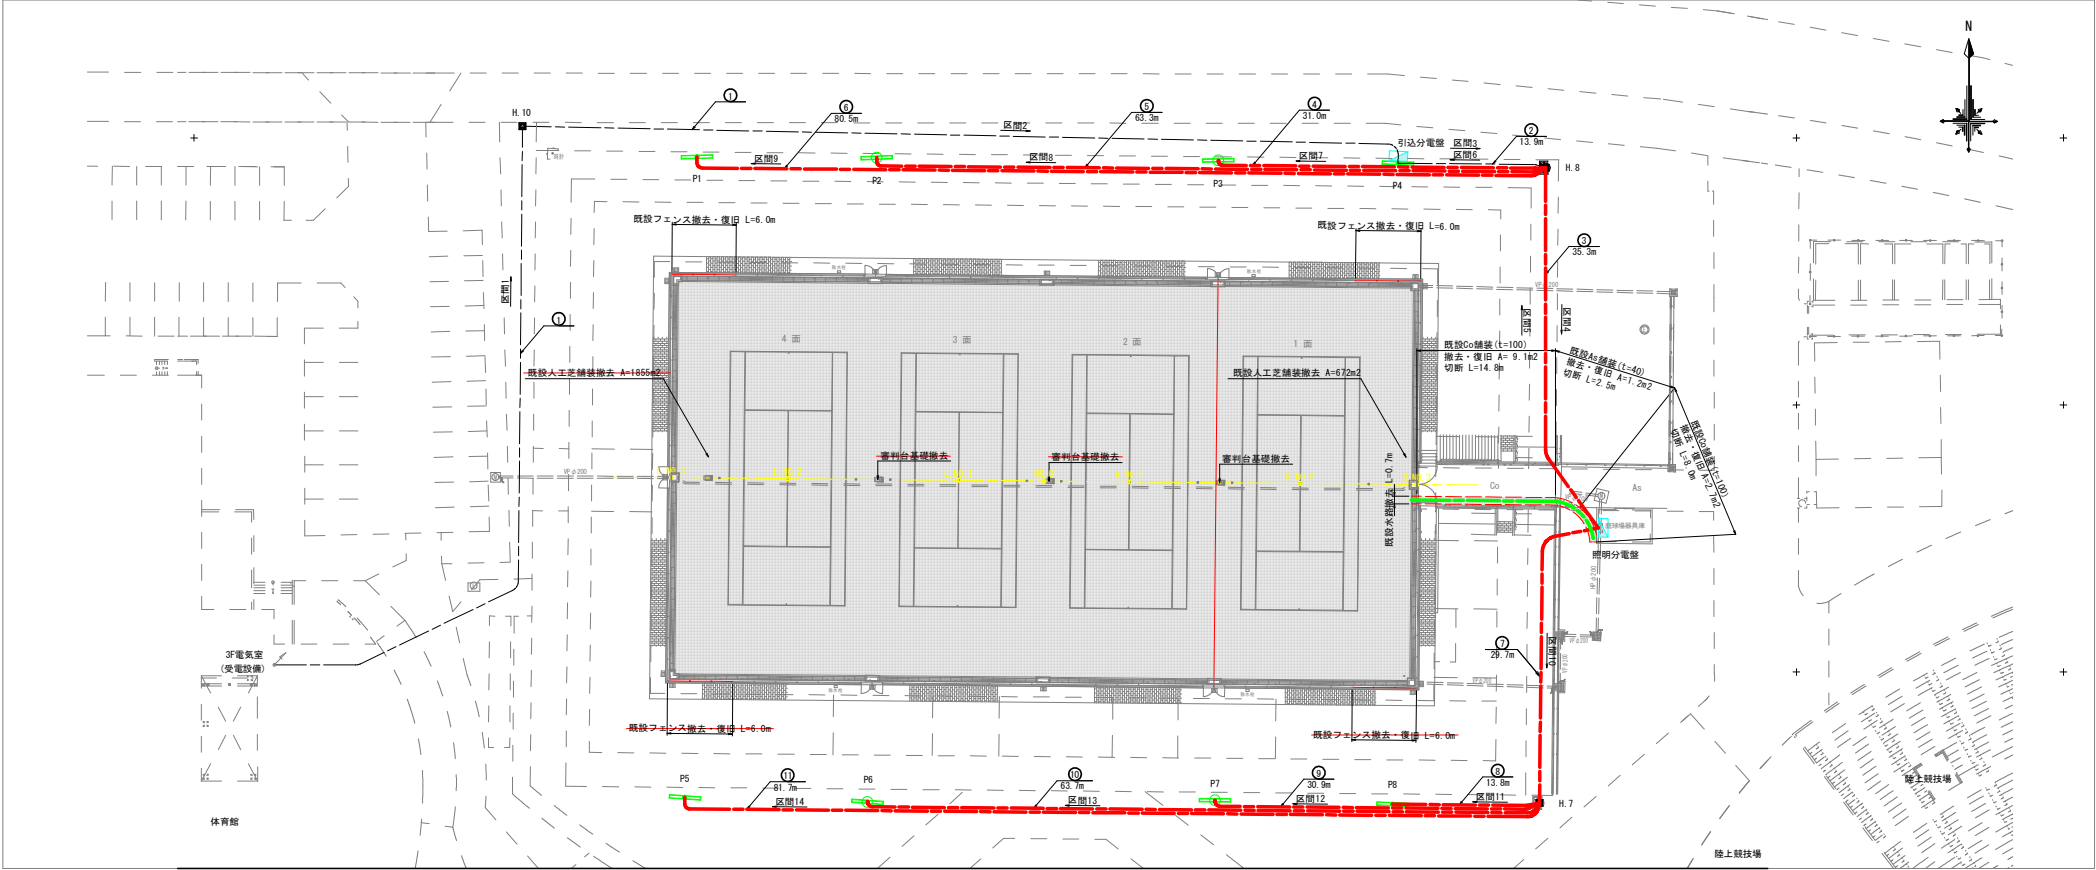

□ 凡 例				
記 号	名 称	規 格	数 量	備 考
	照明柱 (2灯用)		2基・4基	撤去 P1, P4, P5, P8
	照明柱 (6灯用)		2基・4基	撤去 P2, P3, P6, P7
	ハンドホール		3基	流用 H. 8, H. 10 残置 H. 7
	照明分電盤	1700×800×400	1面	撤去
	引込分電盤	1400×700×250	1面	撤去
	ケーブル (電線管)			

※分電盤・照明柱の立上げは、ケーブル2.0mとする。
※配線ルートは想定とする。

□ 配線リスト(撤去)					
記 号	ケーブル	電 線 管	備 考	区 間	幹線/支線 [※]
①	OV250sq-2C	FEP80	流用	1 電気室～H. 10	幹線
				2 H. 10～引込用分電盤	幹線
②	OV250sq-2C OV14sq-2C	FEP80 FEP65	流用	3 引込用分電盤～H. 8	幹線
				6 H. 8～P4	支線
③	OV250sq-2C OV14sq-2C OV22sq-2C OV14sq-2C OV8sq-2C OV5.5sq-2C OV38sq-2C OV22sq-2C OV22sq-2C OV8sq-2C	FEP80 FEP65 FEP65 FEP65 FEP65 FEP65 FEP65 FEP65 FEP65 FEP65	流用	4 H. 8～照明用分電盤	幹線
				5 照明用分電盤～H. 8	支線

※1. 電気室から照明用分電盤までのケーブルを「幹線」、照明用分電盤以降のケーブルを「支線」と設定
※2. 既設審判台及びテニスポストは引掛式のため、施工前に引掛き、安全な場所で保管すること。
また、既設埋設管の変更に留意し施工すること。
※3. 既設舗装復旧は現地舗装構成を確認した上で復旧すること。


□ 配線リスト(撤去)					
記 号	ケーブル	電 線 管	備 考	区 間	幹線/支線 [※]
④	OV22sq-2C OV14sq-2C OV8sq-2C	FEP65	ケーブルのみ撤去	7 H. 8～P3	支線
⑤	OV38sq-2C OV22sq-2C	FEP65	ケーブルのみ撤去	8 H. 8～P2	支線
⑥	OV22sq-2C OV8sq-2C	FEP65	ケーブルのみ撤去	9 H. 8～P1	支線
⑦	OV14sq-2C OV22sq-2C OV14sq-2C OV5.5sq-2C OV38sq-2C OV22sq-2C	FEP65 FEP65 FEP65 FEP65 FEP65 FEP65	ケーブルのみ撤去	10 照明用分電盤～H. 7	支線

□ 配線リスト(撤去)					
記 号	ケーブル	電 線 管	備 考	区 間	幹線/支線 [※]
⑧	OV14sq-2C OV22sq-2C	FEP65	ケーブルのみ撤去	11 H. 7～P8	支線
⑨	OV14sq-2C OV5.5sq-2C	FEP65	ケーブルのみ撤去	12 H. 7～P7	支線
⑩	OV38sq-2C OV22sq-2C	FEP65	ケーブルのみ撤去	13 H. 7～P6	支線
⑪	OV22sq-2C OV5.5sq-2C	FEP65	ケーブルのみ撤去	14 H. 7～P5	支線


実施設計図面	
工 事 名	R 8 鳴土 鳴門総合運動公園 鳴・徳義立岩 テニスコート照明設備工事 (2) (企青)
路線名等	鳴門総合運動公園
工事箇所	鳴門市徳義町立岩 (第2分割)
図 面 名	撤去・復旧平面図
縮 尺	1:250 図面番号 5 / 6
会 社 名	
事業者名	徳島県土木整備事務所 鳴門支所

仮設工平面図

S=1:250

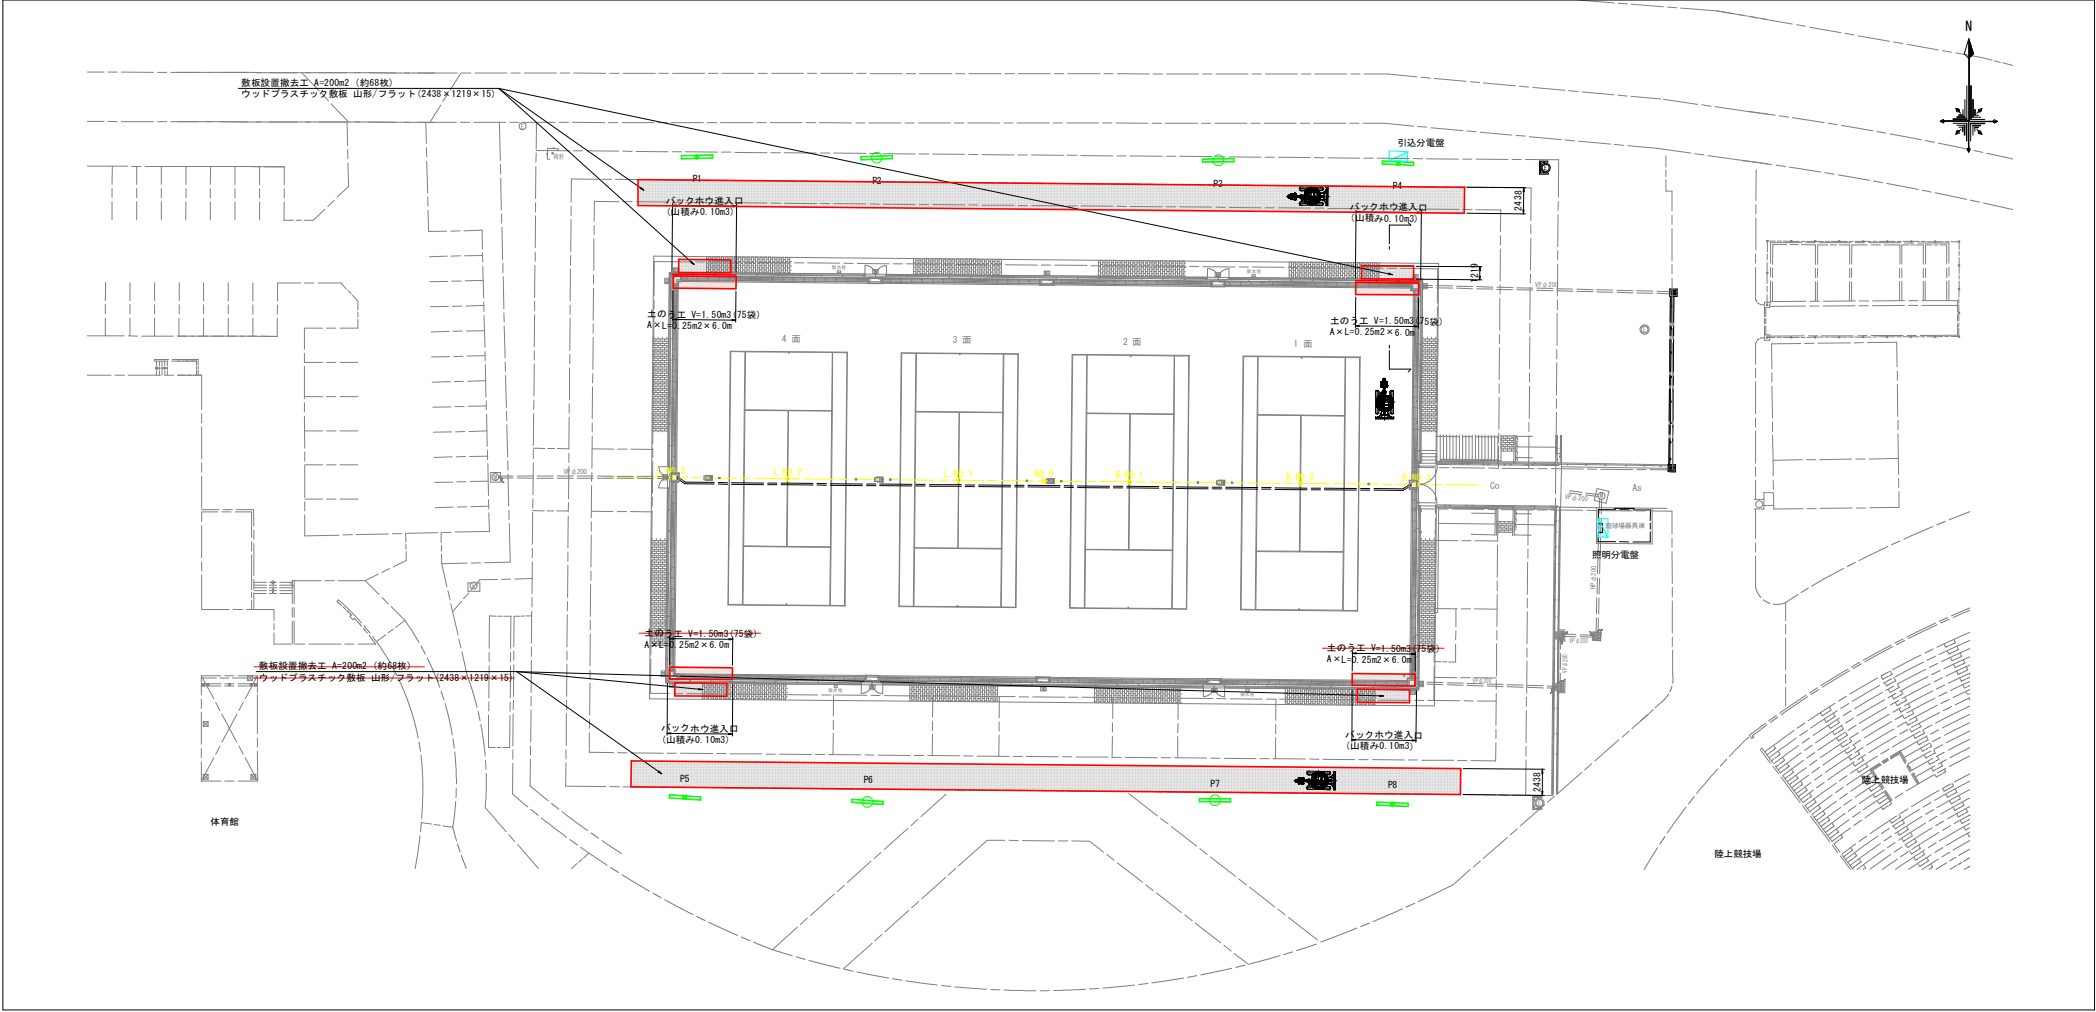

土のう工断面イメージ図
S=1:50

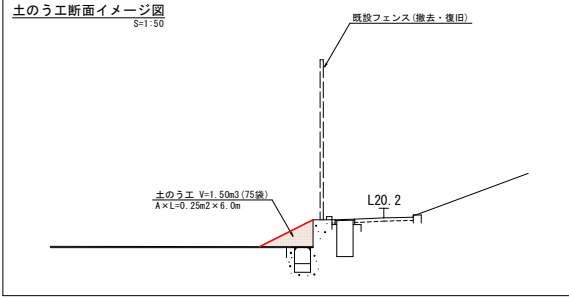

※既設審判台及びテニスポストは引張式のため、施工前に引抜き、安全な場所で保管すること。
また、既設埋設管の变形に留意し施工すること。

実施設計図面			
工事名	R 8 鳴土 鳴門総合運動公園 鳴・舞美立岩 テニスコート照明設備工事 (2) (企画)		
路線名等	鳴門総合運動公園		
工事箇所	鳴門市舞美町立岩 (第2分割)		
図面名	仮設工平面図		
縮尺	図示	図面番号	6 / 6
会社名			
事業者名	徳島県土整備事務所 鳴門支所		