



照明柱構造図 (1/3)

S=図示


(参考図)
Aタイプ (1灯用)

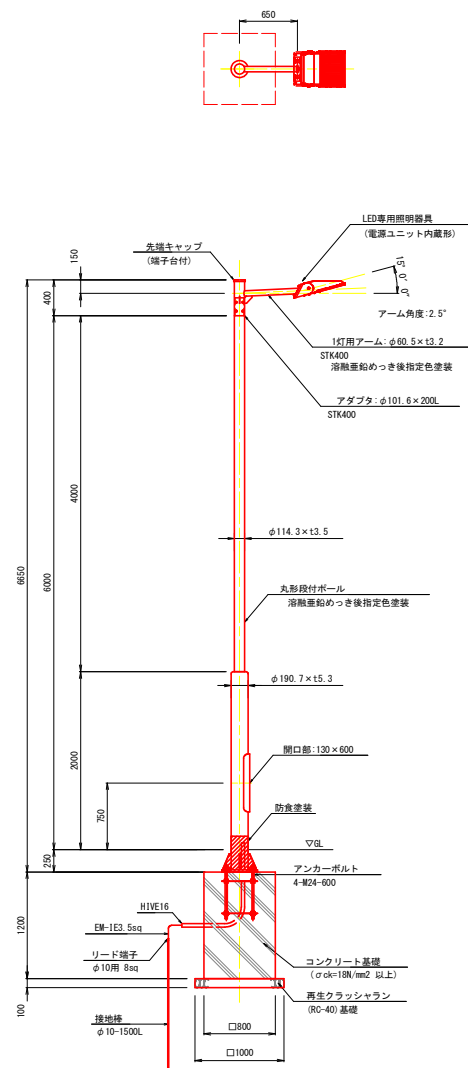

照明柱姿図 S=1:30

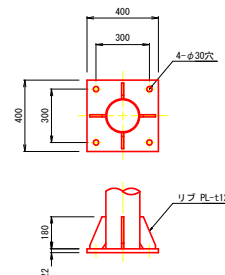

ベースプレート詳細図 S=1:15

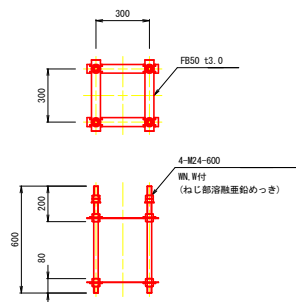


アンカーボルト詳細図 S=1:15



灯具姿図 S=NON

定格光束: 44500lm
「40000時間経過後の最大値」
消費電力: 325W (200V)
「初期照度補正機能による40000時間平均値」
消費電力: 316W (200V)
寿命: 40000時間
光源色: 5000K
演色性: Ra70
質量: 15.5kg

※1: 照明器具はテニスコート専用照明の資格を有する製品とすること。
※2: 照明器具は、テニスコート4面分 (4.0m × 36.0m) を対象範囲とし、「平均照度300lx以上」「均斉度 (最小照度/平均照度) 0.6以上」「グレア最大値50以下」を満足する製品とすること。
※3: 配置計画にあたっては、既設門扉の範囲を避けること。
※4: 図面は免注用参考図であり、免注者の承認を必要とする。

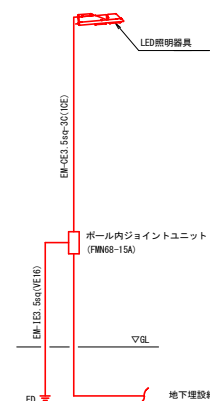


ポール内結線図 S=NON

参考図			
工事名	R8 鳴門 鳴門総合運動公園 鳴・舞美立岩 テニスコート照明設備工事 (2) (企資)		
路線名等	鳴門総合運動公園		
工事箇所	鳴門市舞美町立岩 (第2分割)		
図面名	照明柱構造図 (1/3)		
縮尺	図示	図面番号	1 / 8
会社名			
事業者名	徳島県土整備事務所 鳴門支所		


照明柱構造図 (2/3)

S=図示


(参考図)
Bタイプ (2灯用)

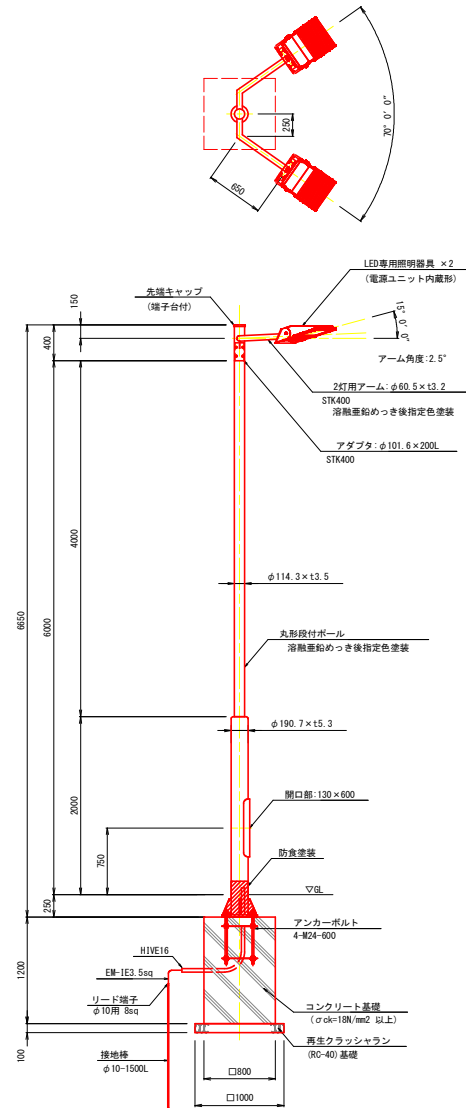

照明柱姿図 S=1:30

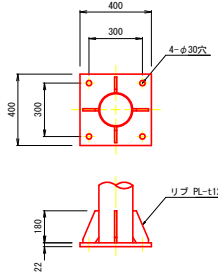

ベースプレート詳細図 S=1:15

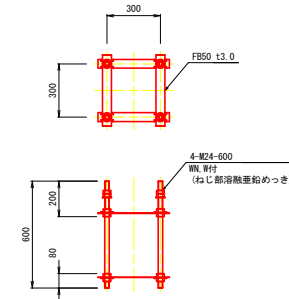


アンカーボルト詳細図 S=1:15




灯具姿図 S=NON

(参考)

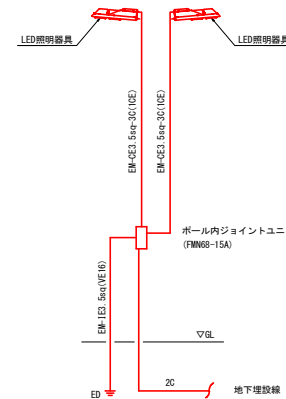

ポール内結線図 S=NON

B1, B8

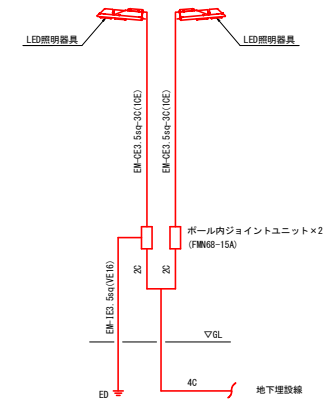

ポール内結線図 S=NON

B2~B7

定格光束: 44500lm
「4000時間経過後の最大値」
消費電力: 325W (200V)
「初期照度補正機能による4000時間平均値」
消費電力: 316W (200V)
寿命: 40000時間
光源色: 5000K
演色性: Ra70
質量: 15.5kg


※1: 照明器具はテニスコート専用照明の資格を有する製品とすること。
※2: 照明器具は、テニスコート4面分(4.0m×36.0m)を対象範囲とし、「平均照度300lx以上」「均斉度(最小照度/平均照度)0.6以上」「グレア最大値50以下」を満たす製品とすること。
※3: 配置計画にあたっては、既設門扉の範囲を避けること。
※4: 図面は免注用参考図であり、免注者の承認を必要とする。

参考図			
工事名	R8 鳴門総合運動公園 鳴・舞美立岩 テニスコート照明設備工事(2)(企資)		
路線名等	鳴門総合運動公園		
工事箇所	鳴門市舞美町立岩(第2分割)		
図面名	照明柱構造図(2/3)		
縮尺	図示	図面番号	2 / 8
会社名			
事業者名	徳島県土整備事務所 鳴門支所		


照明柱構造図 (3/3)

S=図示


(参考図)
Cタイプ (4灯用)

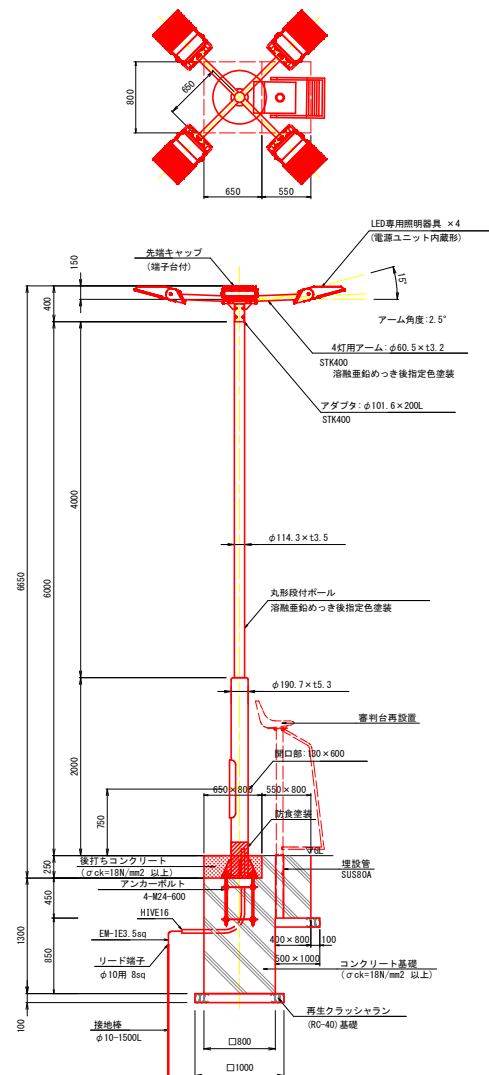

照明柱姿図 S=1:30

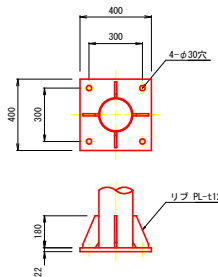

ベースプレート詳細図 S=1:15

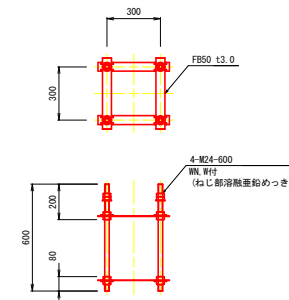


アンカーボルト詳細図 S=1:15



灯具姿図 S=NON

(参考)

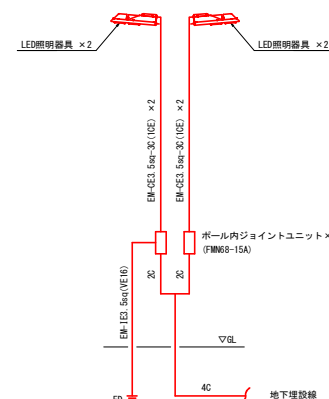

ポール内結線図 S=NON

定格光束: 44500lm
「4000時間経過後の最大値」
消費電力: 325W (200V)
「初期照度補正機能による4000時間平均値」
消費電力: 316W (200V)
寿命: 40000時間
光源色: 5000K
演色性: Ra70
質量: 15.5kg

※1: 照明器具はテニスコート専用照明の資格を有する製品とすること。
※2: 照明器具は、テニスコート4面分 (4.0m × 36.0m) を対象範囲とし、「平均照度300lx以上」「均斉度 (最小照度/平均照度) 0.6以上」「グレア最大値50以下」を満足する製品とすること。
※3: 配置計画にあたっては、既設門扉の範囲を避けること。
※4: 図面は免注用参考図であり、免注者の承認を必要とする。


参考図

工事名	R8 鳴門総合運動公園 鳴・徳島立岩 テニスコート照明設備工事 (2) (企資)		
路線名等	鳴門総合運動公園		
工事箇所	鳴門市徳島町立岩 (第2分割)		
図面名	照明柱構造図 (3/3)		
縮尺	図示	図面番号	3 / 8
会社名	徳島県土木整備事務所 鳴門支所		
事業者名	徳島県土木整備事務所 鳴門支所		

自立分電盤構造図


S=図示

(参考図)

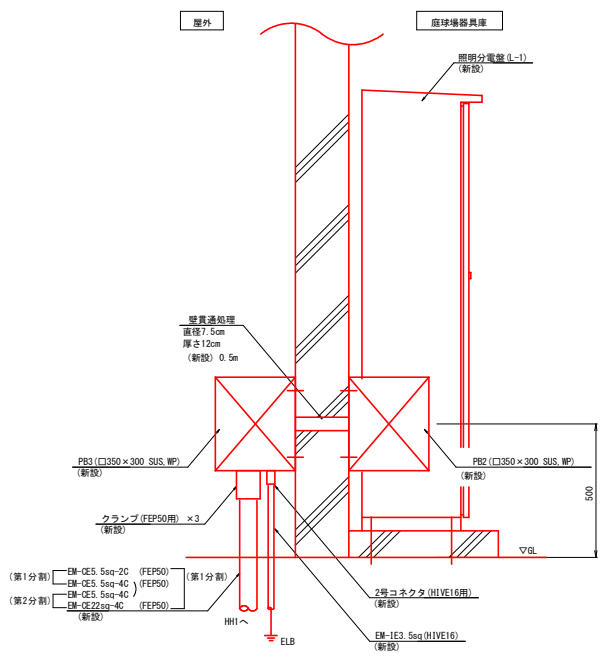

ブルボックス取付参考図 S=1:10

(A-A矢視図)

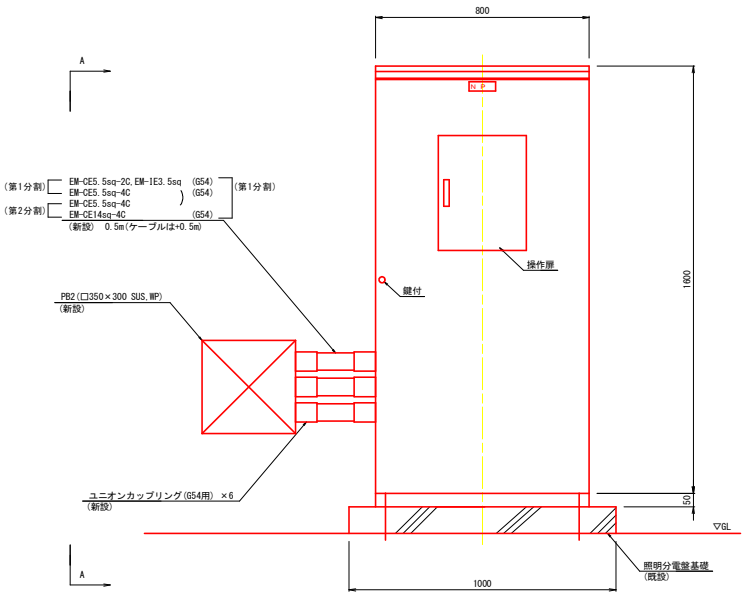

自立分電盤詳細図 S=1:10

(L-1)


※注 記

1. 外形・寸法はすべて参考値とする。
2. アンカーボルトは、既設の配置間隔・サイズを確認のうえ、再利用すること。
3. PB2の取付位置は、用具棚の高さに合わせて調整すること。
4. 図面は発注用参考図であり、発注者の承諾を必要とする。

仕 様

指定色塗装

鋼板厚 SUS 2.0t 以上

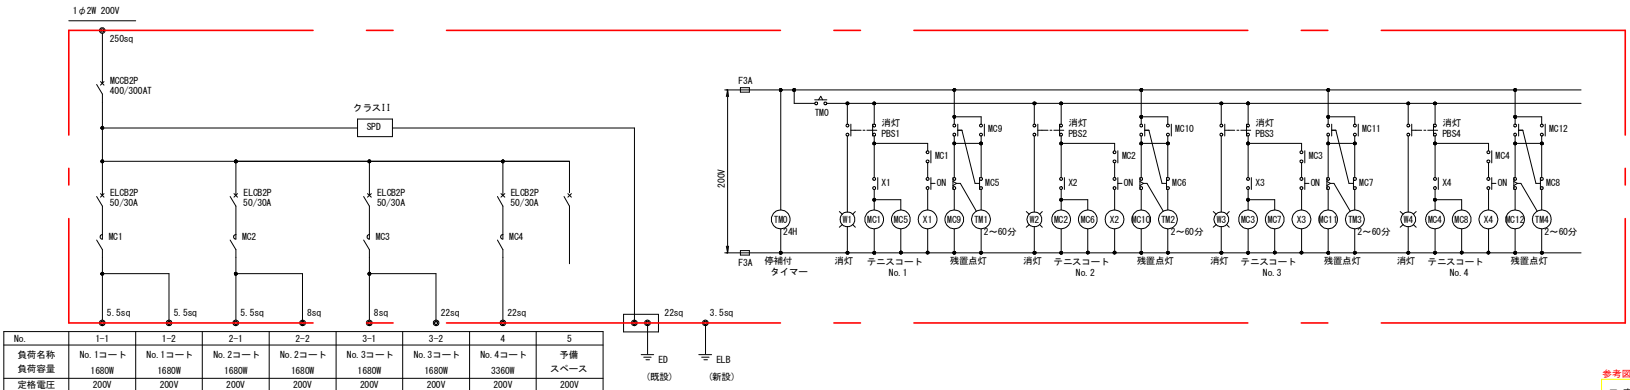

No.	1-1	1-2	2-1	2-2	3-1	3-2	4	5
負荷名称	No. 1コート	No. 1コート	No. 2コート	No. 2コート	No. 3コート	No. 3コート	No. 4コート	予備スペース
負荷容量	1680W	1680W	1680W	1680W	1680W	1680W	3360W	
定格電圧	200V	200V	200V	200V	200V	200V	200V	200V

盤内結線図 S=NON

(L-1)


参考図

工 事 名	R 8 鳴土 鳴門総合運動公園 鳴・徳美立岩 テニスコート照明設備工事 (2) (企青)
路線名等	鳴門総合運動公園
工事箇所	鳴門市徳美町立岩 (第2分劃)
図 面 名	自立分電盤構造図
縮 尺	図示 図面番号 4 / 8
会 社 名	
事業者名	徳島県土整備事務所 鳴門支所

構造図(1/2) S=図示


(参考図)

ブルボックス柱取付参考図 S=1:20
(既設照明柱P4位置に設置)

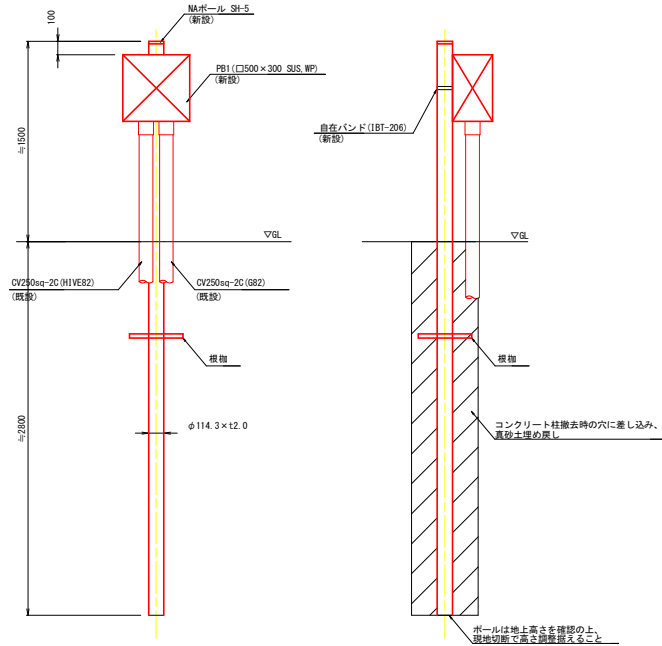


- ※注 記
1. 既設照明柱P4撤去後、同じ場所に建柱すること。
 2. ポール埋込深さは、既設照明柱P4に合わせる。
 3. 既設OV250sq-2Cをブルボックス (PB1) 内で接続すること。

管路掘削断面図 S=1:10

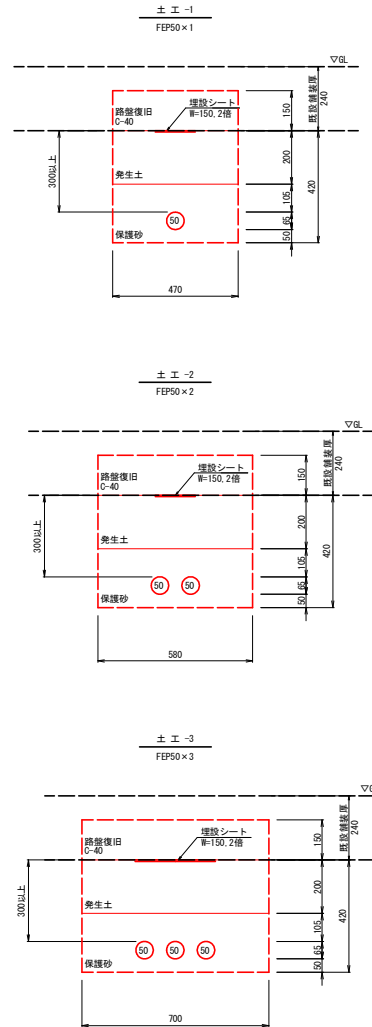


ハンドホール詳細図 S=1:10

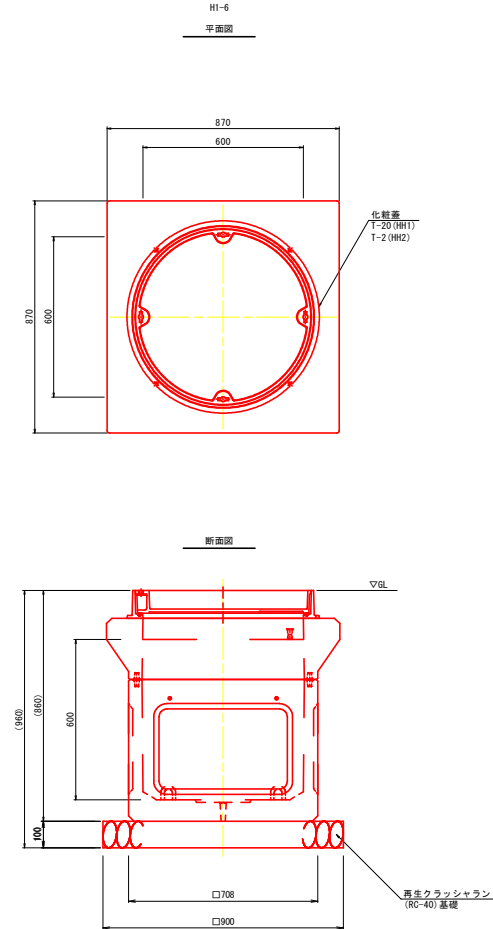

参考図	R 8 鳴門総合運動公園 鳴・徳島立岩 テニスコート照明設備工事 (2) (企資)		
路線名等	鳴門総合運動公園		
工事箇所	鳴門市撫養町立岩 (第2分割)		
図面名	構造図 (1/2)		
縮 尺	図示	図面番号	5 / 8
会社名	徳島県土木整備事務所 鳴門支所		
事業者名	徳島県土木整備事務所 鳴門支所		

撤去・復旧平面図

S=1:250

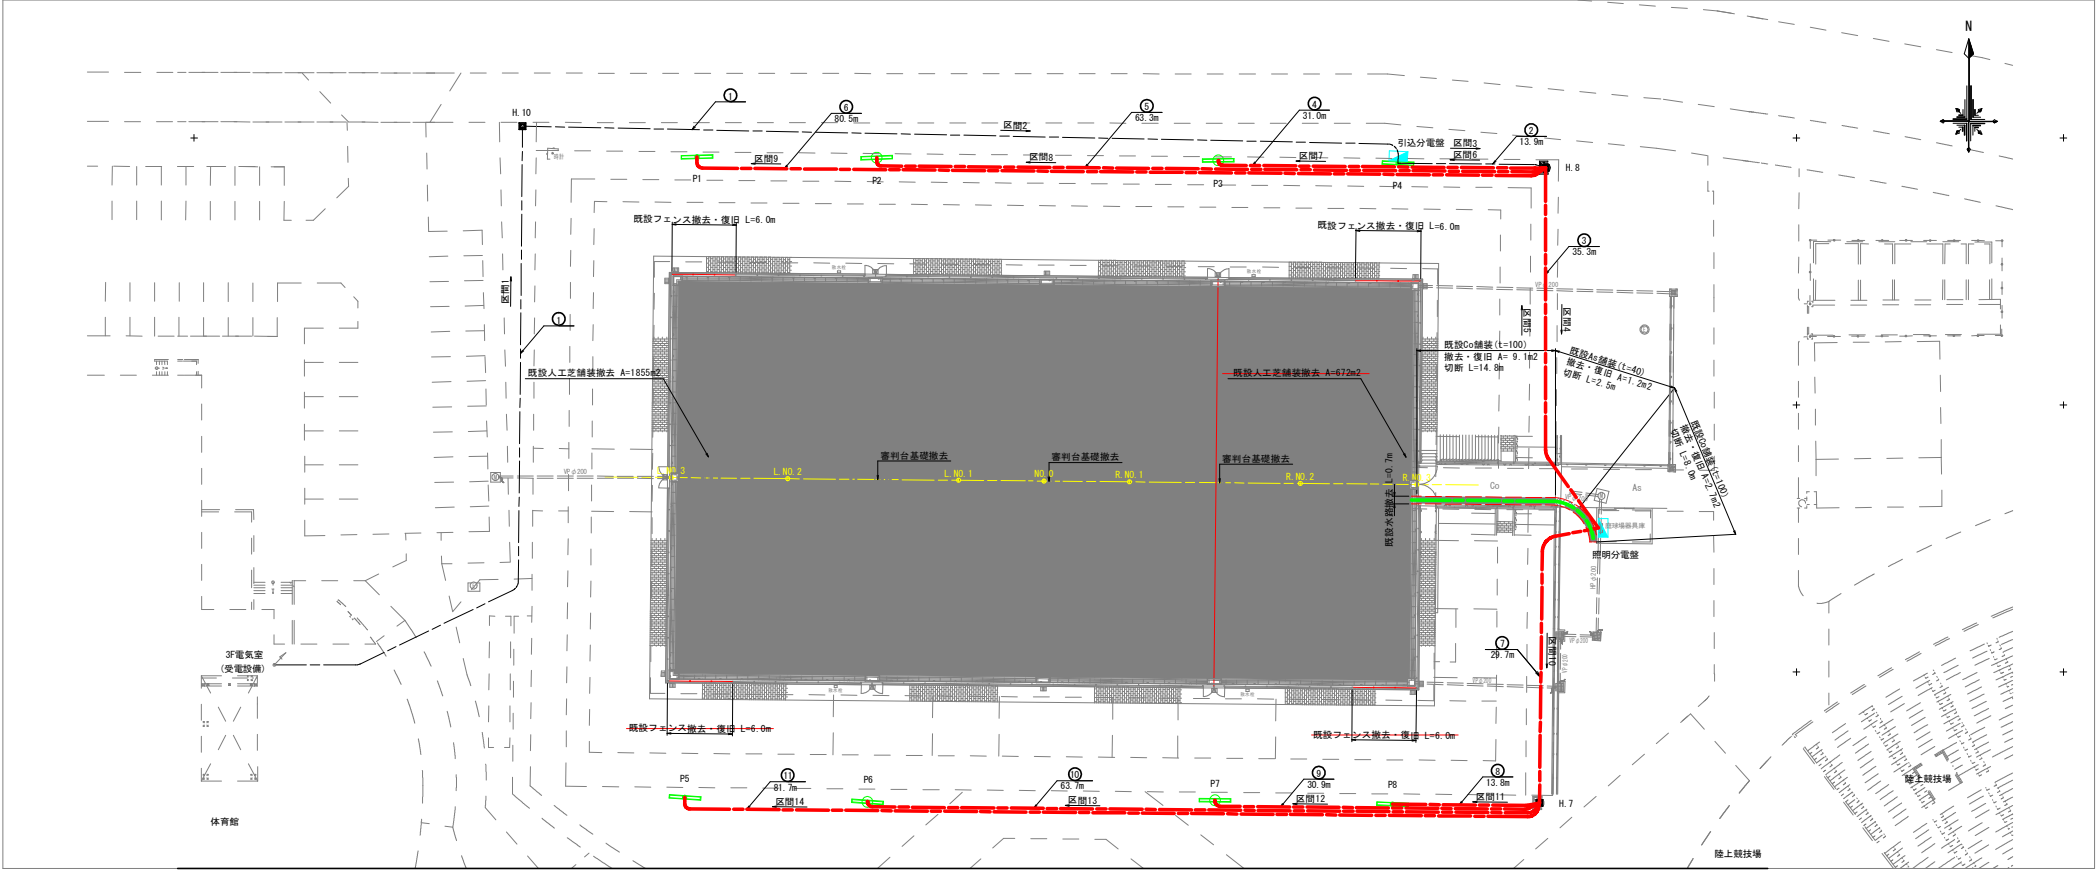

□ 凡 例					
記 号	名 称	規 格	数 量	備 考	
	照明柱 (2灯用)		2基・4基	撤去 P1, P4, P5, P8	
	照明柱 (6灯用)		2基・4基	撤去 P2, P3, P6, P7	
	ハンドホール		3基	流用 H. 8, H. 10 残置 H. 7	
	照明分電盤	1700×800×400	1面	撤去	
	引込分電盤	1400×700×250	1面	撤去	
	ケーブル (電線管)				

※分電盤・照明柱の立上げは、ケーブル2.0mとする。
※配線ルートは想定とする。

□ 配線リスト (撤去)						
記号	ケーブル	電線管	備 考	区 間	幹線/支線**	
①	OV250sq-2C	FEP80	流用	1 電気室～H. 10	幹線	
	OV14sq-2C			2 H. 10～引込用分電盤	幹線	
②	OV250sq-2C	FEP80	流用	3 引込用分電盤～H. 8	幹線	
	OV14sq-2C	FEP65	ケーブルのみ撤去	6 H. 8～P4	支線	
③	OV250sq-2C	FEP80	流用	4 H. 8～照明用分電盤	幹線	
	OV14sq-2C	FEP65	ケーブルのみ撤去	5 照明用分電盤～H. 8	支線	
	OV22sq-2C					
	OV14sq-2C	FEP65	ケーブルのみ撤去			
	OV8sq-2C					
	OV5.5sq-2C					
	OV38sq-2C	FEP65	ケーブルのみ撤去			
	OV22sq-2C					
	OV22sq-2C					
	OV8sq-2C	FEP65	ケーブルのみ撤去			
	OV5.5sq-2C					

※1. 電気室から照明用分電盤までのケーブルを「幹線」、照明用分電盤以降のケーブルを「支線」と設定
※2. 既設審判台及びテニスコートは引越式のため、施工前に引抜き、安全な場所で保管すること。
また、既設埋設管の変形に留意し施工すること。
※3. 既設舗装復旧は現地舗装構成を確認した上で復旧すること。

□ 配線リスト (撤去)						
記号	ケーブル	電線管	備 考	区 間	幹線/支線**	
④	OV22sq-2C			7 H. 8～P3	支線	
	OV14sq-2C	FEP65	ケーブルのみ撤去			
	OV8sq-2C					
	OV5.5sq-2C					
⑤	OV38sq-2C	FEP65	ケーブルのみ撤去	8 H. 8～P2	支線	
	OV22sq-2C					
⑥	OV22sq-2C	FEP65	ケーブルのみ撤去	9 H. 8～P1	支線	
	OV8sq-2C					
	OV5.5sq-2C					
⑦	OV14sq-2C	FEP65	ケーブルのみ撤去	10 照明用分電盤～H. 7	支線	
	OV22sq-2C					
	OV14sq-2C	FEP65	ケーブルのみ撤去			
	OV5.5sq-2C					
	OV38sq-2C	FEP65	ケーブルのみ撤去			
	OV22sq-2C					
	OV22sq-2C	FEP65	ケーブルのみ撤去			
	OV5.5sq-2C					




□ 配線リスト (撤去)						
記号	ケーブル	電線管	備 考	区 間	幹線/支線**	
⑧	OV14sq-2C	FEP65	ケーブルのみ撤去	11 H. 7～P8	支線	
⑨	OV22sq-2C			12 H. 7～P7	支線	
	OV14sq-2C	FEP65	ケーブルのみ撤去			
	OV5.5sq-2C					
⑩	OV38sq-2C	FEP65	ケーブルのみ撤去	13 H. 7～P6	支線	
	OV22sq-2C					
⑪	OV22sq-2C	FEP65	ケーブルのみ撤去	14 H. 7～P5	支線	
	OV5.5sq-2C					

参考図		R 8 鳴土 鳴門総合運動公園 鳴・徳義立岩
工事名	テニスコート照明設備工事 (2) (企青)	
路線名等	鳴門総合運動公園	
工事箇所	鳴門市徳義町立岩 (第2分割)	
図 面 名	撤去・復旧平面図	
縮 尺	1:250	図面番号 6 / 8
会 社 名		
事業者名	徳島県土木整備事務所 鳴門支所	

撤去・復旧工詳細図(1)

S=1:40

照明柱撤去参考図(1)

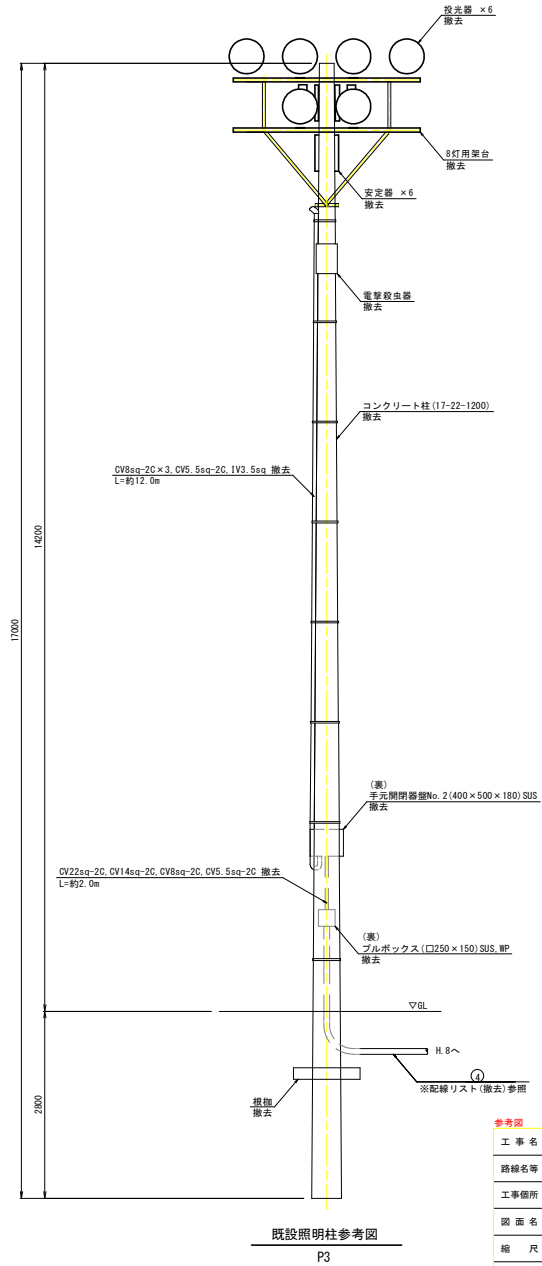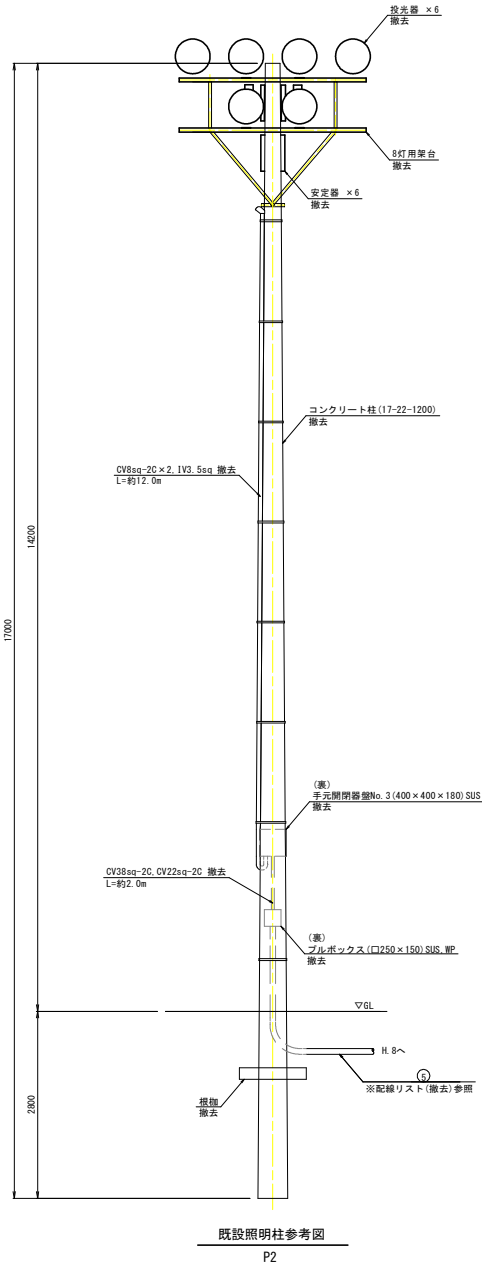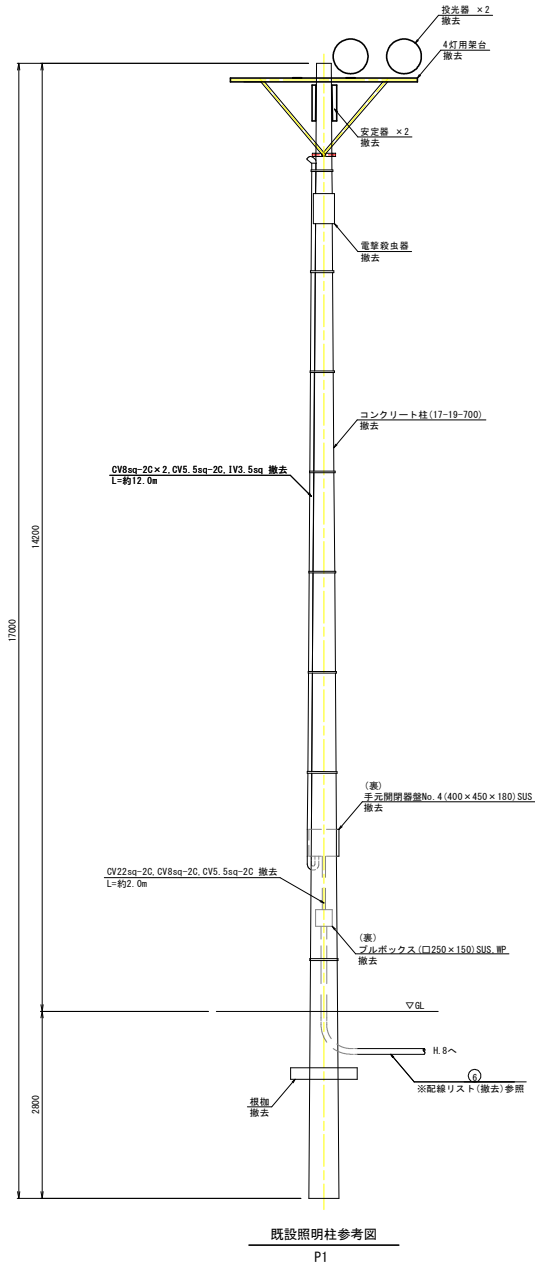


※照明柱・基礎の形状は参考とする。

工事名	R 8 鳴門 鳴門総合運動公園 鳴・徳美立岩 テニスコート照明設備工事 (2) (企資)		
路線名等	鳴門総合運動公園		
工事箇所	鳴門市徳美町立岩 (第2分割)		
図面名	撤去工詳細図(1)		
縮尺	1:40	図面番号	7 / 8
会社名			
事業者名	徳島県土整備事務所 鳴門支所		

撤去・復旧工詳細図(2)

S=図示

照明柱撤去参考図(2)

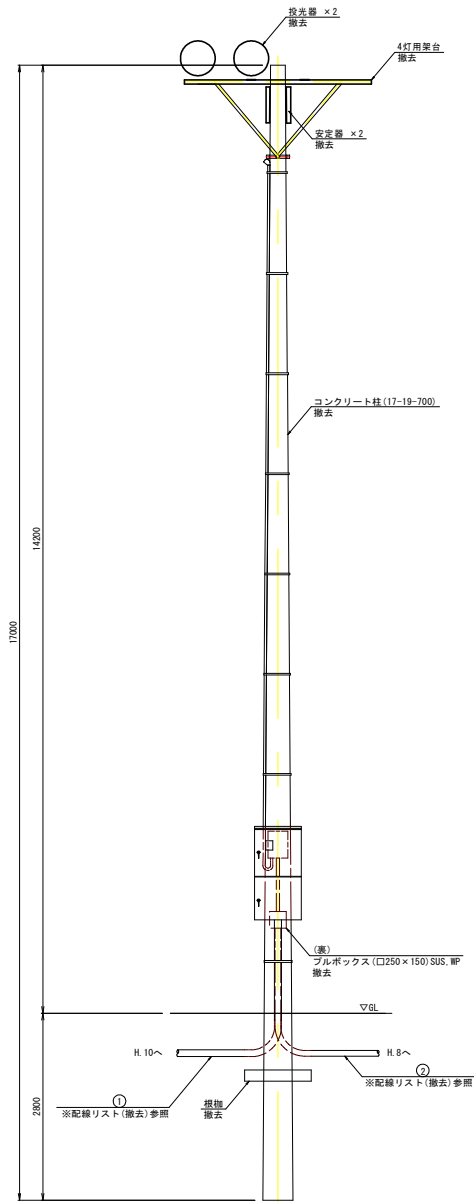


既設照明柱参考図

P4

既設人工芝舗装撤去

 S=1:20




既設As舗装撤去・復旧

S=1:20




既設Co舗装撤去・復旧

 S=1:20




既設水路撤去

S=1:20

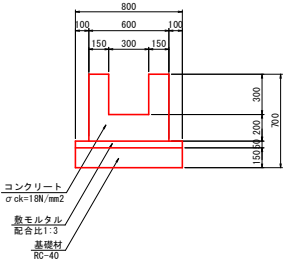

既設フェンス撤去・復旧


S=1:30

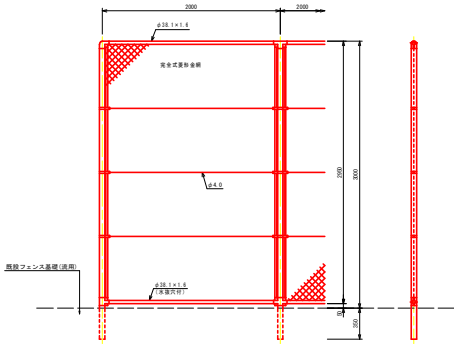

※既設フェンス基礎は活用するため、注意してフェンス撤去及び復旧すること。

既設審判台基礎撤去

S=1:30

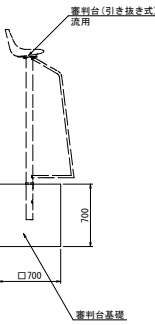

参考図

工事名	R 8 鳴門 鳴門総合運動公園 鳴・徳島立岩 テニスコート照明設備工事(2) (企資)		
路線名等	鳴門総合運動公園		
工事箇所	鳴門市徳島町立岩 (第2分割)		
図面名	撤去工詳細図(2)		
縮尺	図示	図面番号	8 / 8
会社名	徳島県土木整備事務所 鳴門支所		
事業者名	徳島県土木整備事務所 鳴門支所		