
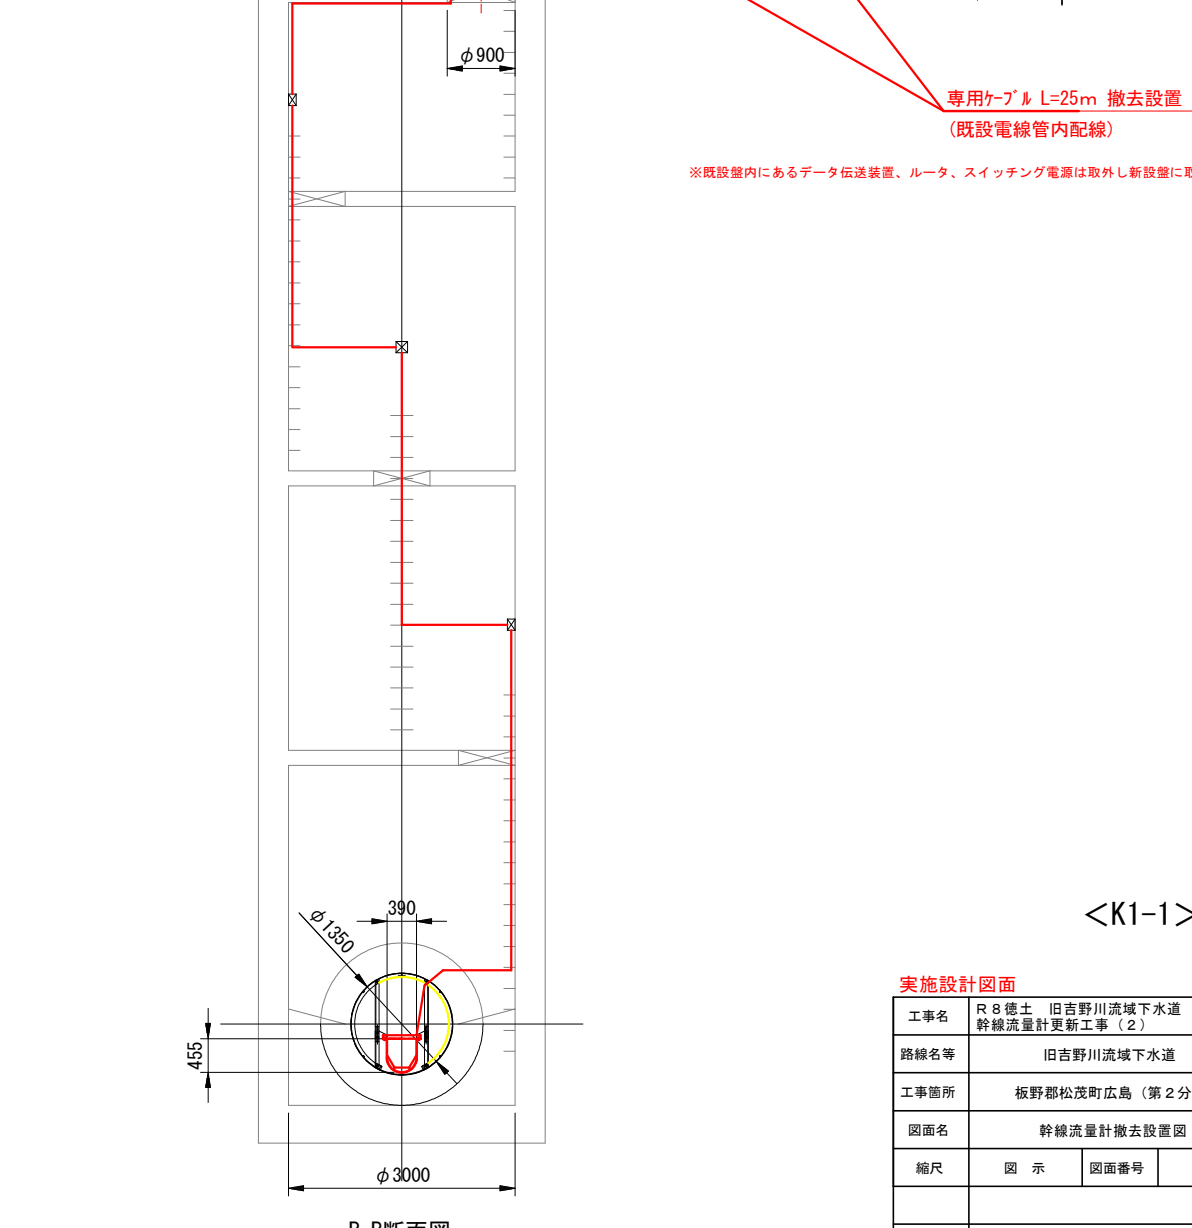
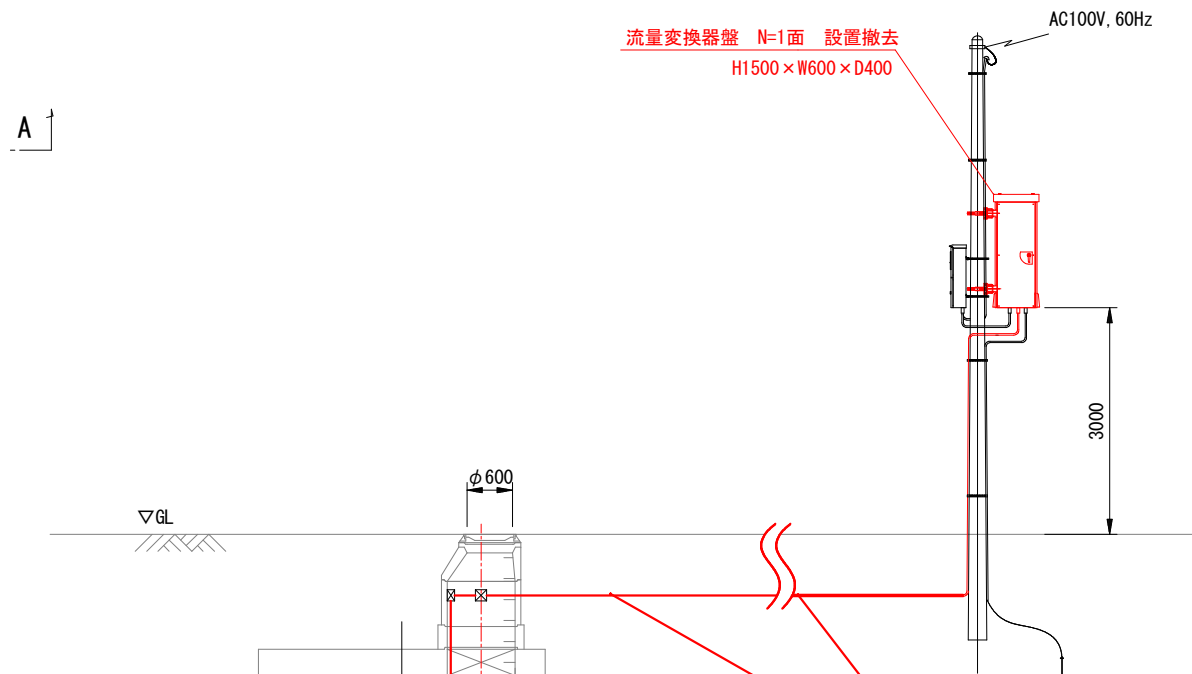
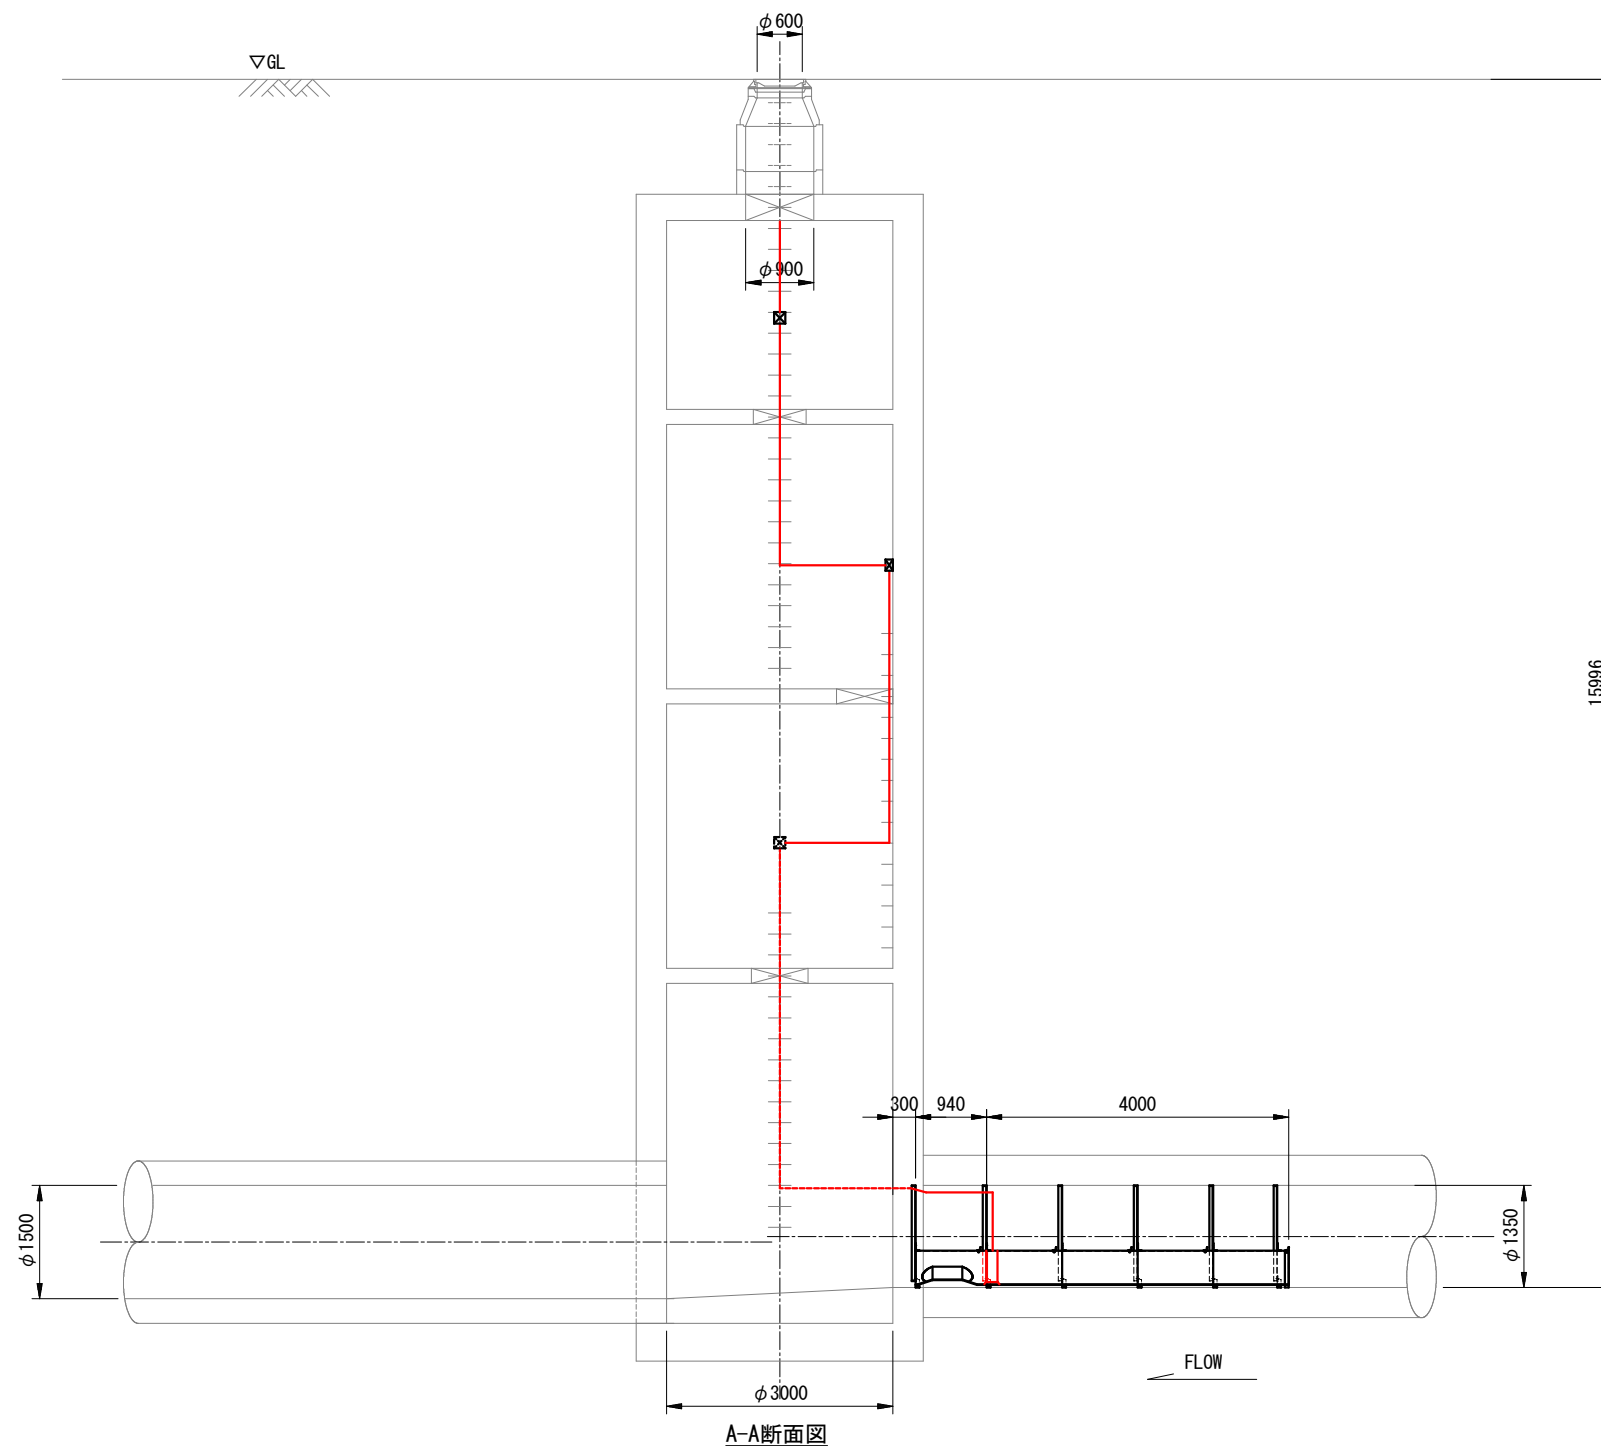


幹線流量計撤去設置図 S=1:50

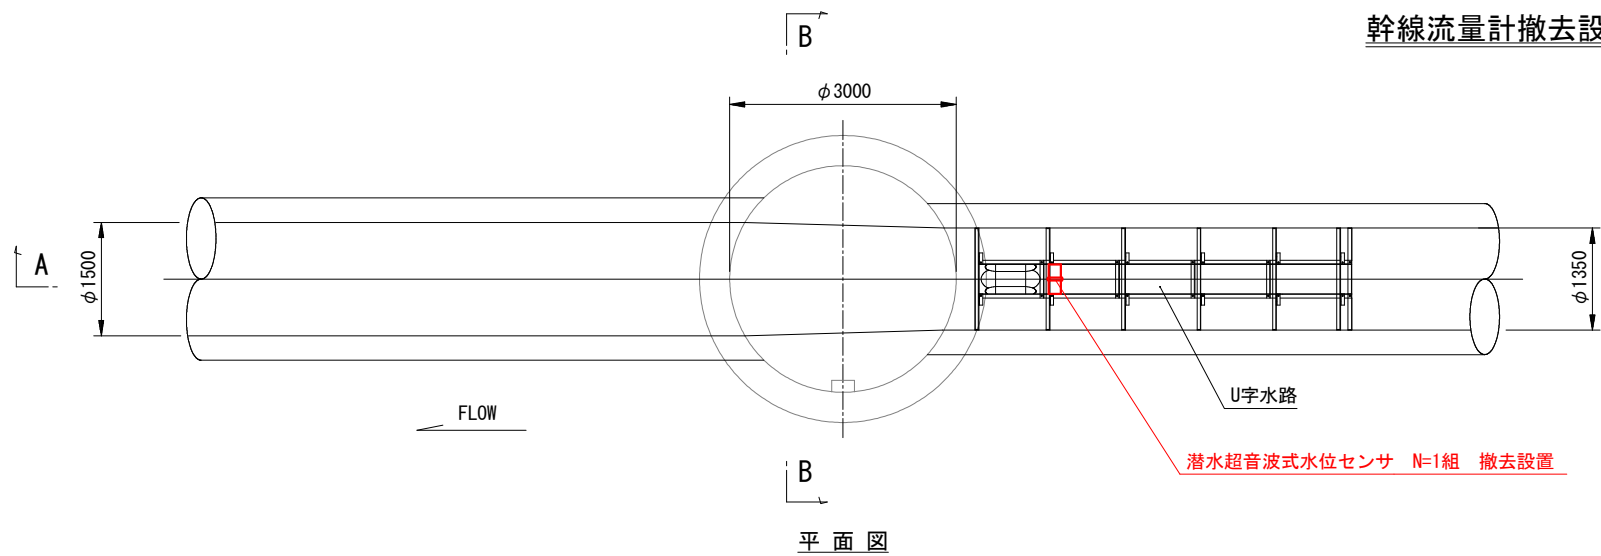

流量変換器盤 N=1面 設置撤去
H1500×W600×D400

潜水超音波式水位センサ N=1組 撤去設置

AC100V, 60Hz

専用ケーブル L=25m 撤去設置
(既設電線管内配線)


※既設盤内にあるデータ伝送装置、ルータ、スイッチング電源は取外し新設盤に取り付け。

<K1-1>

実施設計図面

工事名	R 8 徳土 旧吉野川流域下水道 松・広島		
路線名等	旧吉野川流域下水道		
工事箇所	板野郡松茂町広島 (第2分割)		
図面名	幹線流量計撤去設置図		
縮尺	図 示	図面番号	1
事業者名	徳島県土整備事務所		

流量変換器盤図 S=1:40

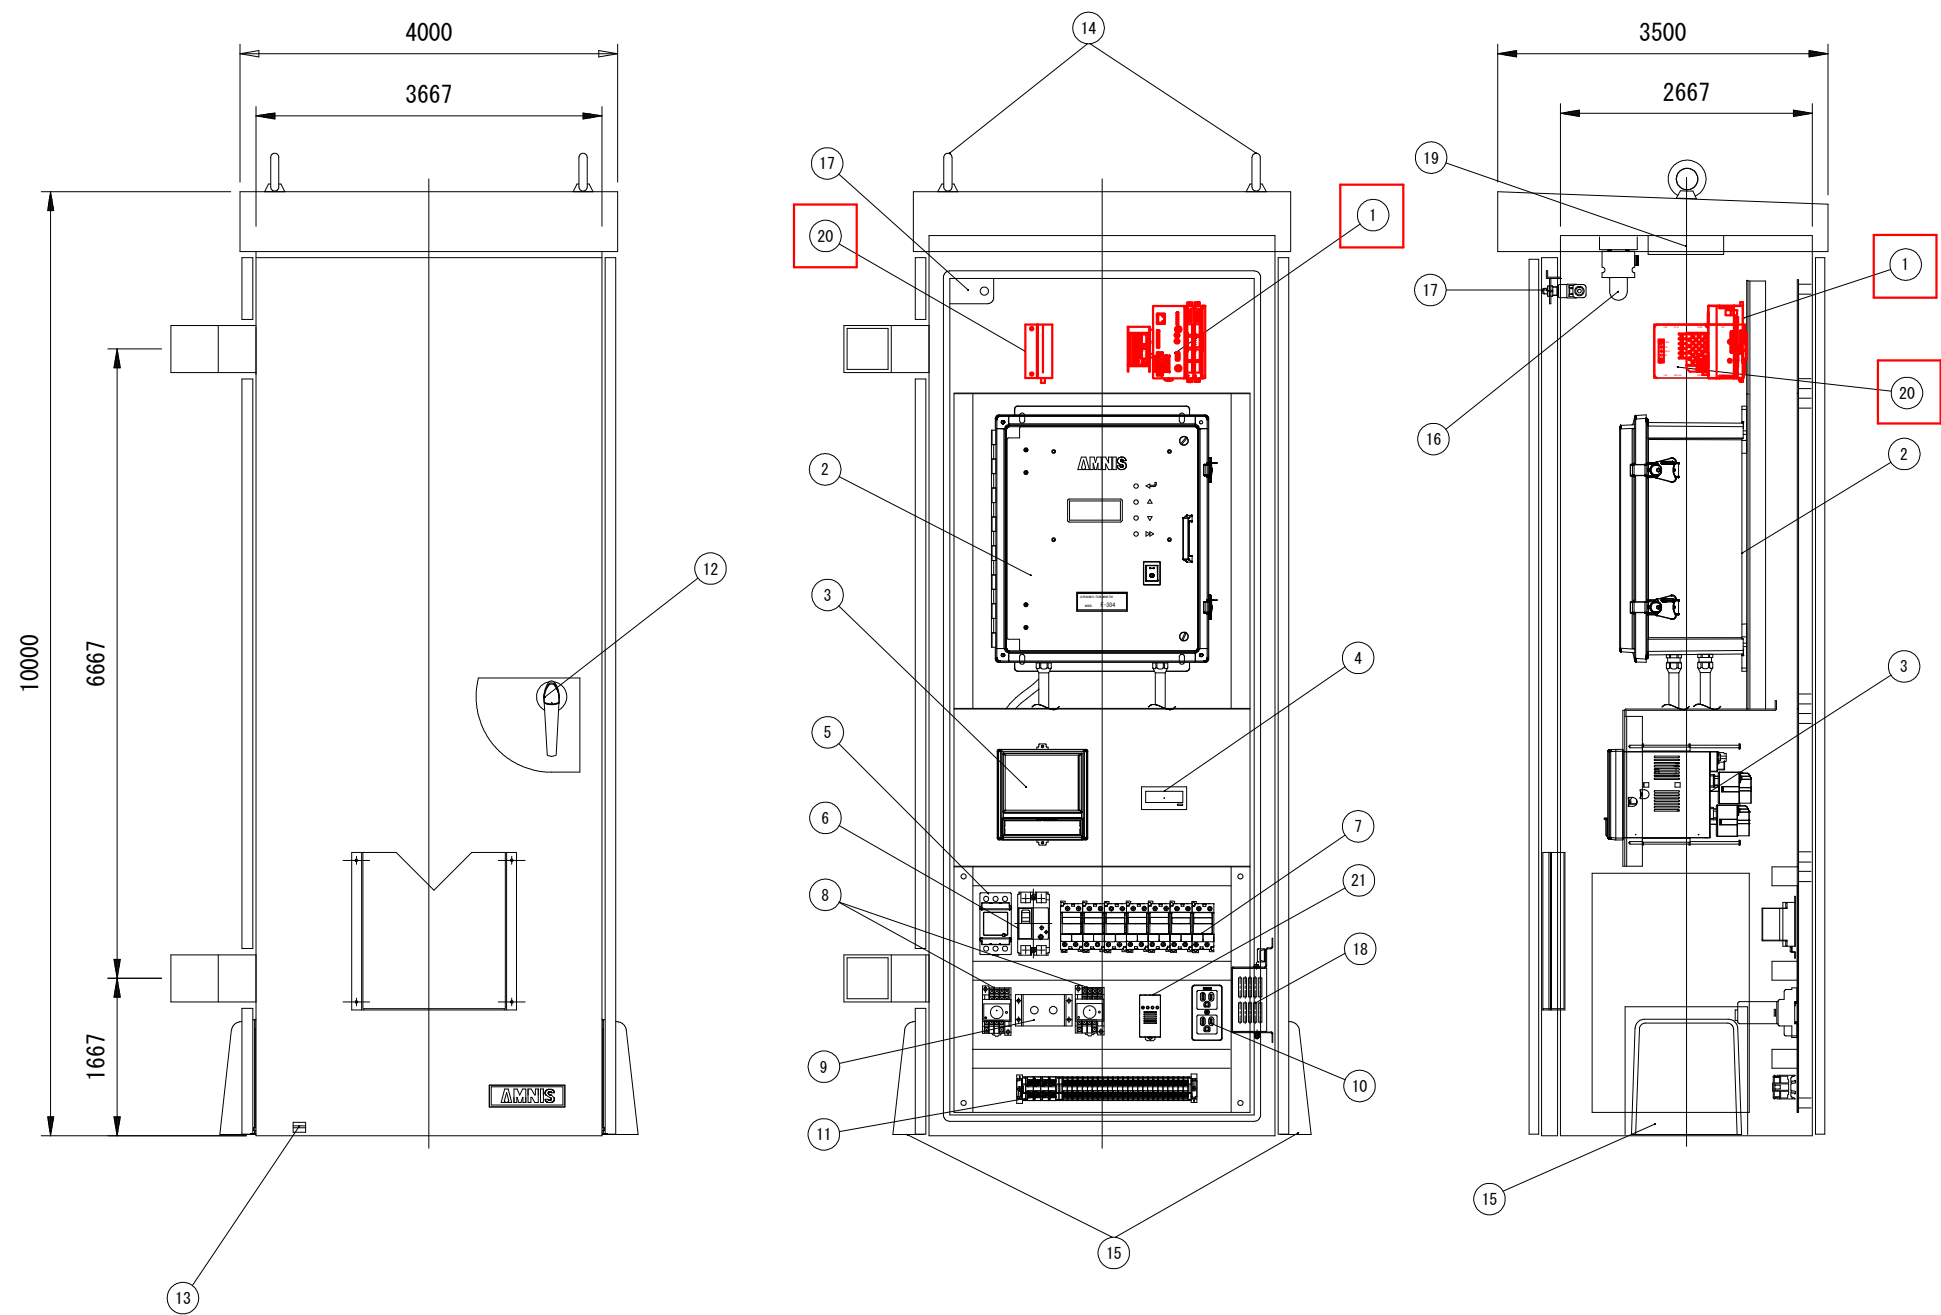


材質：SPHC製
板厚：本体2.3mm 扉3.2mm
塗装：5Y7/1(ポリウレタン塗装、全ツヤ)
膜厚：外装80 μ m以上 内装60 μ m以上
面数：1面

番号	名称	数量
1	データ伝送装置	1
2	流量計変換器	1
3	ペーパーレス記録計	1
4	カウンタ	1
5	電源用避雷器	1
6	漏電遮断器	1
7	サーキットプロテクタ	7
8	温度設定器 (ファン・ヒータ)	2
9	手動・断・自動切替スイッチ	2
10	コンセント	1
11	端子台	1
12	取手	1
13	接地端子	1
14	アイボルト	2
15	吸気口 (フィルタ付)	2
16	照明	1
17	ドアスイッチ	1
18	ヒータ	1
19	換気扇	1
20	ルータ	1
21	フォトモスリレー	1

注記
1. は、既設流用を示す

実施設計図面			
工事名	R 8 徳土 旧吉野川流域下水道 松・広島 幹線流量計更新工事 (2)		
路線名等	旧吉野川流域下水道		
工事箇所	板野郡松茂町広島 (第2分割)		
図面名	流量変換器盤図		
縮尺	図 示	図面番号	2
事業者名	徳島県土整備事務所		



流量変換器盤 AC接続図

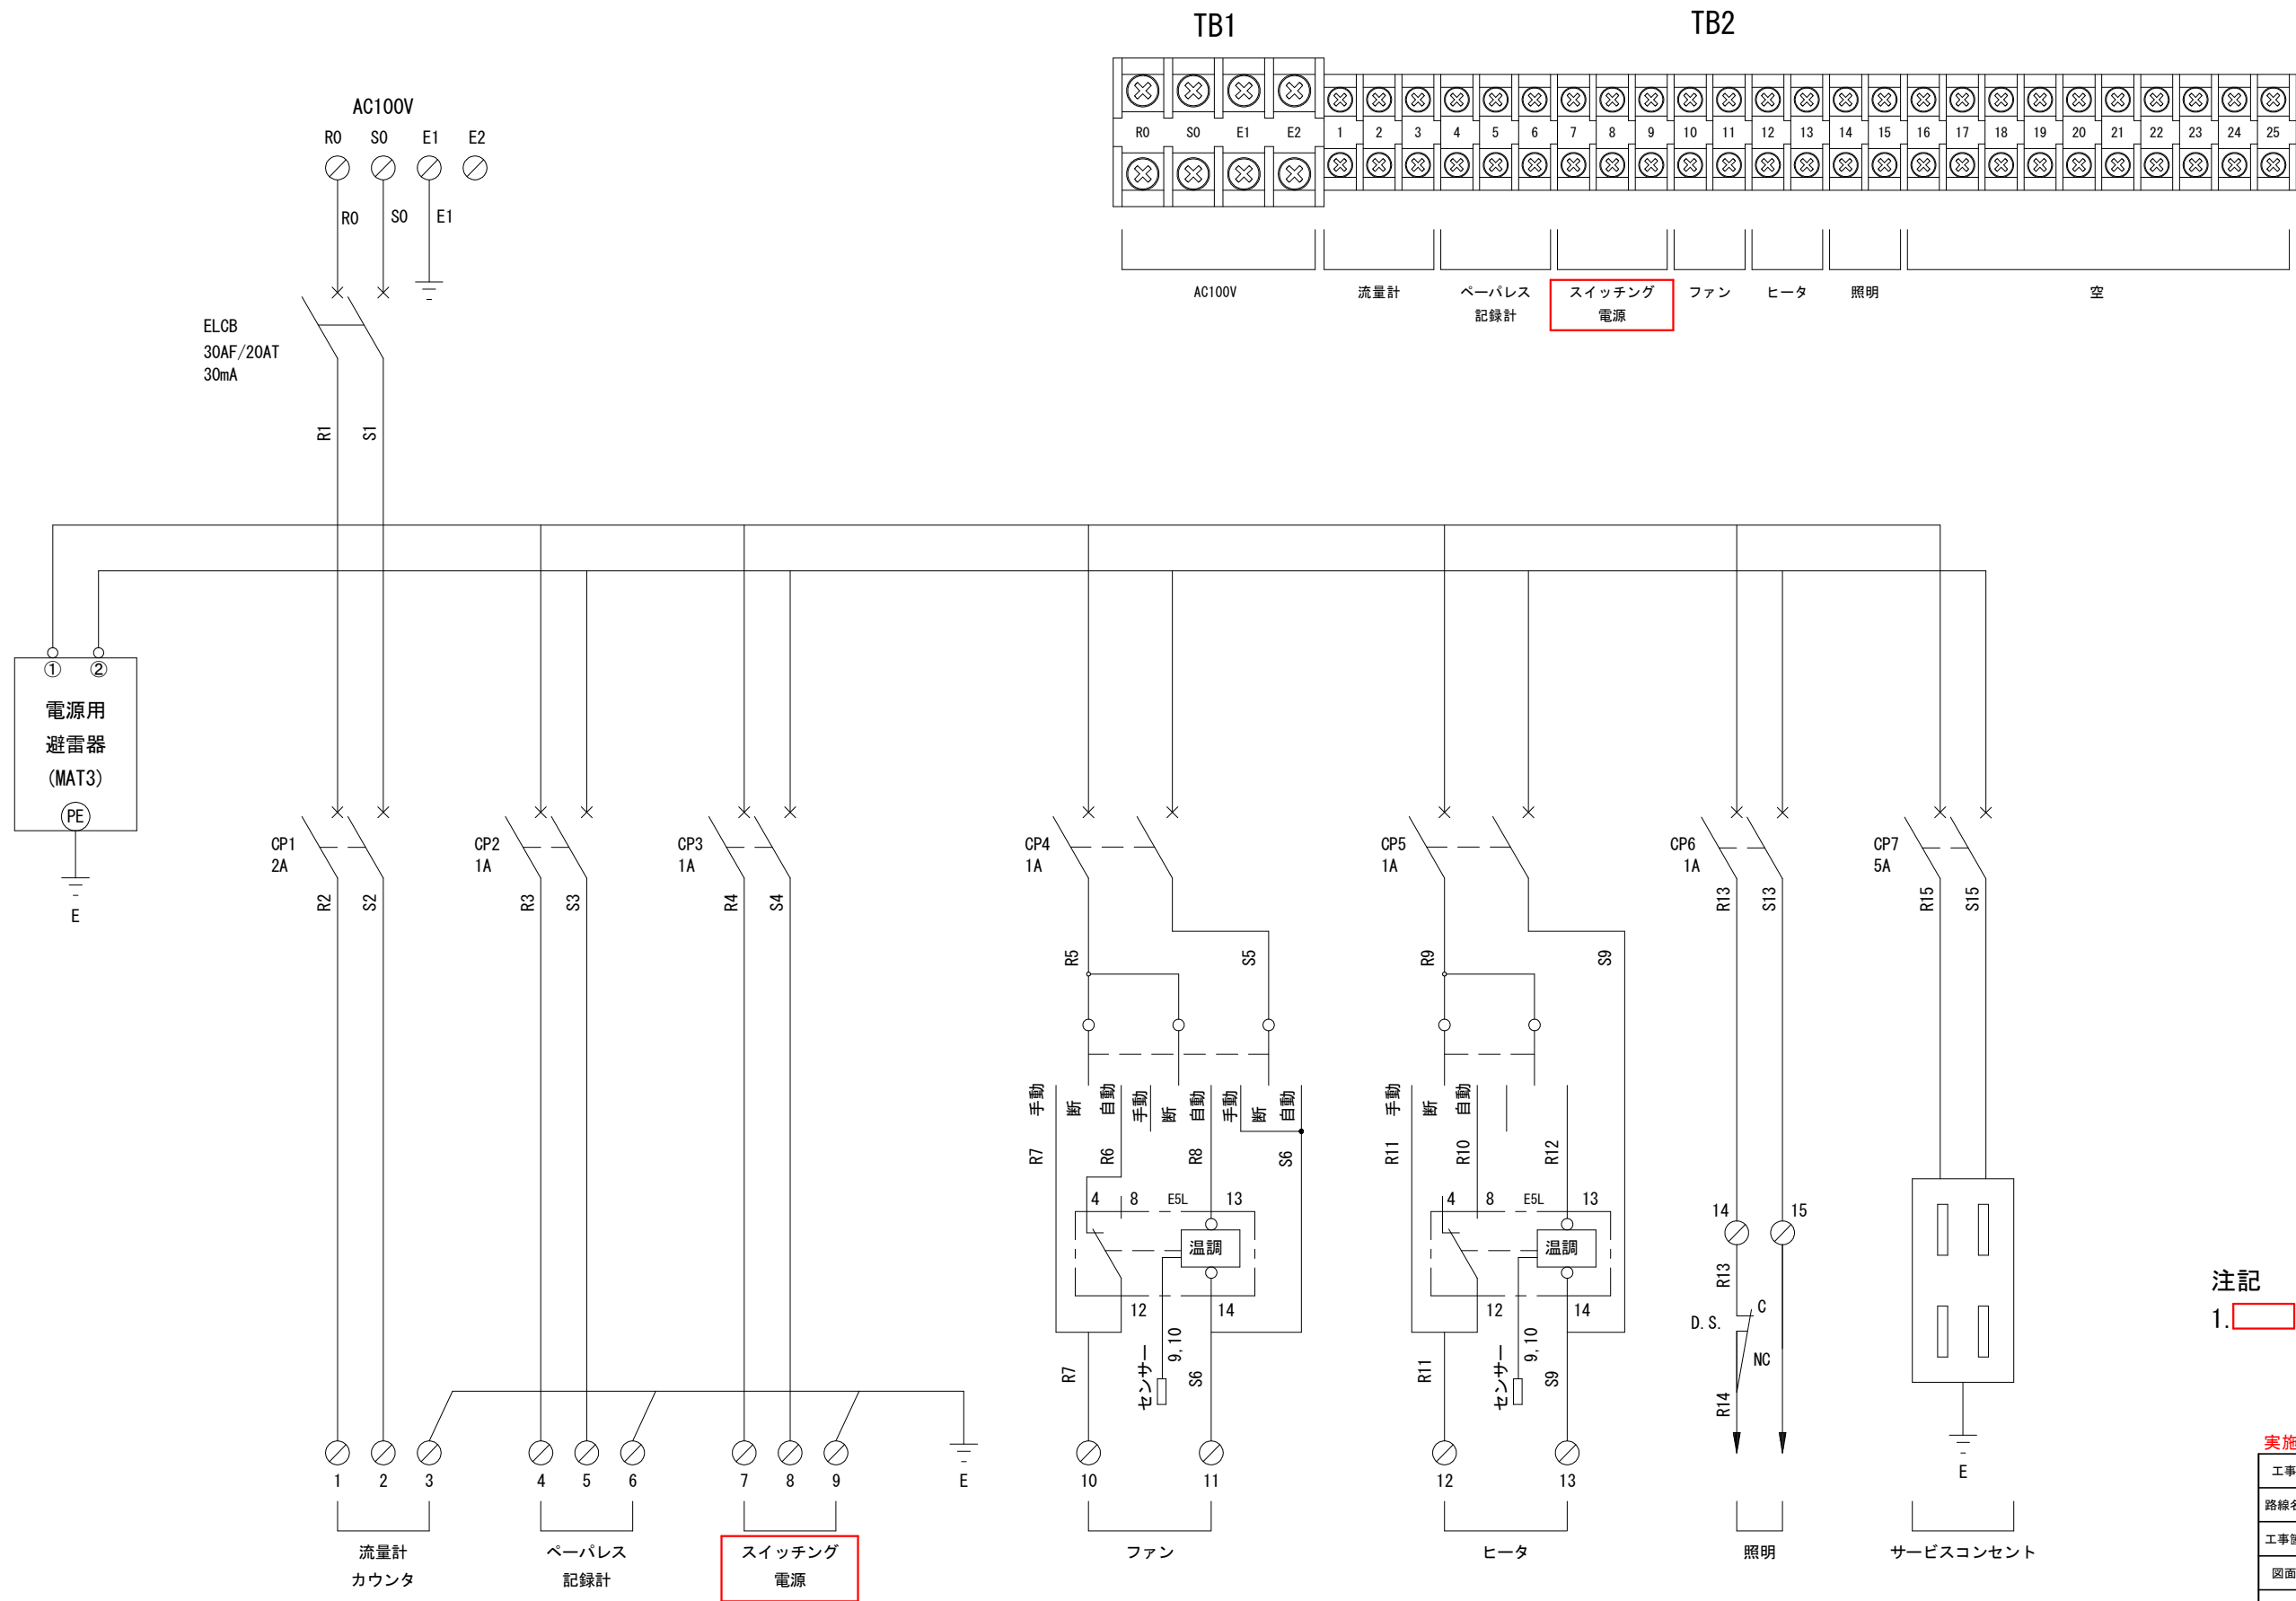

注記
1. は、既設流用を示す

実施設計図面			
工事名	R 8 徳土 旧吉野川流域下水道 松・広島 幹線流量計更新工事（2）		
路線名等	旧吉野川流域下水道		
工事箇所	板野郡松茂町広島（第2分割）		
図面名	流量変換器盤 AC接続図		
縮尺	—	図面番号	3
事業者名	徳島県土整備事務所		

流量計変換器部品配置図 S=1:2

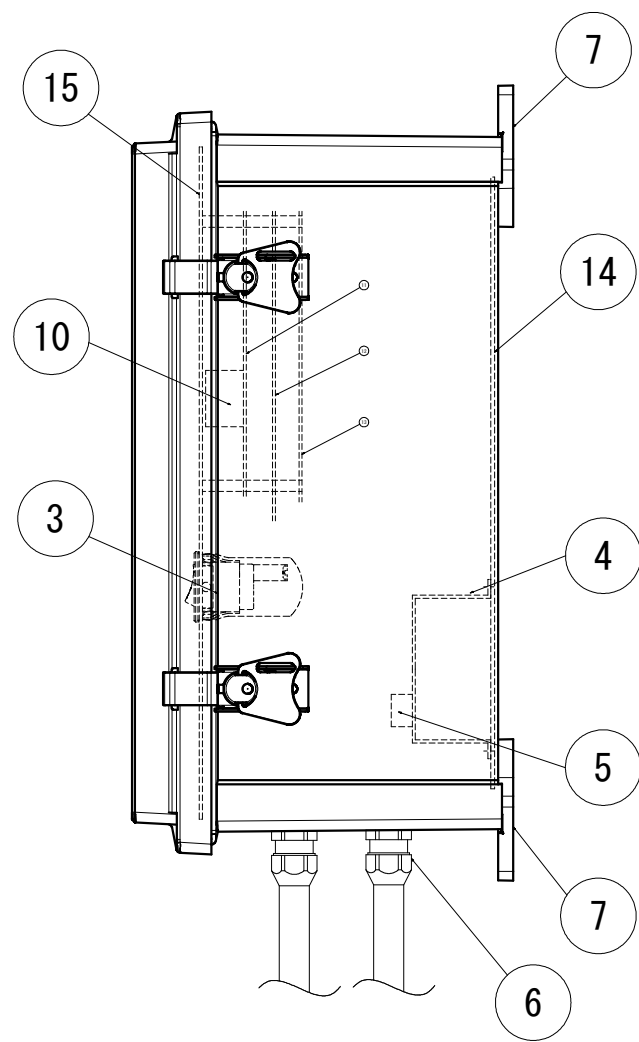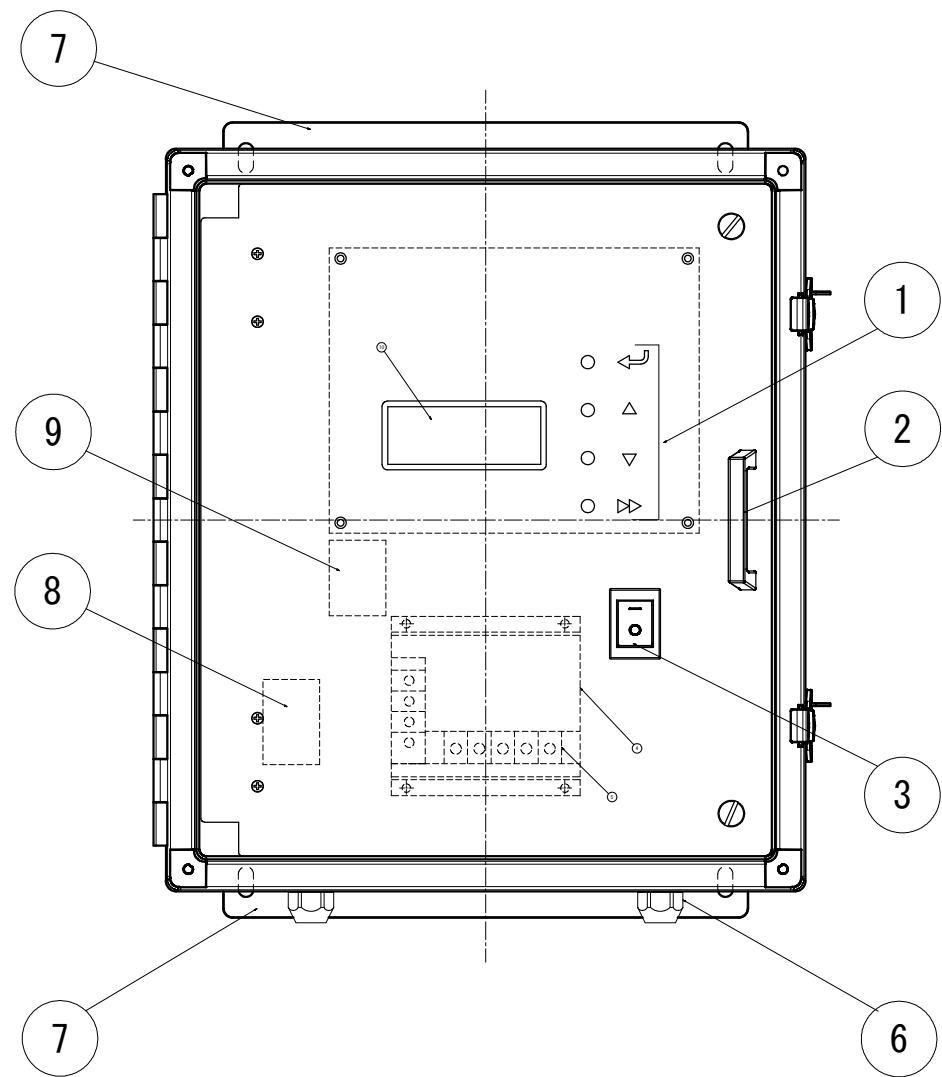


仕 様		
表示部	20桁×4行 LCD	・水位 ・流量 ・積算
入力キー	◀ エンタキー △ アップキー ▽ ダウンキー ▷ イグジットキー	選択 データ変更 データ変更 元に戻る
N P		
本 体	樹脂製	

⑮	フロントパネル	1 枚
⑭	背板	1 枚
⑬	I/O基板	1 枚
⑫	USD基板	1 枚
⑪	CPU基板	1 枚
⑩	LCD表示部	1 台
⑨	クランプフィルタ	1 台
⑧	ノイズフィルタ	1 台
⑦	本体取付部	1 台
⑥	ケーブルロック	4 ケ
⑤	電源端子台	1 台
④	電源ユニット (AC/DC)	1 台
③	電源スイッチ	1 台
②	取手	1 個
①	入力キー (4種)	1 組
番 号	名 称	数 量

実施設計図面

工事名	R 8 徳土 旧吉野川流域下水道 松・広島 幹線流量計更新工事 (2)		
路線名等	旧吉野川流域下水道		
工事箇所	板野郡松茂町広島 (第2分割)		
図面名	流量計変換器部品配置図		
縮尺	図 示	図面番号	4
事業者名	徳島県土整備事務所		


流量計変換器内部接続図

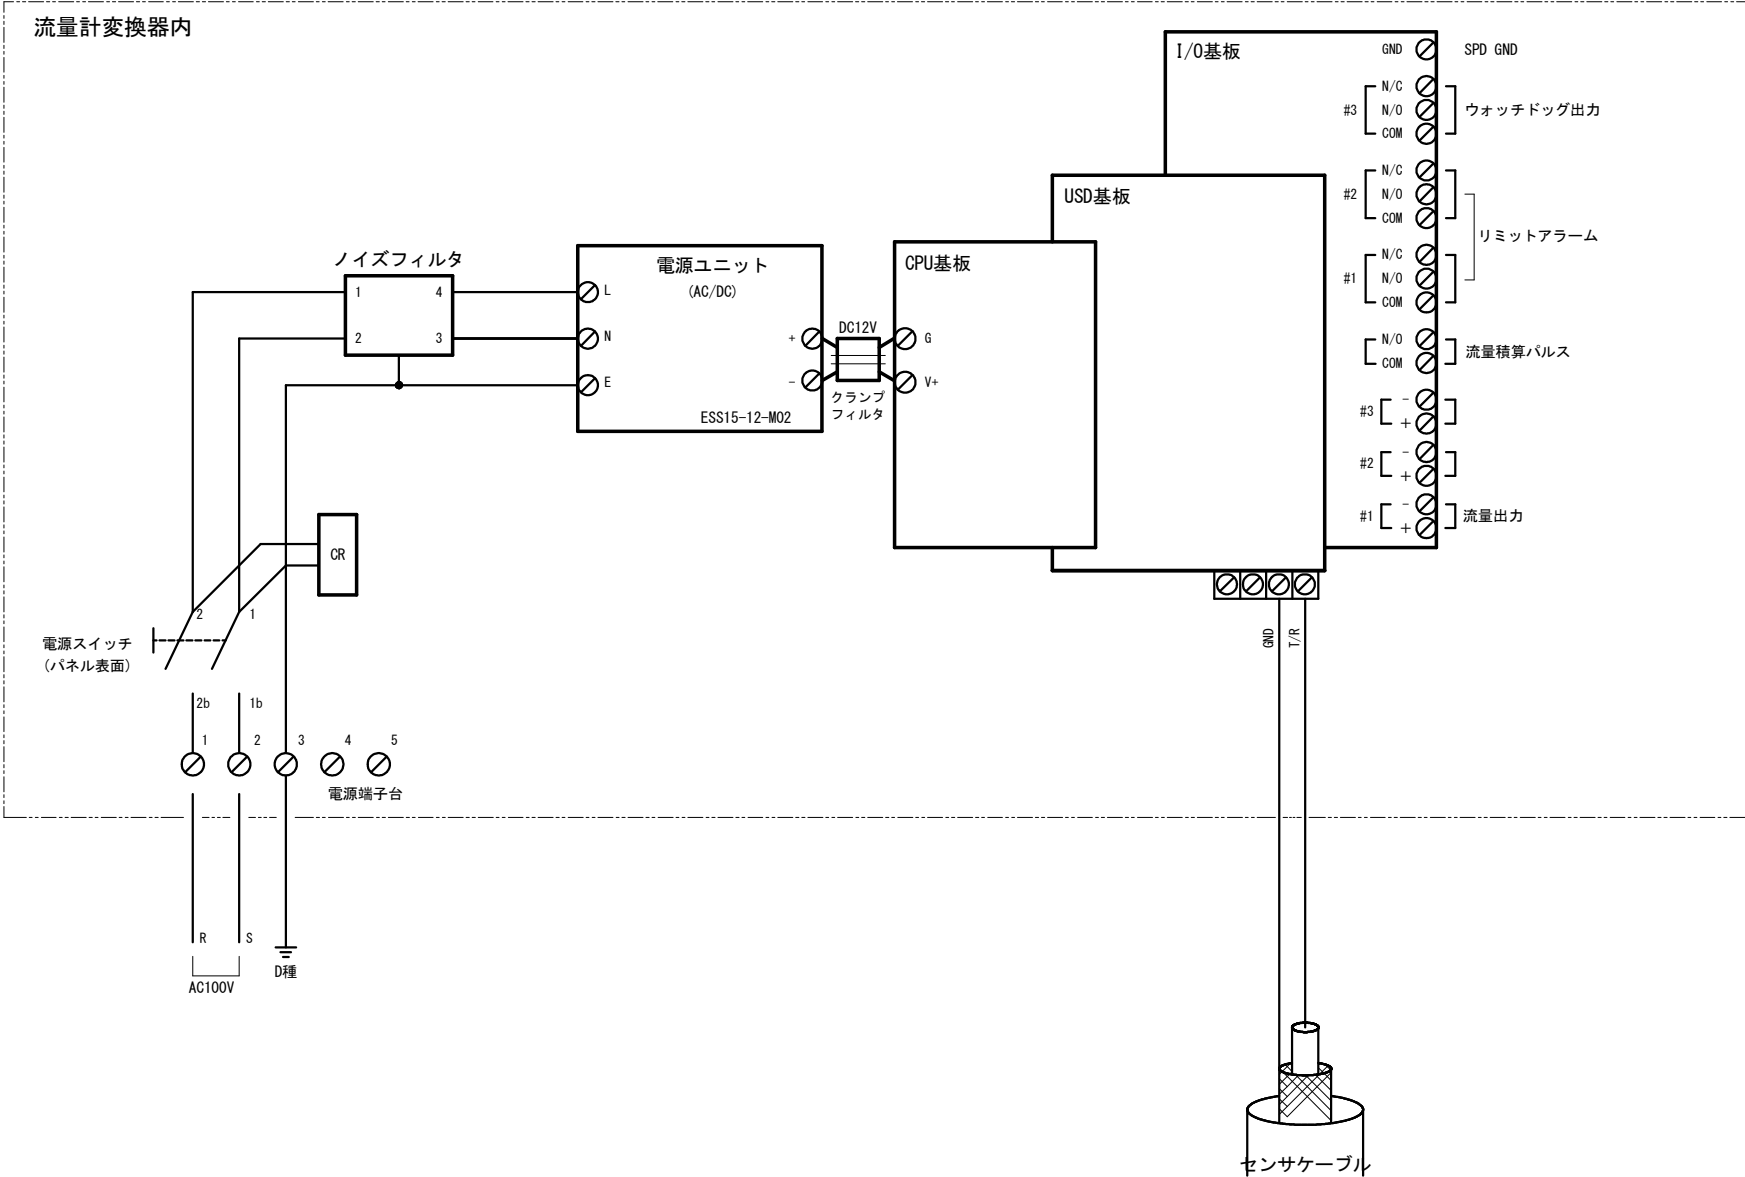

実施設計図面

工事名	R 8 徳土 旧吉野川流域下水道 松・広島 幹線流量計更新工事 (2)		
路線名等	旧吉野川流域下水道		
工事箇所	板野郡松茂町広島 (第2分割)		
図面名	流量計変換器内部接続図		
縮尺	—	図面番号	5
事業者名	徳島県土整備事務所		

潜水超音波式水位センサ外形図 S=1:1


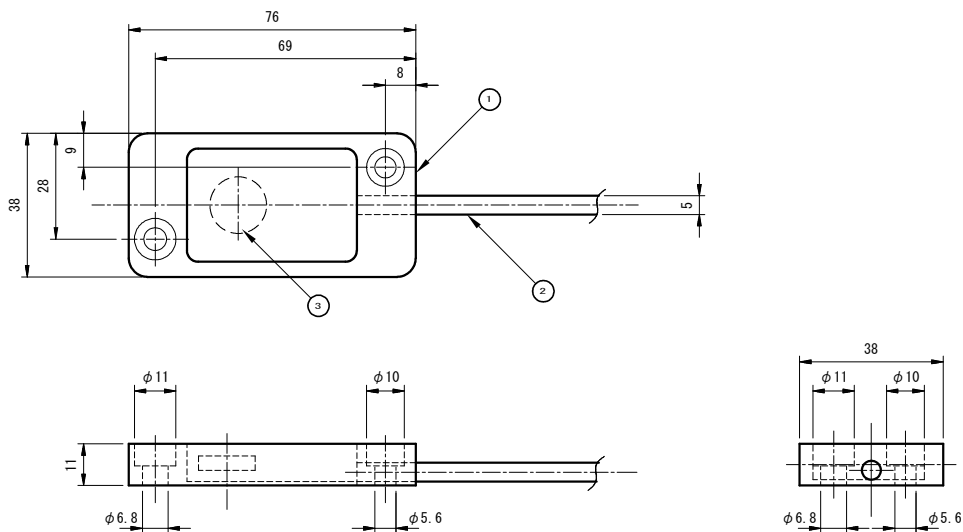


センサケーブル		
同軸ケーブル ポリウレタン被覆	芯線	信号 (T/R)
	シールド	GND

番号	名称
③	振動素子
②	センサケーブル
①	センサ本体

本体主材質：アクリル樹脂

センサ取付金具外形図 S=1:5

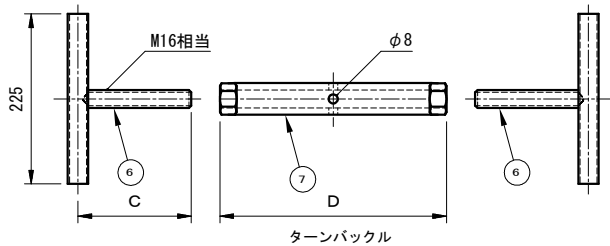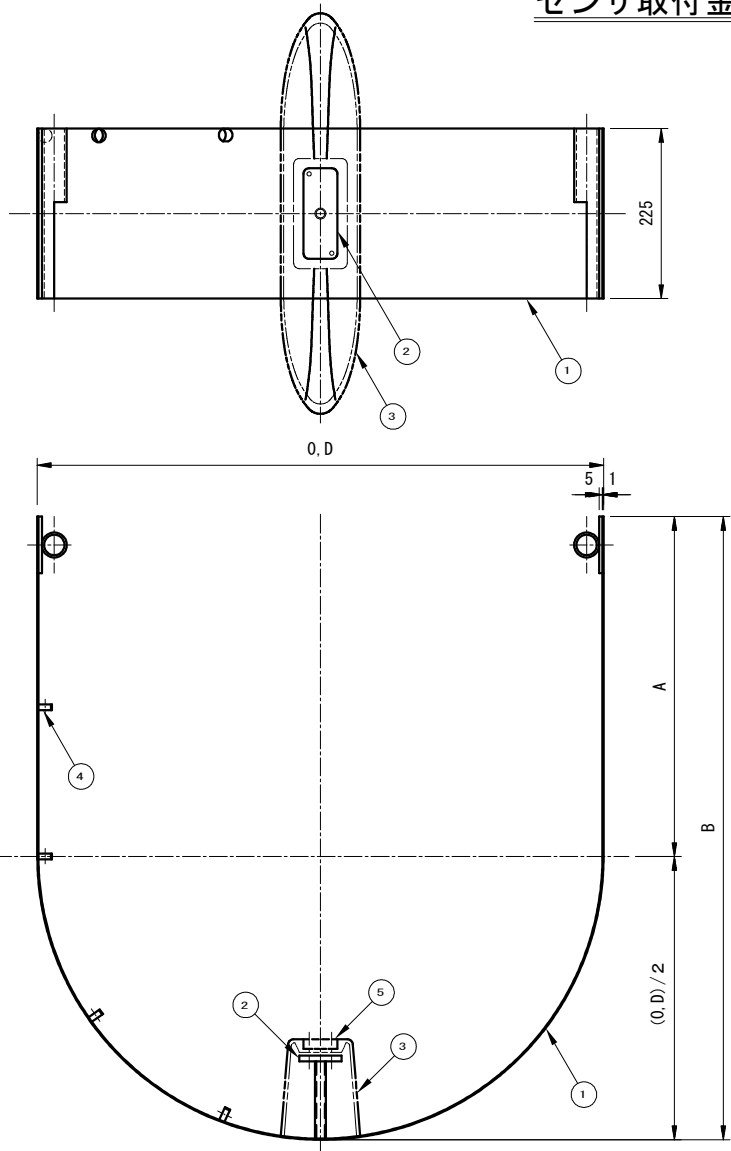

ターンバックル材質：SUS304
板部材質：SUS304CSP t=1mm
※かさ上げ台付きは、φ250以上。

管 径	O.D	A	B	C	D
φ150	150	120	195	40	80
φ200	200	145	245	70	130
φ250	250	170	295	90	150
φ300	300	190	340	100	200
φ350	350	215	390	120	250
φ400	390	240	435	120	250
φ450	440	265	485	150	250
φ500	490	295	540	150	250
φ600	590	350	645	220	250
φ700	690	400	745	220	350
φ800	790	450	845	220	450
φ900	890	500	945	220	550
φ1000	990	550	1045	220	650
φ1100	1090	600	1145	220	750
φ1200	1190	650	1245	220	850

番号	名称
⑥⑦	ターンバックル
⑤	潜水超音波式水位センサ
④	センサケーブル用固定リング
③	センサ嵩上げ台 (FRP)
②	センサ固定台
①	取付金具

実施設計図面

工事名	R 8 徳土 旧吉野川流域下水道 松・広島 幹線流量計更新工事 (2)		
路線名等	旧吉野川流域下水道		
工事箇所	板野郡松茂町広島 (第2分割)		
図面名	潜水超音波式水位センサ外形図 センサ取付金具外形図		
縮尺	図 示	図面番号	6
事業者名	徳島県土整備事務所		