



平面図（鳴門池田線） S=1:1000

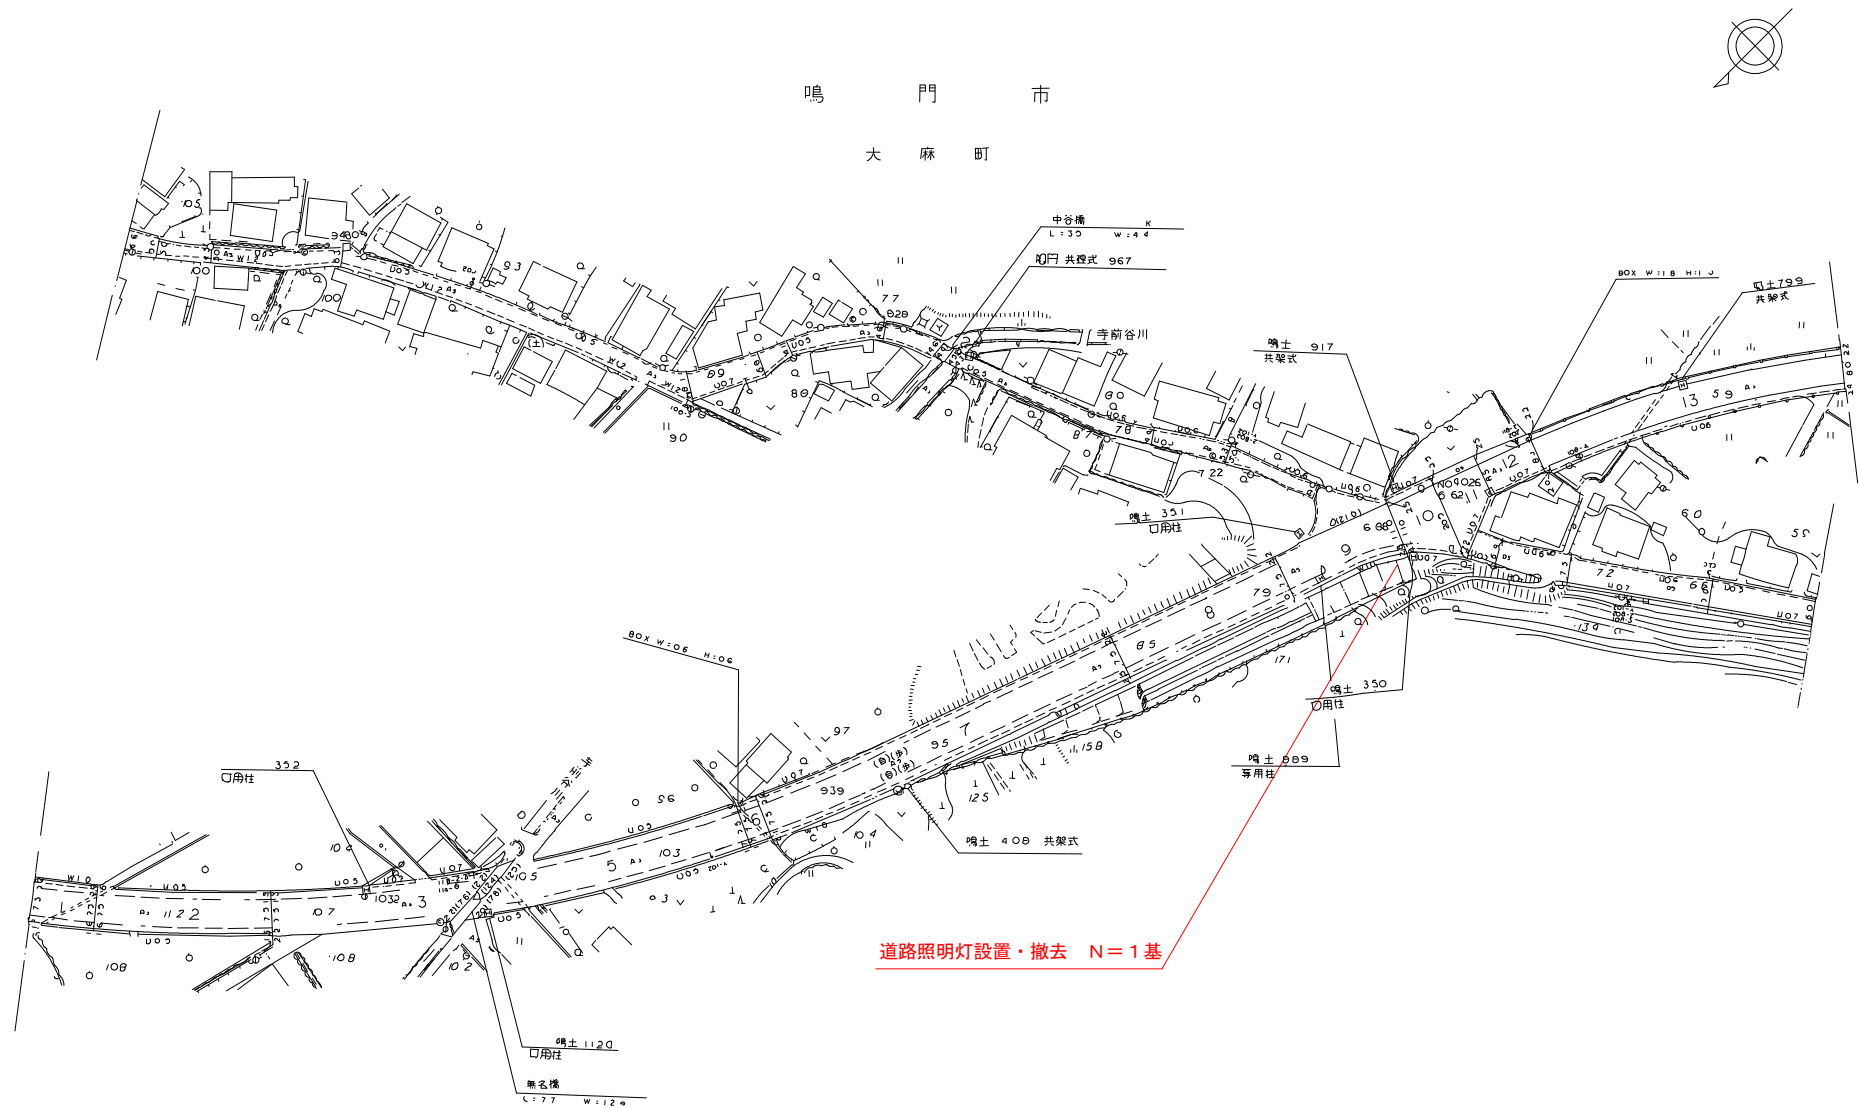

実施設計図面

工事名	R8 鳴土 鳴門池田線他 鳴・大麻線他 照明灯修繕工事		
路線名等	鳴門池田線他		
工事箇所	鳴門市大麻町線他		
図面名	平面図（鳴門池田線）		
縮尺	図示	図面番号	1 / 3
年度	令和8年度		
事業者名	徳島県土整備事務所 鳴門支所		


平面図（亀浦港櫛木線） S=1:1000

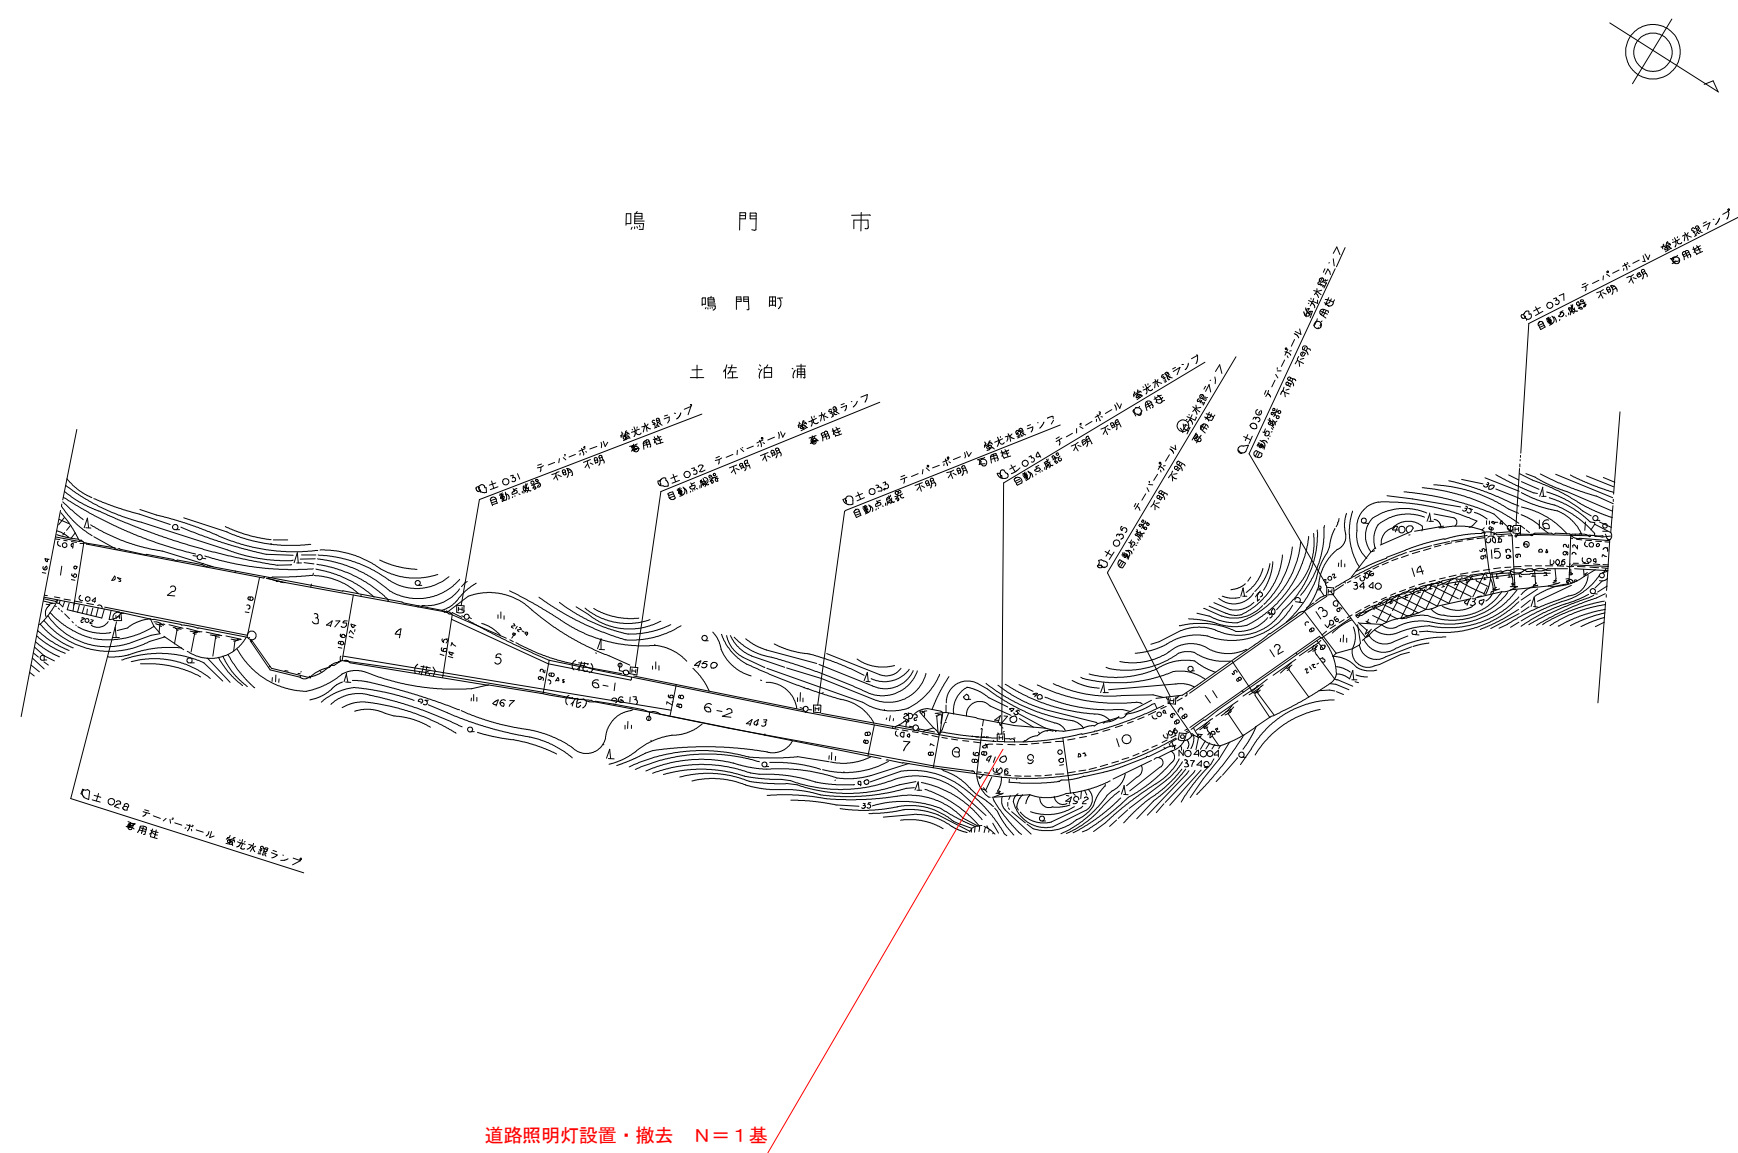

実施設計図面

工事名	R8 鳴土 鳴門池田線他 鳴・大森松他 照明灯修繕工事		
路線名等	鳴門池田線他		
工事箇所	鳴門市大森町松他		
図面名	平面図（亀浦港櫛木線）		
縮尺	図示	図面番号	2 / 3
年度	令和8年度		
事業者名	徳島県土整備事務所 鳴門支所		


道路照明柱姿図（独立式）

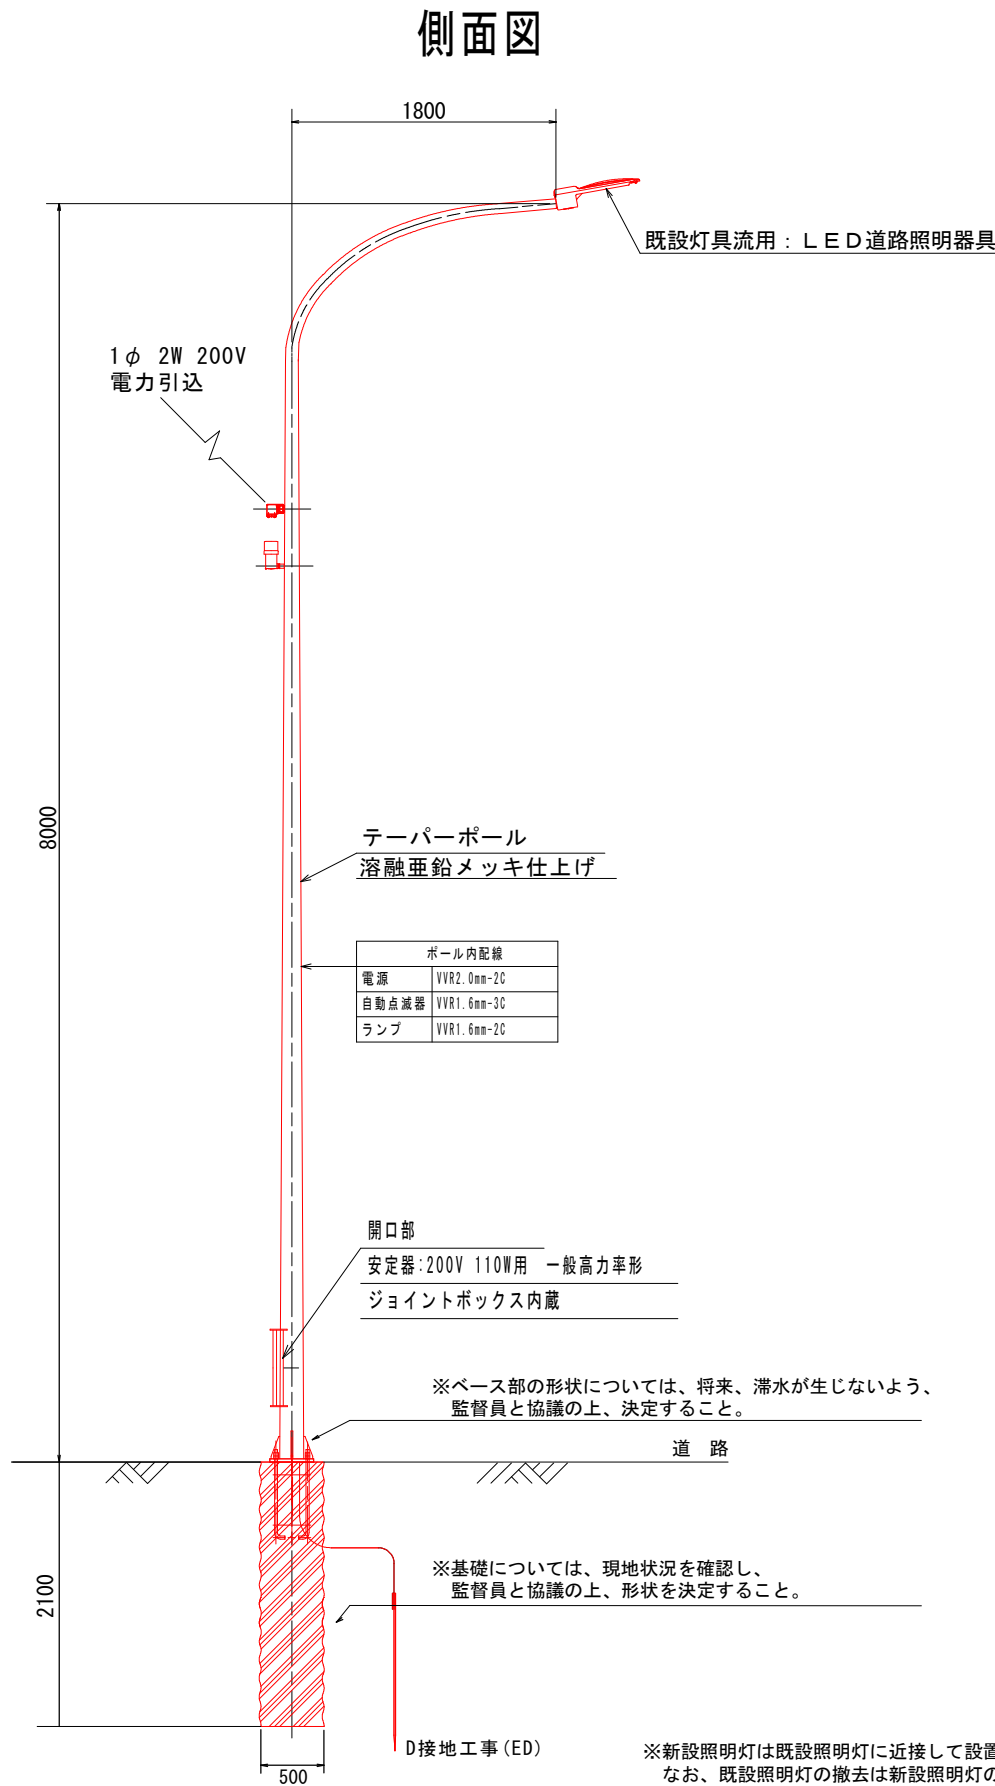


数量表

名 称	形 状 ・ 寸 法	数 量	備 考
照明柱 (鋼管テーパーポール)	8-18B-S (ベース露出、メッキ)	1 本	
灯具 (流用)	LED照明器具	1 基	既設の灯具等を流用
ランプ (流用)	平均路面輝度0.5cd/m ²		
電源装置 (流用)			
ジョイントボックス	ポール内、1灯2灯用単独	1 個	
自動点滅器	プラグイン式 200V 10A	1 組	
ケーブル	VVR1.6mm ² -2C	12.0 m	ランプ用
ケーブル	VVR2.0mm ² -2C	8.0 m	引込用
ケーブル	VVR1.6mm ² -3C	7.0 m	自動点滅器用
電線	IV3.5sq	3.0 m	接地用
電線管	HIVE16	1.0 m	接地用
ターミナルキャップ	G28	1 個	引込用
引込バンド		1 個	引込用
アンカーボルトセット	4-25φ-700	1 組	ネジ部溶融亜鉛メッキ
アース棒	φ10×L1500	1 ケ所	


基礎外形図 S=1:30

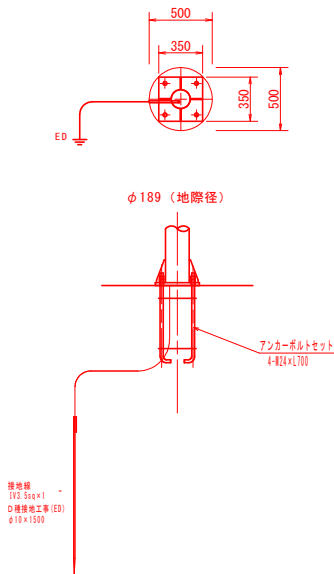


アンカーボルト詳細図 S=1:20

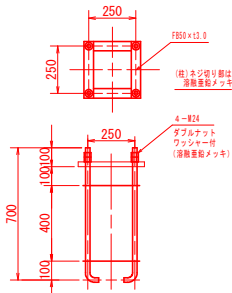

ベースプレート詳細図 S=1:20

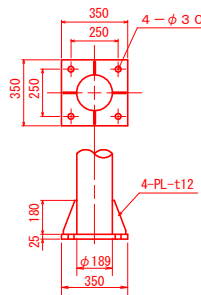

舗装版復旧 S=1:10

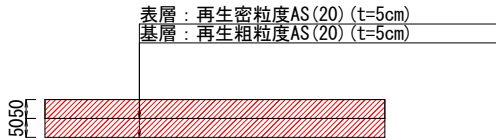

実施設計図面

工事名	R8鳴土 鳴門池田線他 鳴・大麻松他 照明灯修繕工事		
路線名等	鳴門池田線他		
工事箇所	鳴門市大麻町松他		
図面名	道路照明柱姿図		
縮尺	図示	図 面 番 号	3 / 3
年度	令和8年度		
事業者名	徳島県土整備事務所 鳴門支所		